

SIMBOLOGÍA

	MEDIDOR
	VALVULA DE PASO
	LLAVE DE NARIZ
	FLOTADOR
	BOMBA HIDRONEUMÁTICA 1 HP
	BOILER 40 LTS
	TUBERIA DE AGUA FRIA
	TUBERIA DE AGUA CALIENTE

	REGISTRO AGUAS GRISAS DE LADRILLO 0.40X0.60 Mts
	REGISTRO AGUAS PLUVIALES DE LADRILLO 0.40X0.60 Mts
	TUBERIA DE P.V.C. DIAMETRO ESPECIFICADO PARA AGUA NEGRA
	BAJAN AGUA NEGRA
	BAJAN AGUAS PLUVIALES
	REGISTRO AGUA PLUVIAL DE LADRILLO 0.40X0.60 Mts
	SUBE AGUA CALIENTE
	SUBE AGUA FRIA
	BAJA AGUA FRIA

Alumno: Elian Ruben Deleon Penagos

5º CUATRIMESTRE DE ARQUITECTURA GRADO

INSTALACIONES HIDROSANITARIAS

PROYECTO:
DEPARTAMENTO

DIRECCIÓN:
PILITA SECA

PROPIETARIO:


NOMBRE DEL PLANO:
PLANTA SANITARIA E HIDRAULCA

COMITÁN DE DOMÍNGUEZ


FIRMA:	ESCALA: 1:75
	ACOTACIÓN: METROS

CLAVE	PLANO: A-1	01/03
--------------	----------------------	-------


FECHA: 25/06/2020

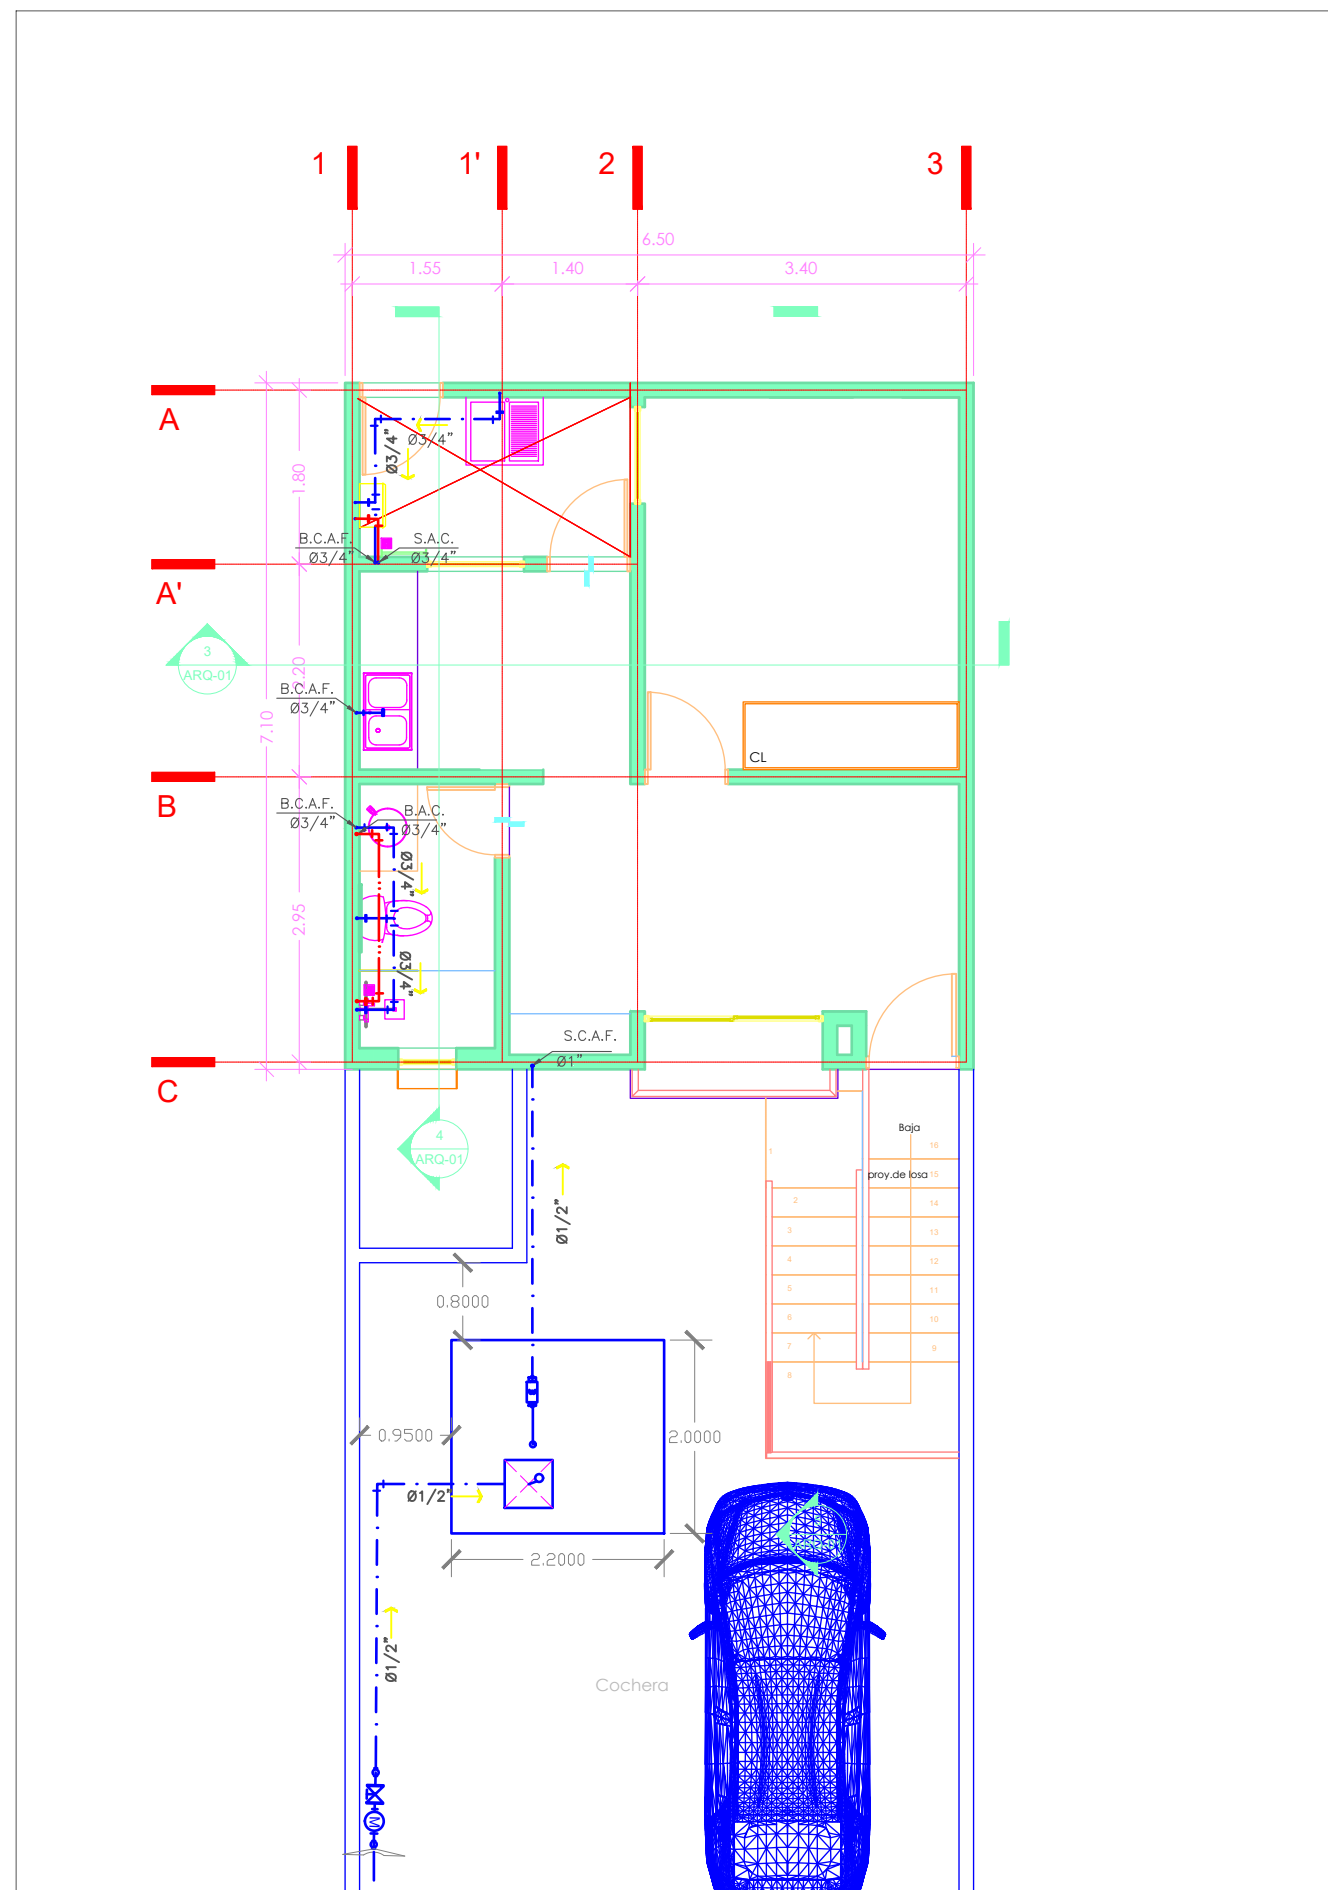


PLANTA HIDRAÚLICA
ESC 1.75

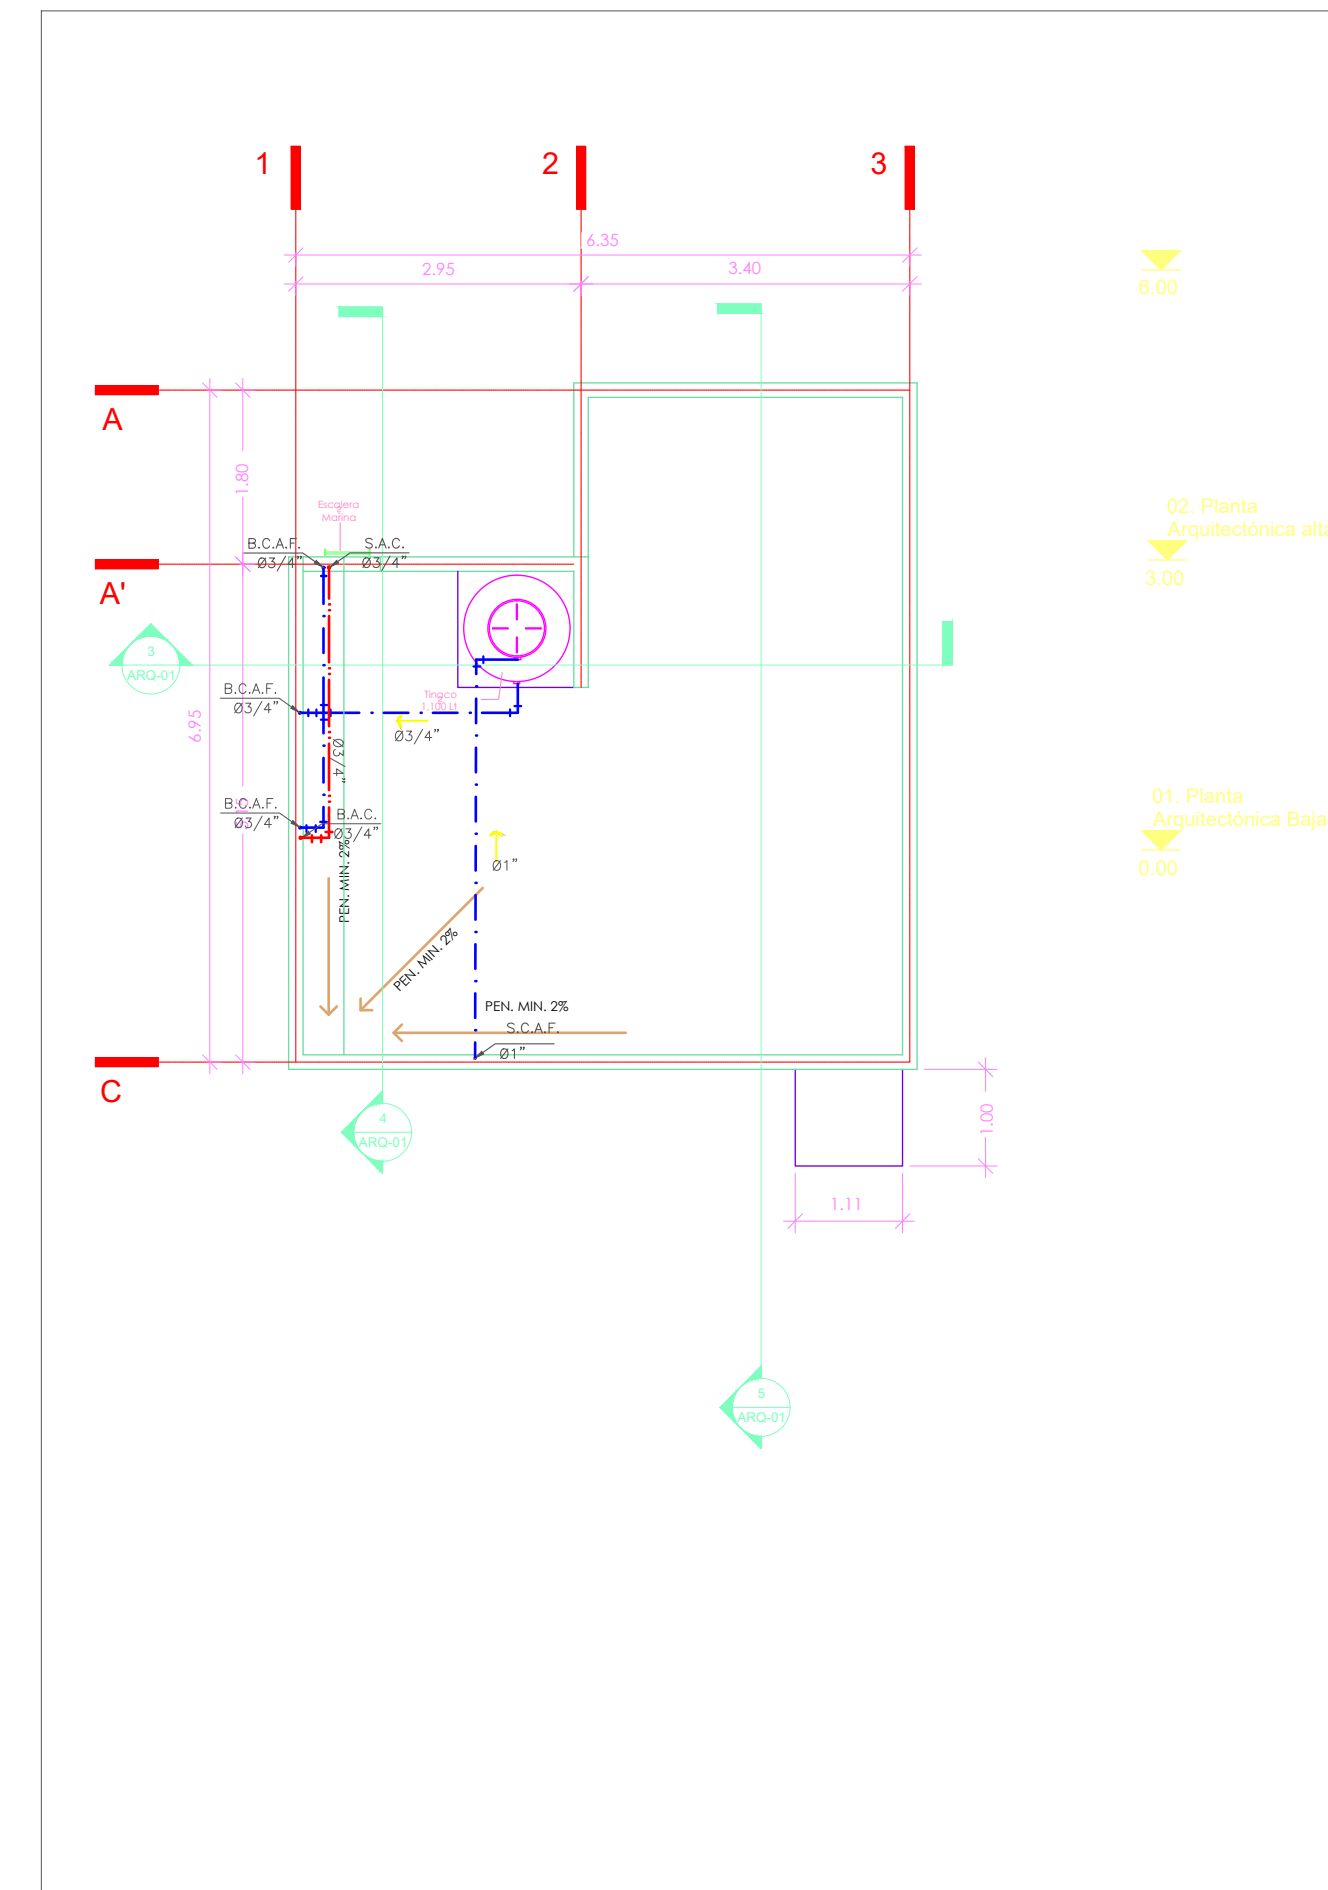

PLANTA HIDRAÚLICA AZOTEA
ESC 1.75

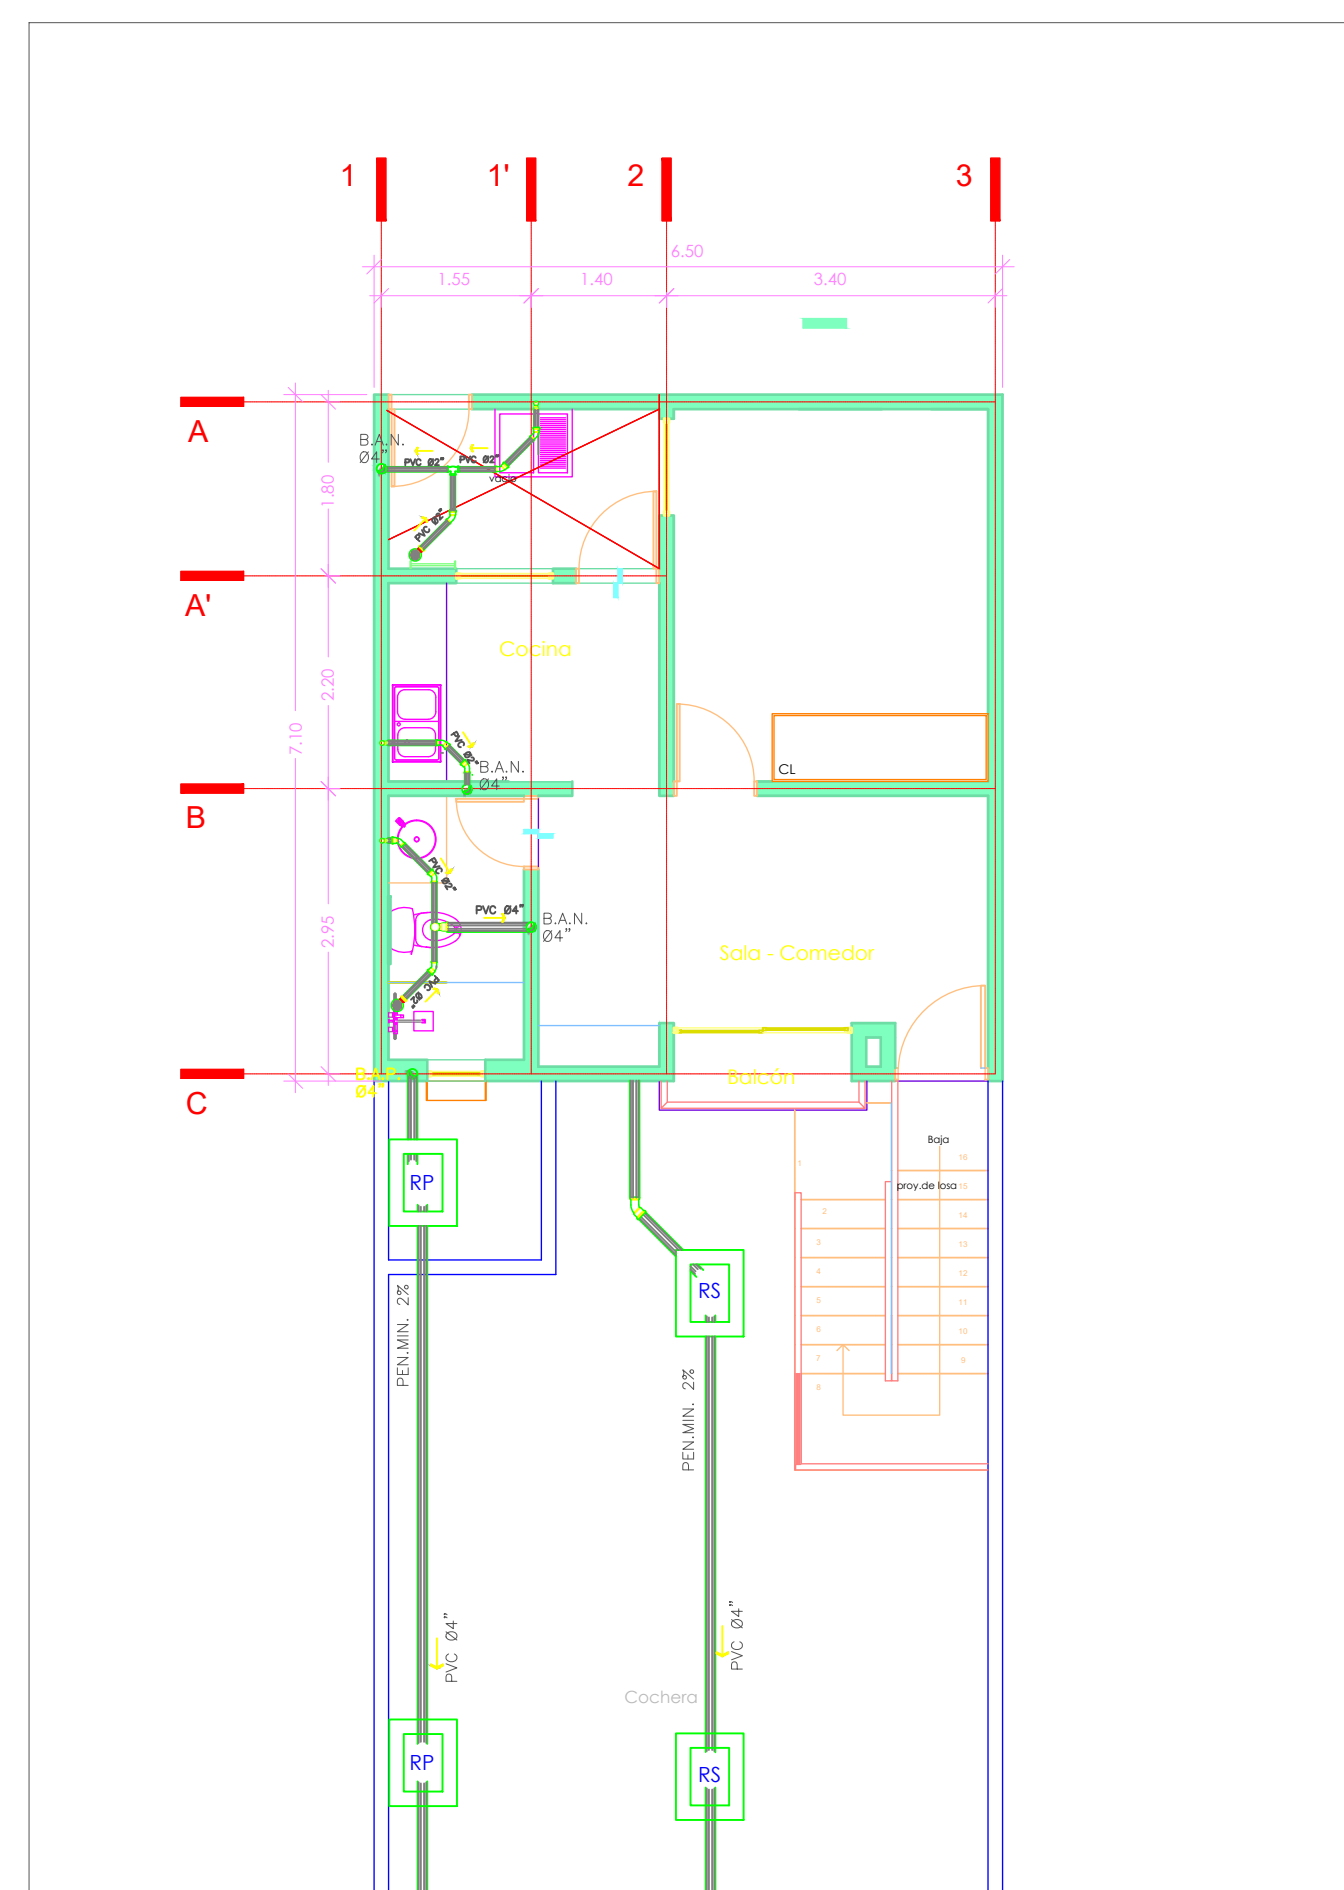

PLANTA SANITARIA Y BAJADAS PLUVIALES
ESC 1.75

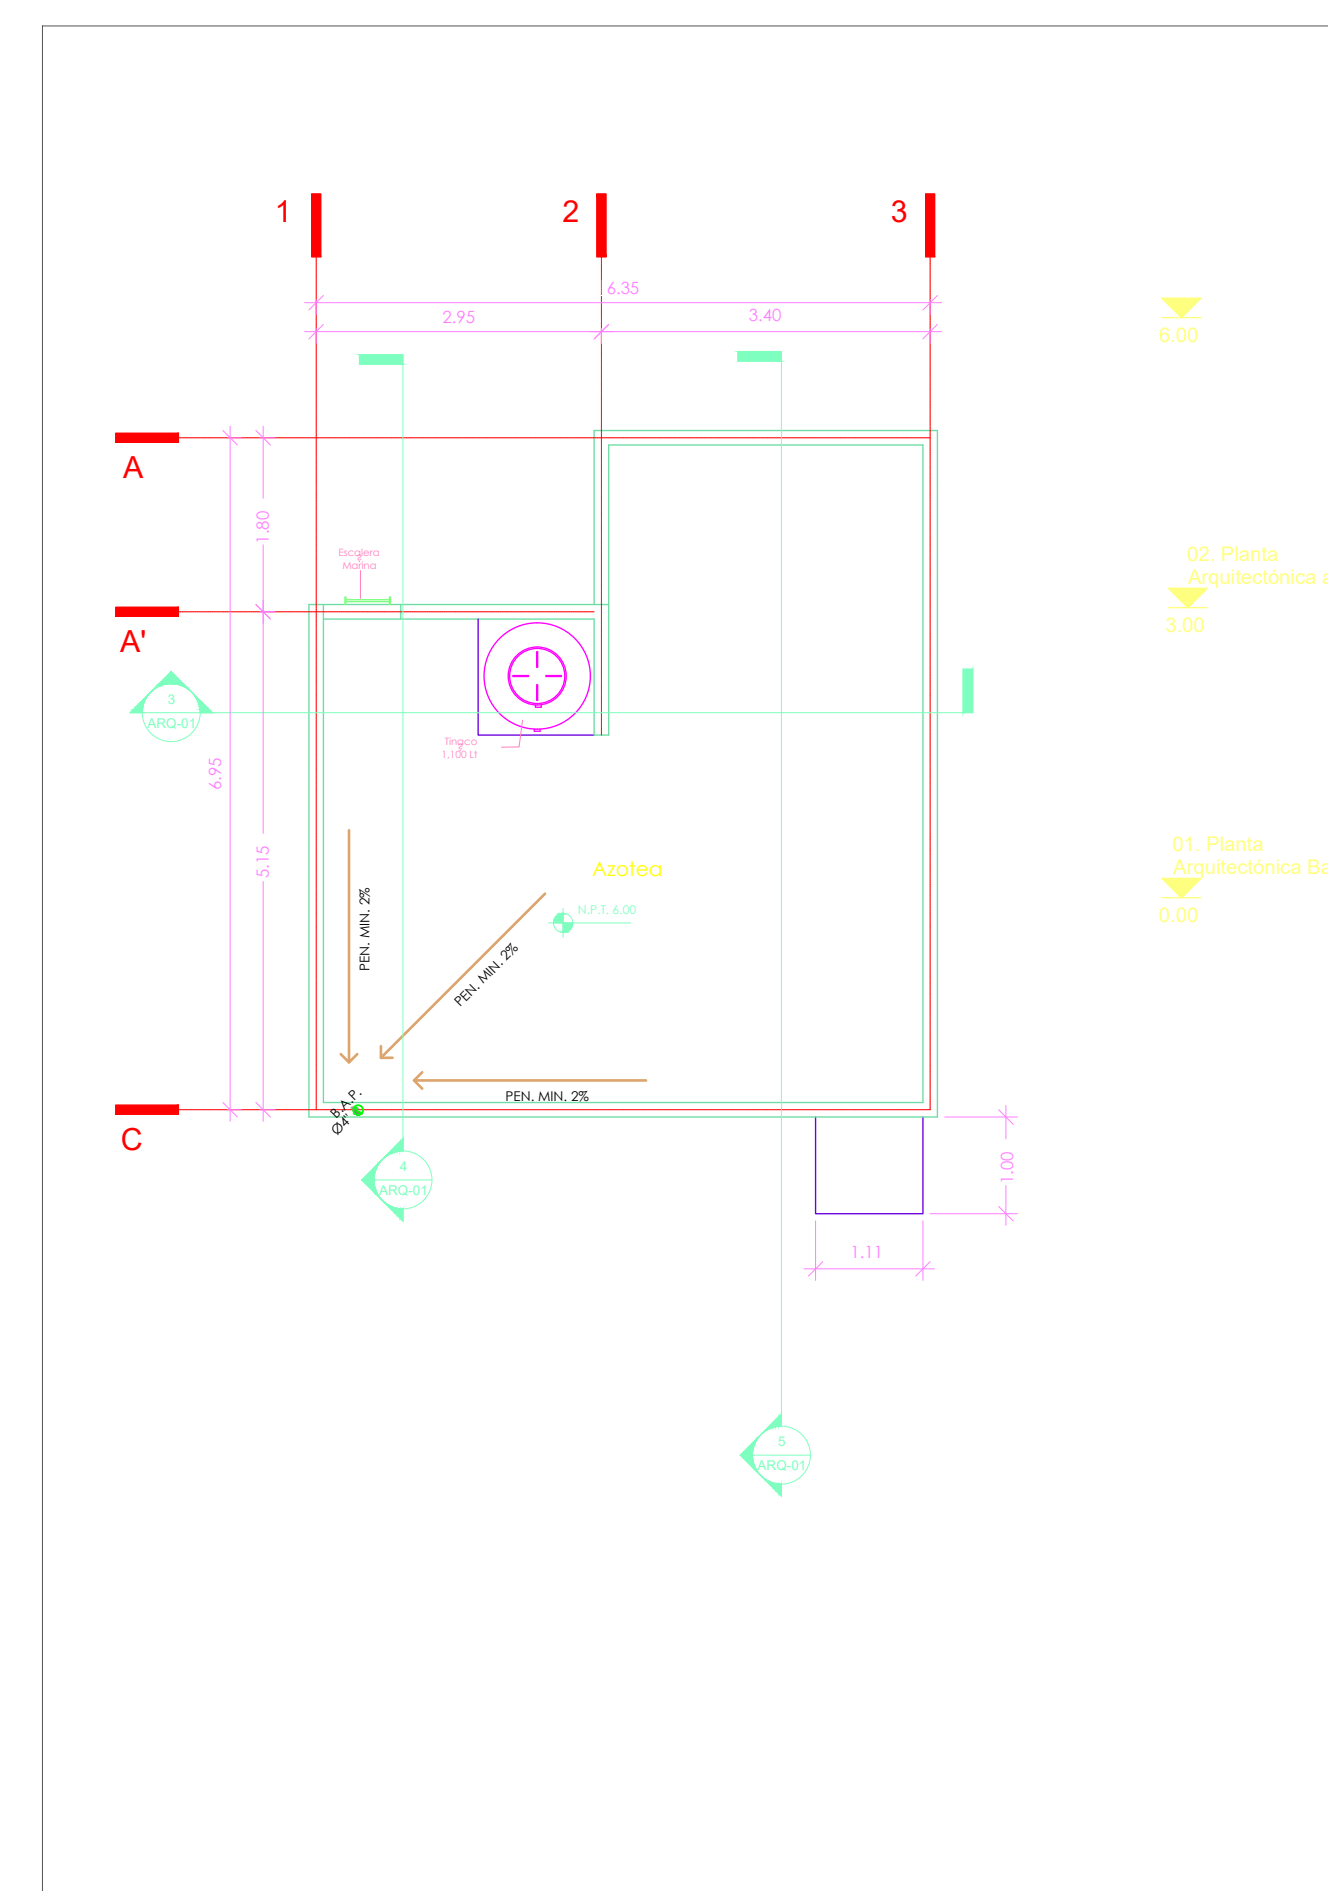

PLANTA AZOTEA BAJADA PLUVIAL
ESC 1.75