


UNIVERSIDAD DEL SURESTE

LOCALIZACIÓN

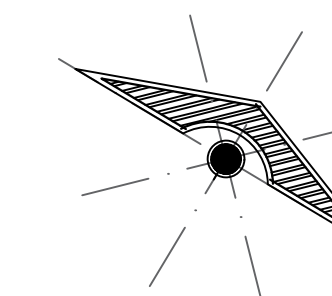

SIMBOLOGÍA

DATOS DE LA BOMBA

Bomba sumergible tipo Iola para agua limpia 1/ 2HP
 Modelo BOS-1/ 2LM2
 ASIN: 8070428P
 Marca: TRUPER

Aplicaciones: Para suministro con agua limpia como bombeo de pozos profundos, manantiales o sistemas de riego con sólidos de hasta 1.5mm

Ficha técnica
 Potencia: 1/ 2HP (373 W)
 Tensión: 110V
 Frecuencia: 60Hz
 Velocidad: 3,450r/ min
 Diámetro salida: 1 1/2", máxima profundidad 80m, flujo máximo 7,200L/ h, altura máxima 30m, ciclo de trabajo 50 min de trabajo y 20min de descanso.

PROYECTO:

CASA-HABITACIÓN

DIRECCIÓN:

AVE. CENTRAL No. 24

PROPIETARIO:

AVE. CENTRAL No. 24

PROYECTÓ

ARQ. Pedro Alberto García López

NOMBRE DEL PLANO:

PLANTA ARQUITECTÓNICA

D.R.O.:

AVE. CENTRAL No. 24

AUMNA:

OLGA KARINA AVENDAÑO DOMÍNGUEZ

ESCALA:

1:50

ACOTACIÓN:

METROS

CLAVE


A-1

PLANO:

01/ 01

FECHA:

30/ JULIO / 2020

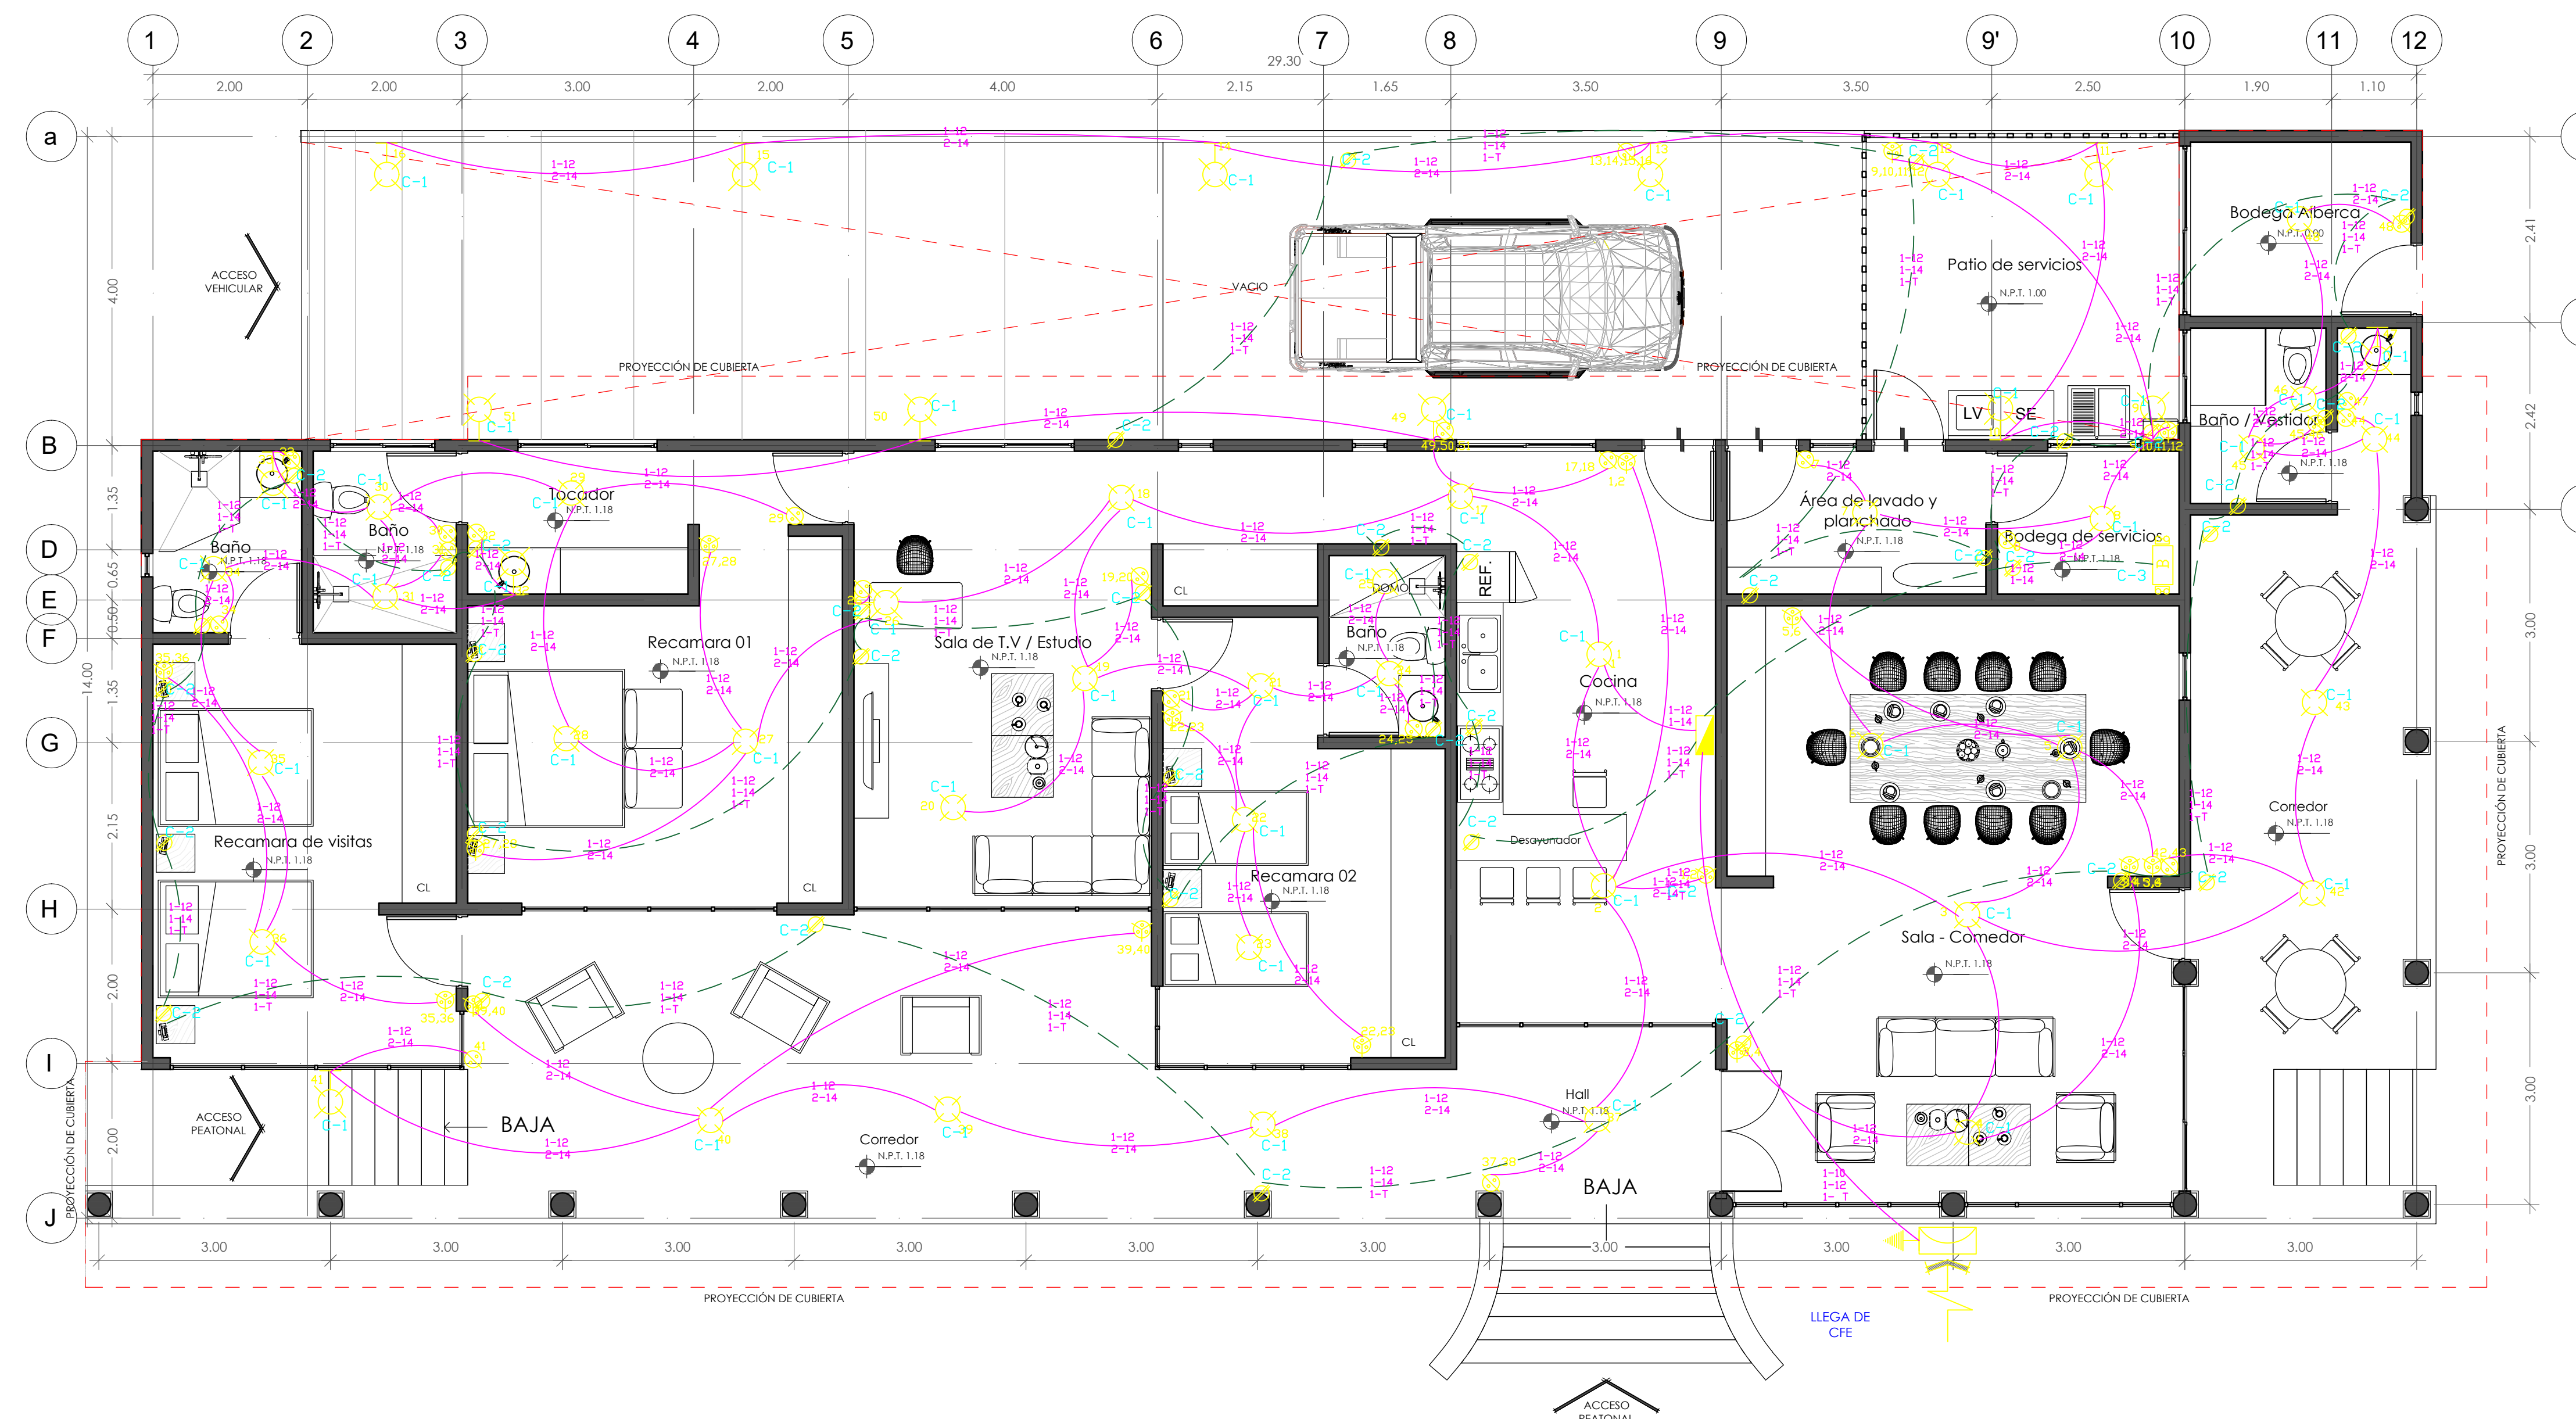

CUADRO DE CARGAS

Cto.	100 W	150 W	375 W	127 W		Watts	Ampers	Protección Termomagnética
C1	35	16				5,100	40.16	40
C2				36		4,572	36	40
C3			1			375	2.95	15
C4	R E S E R V A							
Total	35	16	1	36		10,047	79.11	80

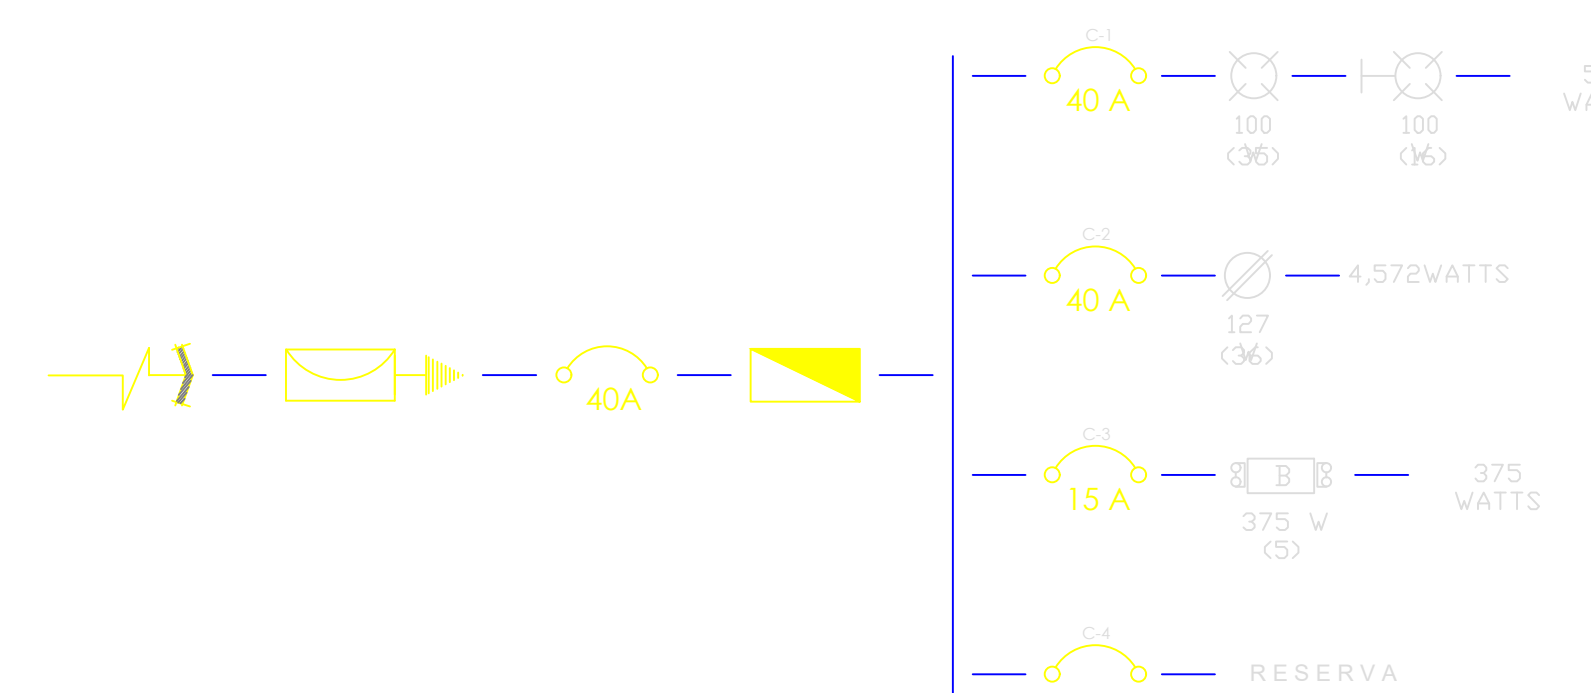


DIAGRAMA UNIFILAR