

CROQUIS DE LOCALIZACIÓN

LOCAL COMERCIAL


Arq. Pedro Alberto Garcia Lopez
Instalaciones hidrosanitarias y electricas

UNIVERSIDAD DEL SURESTE

UDS

"proyectamos tus sueños"

Luis Fernando Gordillo Garcia
ARQUITECTURA

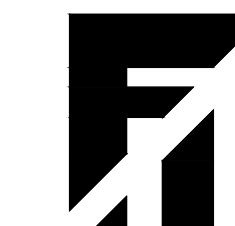


Sexto cuatrimestre

ESCALA
1 : 100

PLANO
A-01


Comitan, Chiapas a 25 de Junio de 2020

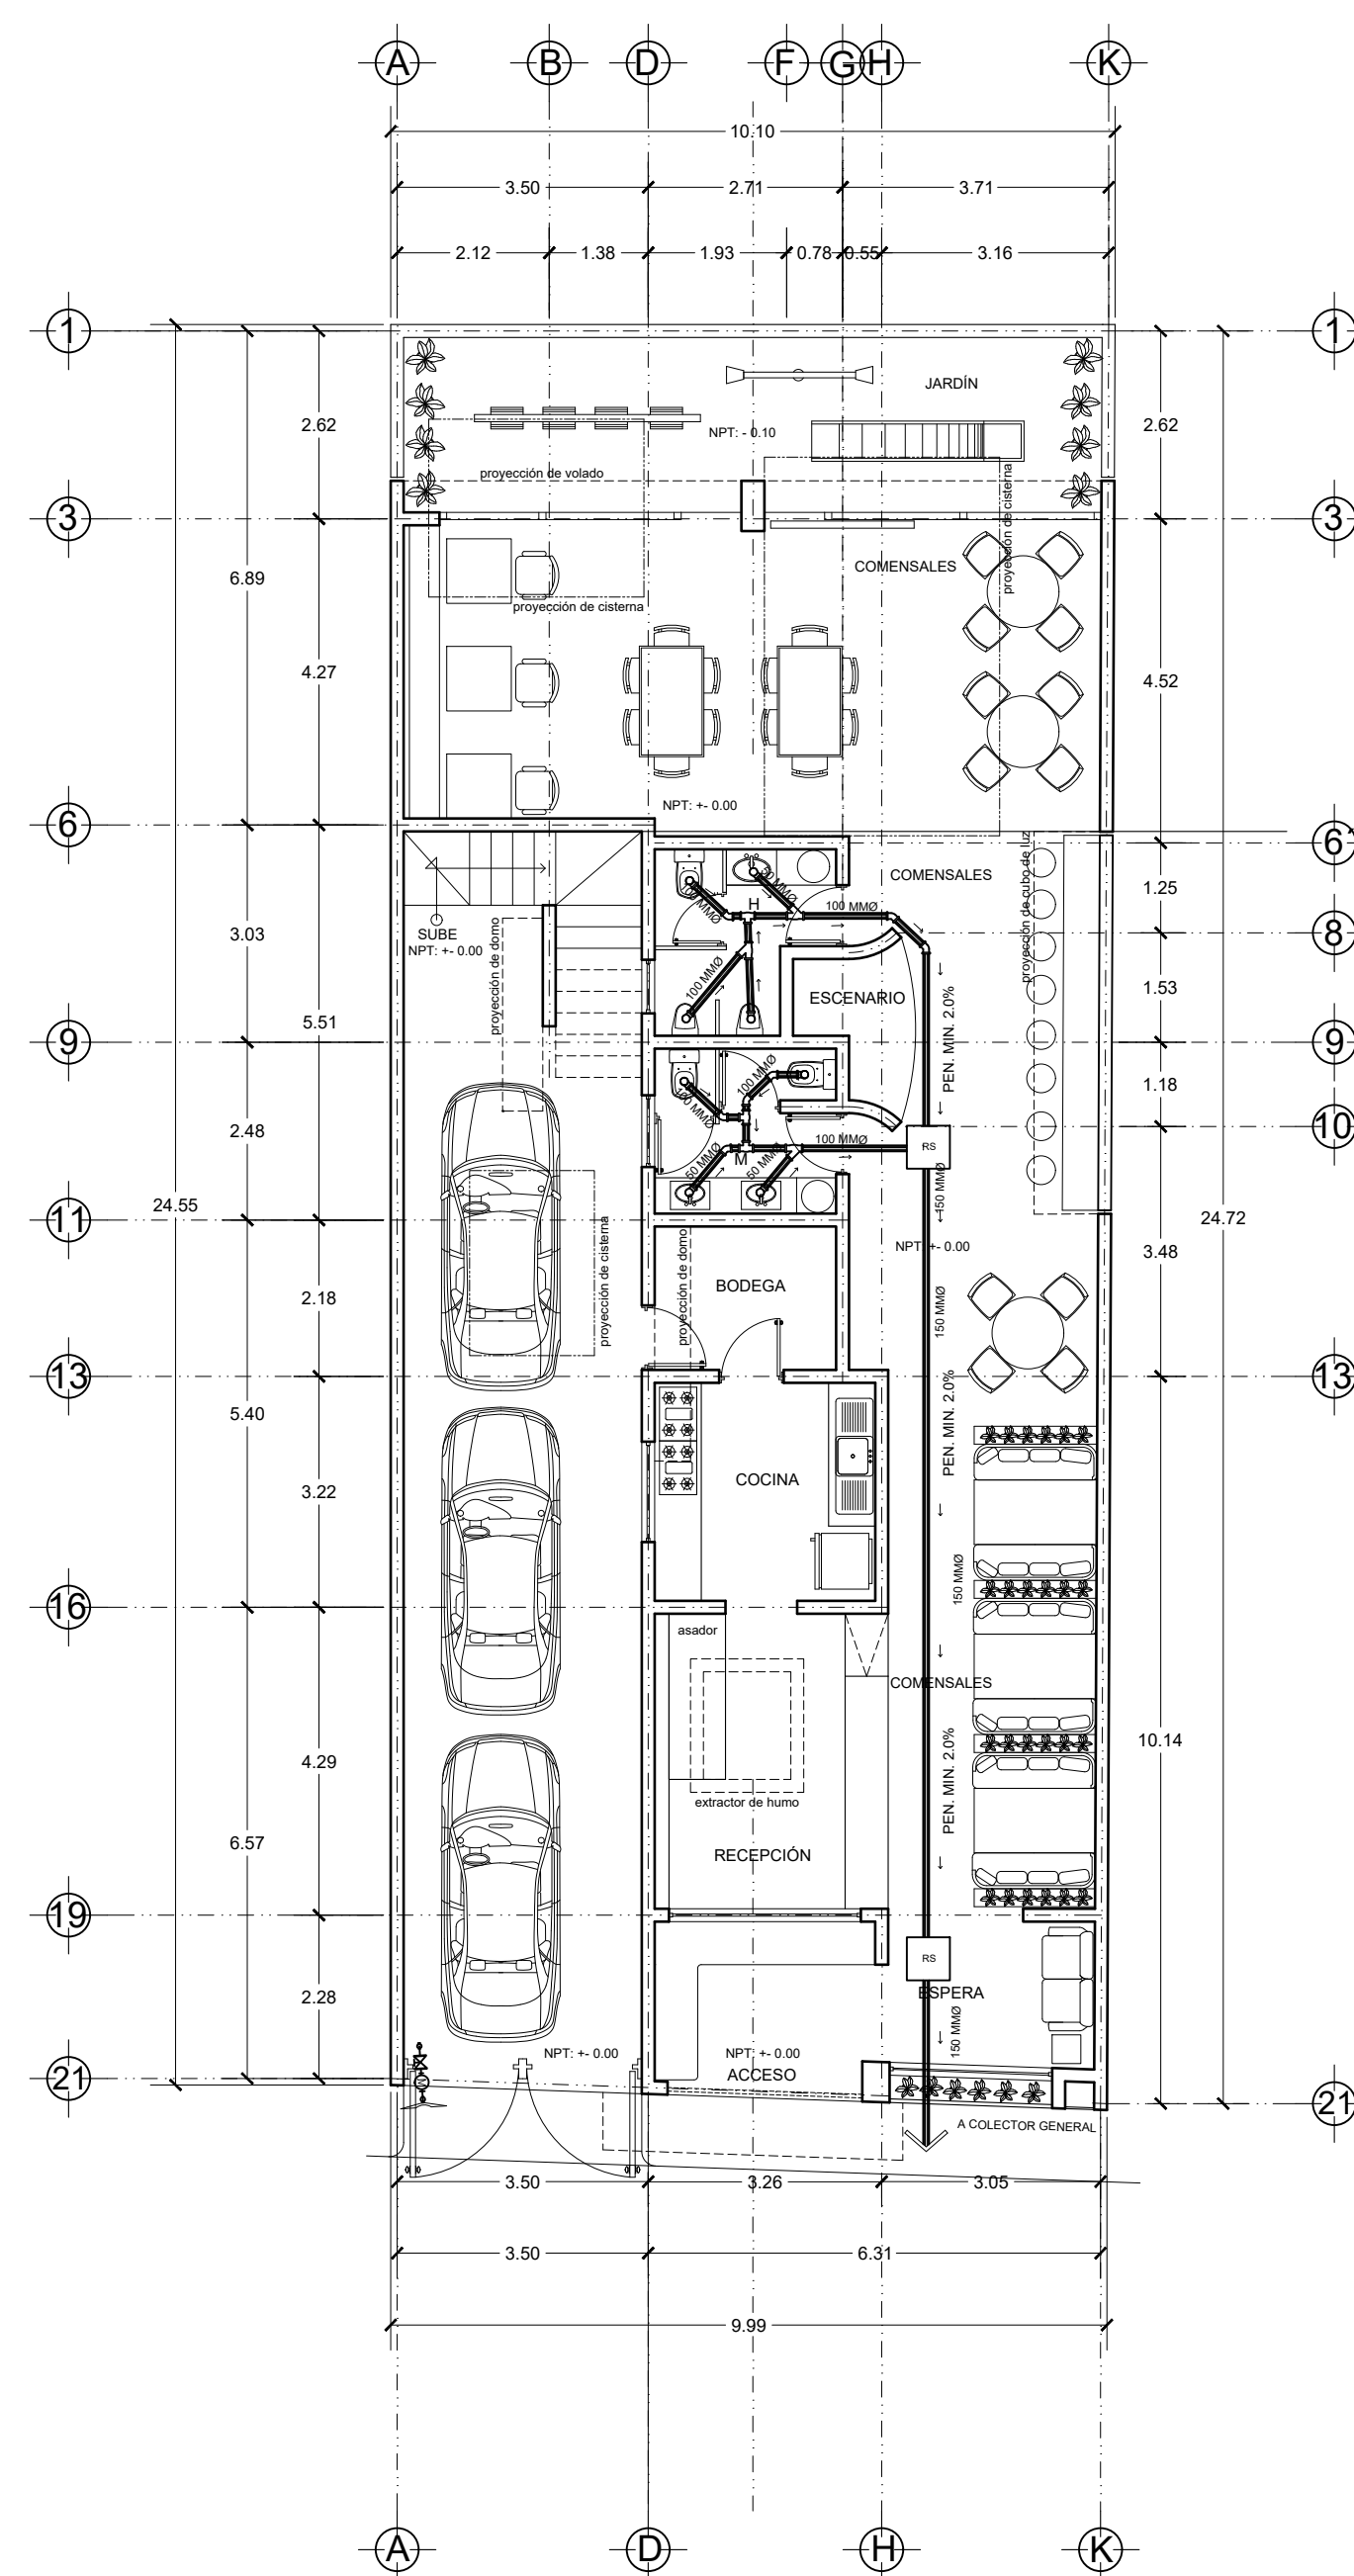

PLANTA ARQUITECTONICA BAJA
INSTALACION SANITARIA

SIMBOLOGIA

	REGISTRO SANITARIO
	TUBERIA DE F.V.C. DIAMETRO
	ESPECIALIZADO PARA AGUA RESCA
	CONEXION 90° DE F.V.C. DIAMETRO
	ESPECIALIZADO PARA AGUA RESCA
	CONEXION 45° DE F.V.C. DIAMETRO
	ESPECIALIZADO PARA AGUA RESCA
	VALVULA DE PASO
	INDICA SENTIDO DEL FLUJO
	TUBERIA DE AGUA FRIA
	TUBERIA DE AGUA CALIENTE
	BOMBA SUMERGIBLE 1 HP
	BOLDER 40 LTS

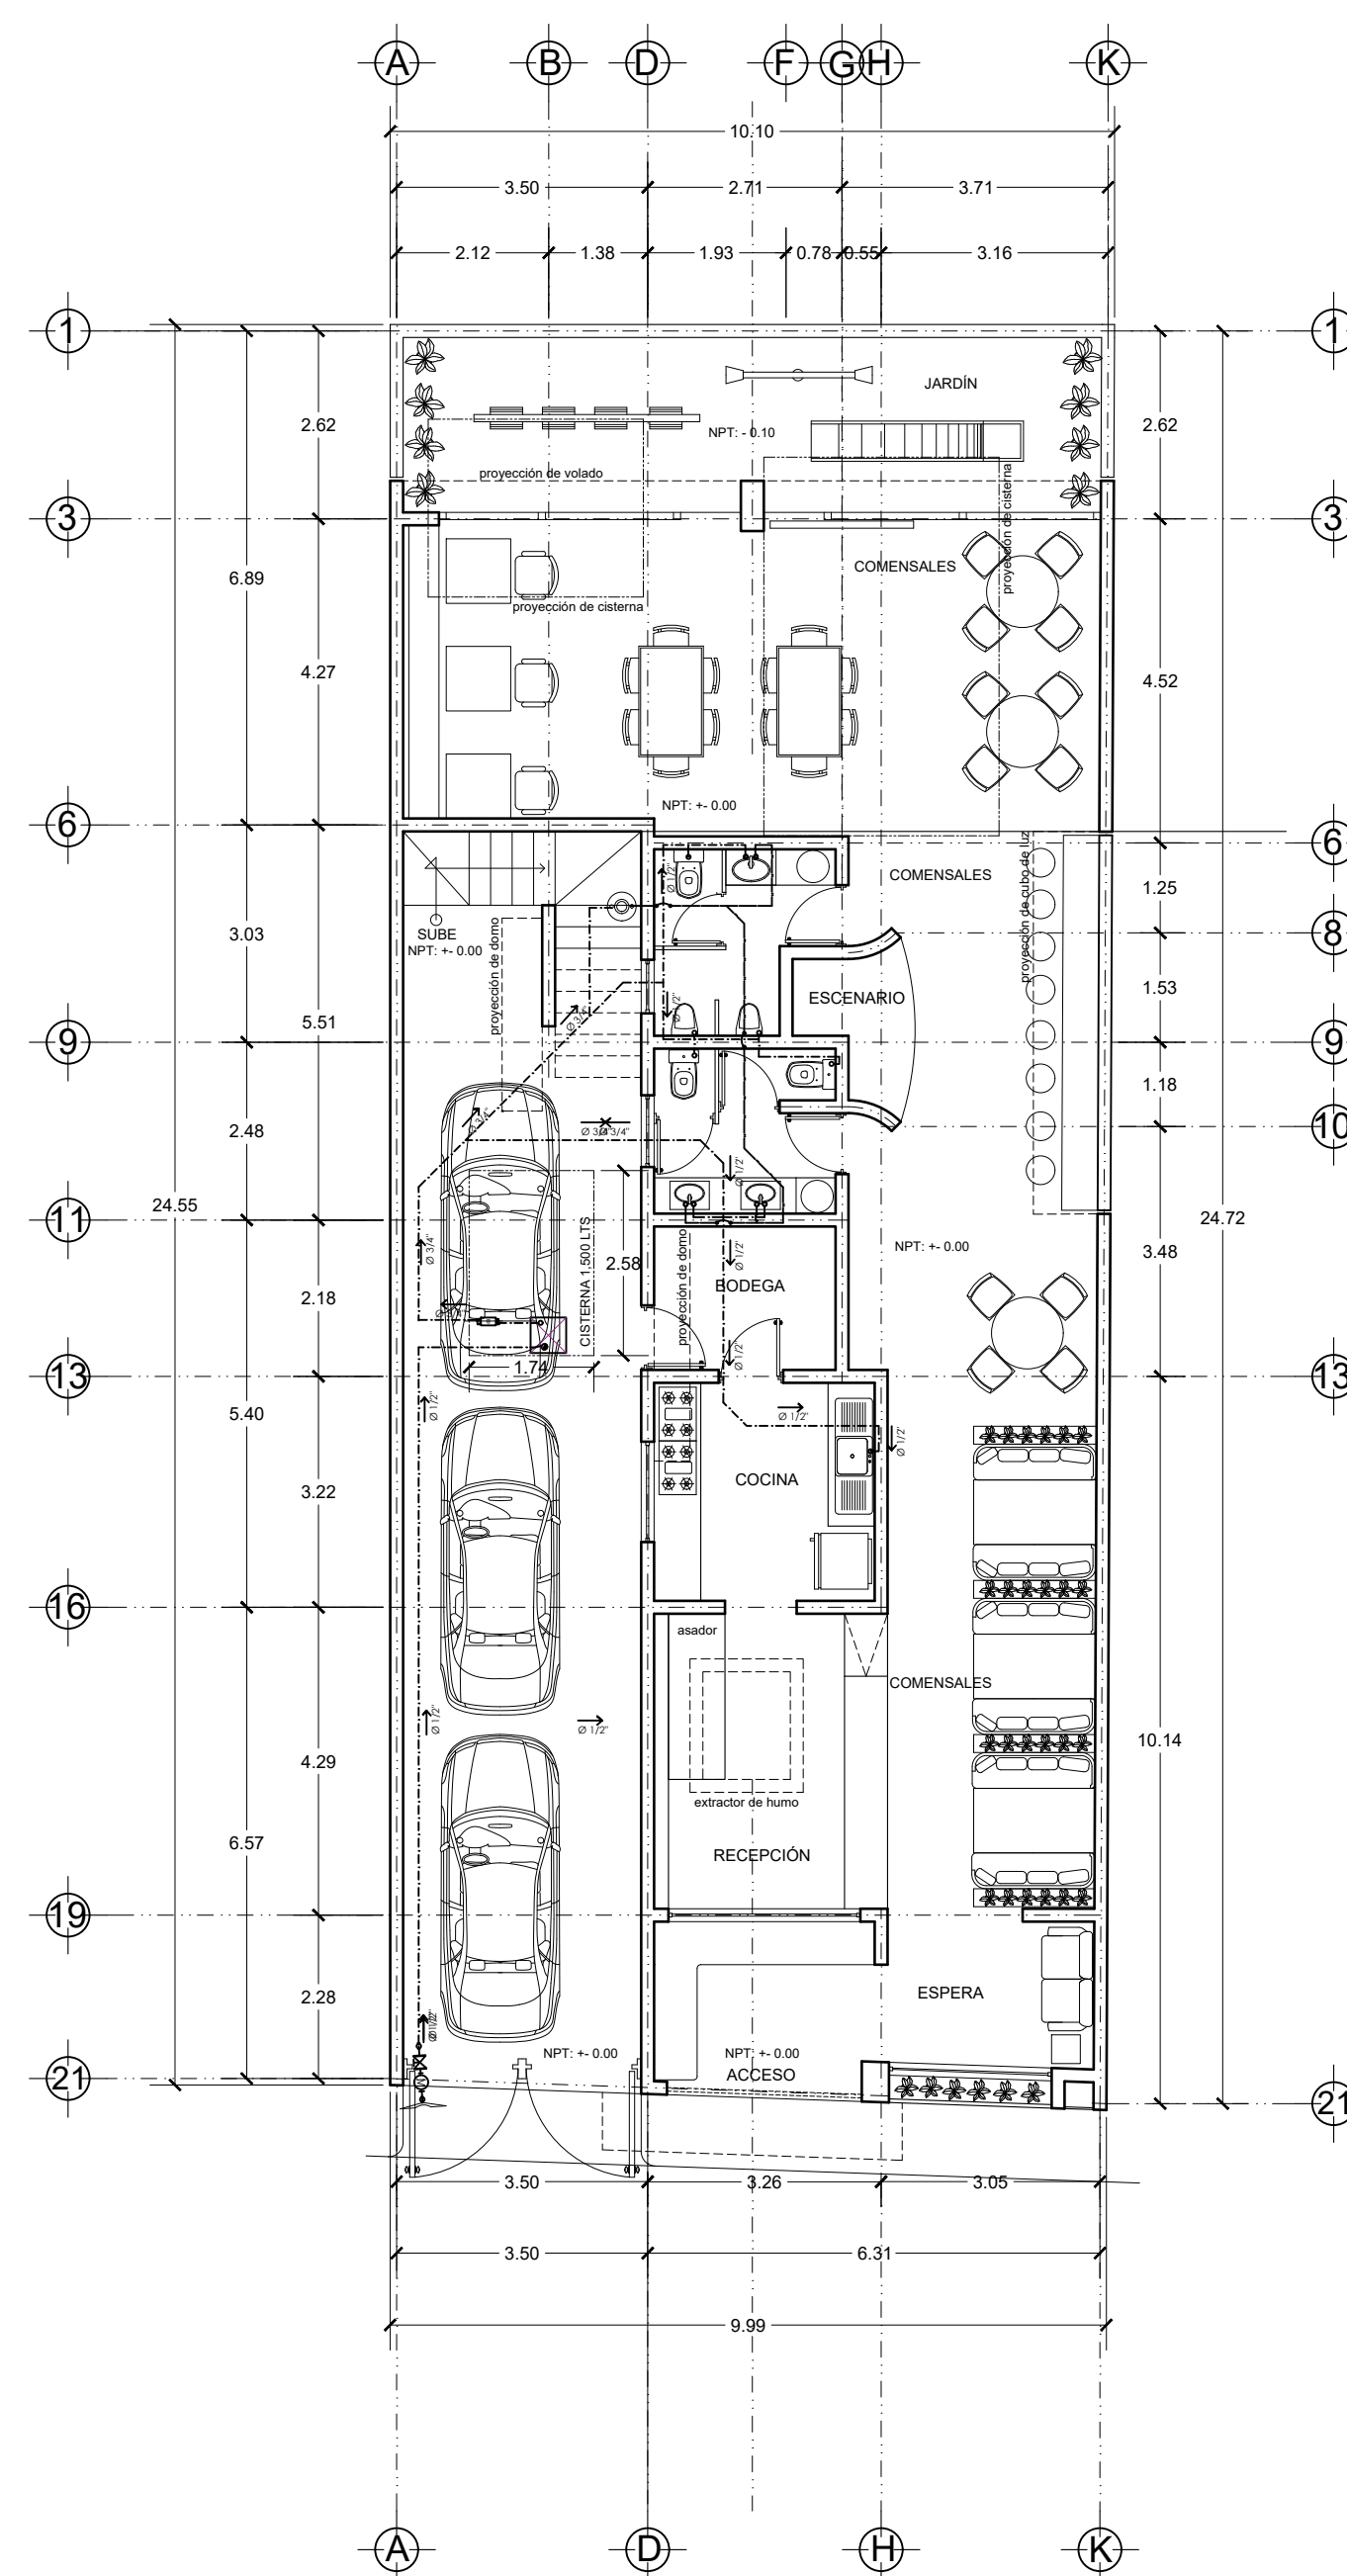

PLANTA ARQUITECTONICA BAJA
INSTALACION HIDRAULICA