



Planta Arquitectónica
Esc. 1:200

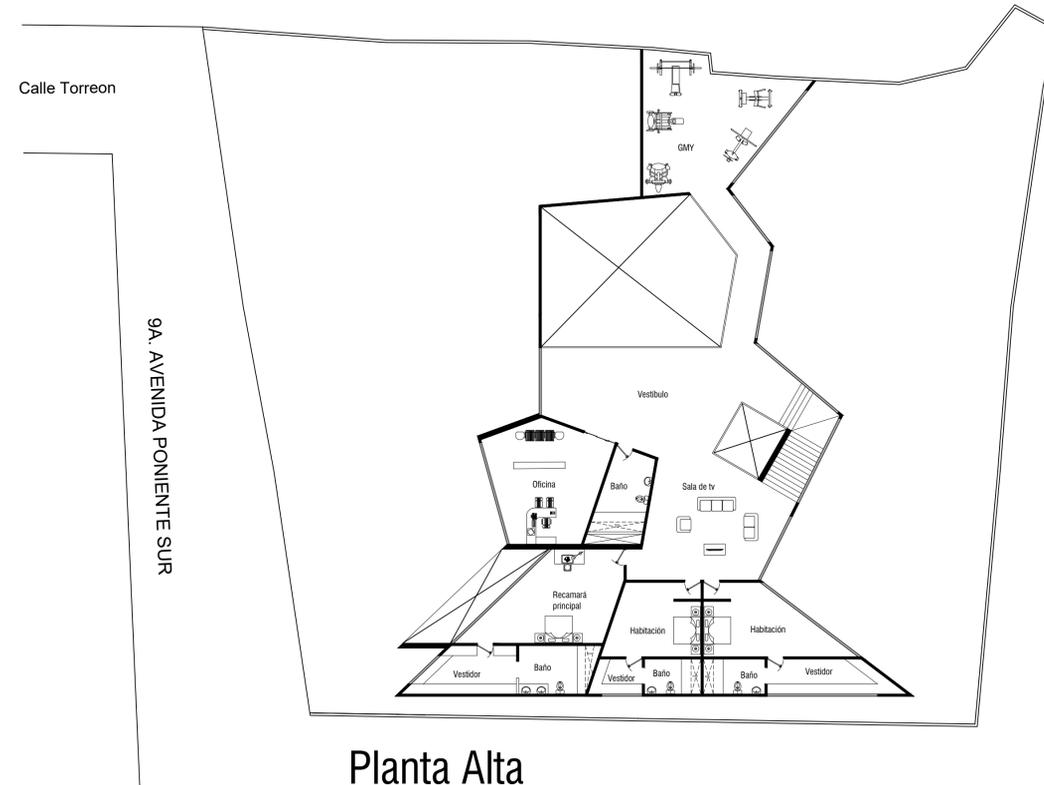


Planta Alta
Esc. 1:200

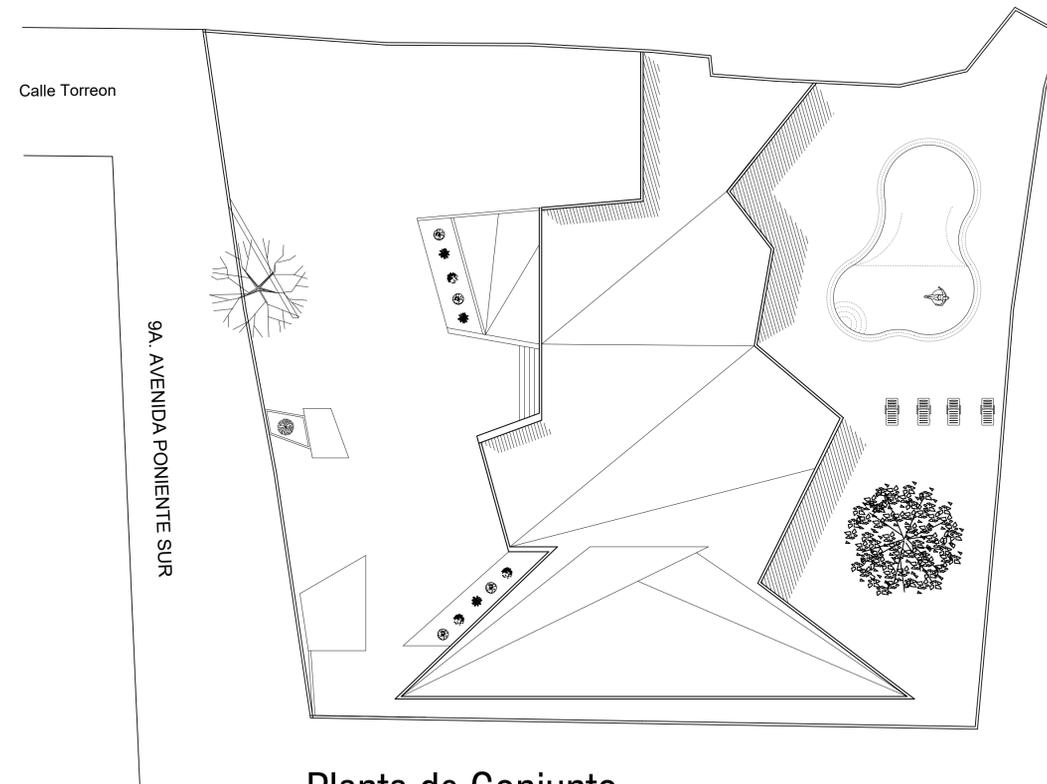

Planta de Conjunto
Esc. 1:200

**UNIVERSIDAD
del sureste
UDS**

LOCALIZACIÓN

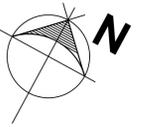

SIMBOLOGÍA

SELLOS

DATOS DE LA OBRA

PROYECTO:
CASA-RESIDENCIAL

DIRECCIÓN:
9A. AVENIDA PONIENTE SUR

PROPIETARIO:

PROYECTÓ

NOMBRE DEL PLANO:
PLANTA ARQUITECTÓNICA

D.R.O.:

FIRMA:

ESCALA:
1:200

ACOTACIÓN:
METROS

CLAVE A-1 **PLANO:** 01/03

FECHA: 08/ Febrero / 2023