



# UNIVERSIDAD DEL SURESTE


LOCALIZACIÓN

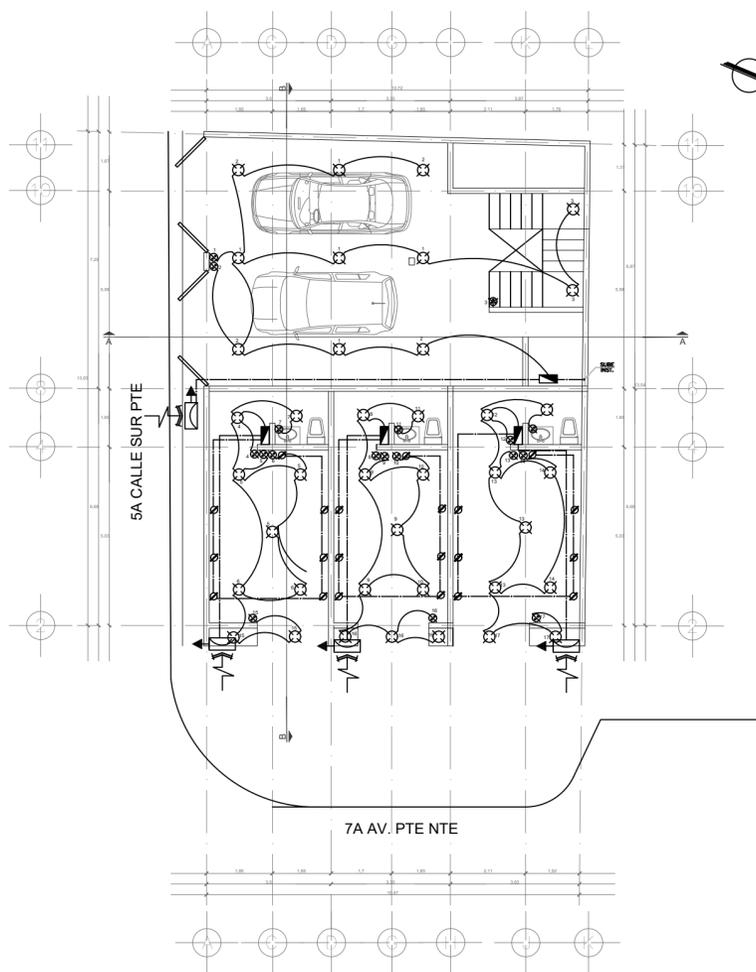

Plano Eléctrico Planta Baja  
Esc. 1:125

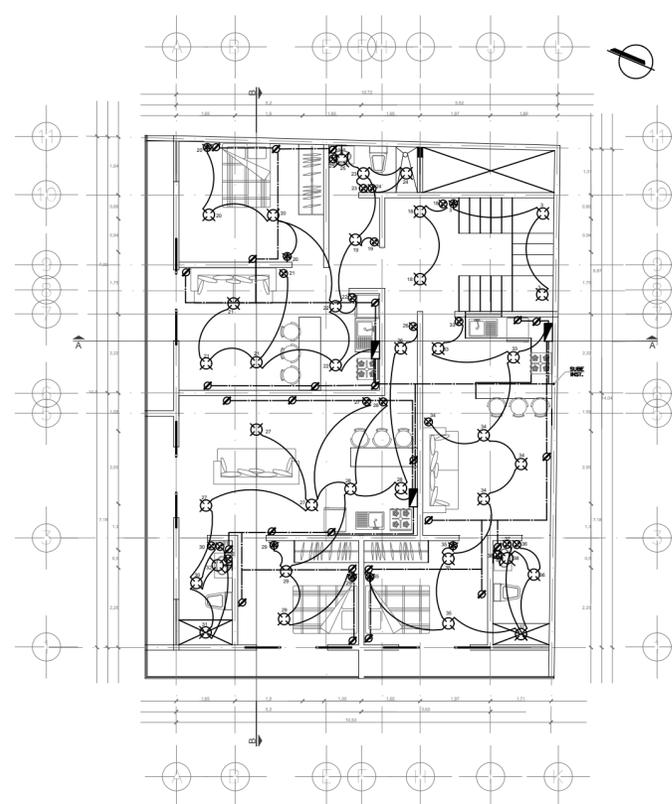

Plano Eléctrico tipo nivel 1 y2  
Esc. 1:125

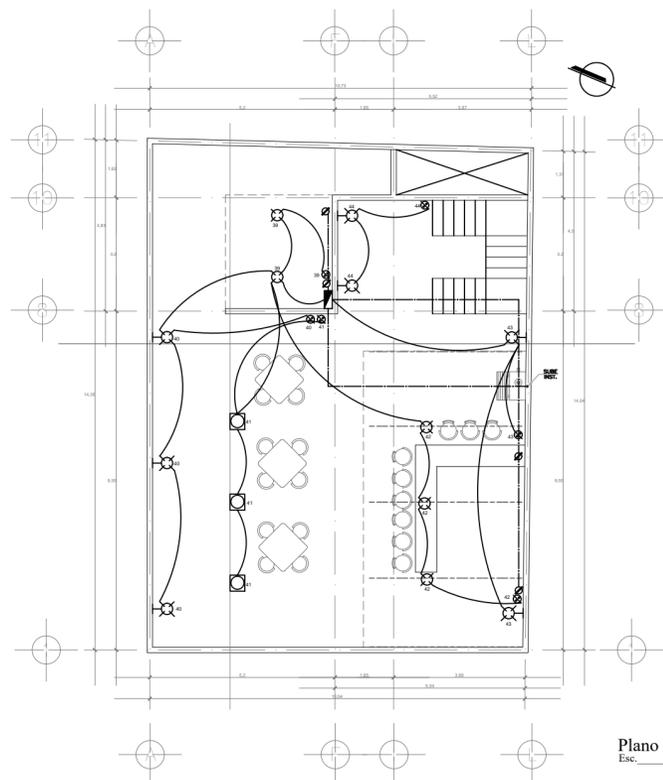

Plano Eléctrico tercer nivel  
Esc. 1:125

**PROYECTO:**

DEPARTAMENTOS Y  
LOCALES  
COMERCIALES

**PROYECTÓ:**

FANI DE LOS ANGELES  
JIMENEZ HERNANDEZ

**PLANO:**

PLANO ELECTRICO

**ESCALA:**

1:125

**CLAVE:**

ELE-1

**ACOTACIÓN:**

METROS

**PLANO:**

03 / 03

**FECHA:**

30 / JULIO / 2023