


## LOCALIZACIÓN

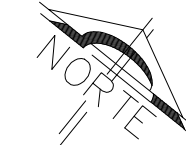

## SIMBOLOGÍA

**PROYECTO:**  
DEPAS Y LOCALES

**DOCENTE:**  
PEDRO ALBERTO  
GARCÍA LÓPEZ

**PROYECTO:**  
ANTONIO DE JESÚS  
LÓPEZ LÓPEZ


**PLANO:**  
ELÉCTRICO

**ESCALA:**  
1:100

**CLAVE:** A-1      **ACOTACIÓN:**  
METROS


**PLANO:**  
03 / 03

**FECHA:**  
20 / JULIO / 2023

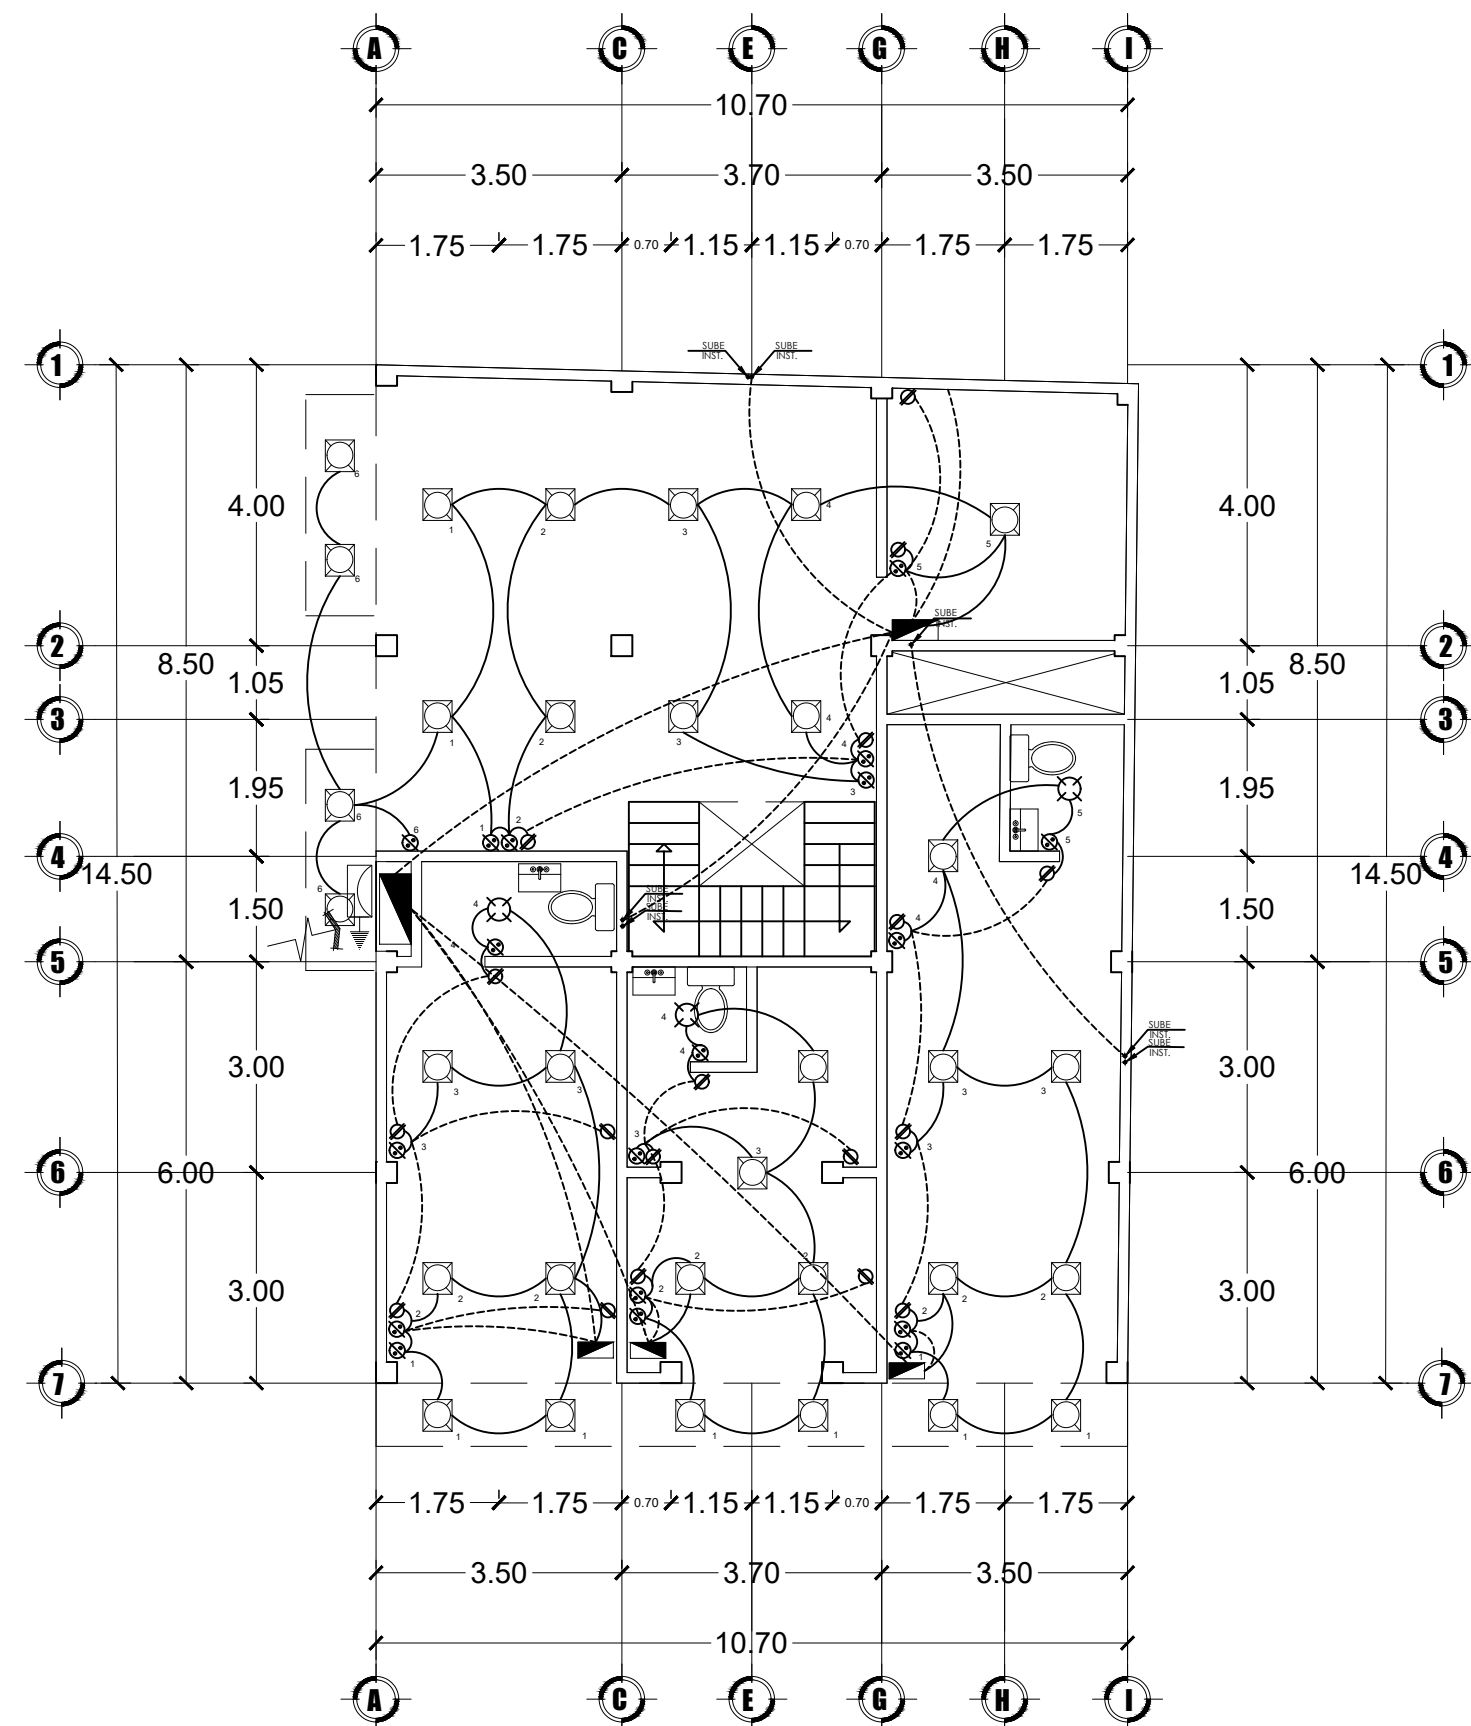

**INSTALACIÓN ELÉCTRICA PLANTA BAJA**

1:100

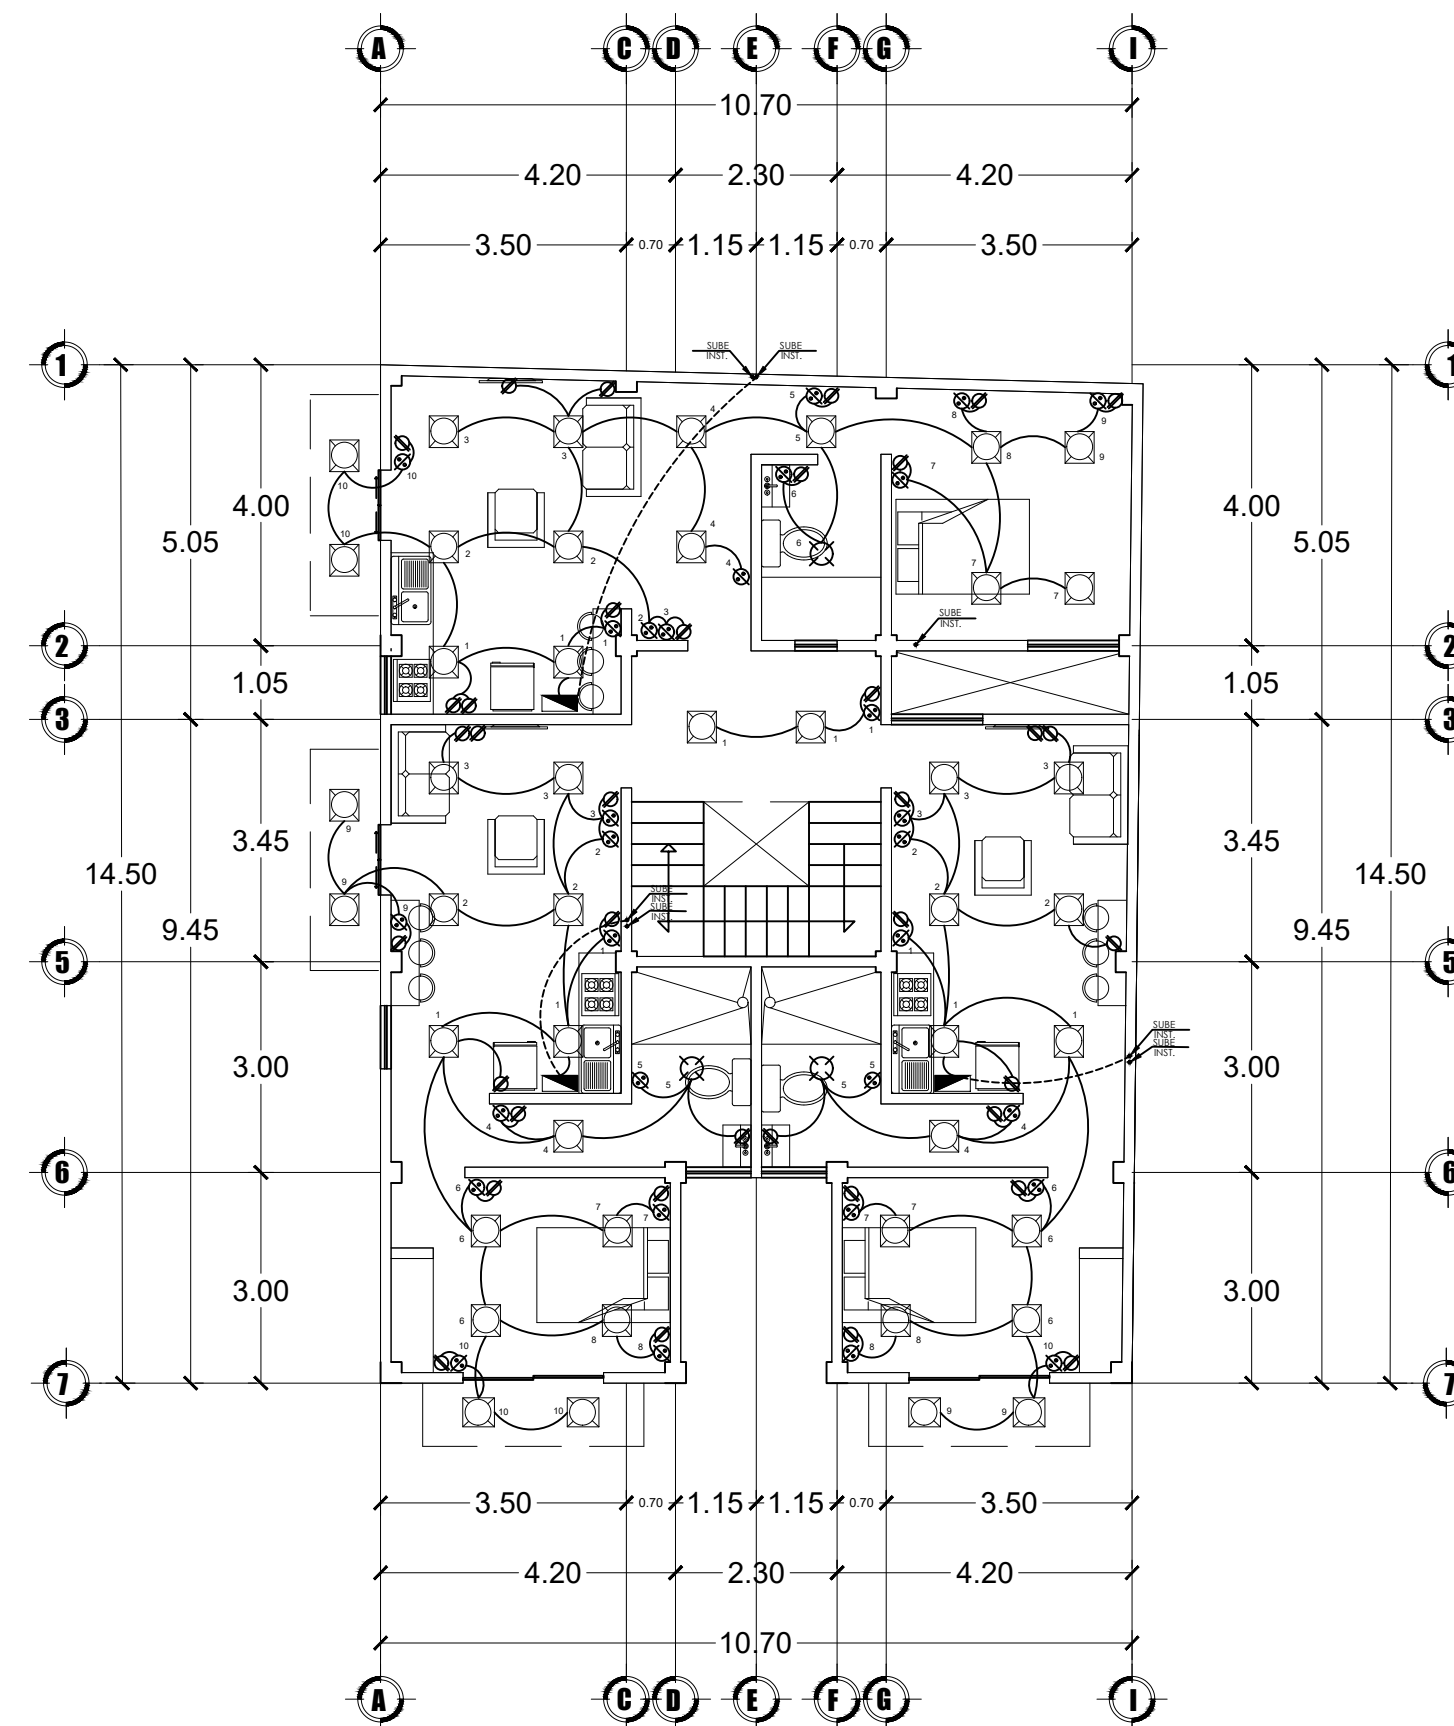

**INSTALACIÓN ELÉCTRICA 1ER Y 2DO PISO**

1:100