


LOCALIZACIÓN

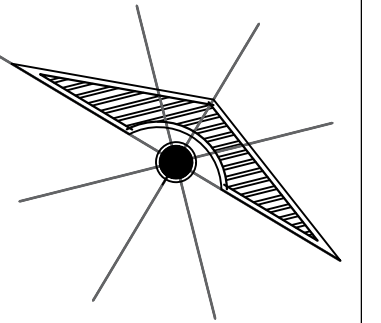

SIMBOLOGÍA

SELLOS

DATOS DE LA OBRA

SUPERFICIE DEL TERRENO: 1,000 M²
 SUPERFICIE CONSTRUIDA
 PRIMER NIVEL: 1,000 M²
 SEGUNDO NIVEL: 1,000 M²
 SUPERFICIE TOTAL CONSTRUIDA:..... 1,000 M²

PROYECTO:

CASA-HABITACIÓN

DIRECCIÓN:

AVE. CENTRAL No. 24

PROPIETARIO:

AVE. CENTRAL No. 24

PROYECTÓ

NOMBRE DEL PLANO:

PLANOS HIDRÁULICOS

D.R.O:

AVE. CENTRAL No. 24

FIRMA:

A-1

ESCALA:

1:50

ACOTACIÓN:

METROS


PLANO:

01 / 03


CLAVE

FECHA:


27 / JUNIO / 2023

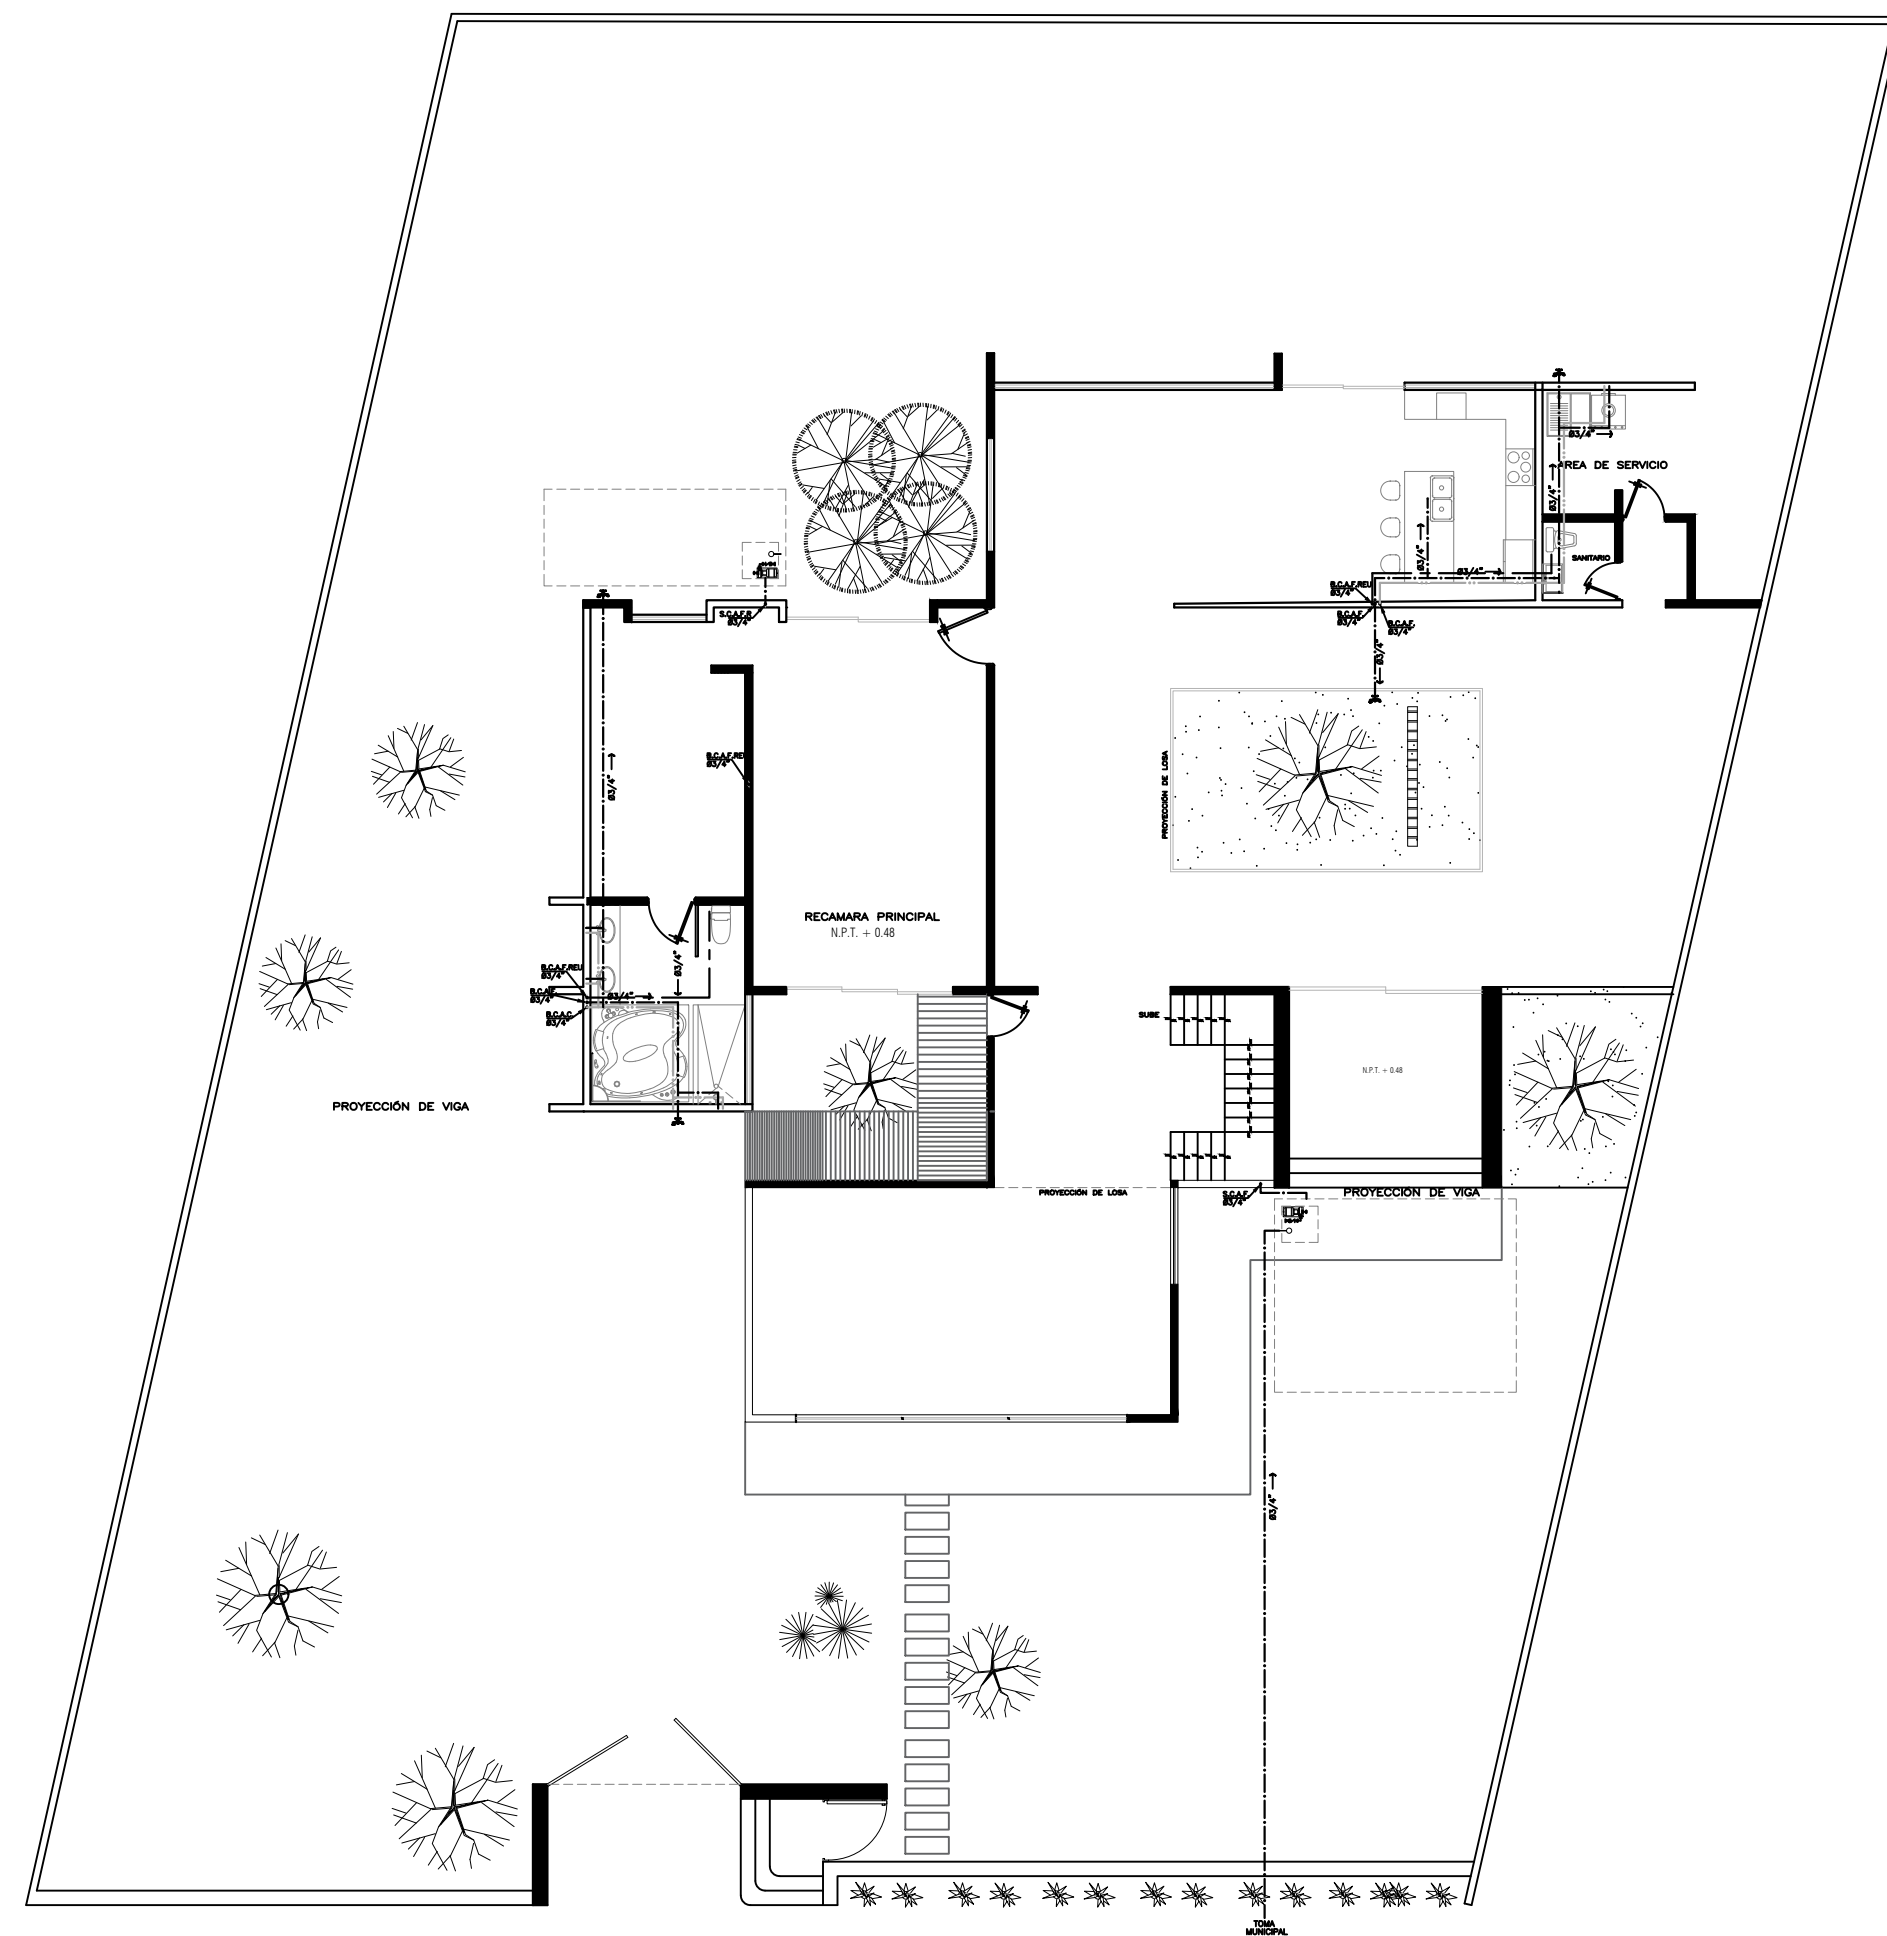

PLANTA BAJA HIDRÁULICA
 ESC: 1:75

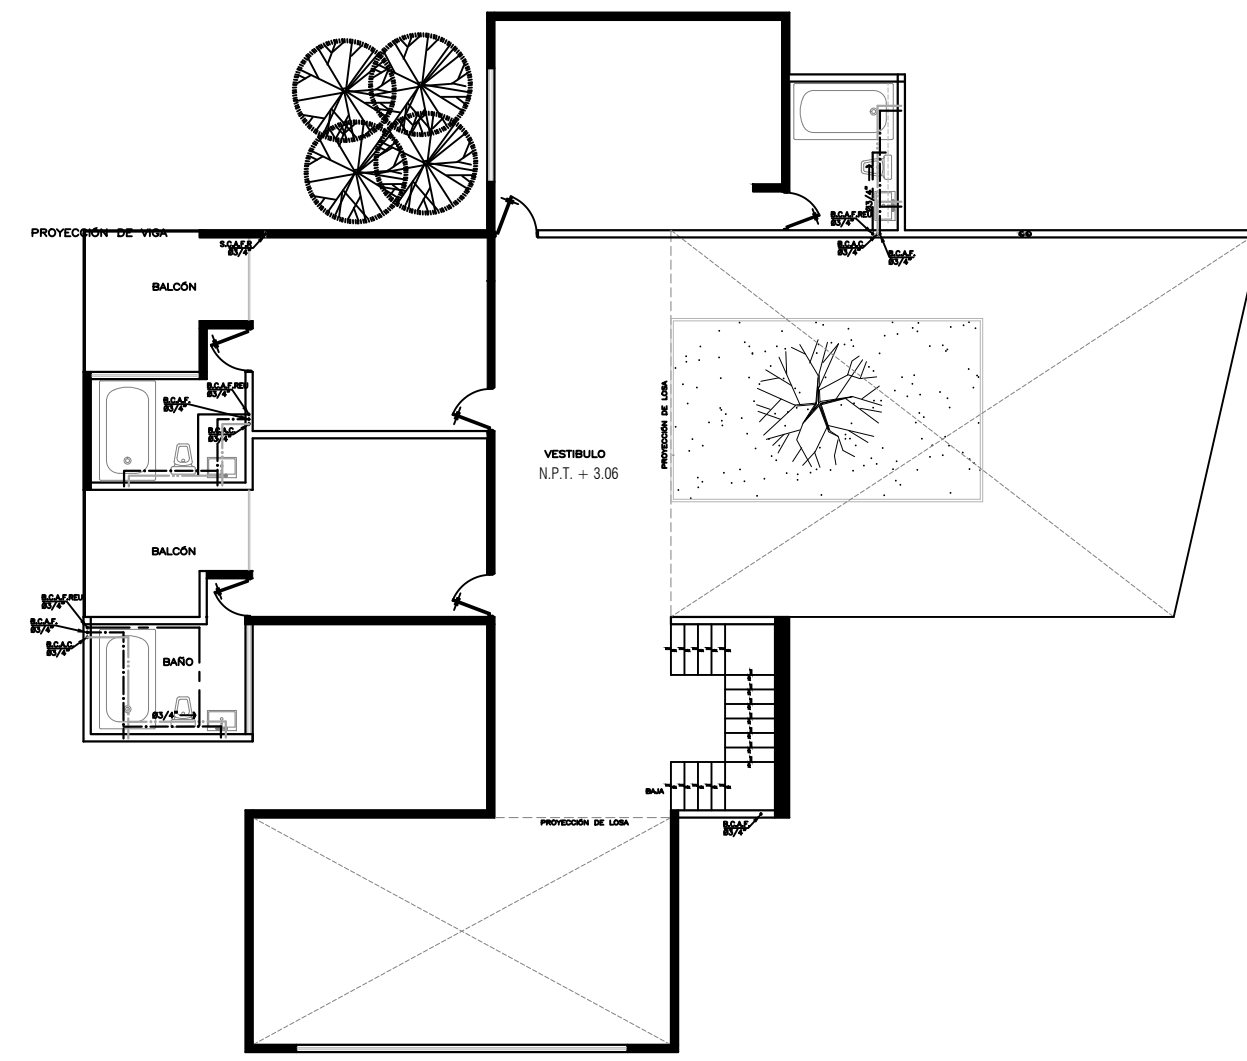

PLANTA ALTA
 ESC: 1:75

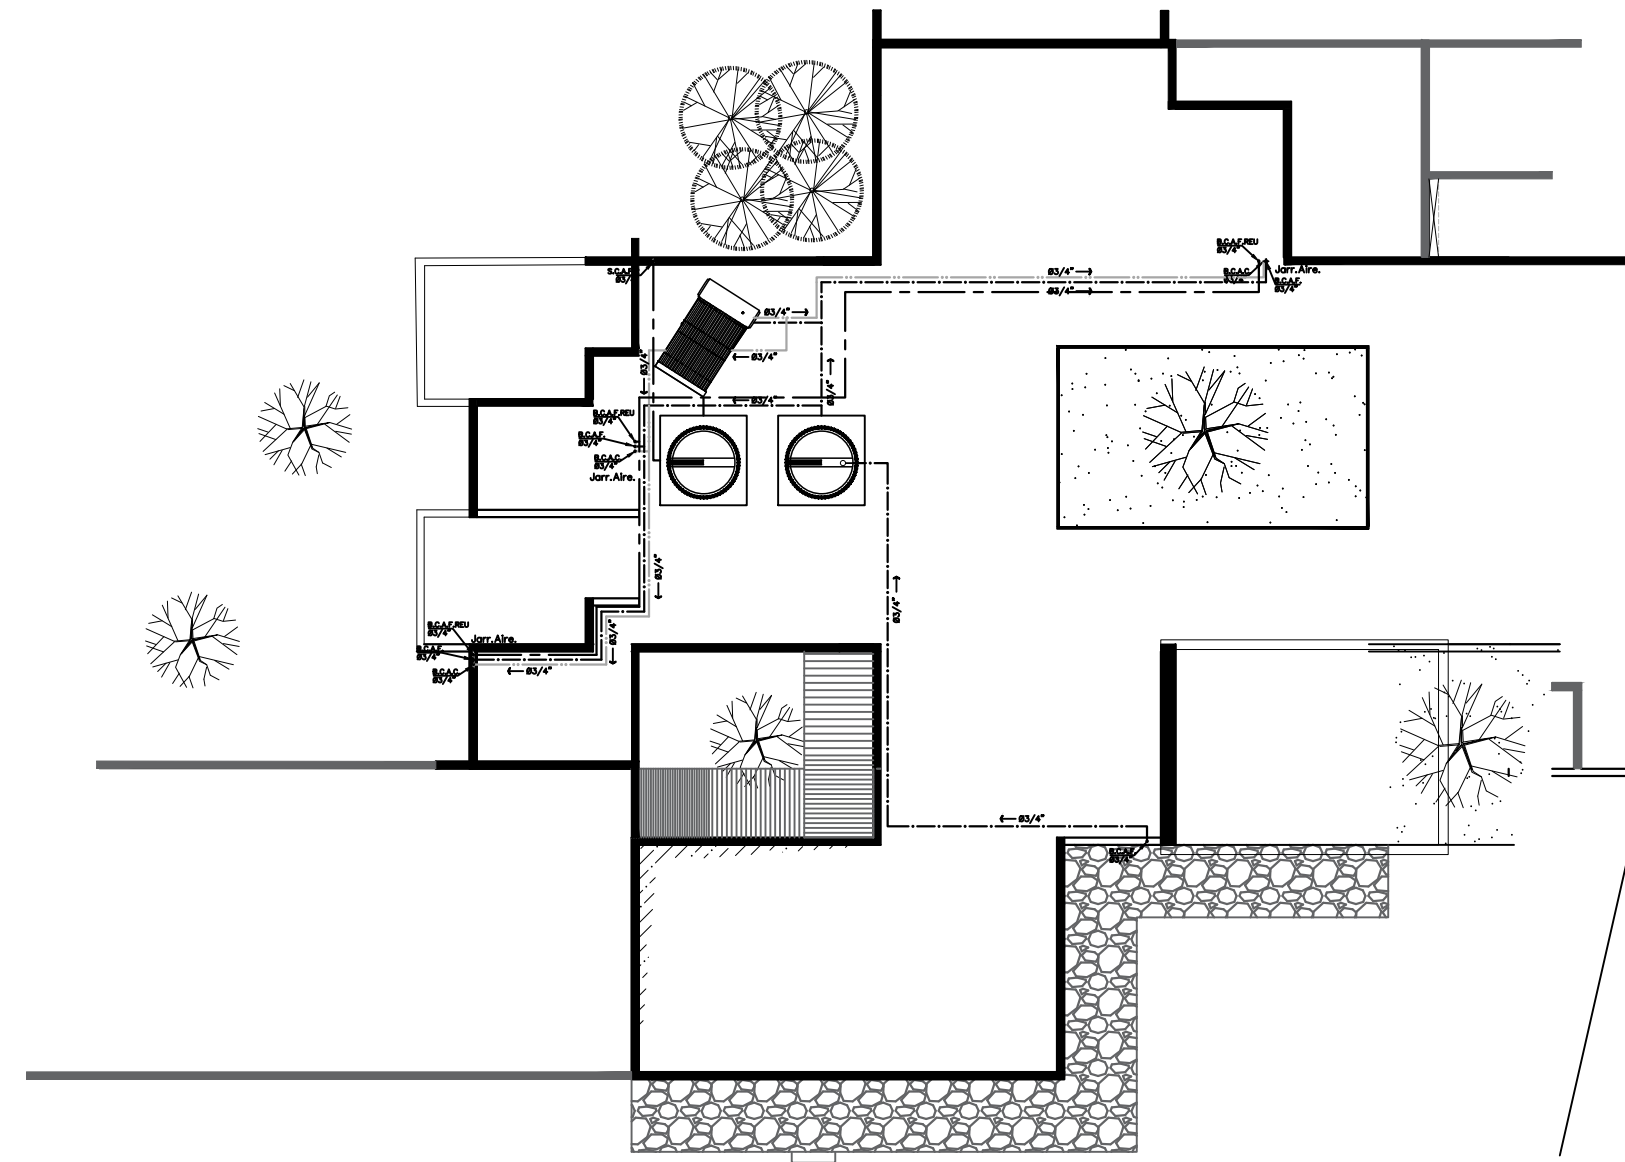

PLANTA DE CONJUNTO DE TECHOS
 ESC: 1:75

SIMBOLOGIA HIDRAULICA	
	Registro para bomba de 40 x 60 cm prof. variable
	Tubería tuboplus de agua fría
	Tubería tuboplus de agua caliente
	Calentador de agua
	Llave nariz
	Bomba
	Floador
	+SCAF Sube columna de agua fría
	+SCAC Sube columna de agua caliente
	+BCAF Baja columna de agua fría
	+BCAC Baja columna de agua caliente
	+Jarr. Aire. Jarro de aire
	Medidor
	Valvula de compuerta (roscada o soldable)
	Tuerca unión o tuerca universal.