

LOCALIZACIÓN



SIMBOLOGÍA

PROYECTO:
DEPAS Y LOCALES

DOCENTE:
VÍCTOR MANUEL
SANTIAGO GUILLÉN

PROYECTO:
ANTONIO DE JESÚS
LÓPEZ LÓPEZ


PLANO:
ELÉCTRICO

ESCALA:
1:100

CLAVE: A-1 **ACOTACIÓN:**
METROS


PLANO:
03 / 03

FECHA:
20 / JULIO / 2023

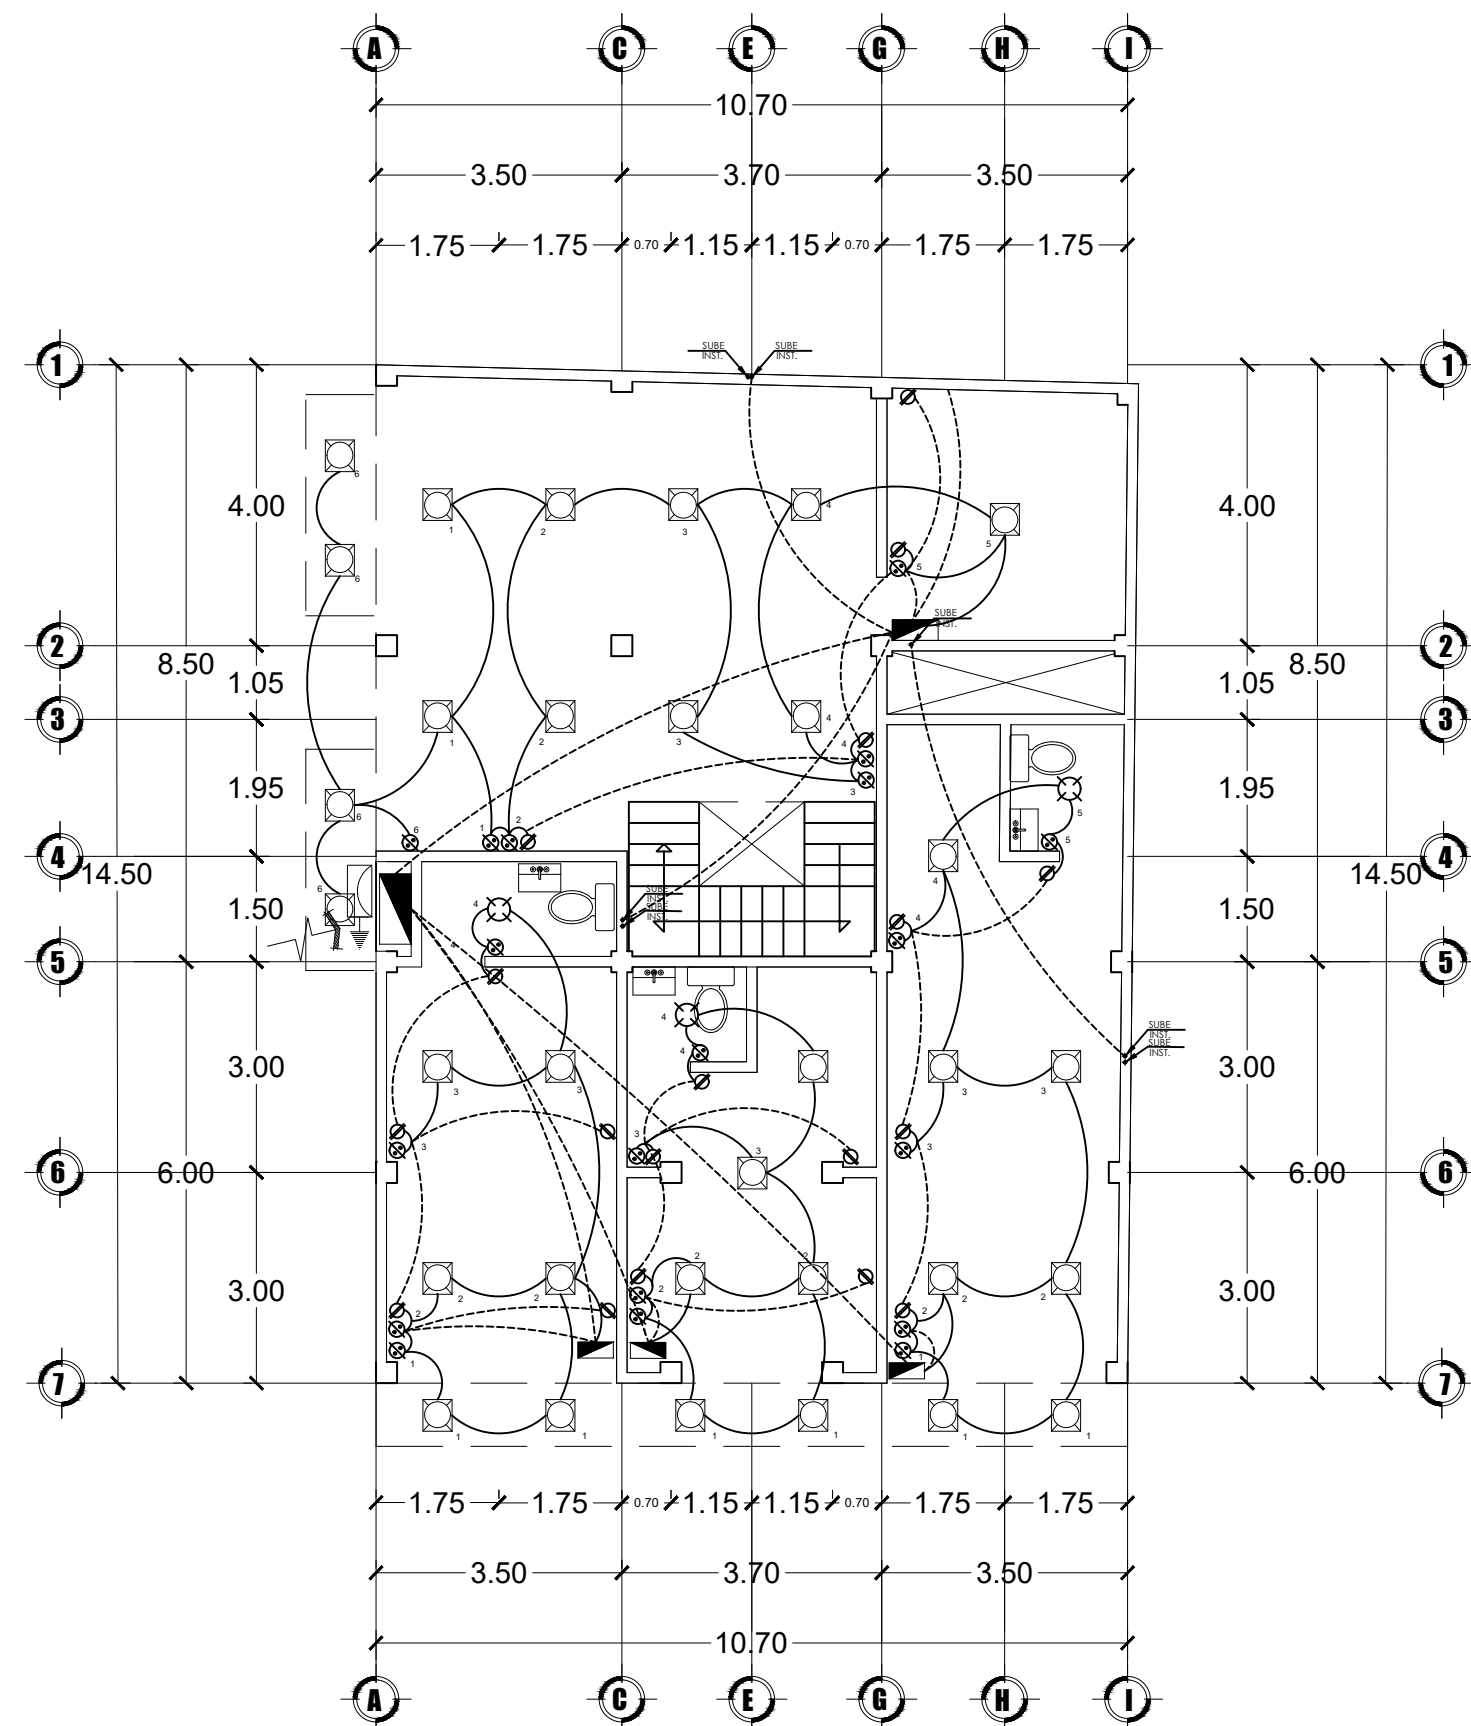

INSTALACIÓN ELÉCTRICA PLANTA BAJA

1:100

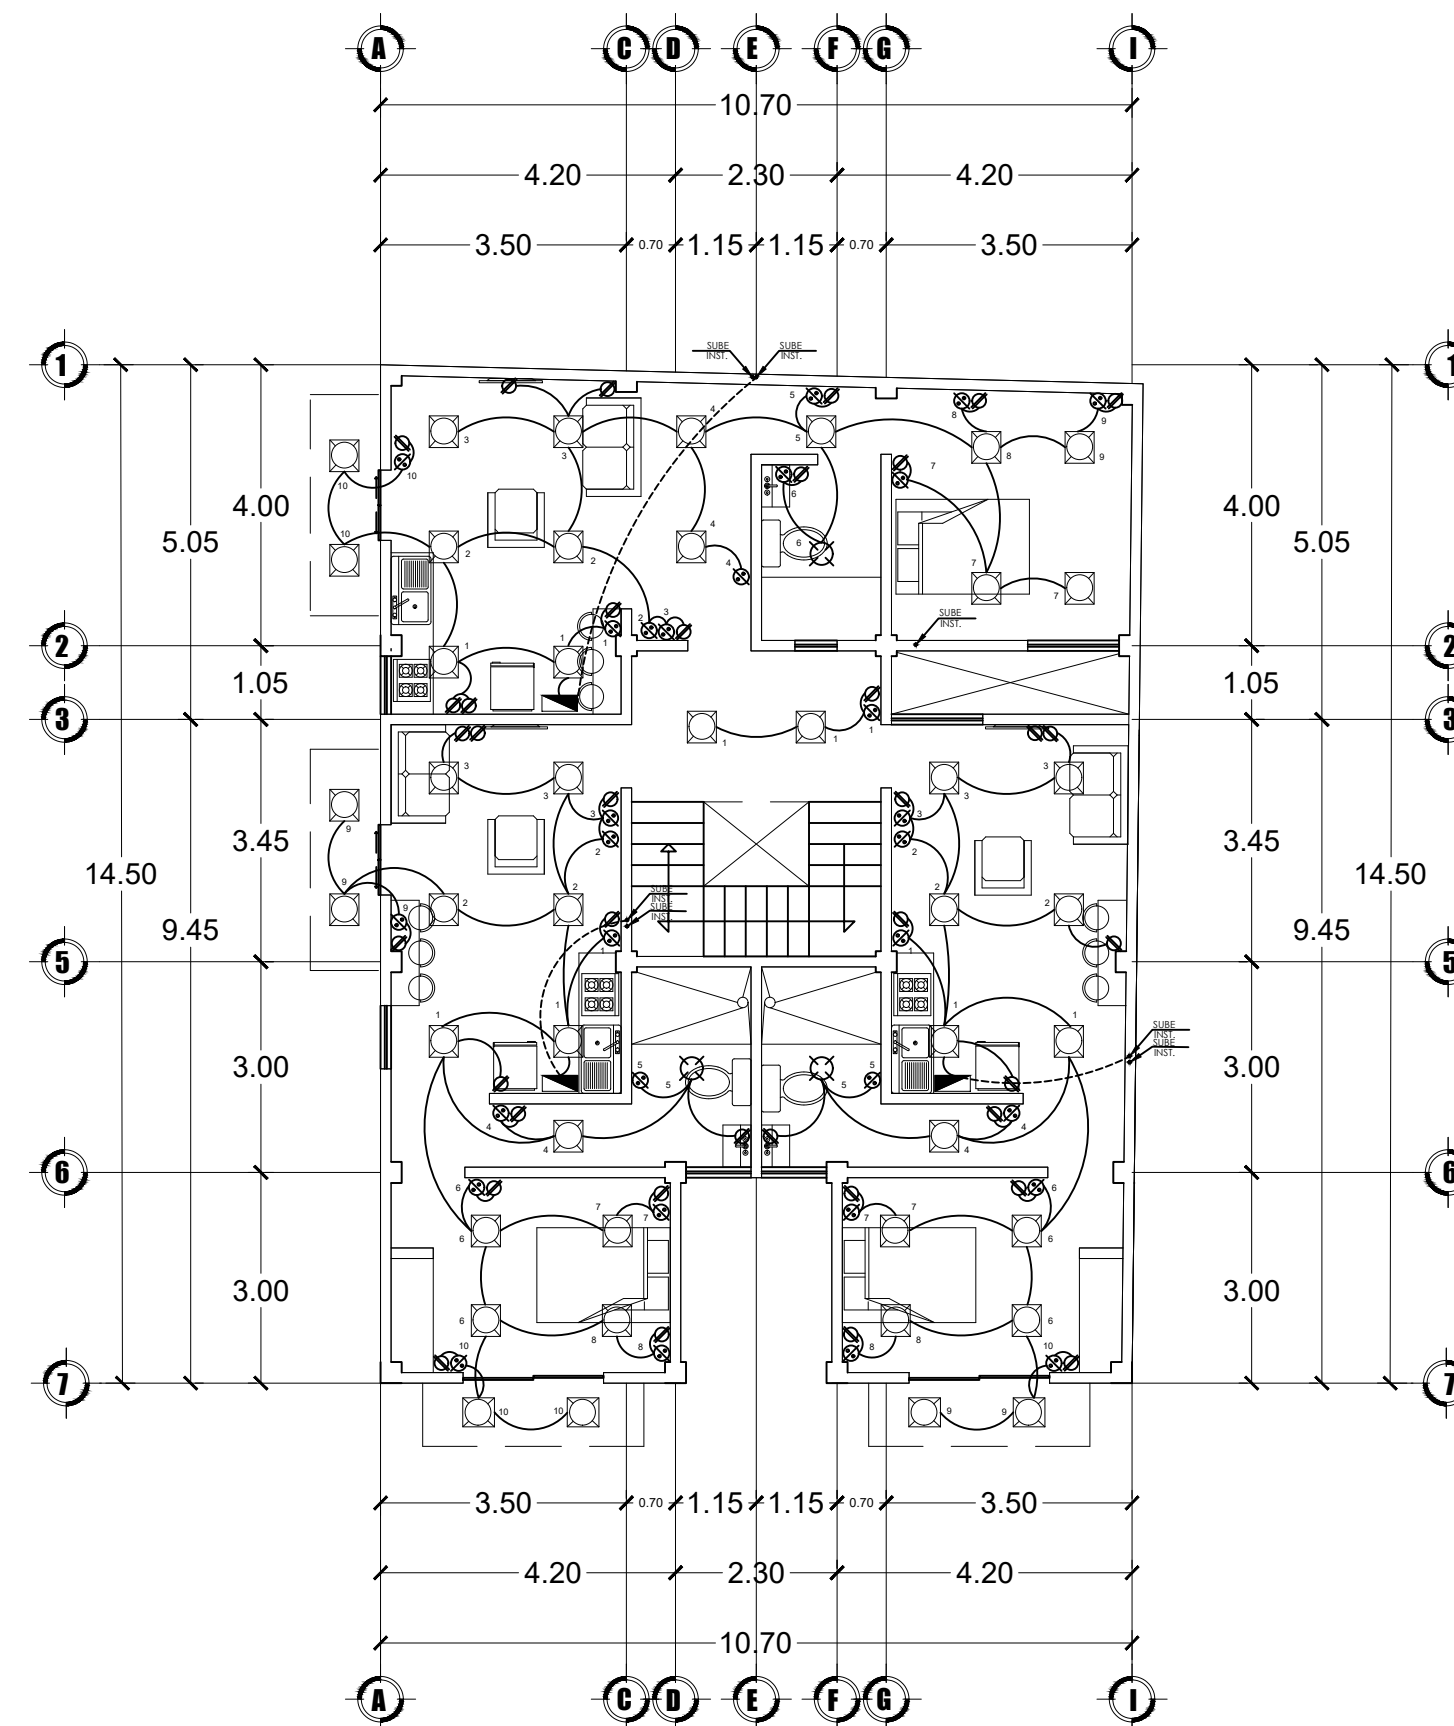

INSTALACIÓN ELÉCTRICA 1ER Y 2DO PISO

1:100