


PLANO ELECTRICO  
PLANTA BAJA  
ESC: 1:75

SIMBOLOGIA ELECTRICA	
	Salida de centro
	Salida arbotante
	Salida spot LED de centro
	Salida spot LED de piso
	Salida spot LED
	Contacto polarizado duplex
	Contacto polarizado duplex por piso
	Contacto polarizado duplex fisico
	Apagador sencillo
	Apagador de escaleras
	Cableado por losa
	Cableado por piso
	Tubería galvanizada
	Tablero de carga
	Medidor
	Interruptor de navaja
	Acometida
	Mufa/varilla de tierra

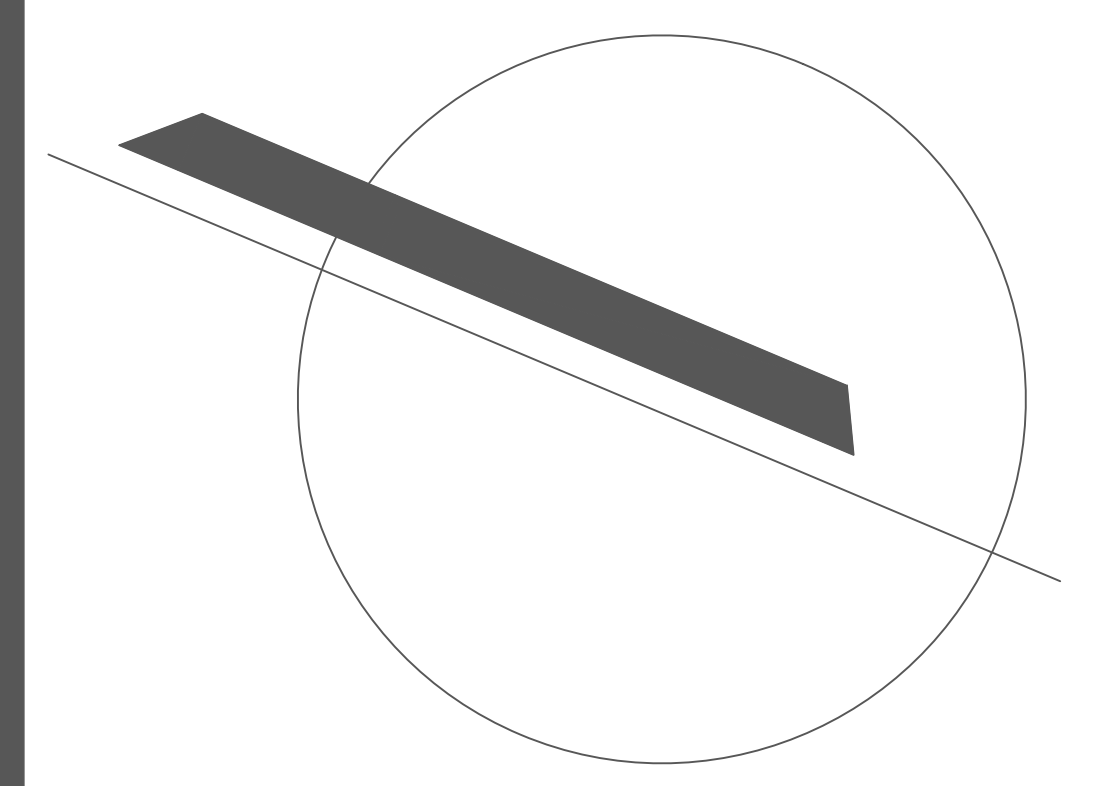

NORTE

# UDS

PROYECTO  
DEPARTAMENTOS  
Y LOCALES

PLANOS  
ELECTRICOS

OBRA NUEVA

ACOTACION EN METROS:

ESCALA 1:75

ALUMNO: GRISEYDA JOACHIN VELAZQUEZ

MATERIA: DISEÑO ARQUITECTONICO

DOCENTE: ARQ. VICTOR MANUEL  
SANTIAGO GUILLEN