


PLANTA BAJA
ESCALA - 1:100

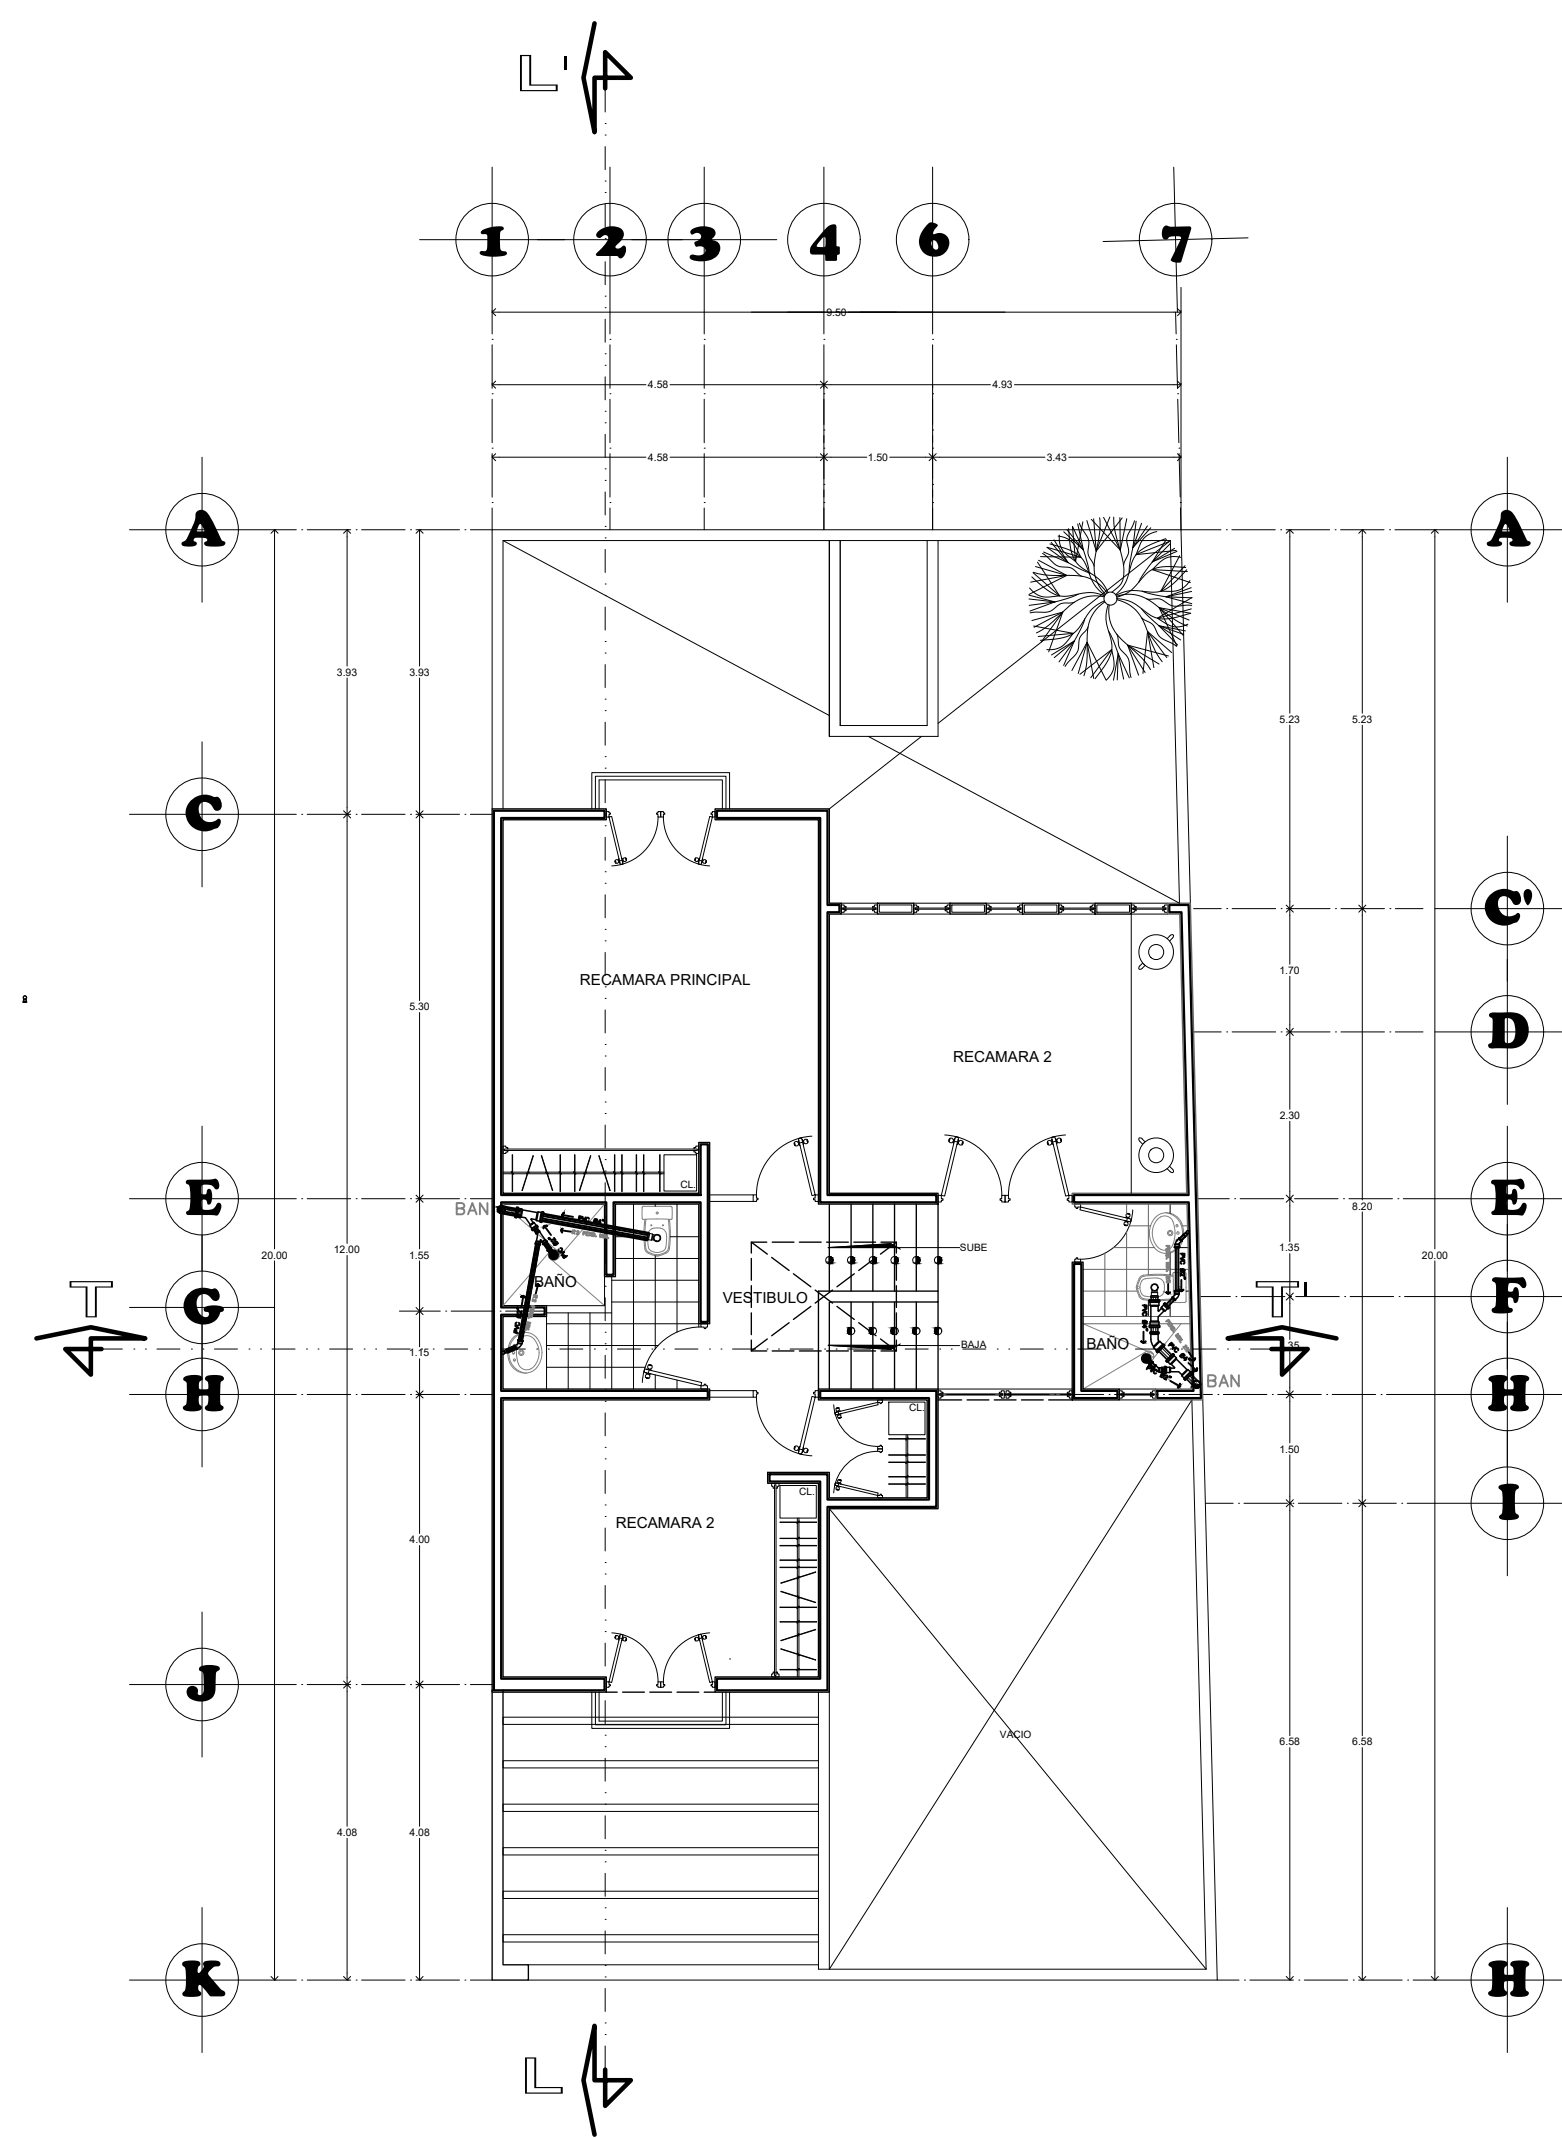

PLANTA ALTA
ESCALA - 1:100

| SIMBOLOGIA SANITARIA | |
|----------------------|---|
| | Registro Sanitario de 40 x 60 cm prof. variable |
| | Registro Pluvial 40 x 60 cm prof. variable |
| | Tubo abanico de PVC de diametro indicado |
| | Bajada de aguas negras |
| | Bajada de aguas pluviales |
| | Conexión Yee sencilla de P.V.C. tipo Anger. |
| | Conexión Codo de 45° de P.V.C. tipo Anger. |
| | Conexión Codo de 90° con salida baja. de P.V.C. |
| | Coletera de bañe de PVC |
| | Coletera de fierro fundido |
| | Coletera de fierro fundido para azotea |
| | Tub. Vent. Tubo ventil PVC 38 mm |

UDS

PROYECTO

CASA

HABITACIÓN

obra nueva

PLANO SANITARIO

ESC: 1:100

acotación en metros

ARQ. GRISEYDA JOACHIN V.

6° CUATRIMESTRE