

LOCALIZACIÓN

PROYECTO: CASA-HABITACIÓN
DOCENTE: ARQ. JOSE ALVARO ROMERO
MATERIA: COSTOS Y PRESUPUESTOS II

PROYECTÓ

FANI DE LOS ANGELES
JIMENEZ HERNÁNDEZ


NOMBRE DEL PLANO: PLANO SANITARIO

CUATRIMESTRE: 6to


FIRMA: **ESCALA:** 1:50
ACOTACIÓN: METROS

CLAVE: ISA-1 **PLANO:** 01/01


FECHA: 07/ JULIO/ 2023

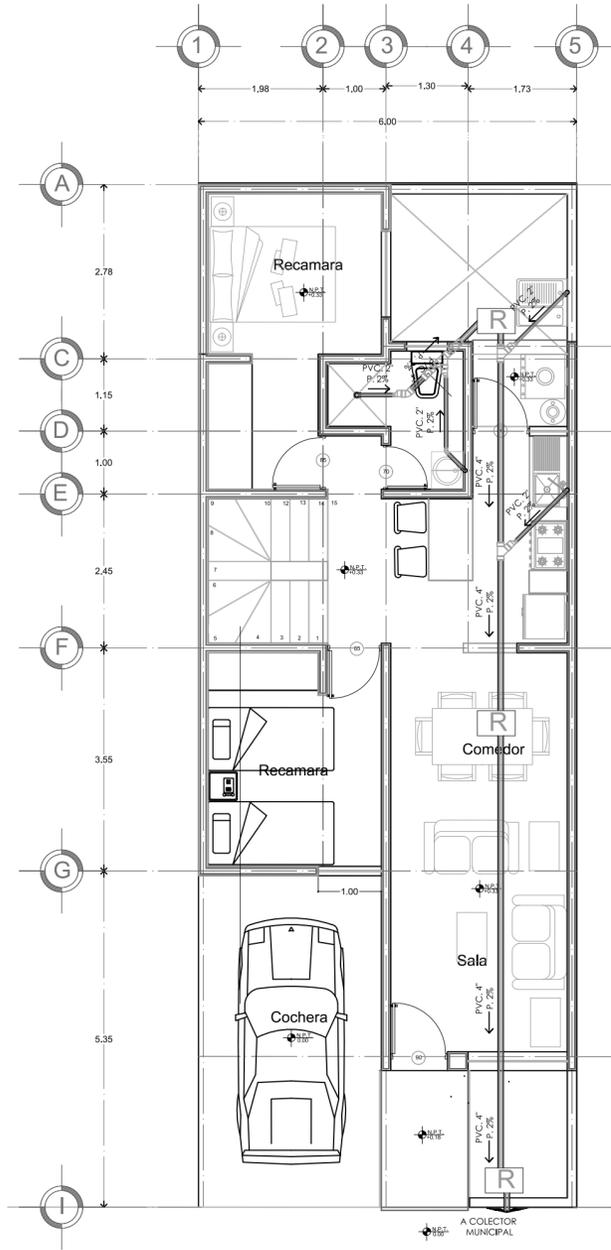

PLANTA BAJA
TIPO
68.00 M2

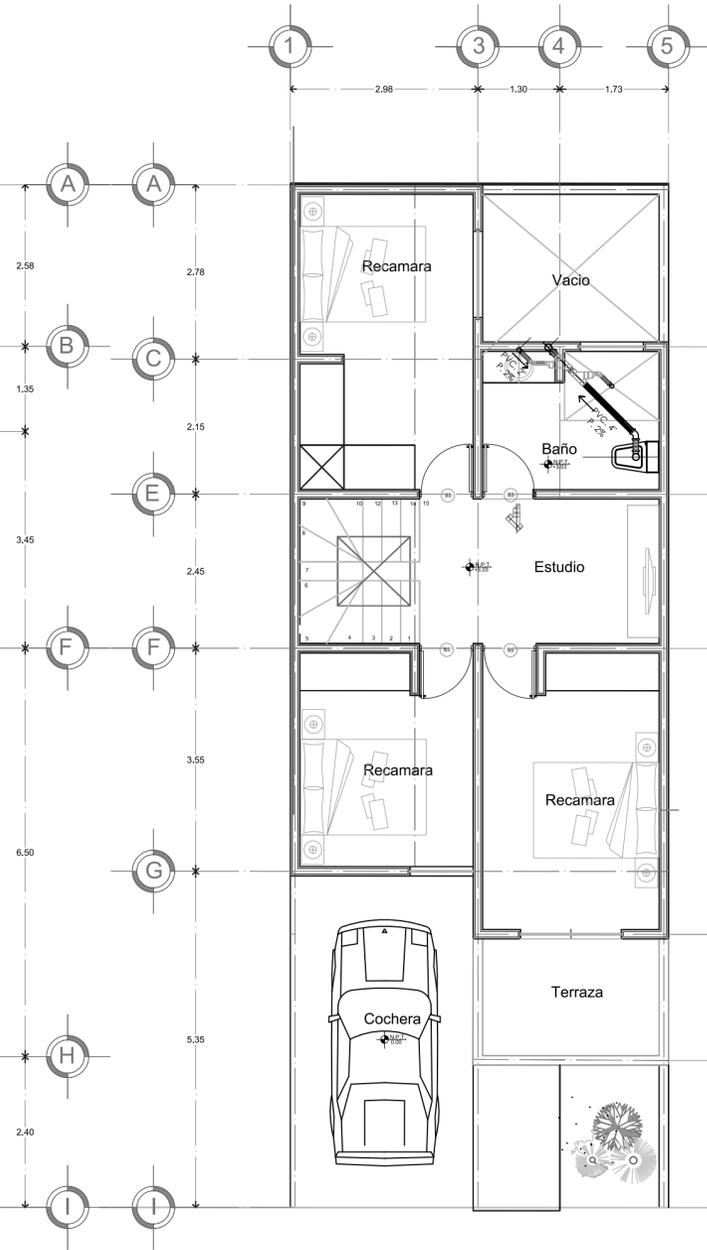

PLANTA ALTA
PROPUESTA 1
62.00 M2

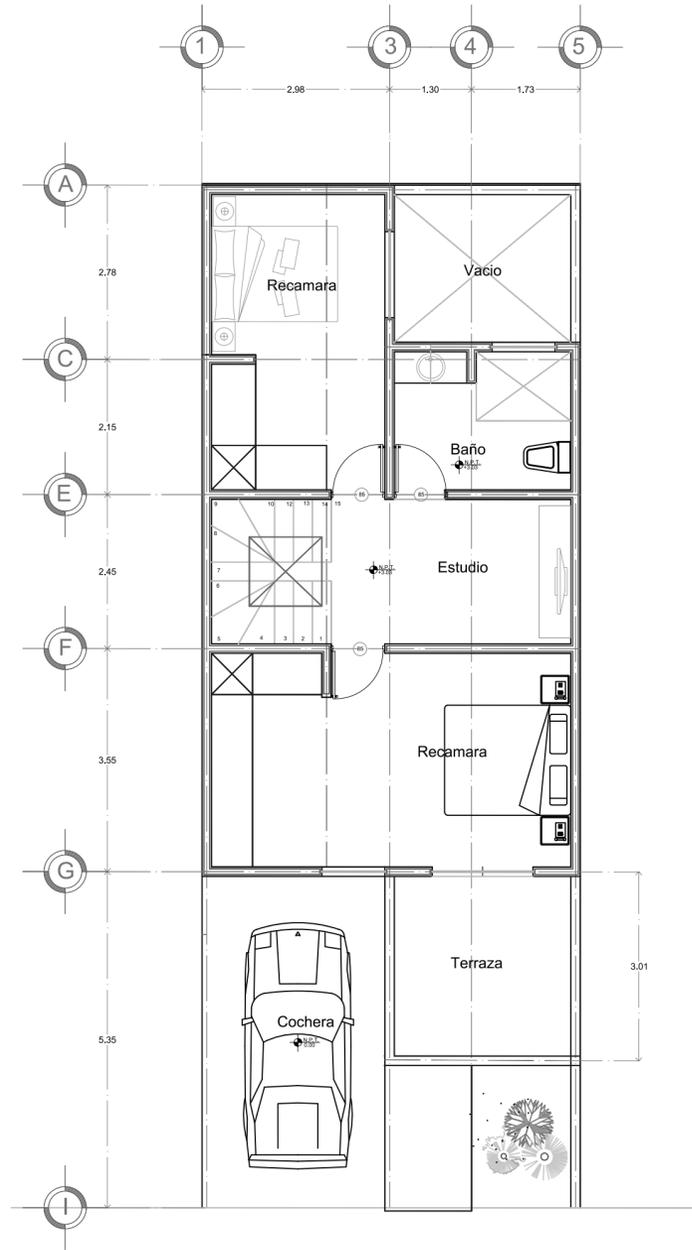

PLANTA ALTA
PROPUESTA 2
59.00 M2

lista de materiales
8 salidas de muebles sanitarios

- 1.- tubo pvc 4"
- 2.- tubo pvc 2"
- 3.- codo 4" 45°
- 4.- tee 4"
- 5.- reductor 2" a 4"
- 6.- codo 4" 90°
- 7.- codo 2" 45°