



**Mi Universidad**

*Nombre del Alumno: Gael Federico López Ochoa*

*Nombre del tema: Representación de planos hidráulicos*


*Parcial: 3*

*Nombre de la Materia: INSTALACIONES HIDROSANITARIAS Y ELECTRICAS*

*Nombre del profesora: Pedro Alberto Garcia*

*Nombre de la Licenciatura: arquitectura*

*Cuatrimestre: 6*

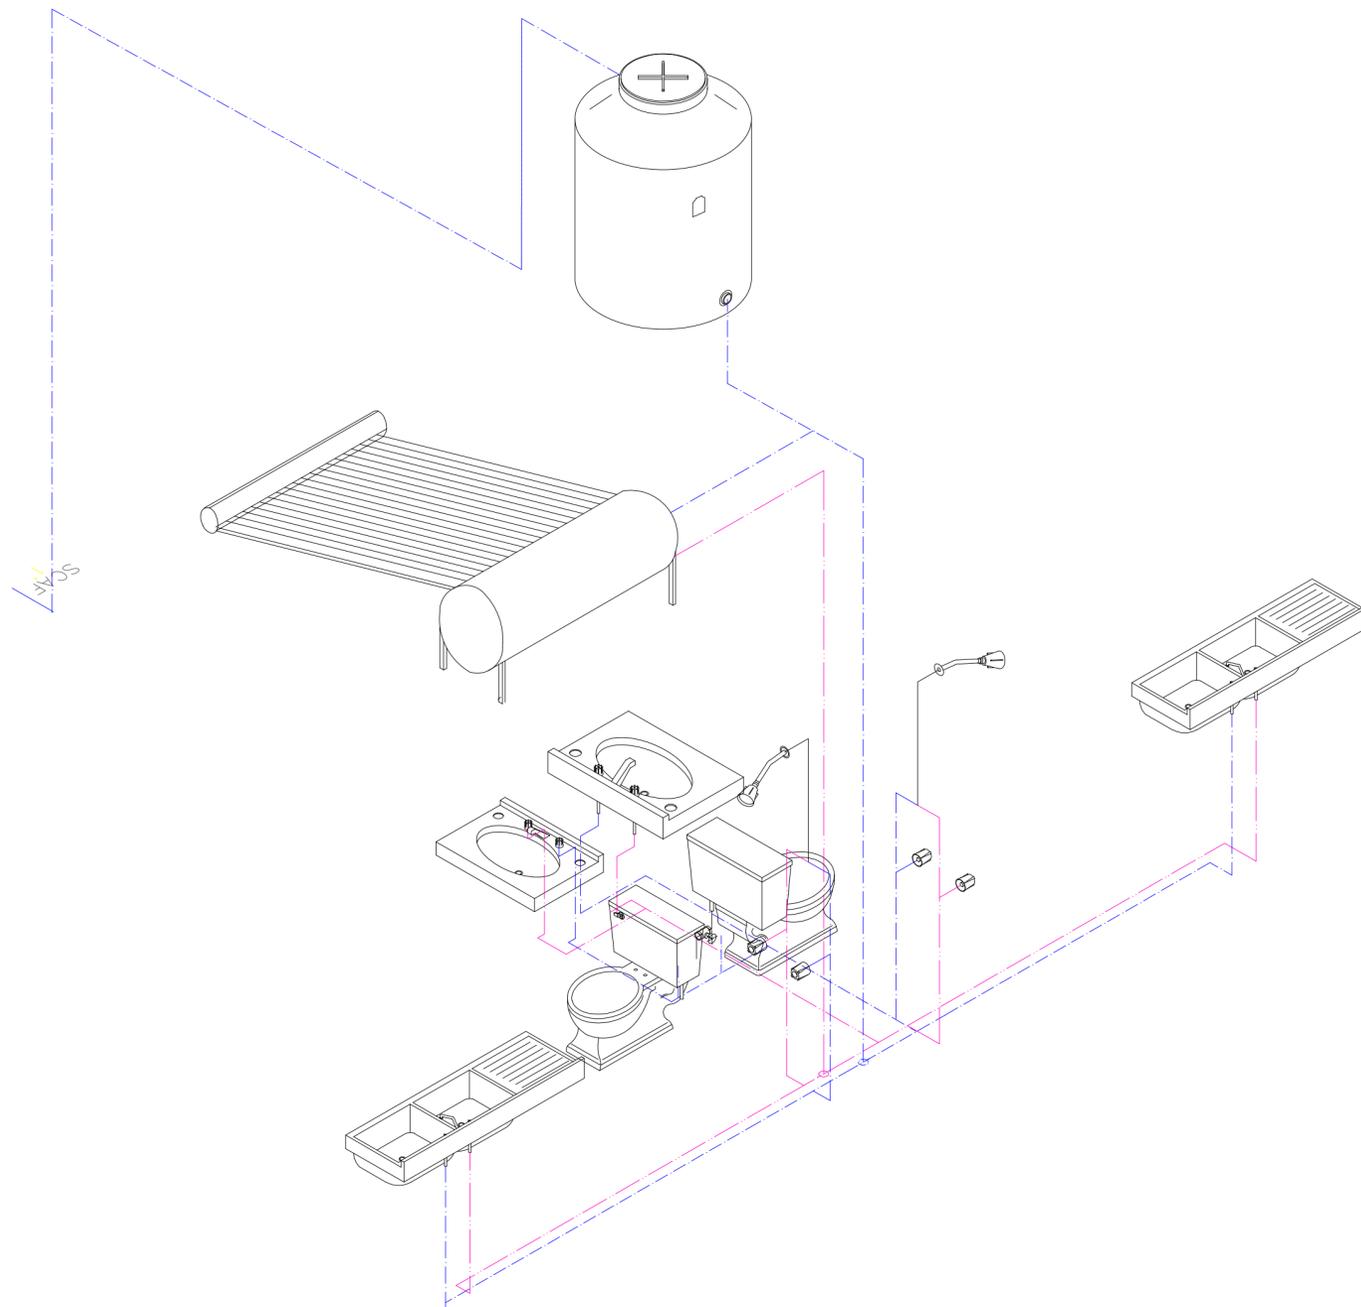

# UDS

## simbologia

- Flotador
- +SCAF Sube columna de agua fria
- +SCAC Sube columna de agua caliente

- +BCAF Baja columna de agua fria
- +BCAC Baja columna de agua caliente
- tuberia de agua caliente
- - - tuberia de agua fria

**PROYECTO:**  
INSTALACIONES  
HIDRAULICAS

**ACOT.:**  
METROS  
**ACOT.:**  
METROS

**PLANO:**  
INSTALACION DE AGUAS NEGRAS Y  
PLUVIALES  
**NOMBRE:**  
GAEL FEDERICO  
LOPEZ OCHOA

**ESCALA:**  
1:100  
**PLANO:**  
01/01  
**FECHA:**  
5/ JULIO/ 2024

**CLAVE:**  
H-1