

Licenciatura en Arquitectura

Nombre del alumno:

Ana Fabiola López Aguilar

Materia:

Instalaciones Hidrosanitarias y Eléctricas

Nombre del profesor:

Arq. Pedro Alberto García López

Cuatrimestre:

Sexto


Nombre de la actividad:

Unidad IV: Instalación Eléctrica

Fecha: 03 de agosto de 2024

# UNIVERSIDAD DEL SURESTE

## LOCALIZACIÓN

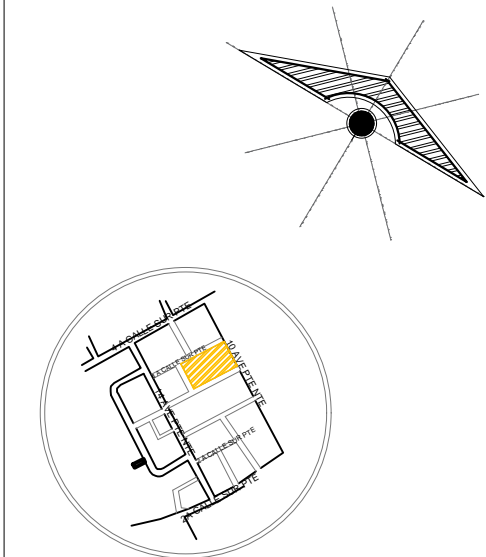

CROQUIS DE LOCALIZACIÓN:

## PROYECTO:

INSTALACIÓN ELECTRICA

## MATERIA:

INST. HIDROSANITARIAS Y ELECTRICAS

## ARQUITECTO:

PEDRO ALBERTO GARCÍA LÓPEZ

## ALUMNO:

ANA FABIOLA LÓPEZ AGUILAR

## PLANO:

PLANO ELECTRICO

## ESCALA:

1:75

## CLAVE:

E-1


## ACOT.:

METROS

## PLANO:

01 / 01

03 / AGOSTO / 2024

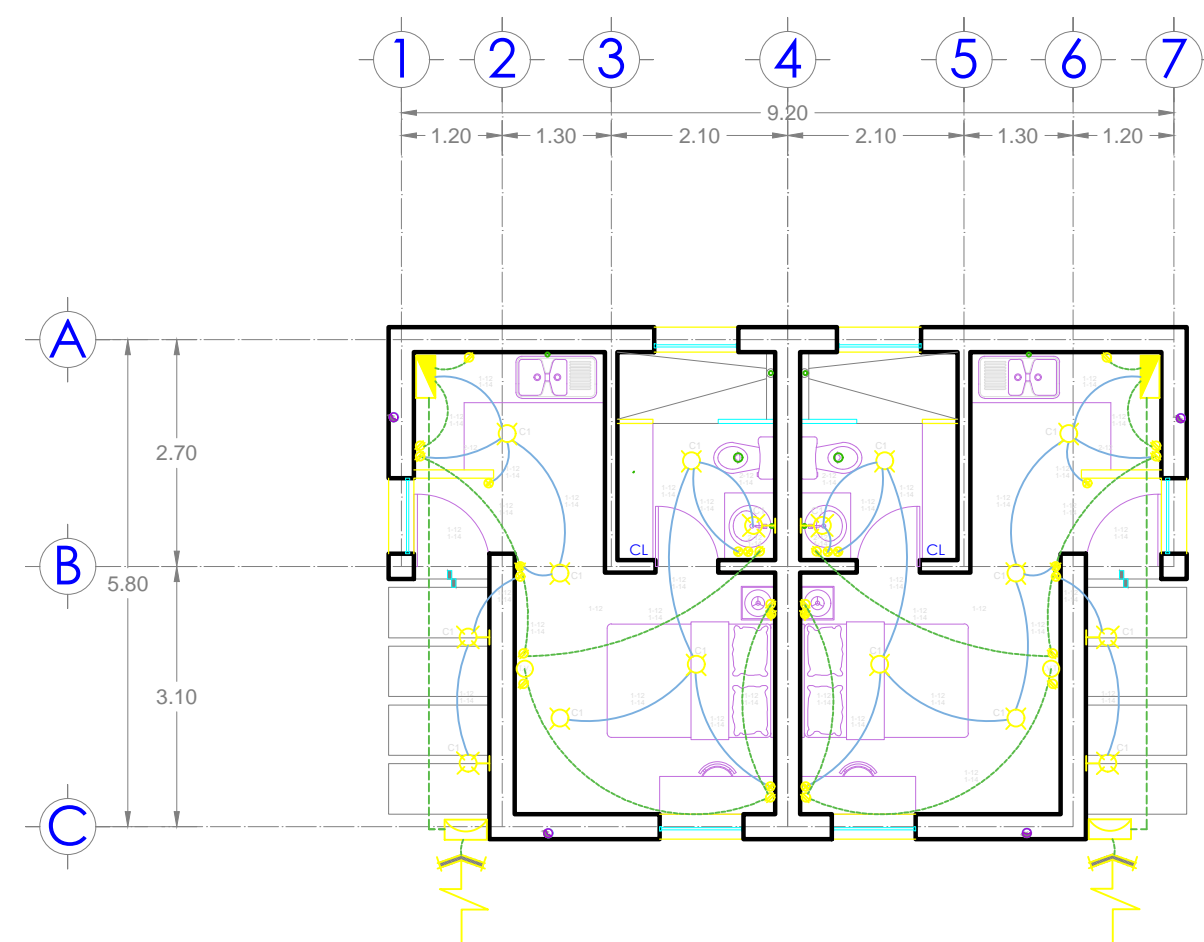

## CUADRO DE CARGAS

	Cto.				Watts	Ampers	Protección Termomagnética	
Luminarias	C1	5	3	0	480	3.77	15 A	
Contactos	C2	0	0	7	1,778	14	15 A	
Microondas	C3	0	0	1	254	2.00	15 A	
Bomba	C4	0	0	0	375	2.95	15 A	
Reserva	C5	R	E	S	E	R	V	A
Total		5	3	7	2,633	20.73	30 A	