
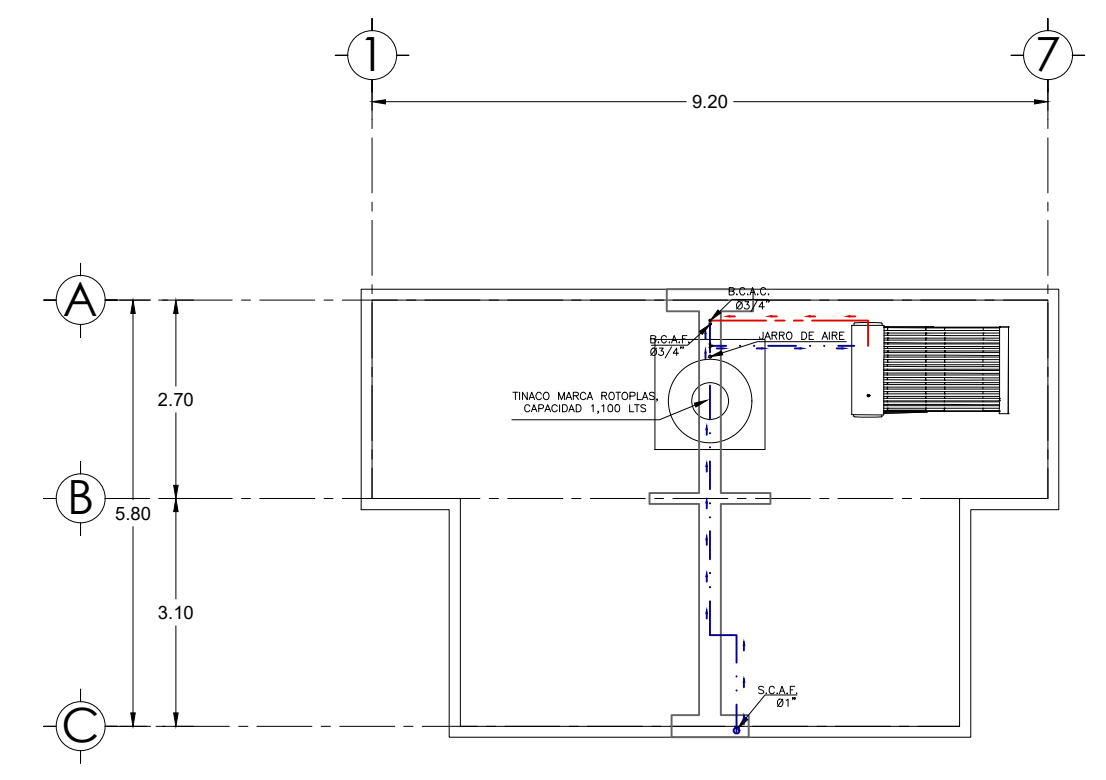
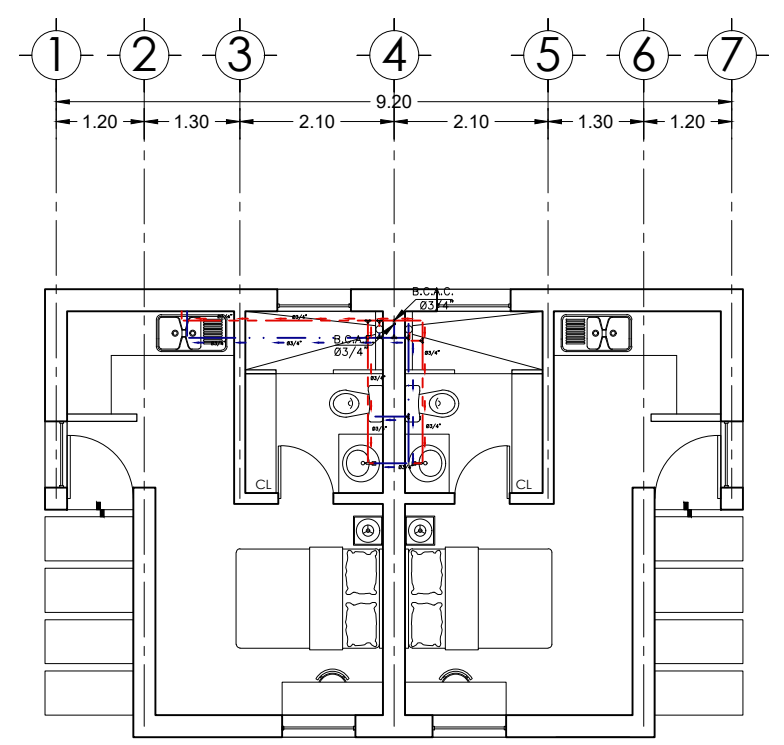
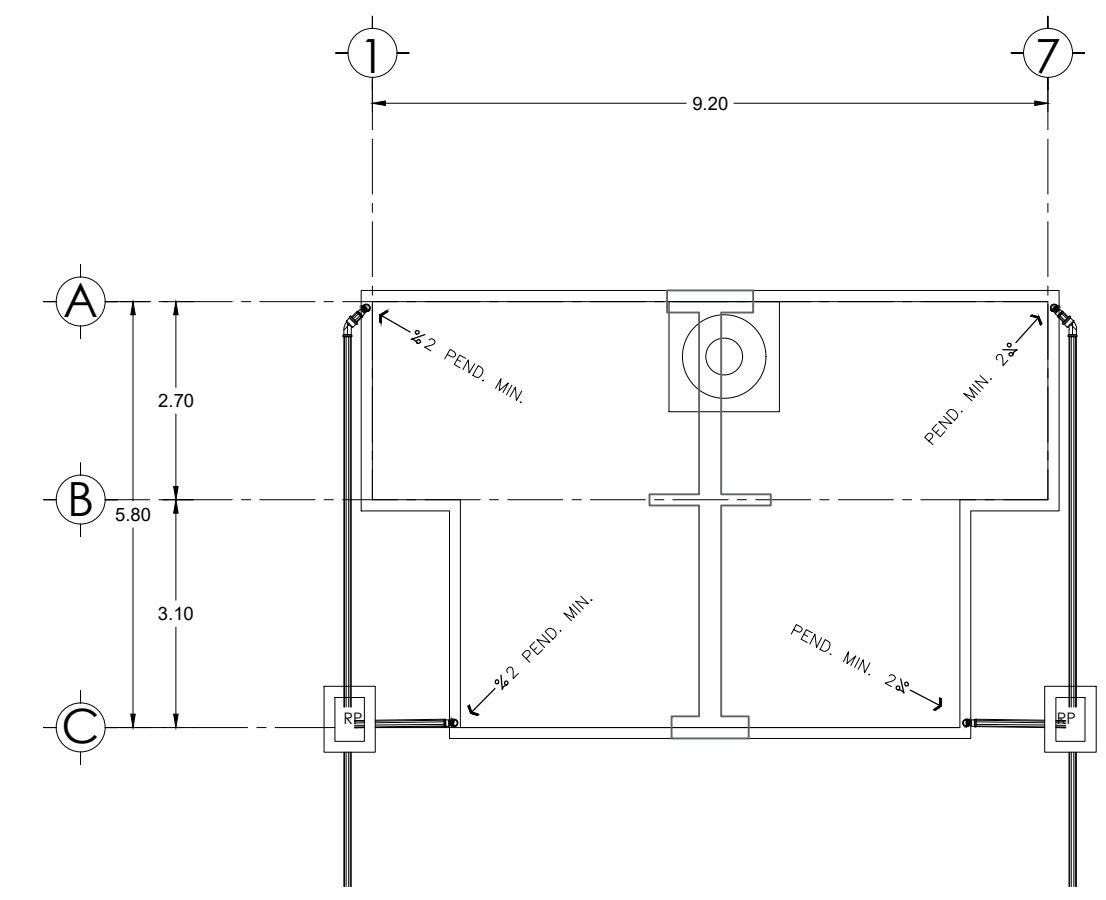


**LOCALIZACIÓN**

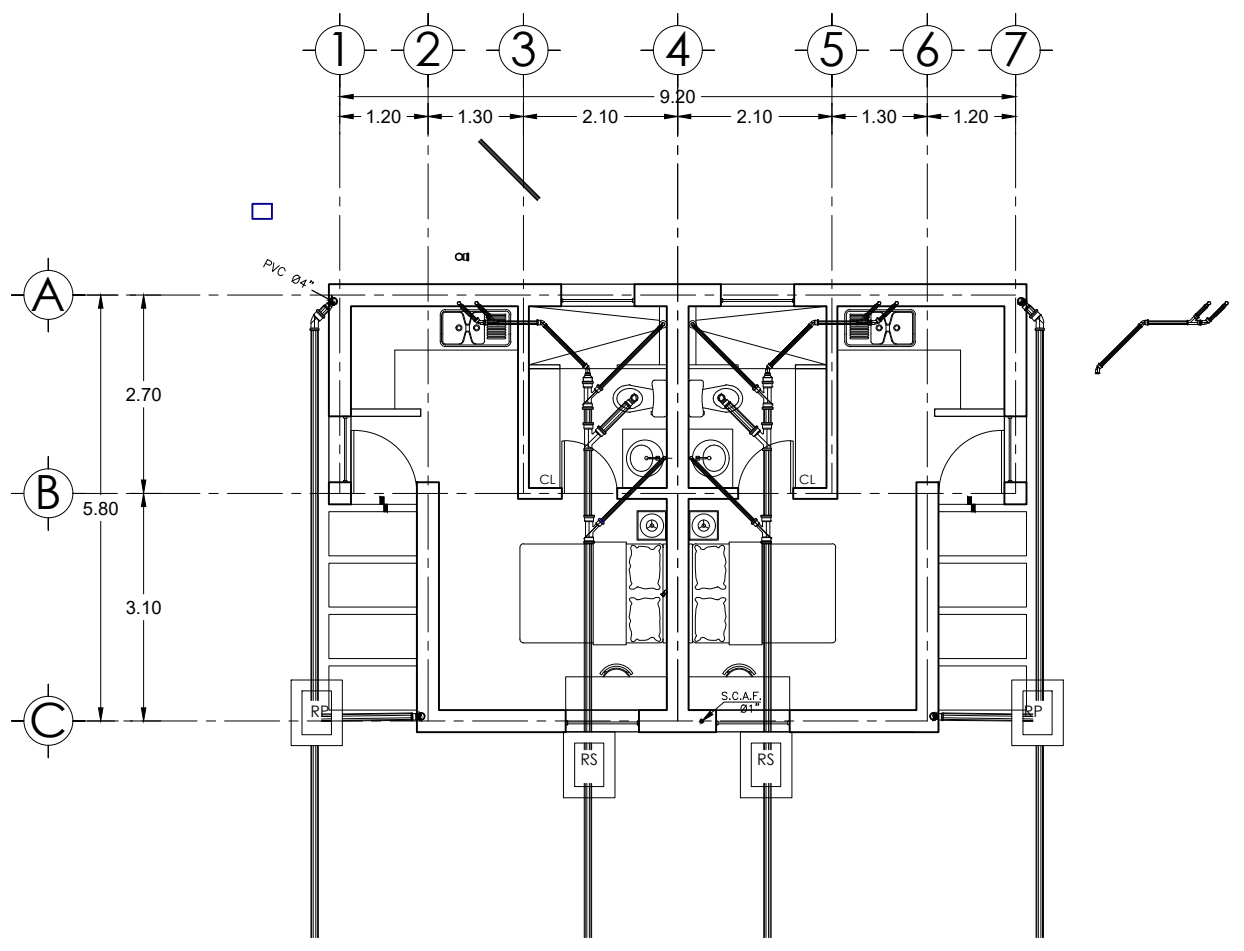

**SIMBOLOGÍA**

- Registro Sanitario de 40 x 60 cm prof. variable
- Registro Pluvial 40 x 60 cm prof. variable
- Tubo abañal de PVC de diámetro indicado
- Bajada de aguas negras
- Bajada de aguas pluviales
- Conexión Tee sencillo de P.V.C. tipo Anger.
- Conexión Codo de 45° de P.V.C. tipo Anger.
- Conexión Codo de 90° con salida baja de P.V.C.
- Coladera de bote de PVC
- Coladera de hierro fundido
- Coladera de hierro fundido para azotea
- Tub. Vent. Tubo ventilla PVC 38 mm

ARQUITECTURA.

**MATERIA.**  
INSTALACIONES HIDROSANITARIAS Y ELECTRICAS

JOAQUIN BETONY ZAPETE MORALES.

**NOMBRE DEL PLANO:**  
INTALACIONES HIDRAULICAS Y SANITARIAS

**ESCALA:**  
1:125

**ACOTACIÓN:**  
METROS

**PLANO:**  
01 / 03

**FECHA:** 18 / JUNIO / 2024

Planta Arquitectónica única  
Estudiantiles 01

