



Nombre del Alumno: Gael Federico López Ochoa

Nombre del tema: INSTALACIONES SANITARIAS


Parcial: 2

Nombre de la Materia: INSTALACIONES HIDROSANITARIAS Y ELECTRICAS


Nombre del profesor PEDRO ALBERTO GARCIA

Nombre de la Licenciatura: arquitectura


Cuatrimestre: 6

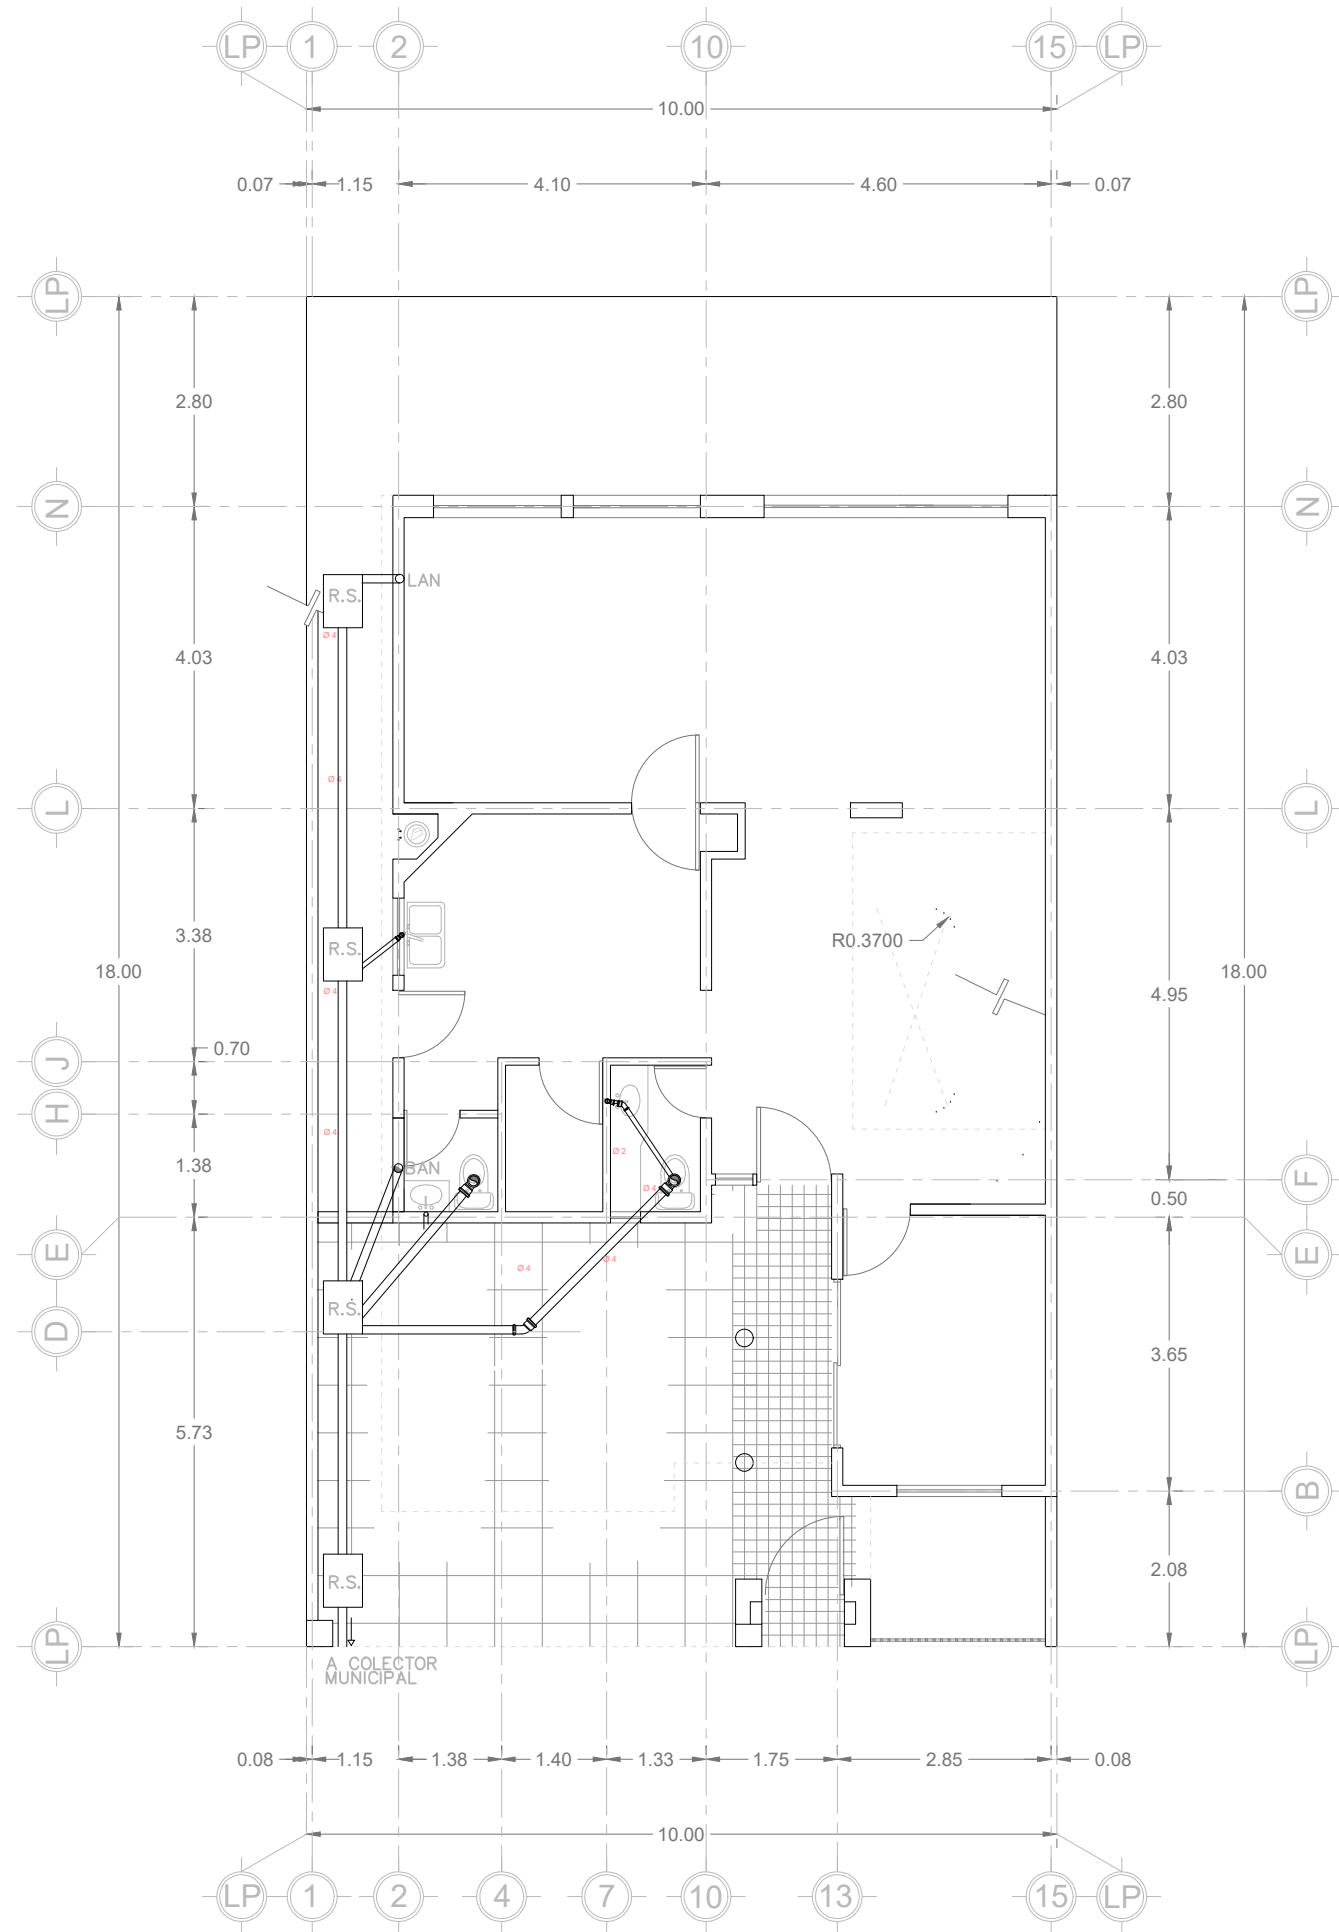

PLANTA BAJA

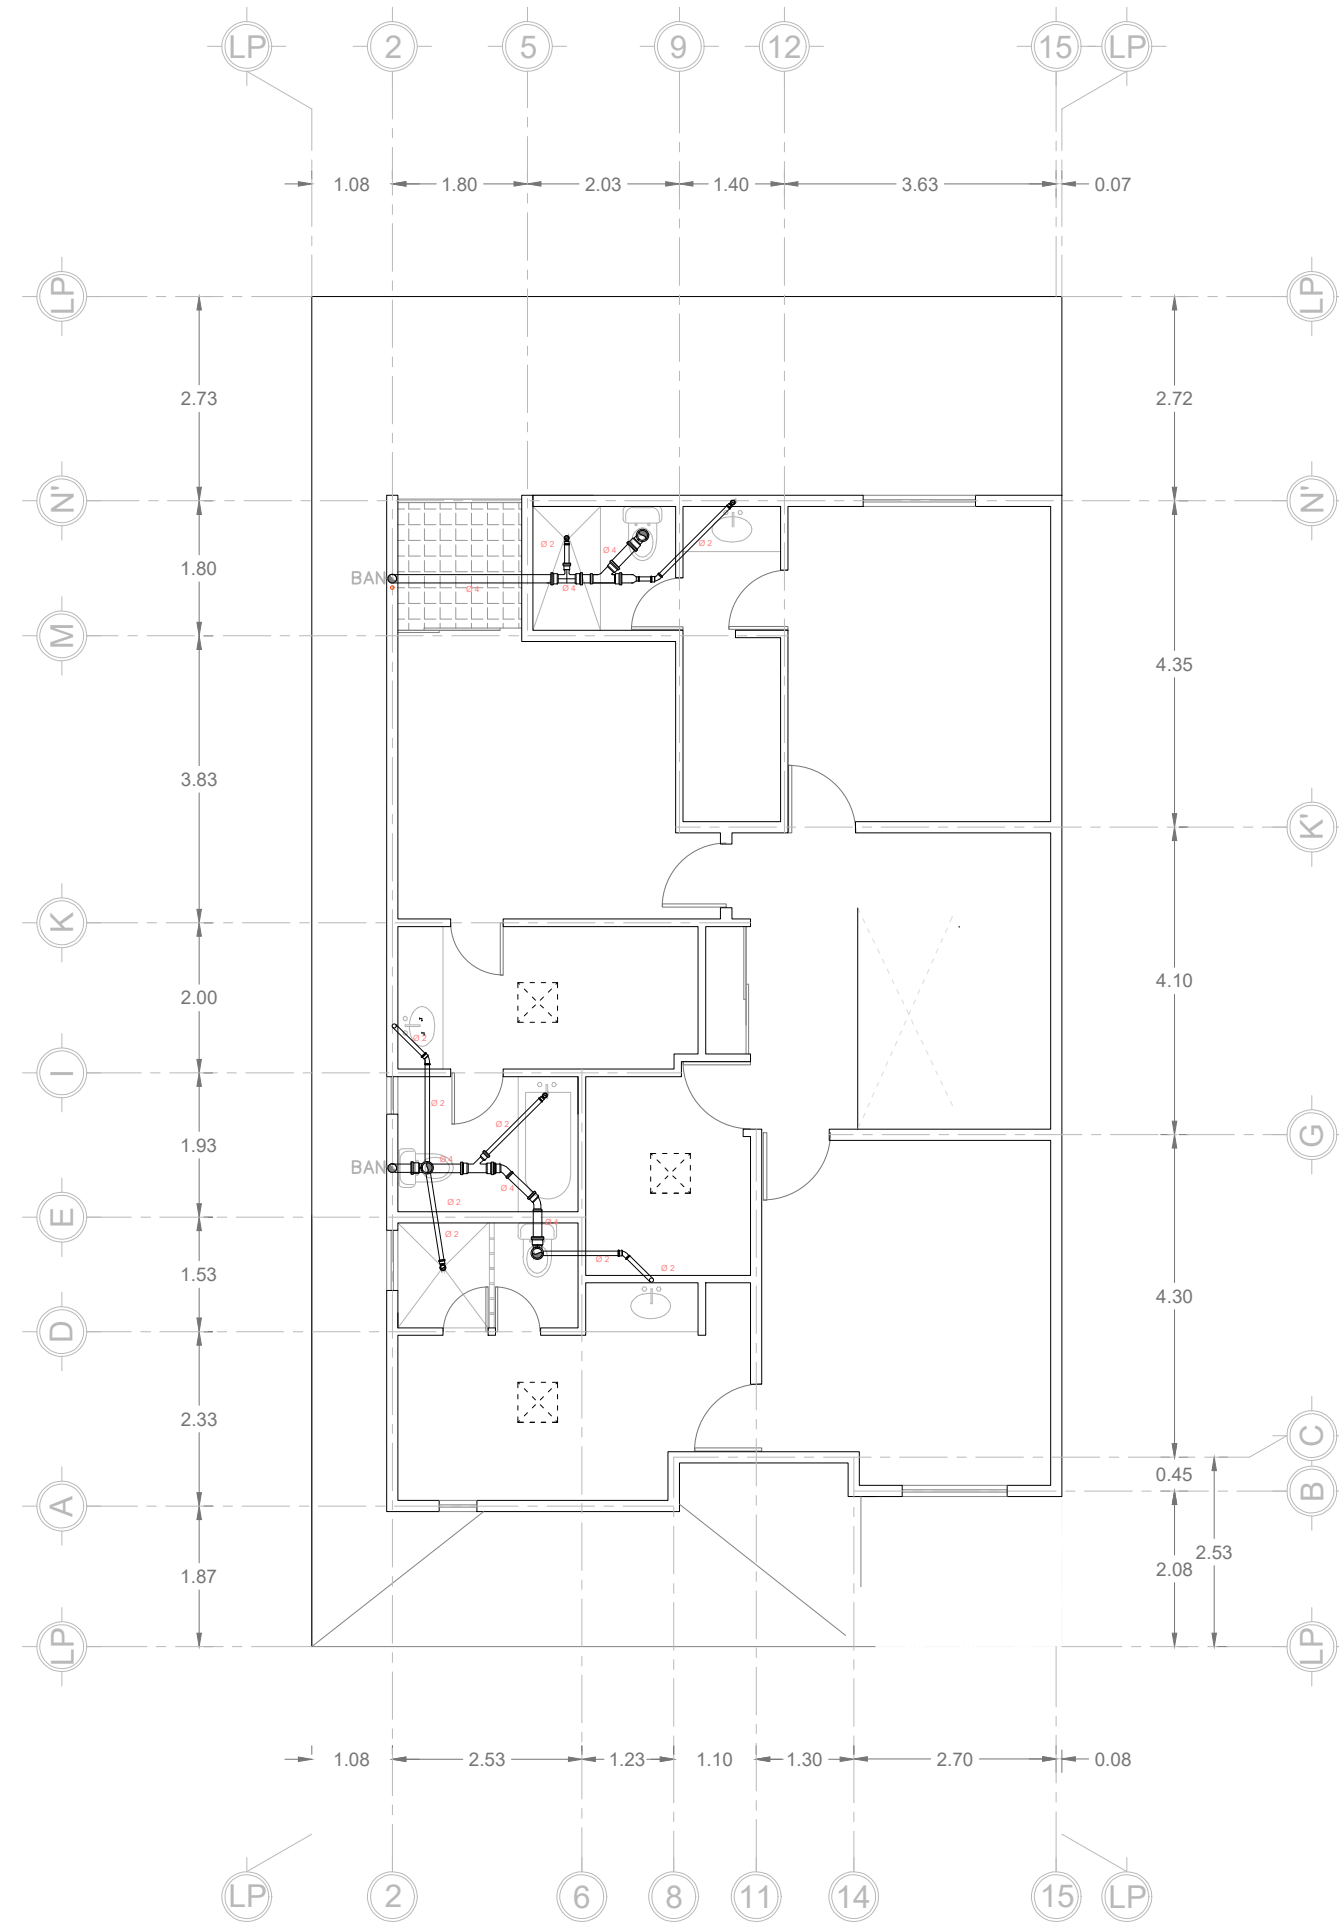

PLANTA ALTA

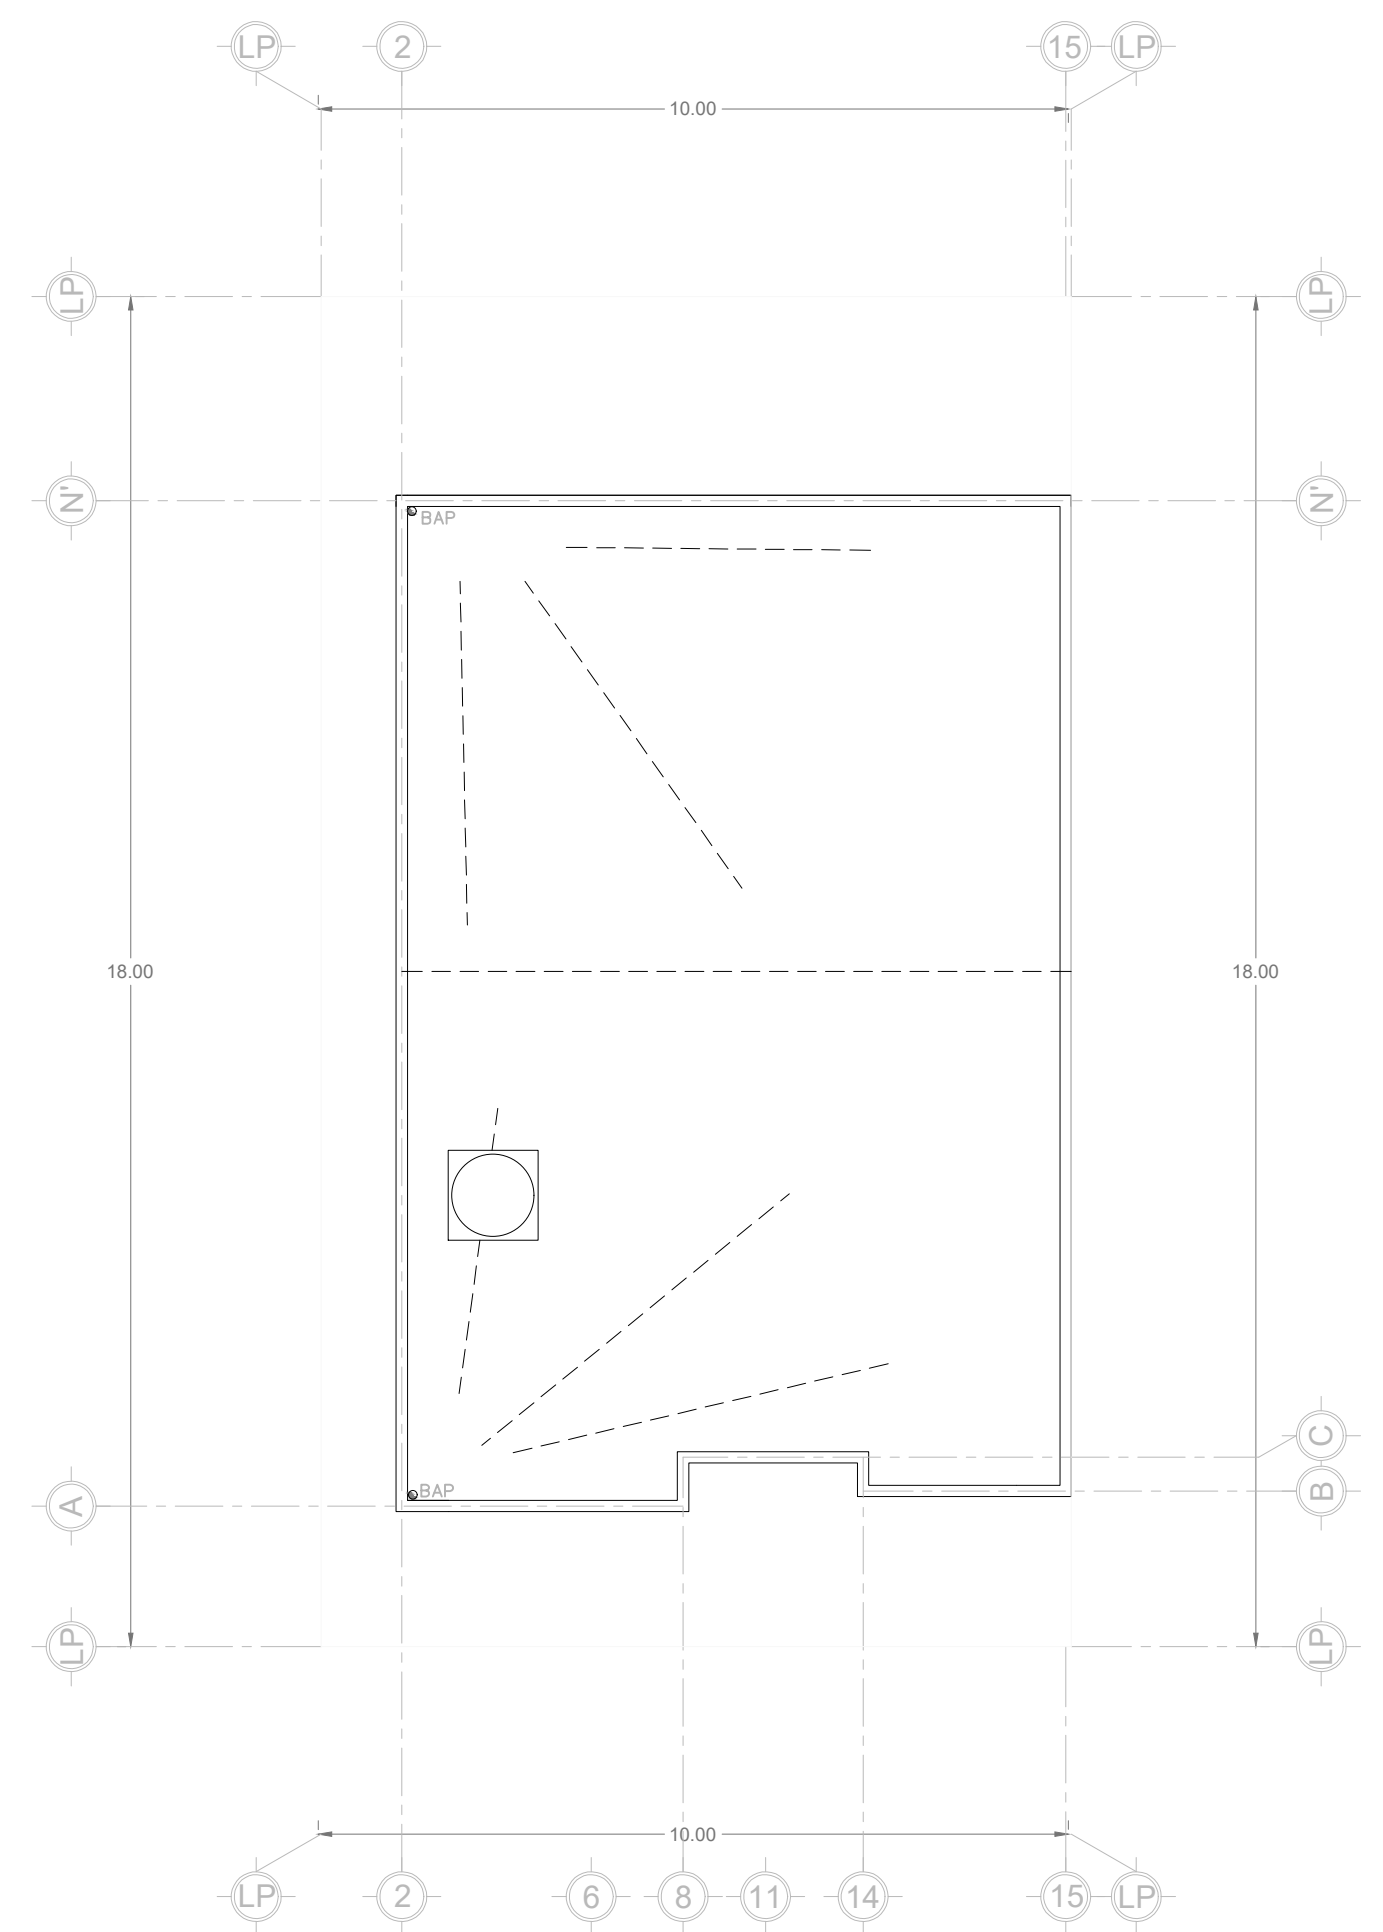

PLANTA AZOTEA

SIMBOLOGIA SANITARIA

- | | | | |
|--|---|--|---|
| | Registro Sanitario de 40 x 60 cm prof. variable | | Conexión Yee sencilla de P.V.C. tipo Anger. |
| | Registro Pluvial 40 x 60 cm prof. variable | | Conexión Codo de 45° de P.V.C. tipo Anger. |
| | Tubo albañal de PVC de diametro indicado | | Conexión Codo de 90° con salida baja, de P.V.C. |
| | Bajada de aguas negras | | Coladera de bote de PVC |
| | Bajada de aguas pluviales | | |

UDS

PROYECTO:
INSTALACIONES

NOMBRE:
GAEL FEDERICO
LOPEZ OCHOA

ARQUITECTURA

PLANO:
INSTALACION DE AGUAS NEGRAS Y
PLUVIALES

ACOT.:
METROS


ESCALA:
1:100

FECHA:
12/ JUNIO/ 2024


PLANO:
01/ 01

CLAVE:


A-1

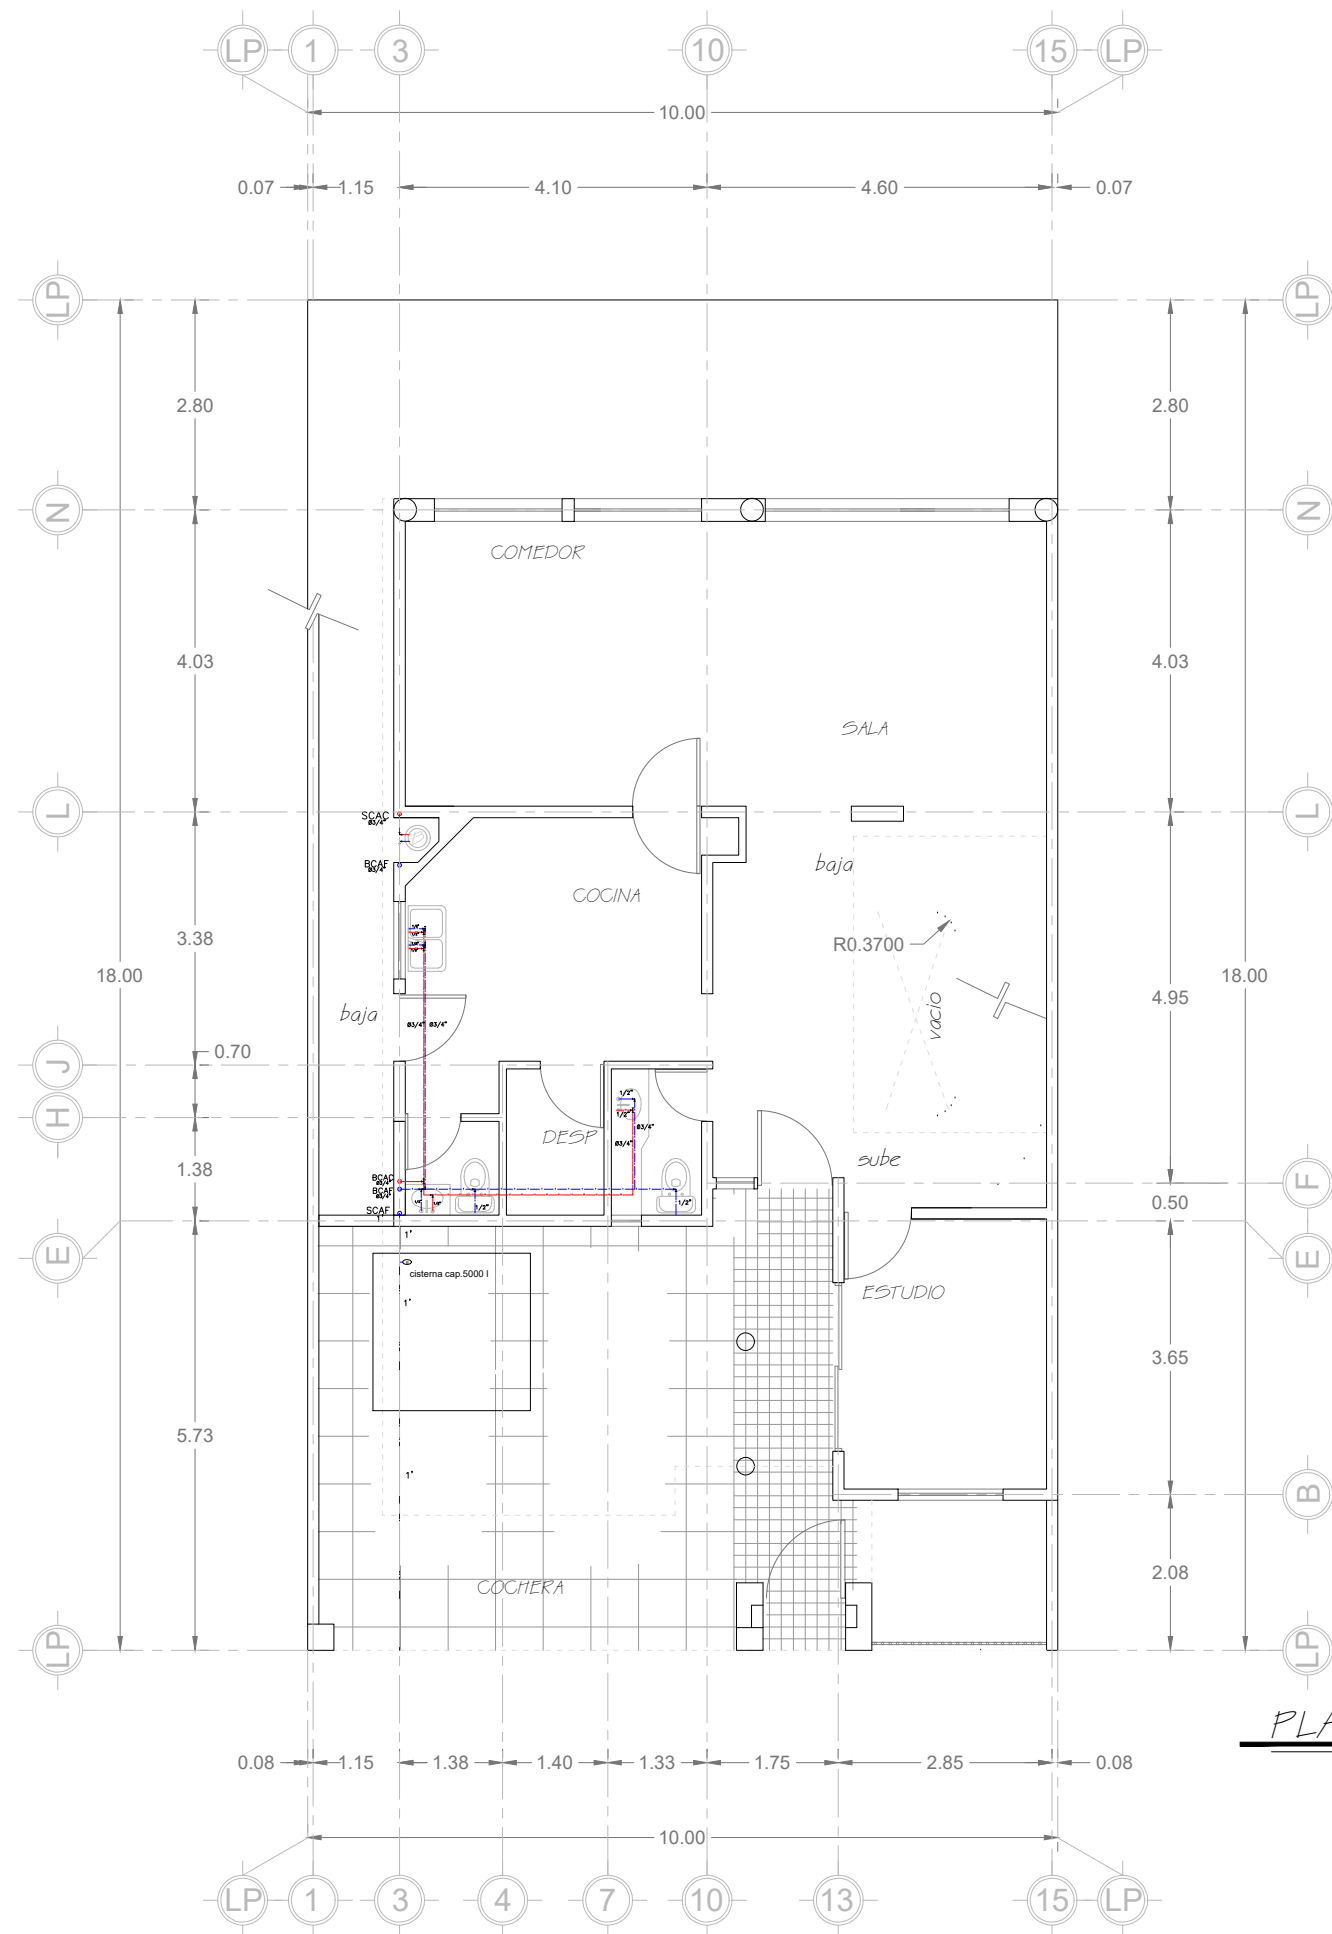

PLANTABAJA

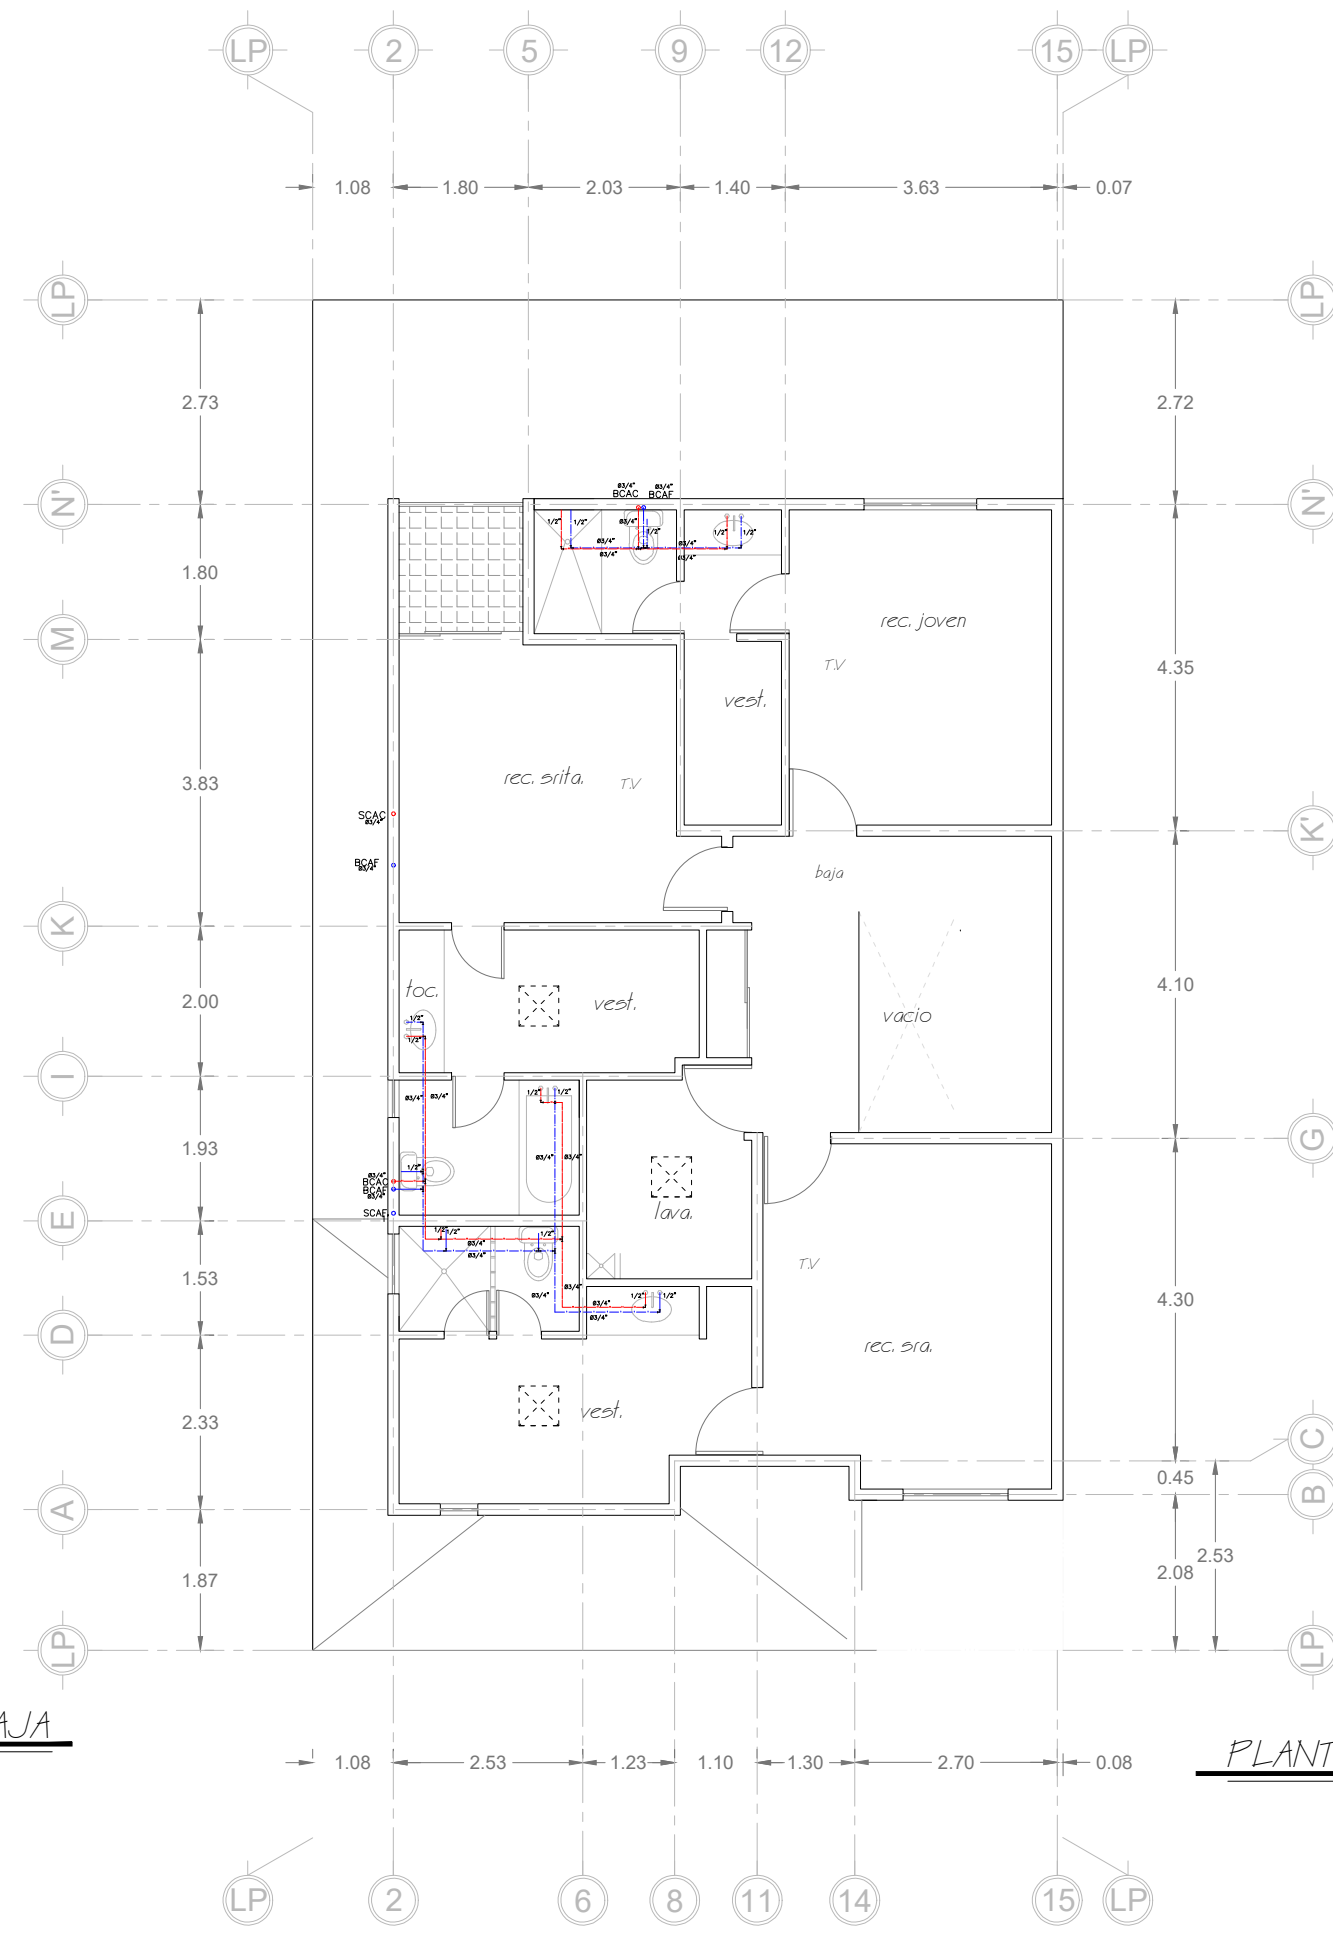

PLANTA ALTA

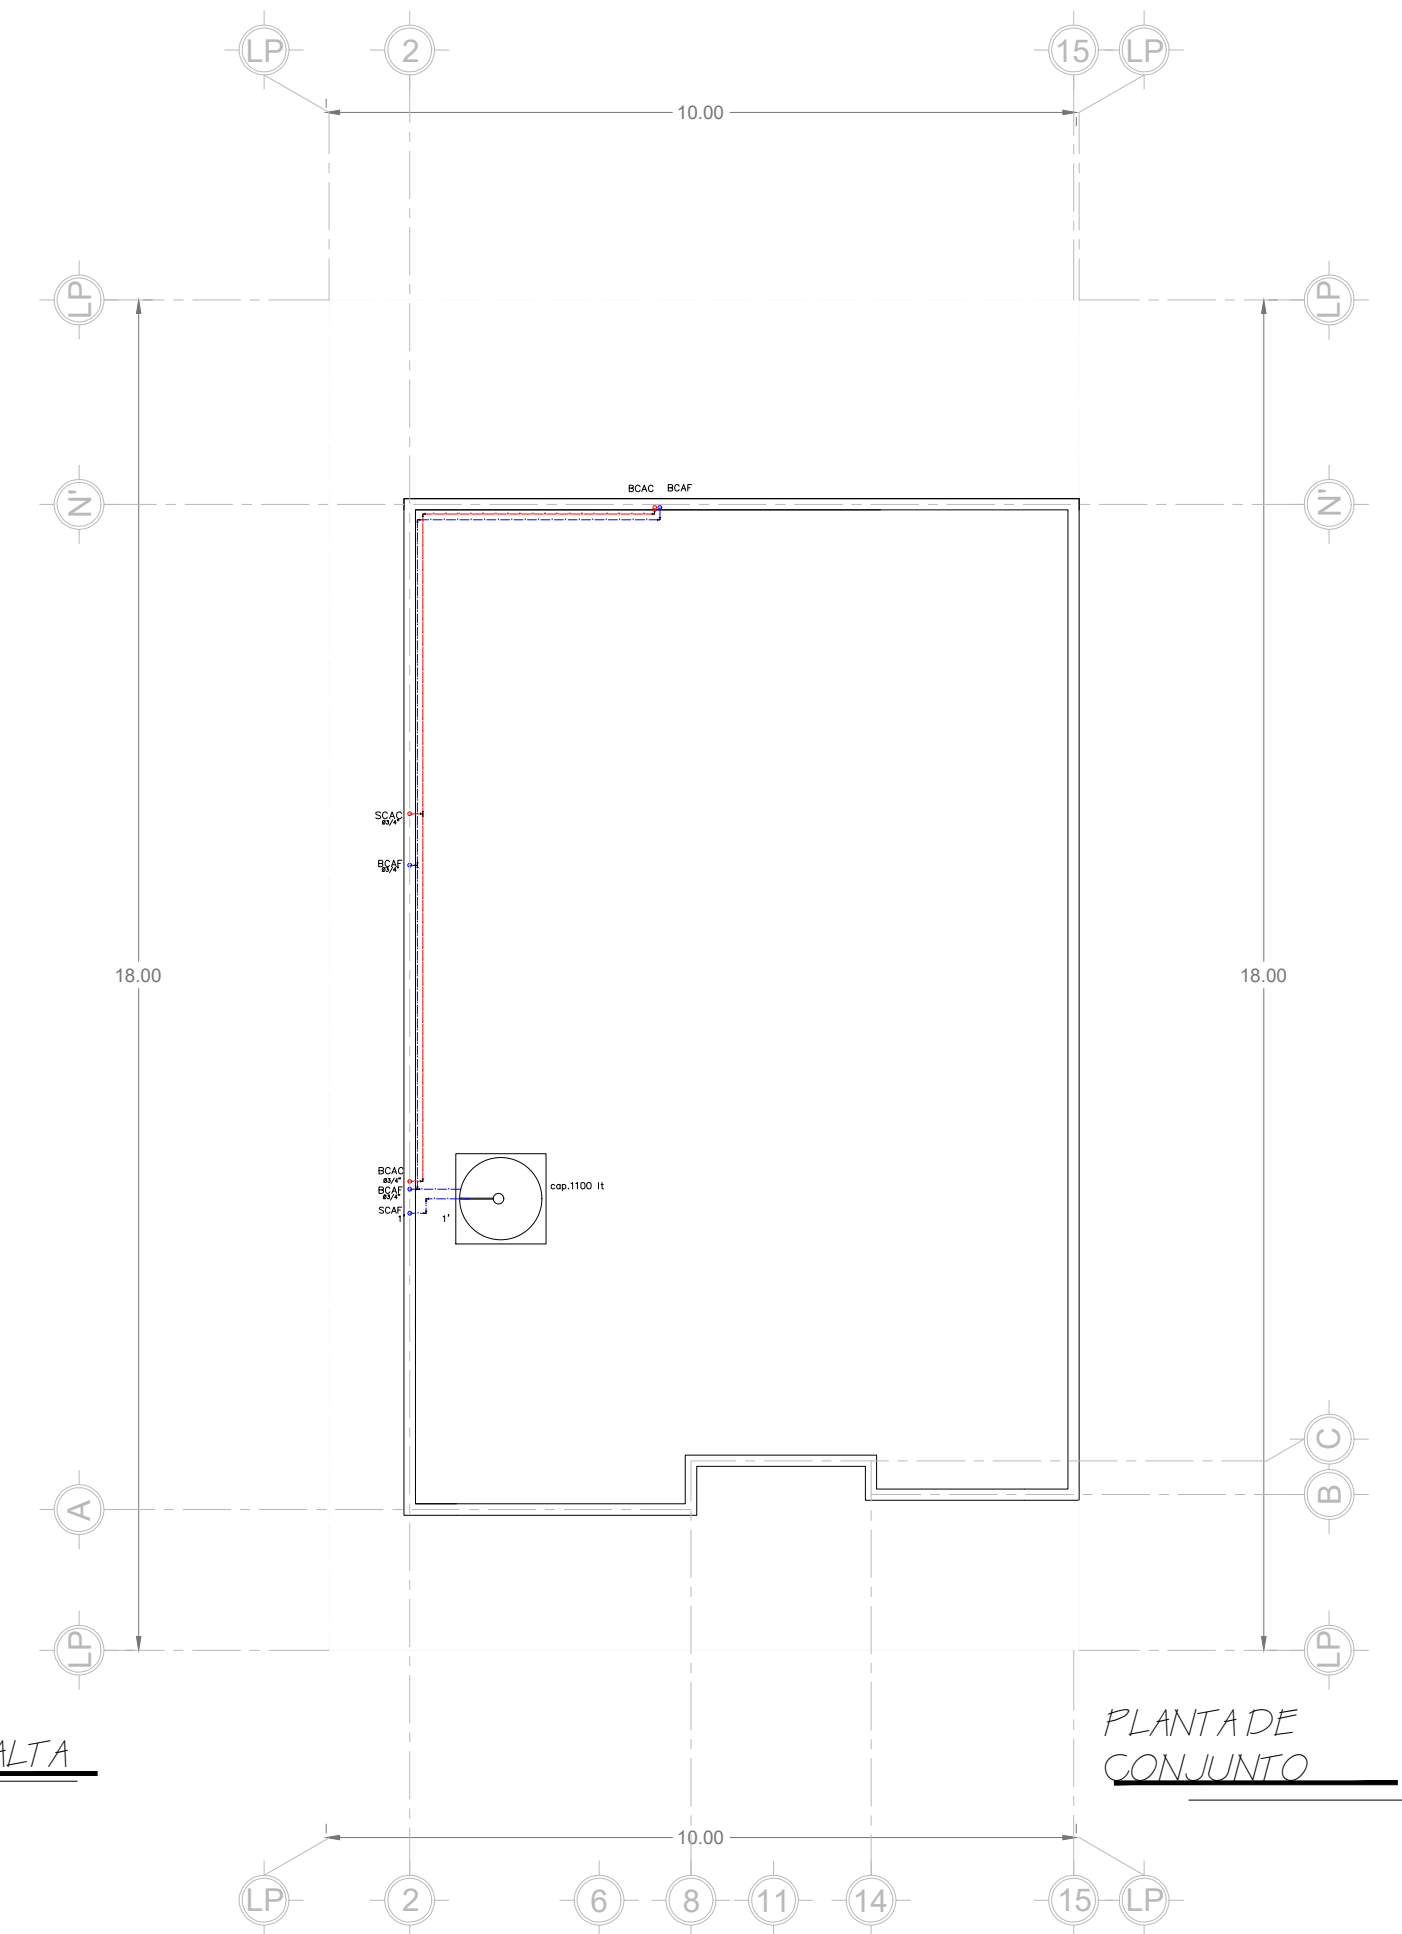

PLANTA DE CONJUNTO

simbologia

- Flotador
- +SCAF Sube columna de agua fria
- +SCAC Sube columna de agua caliente
- +BCAF Baja columna de agua fria
- +BCAC Baja columna de agua caliente
- tuberia de agua caliente
- tuberia de agua fria

UDS

PROYECTO:
INSTALACIONES

NOMBRE:
GAEL FEDERICO
LOPEZ OCHOA

ARQUITECTURA

PLANO:
INSTALACION DE AGUAS NEGRAS Y
PLUVIALES

ACOT.:
METROS

ESCALA:
1:100

FECHA:
12/ JUNIO/ 2024

PLANO:
01/ 01

CLAVE:

A-1