



Nombre del Alumno: Yessica Hernandez Zuñiga

Nombre del tema: Instalaciones Sanitarias

Parcial: 2


Nombre de la Materia: Instalaciones Hidrosanitarias y Eléctricas

Nombre del profesor: Pedro Alberto Garcia Lopez

Nombre de la Licenciatura: Arquitectura

Cuatrimestre: Sexto Cuatrimestre

Comitán de Domínguez a 15 de junio del 2024.

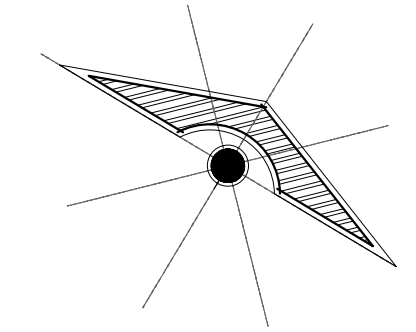

DATOS DE LA OBRA
SUPERFICIE DEL TERRENO: 1,000 M²
SUPERFICIE CONSTRUIDA
PRIMER NIVEL: 1,000 M²
SEGUNDO NIVEL: 1,000 M²
SUPERFICIE
TOTAL CONSTRUIDA: 1,000 M²
PROYECTO:
CASA-HABITACIÓN

DIRECCIÓN:
AVE. CENTRAL No. 24

PROPIETARIO:
AVE. CENTRAL No. 24




PROYECTÓ:
PLANO DE INSTALACIONES HIDRÁULICAS

PLANO:
PLANO DE INSTALACIONES HIDRÁULICAS

ESCALA:
1:50


CLAVE: A-1	ACOTACIÓN: METROS
	PLANO: 01/01

FECHA:
30/05/24

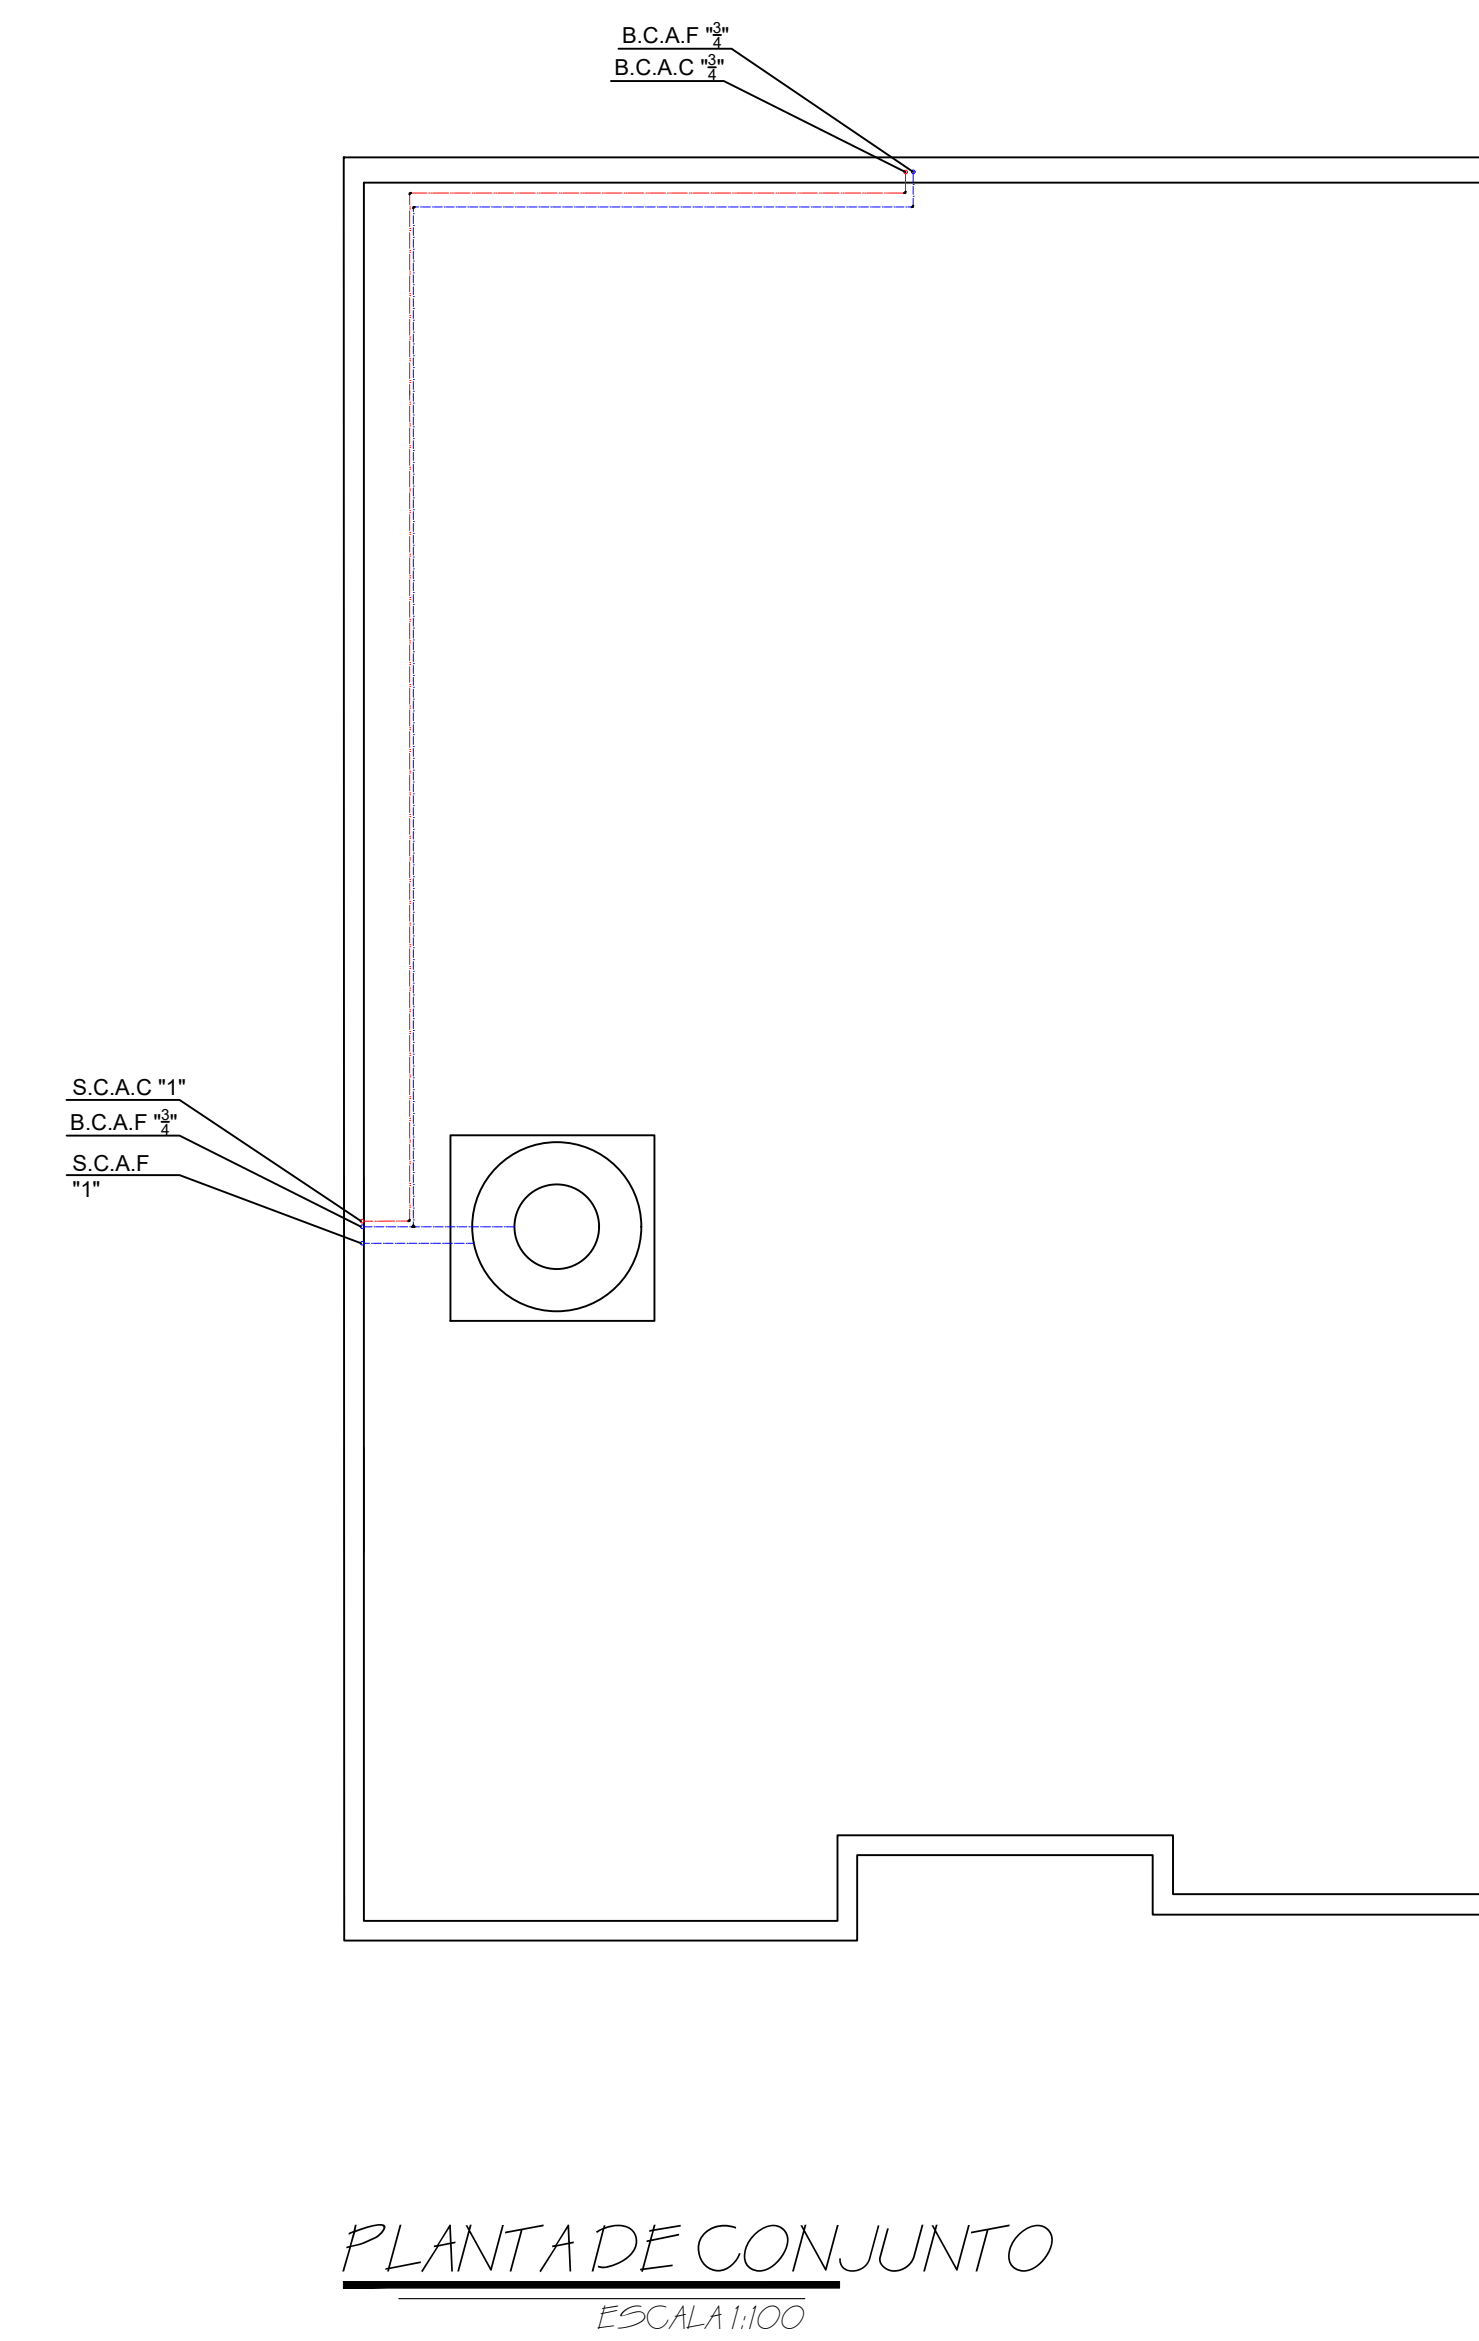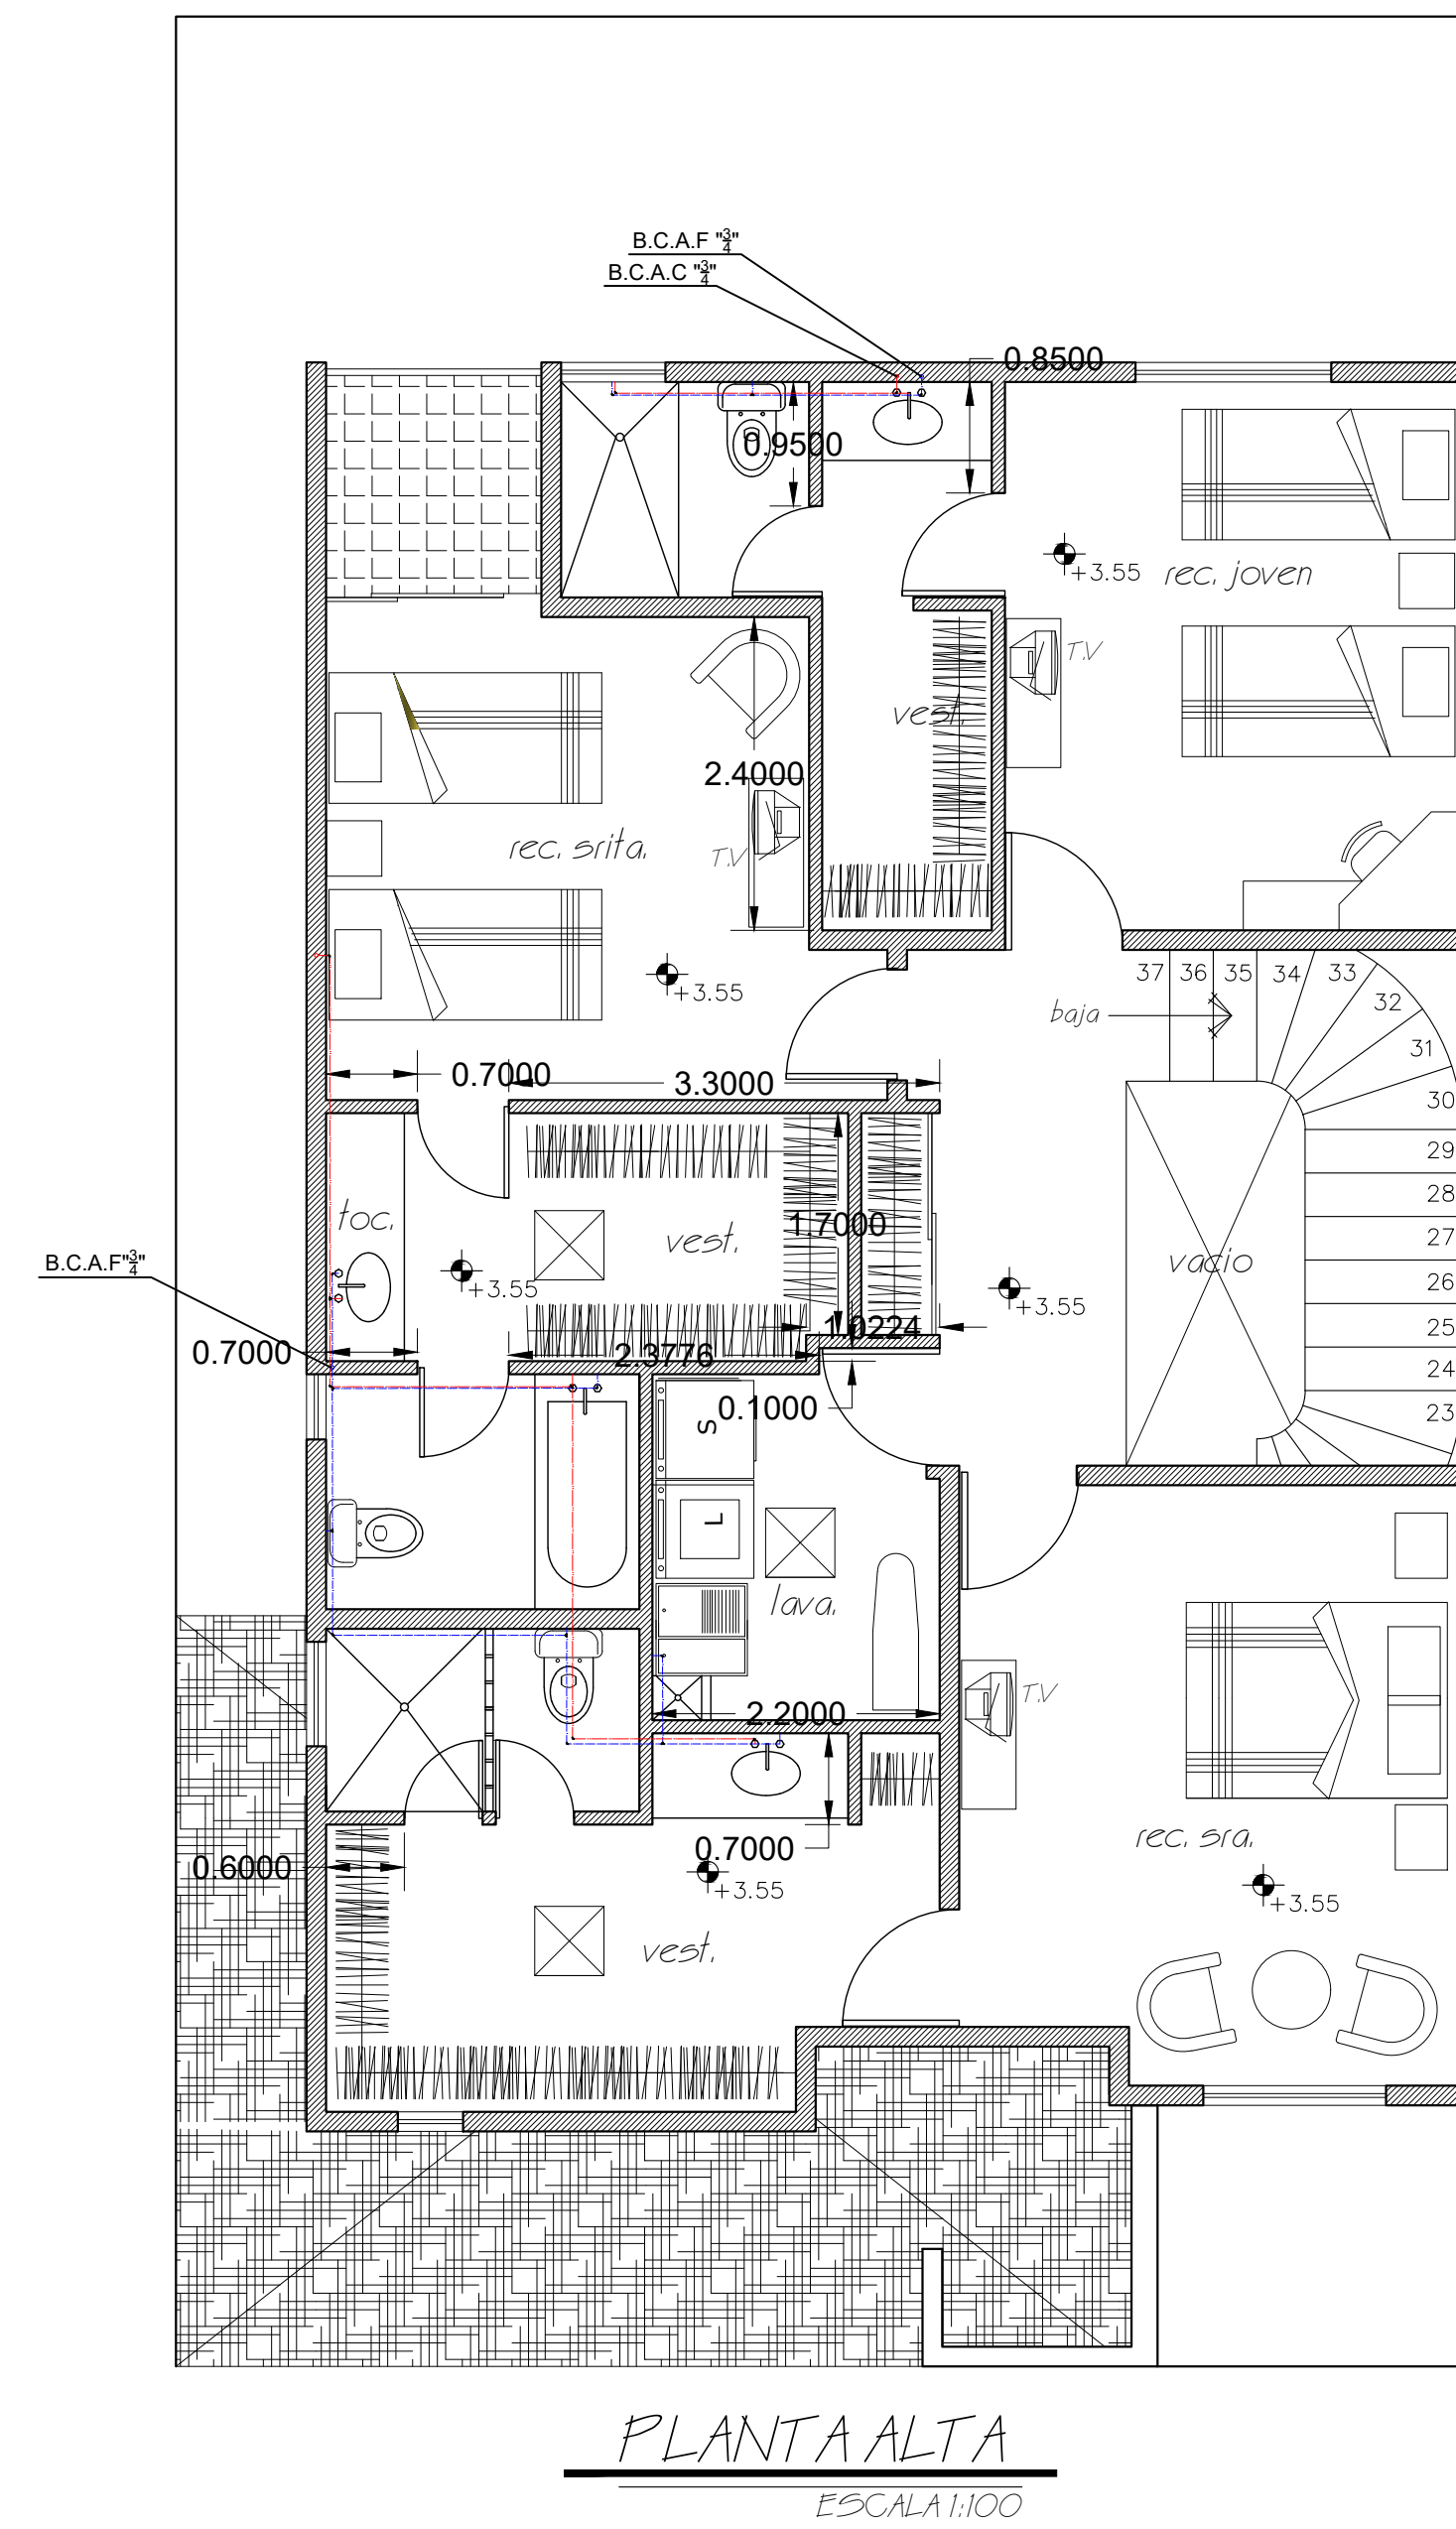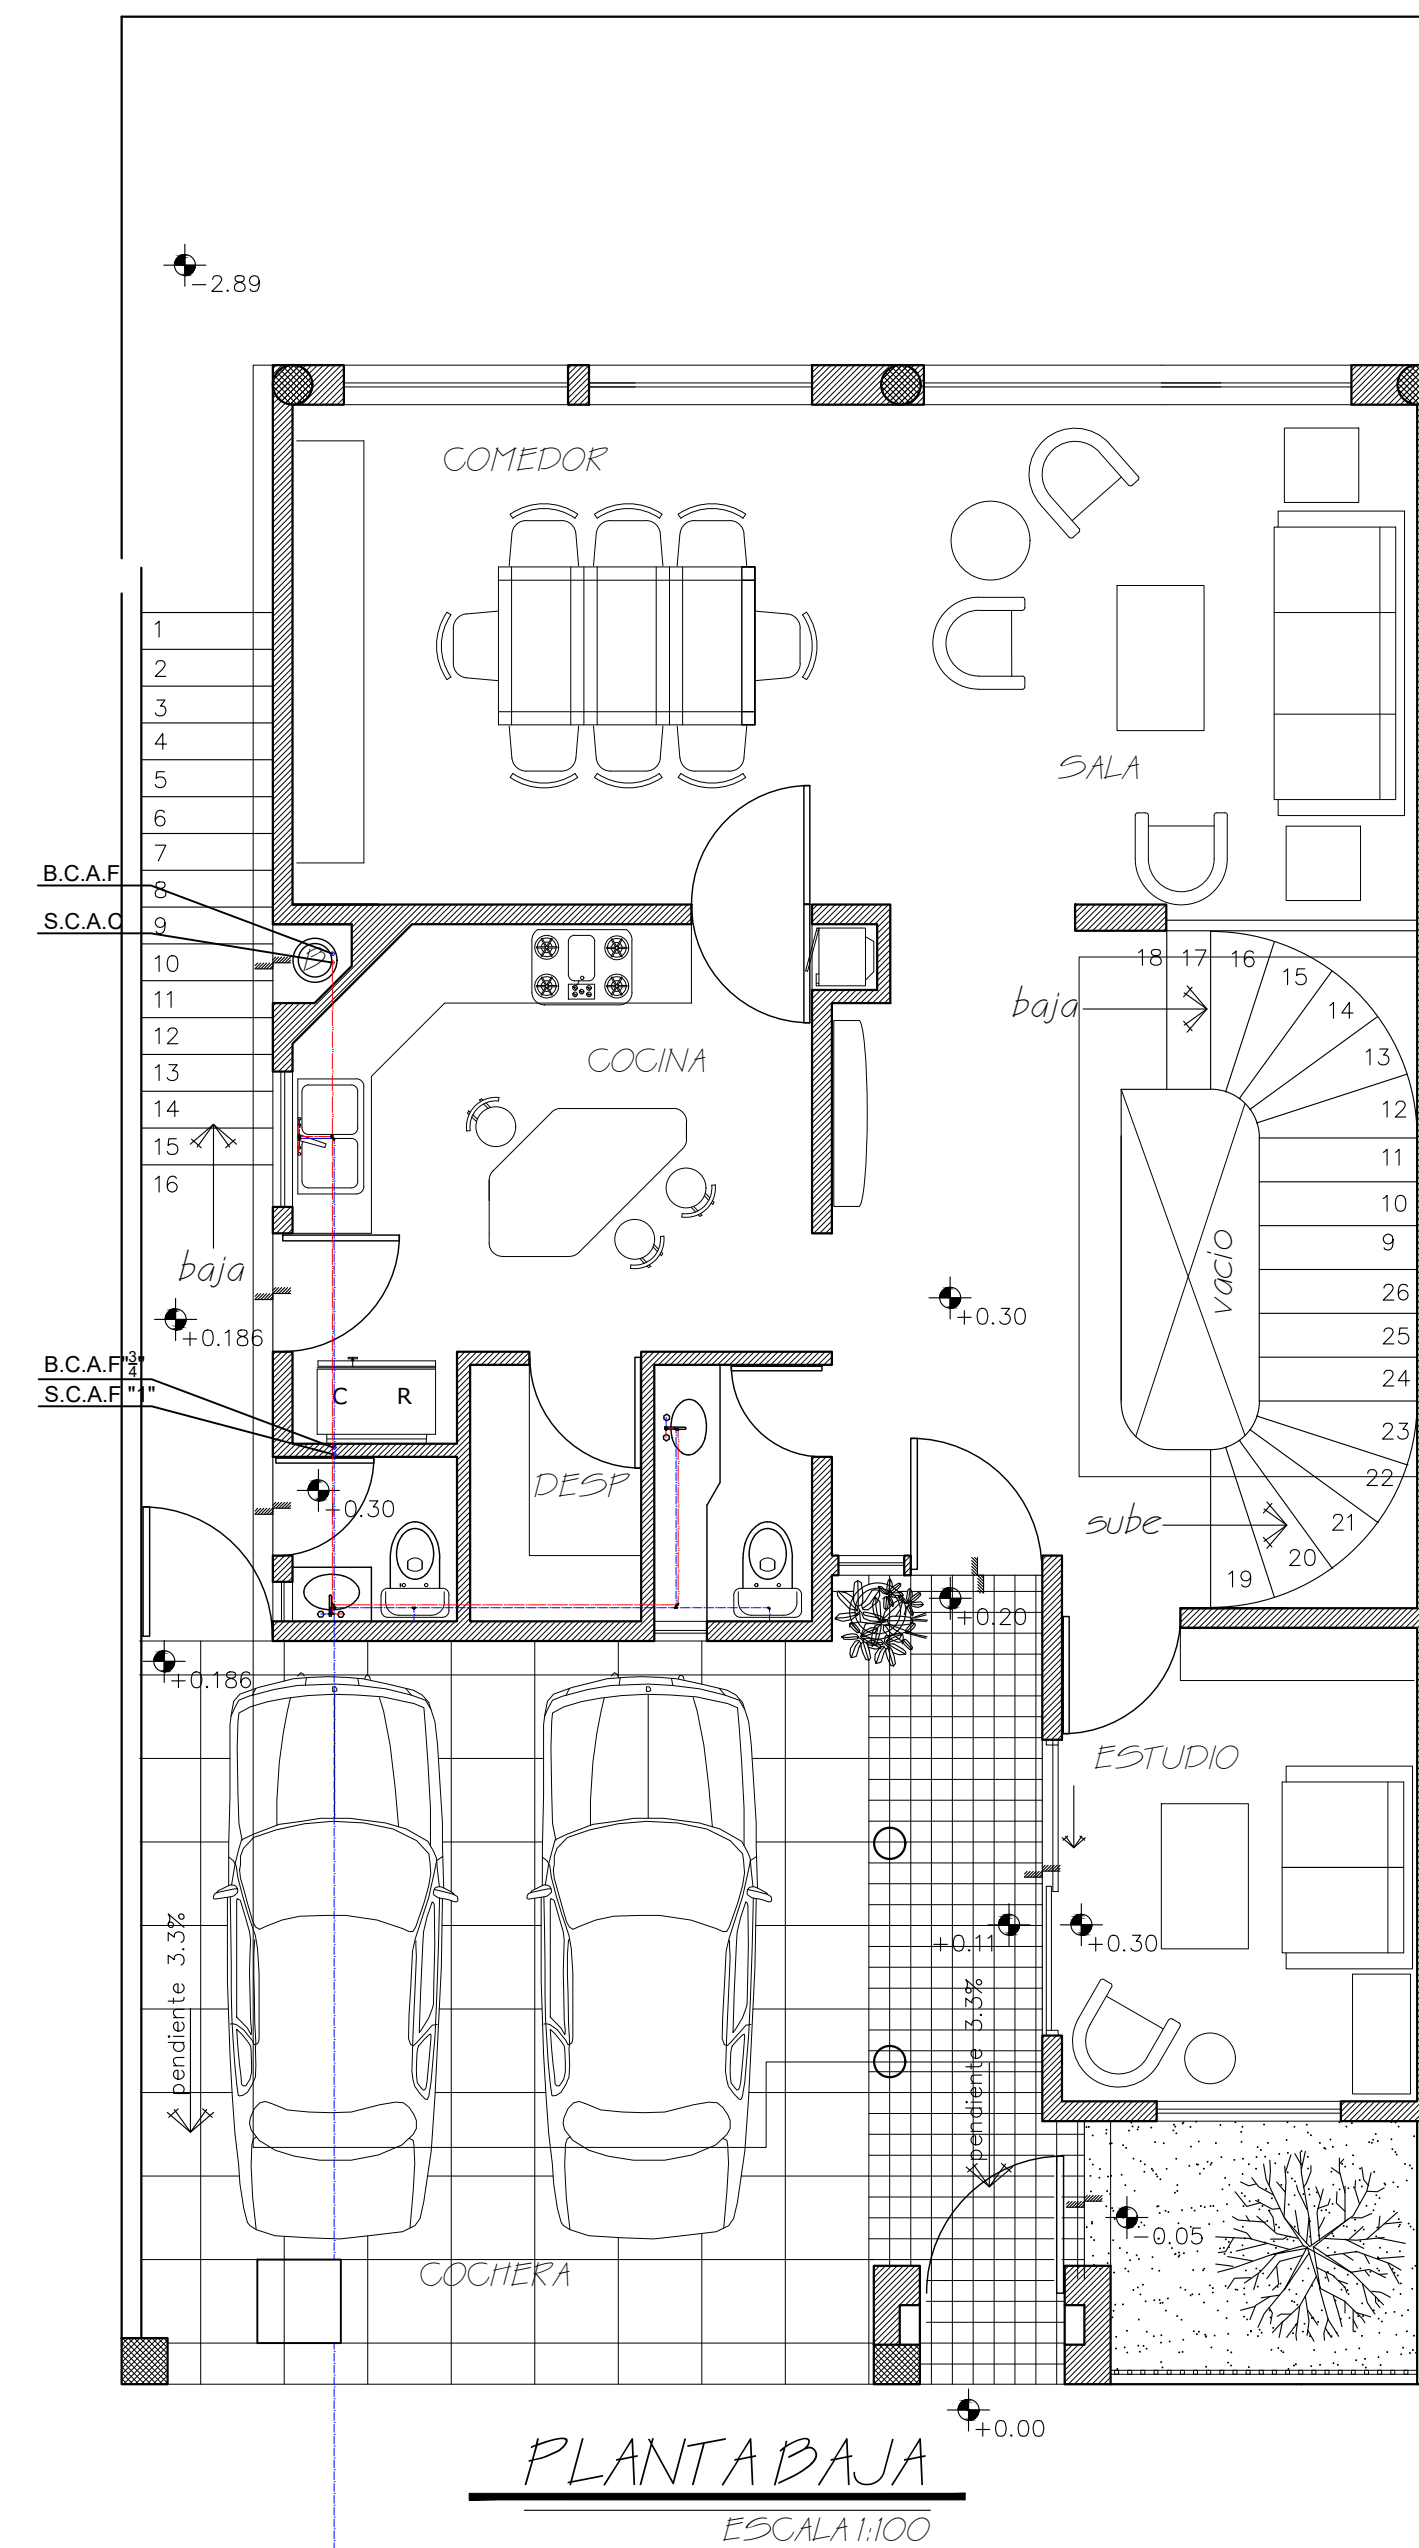

UNIVERSIDAD
DEL
SURESTE

 LOCALIZACIÓN



SIMBOLOGÍA

DATOS DE LA OBRA
SUPERFICIE DEL TERRENO: 1,000 M²
SUPERFICIE CONSTRUIDA
PRIMER NIVEL: 1,000 M²
SEGUNDO NIVEL: 1,000 M²
SUPERFICIE
TOTAL CONSTRUIDA: 1,000 M²

PROYECTO:
CASA-HABITACIÓN

DIRECCIÓN:
AVE. CENTRAL No. 24

PROPIETARIO:
AVE. CENTRAL No. 24

PROYECTÓ:
PLANO DE INSTALACIONES SANITARIAS

PLANO:
PLANO DE INSTALACIONES SANITARIAS

ESCALA:
1:50

CLAVE: ACOTACIÓN:
METROS

A-1 PLANO:
01/01

FECHA:
12/06/24

