



UDS

LOCALIZACIÓN

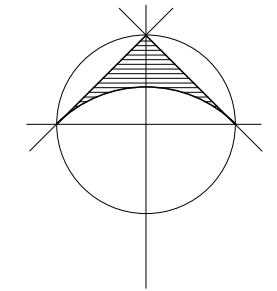


NORTE

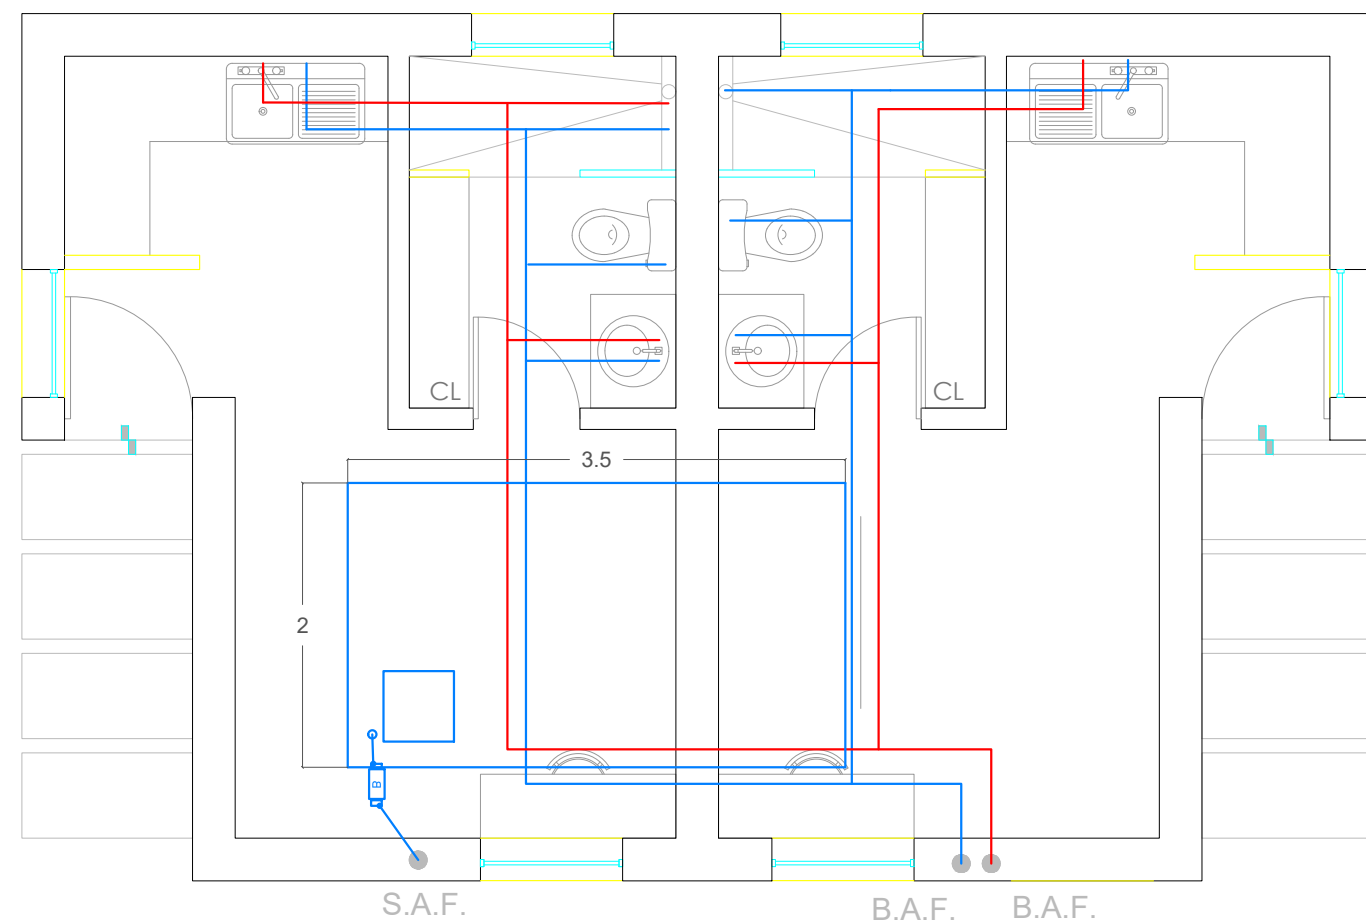

INSTALACION HIDRAULICA

Estudiantiles 01

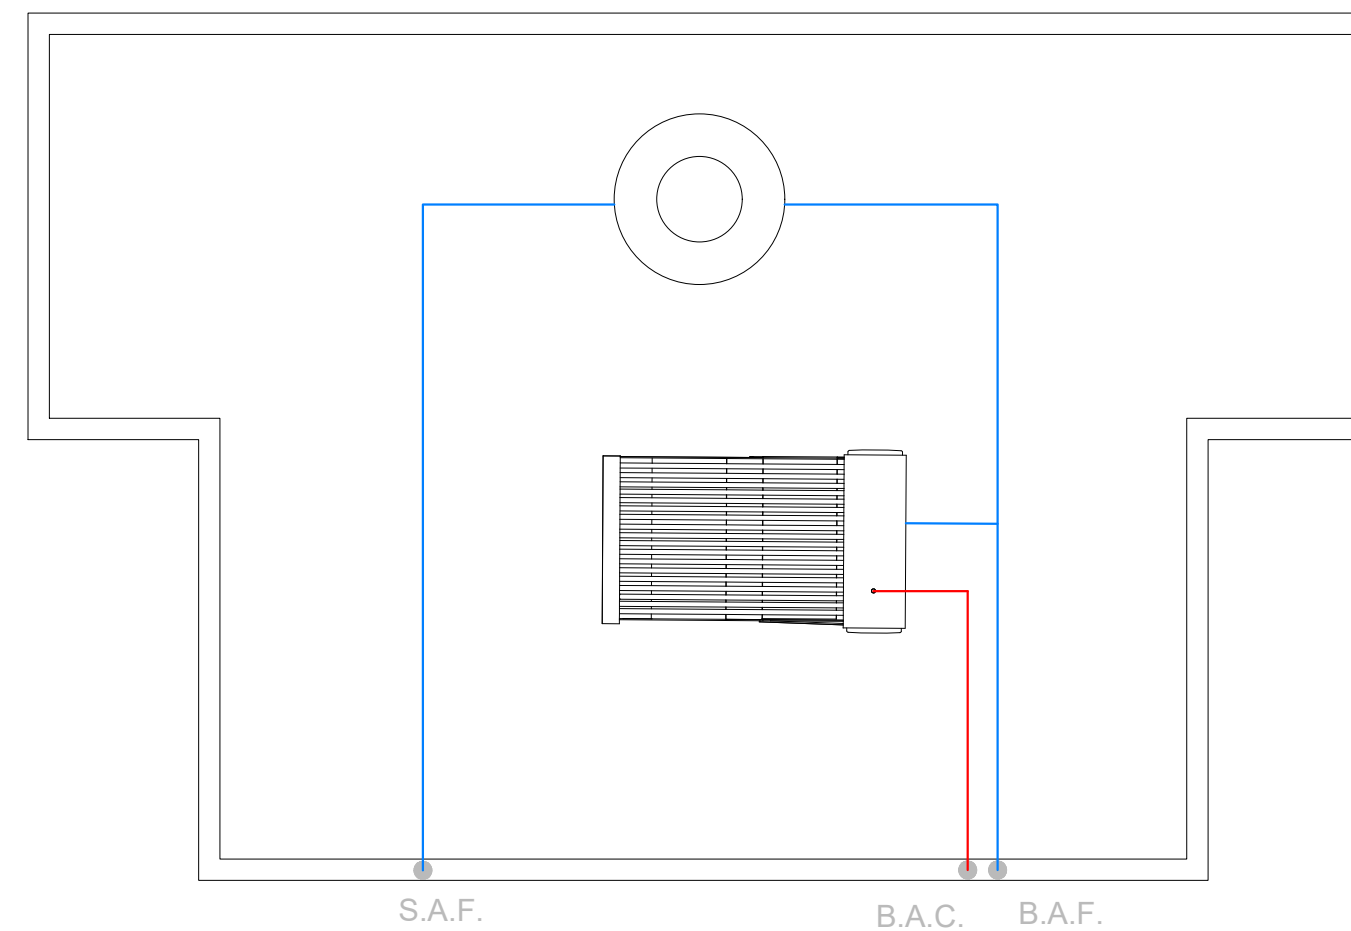


INSTALACION HIDRAULICA

Estudiantiles 01

SIMBOLOGIA SANITARIA

- MEDIDOR
- VALVULA DE PASO
- LLAVE DE NARIZ
- FLOTADOR
- BOMBA HIDRONEUMATICA 1/2 HP
- BOILER 40 LTS
- TUBERIA DE AGUA FRIA
- TUBERIA DE AGUA CALIENTE

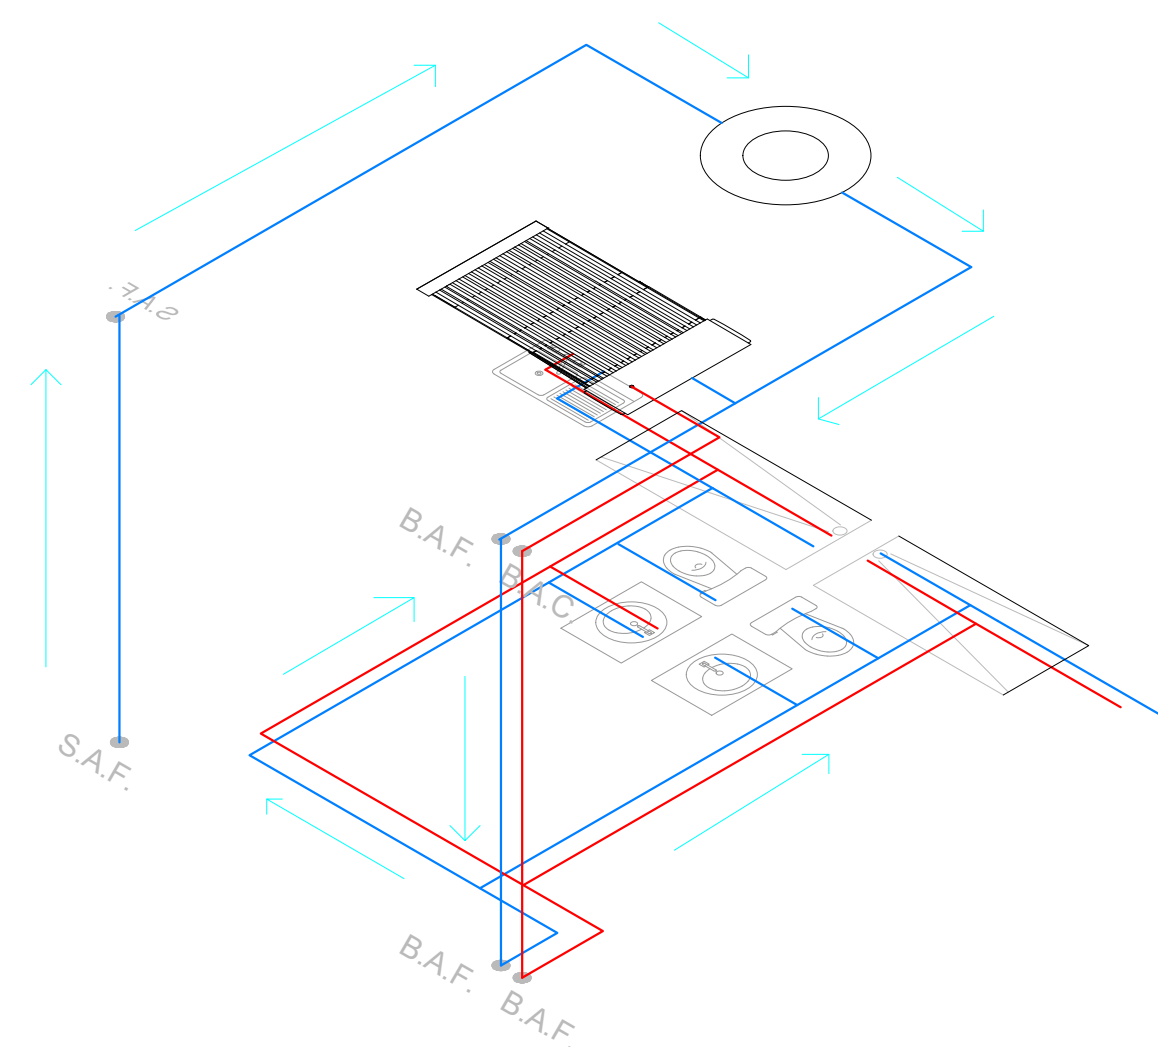

ISOMETRICO

Estudiantiles 01

BOMBA SUMERGIBLE TIPO BALA 1/2 HP,
AGUA LIMPIA

- USO INDUSTRIAL AGRICOLA
- ALTURA MAXIMA: 30M
- FLUJO MAXIMO 120L/MIN
- PROFUNDIDAD DE INMERSION
MAXIMA: 80M
- POTENCIA 1/2 HP
- DIAMETRO DE SALIDA
- CONSUMO 6A

DATOS

ALUMNO
URIEL FERNANDO RUIZ
ARQUITECTO:
PEDRO ALBERTO GARCIA
MATERIA:
INSTALACION HIDROSANITARIO

PLANO:

INSTALACION SANITARIA

FIRMA:

ESCALA:

1:75

ACOTACION:

METROS

PLANO:

02/02

CLAVE

A-2

FECHA:

11/ JUNIO / 2019

PROYECTO