



Nombre del Alumno: Yessica Hernandez Zuñiga

Nombre del tema: Representación de Planos Hidráulicos

Parcial: 3

Nombre de la Materia: Instalaciones Hidrosanitarias y Eléctricas

Nombre del profesor: Pedro Alberto Garcia Lopez




Nombre de la Licenciatura: Arquitectura

Cuatrimestre: Sexto Cuatrimestre

Comitán de Domínguez a 05 de julio del 2024.


Planta Alta

Esc. _____ 1:50
ESCALA GRAFICA

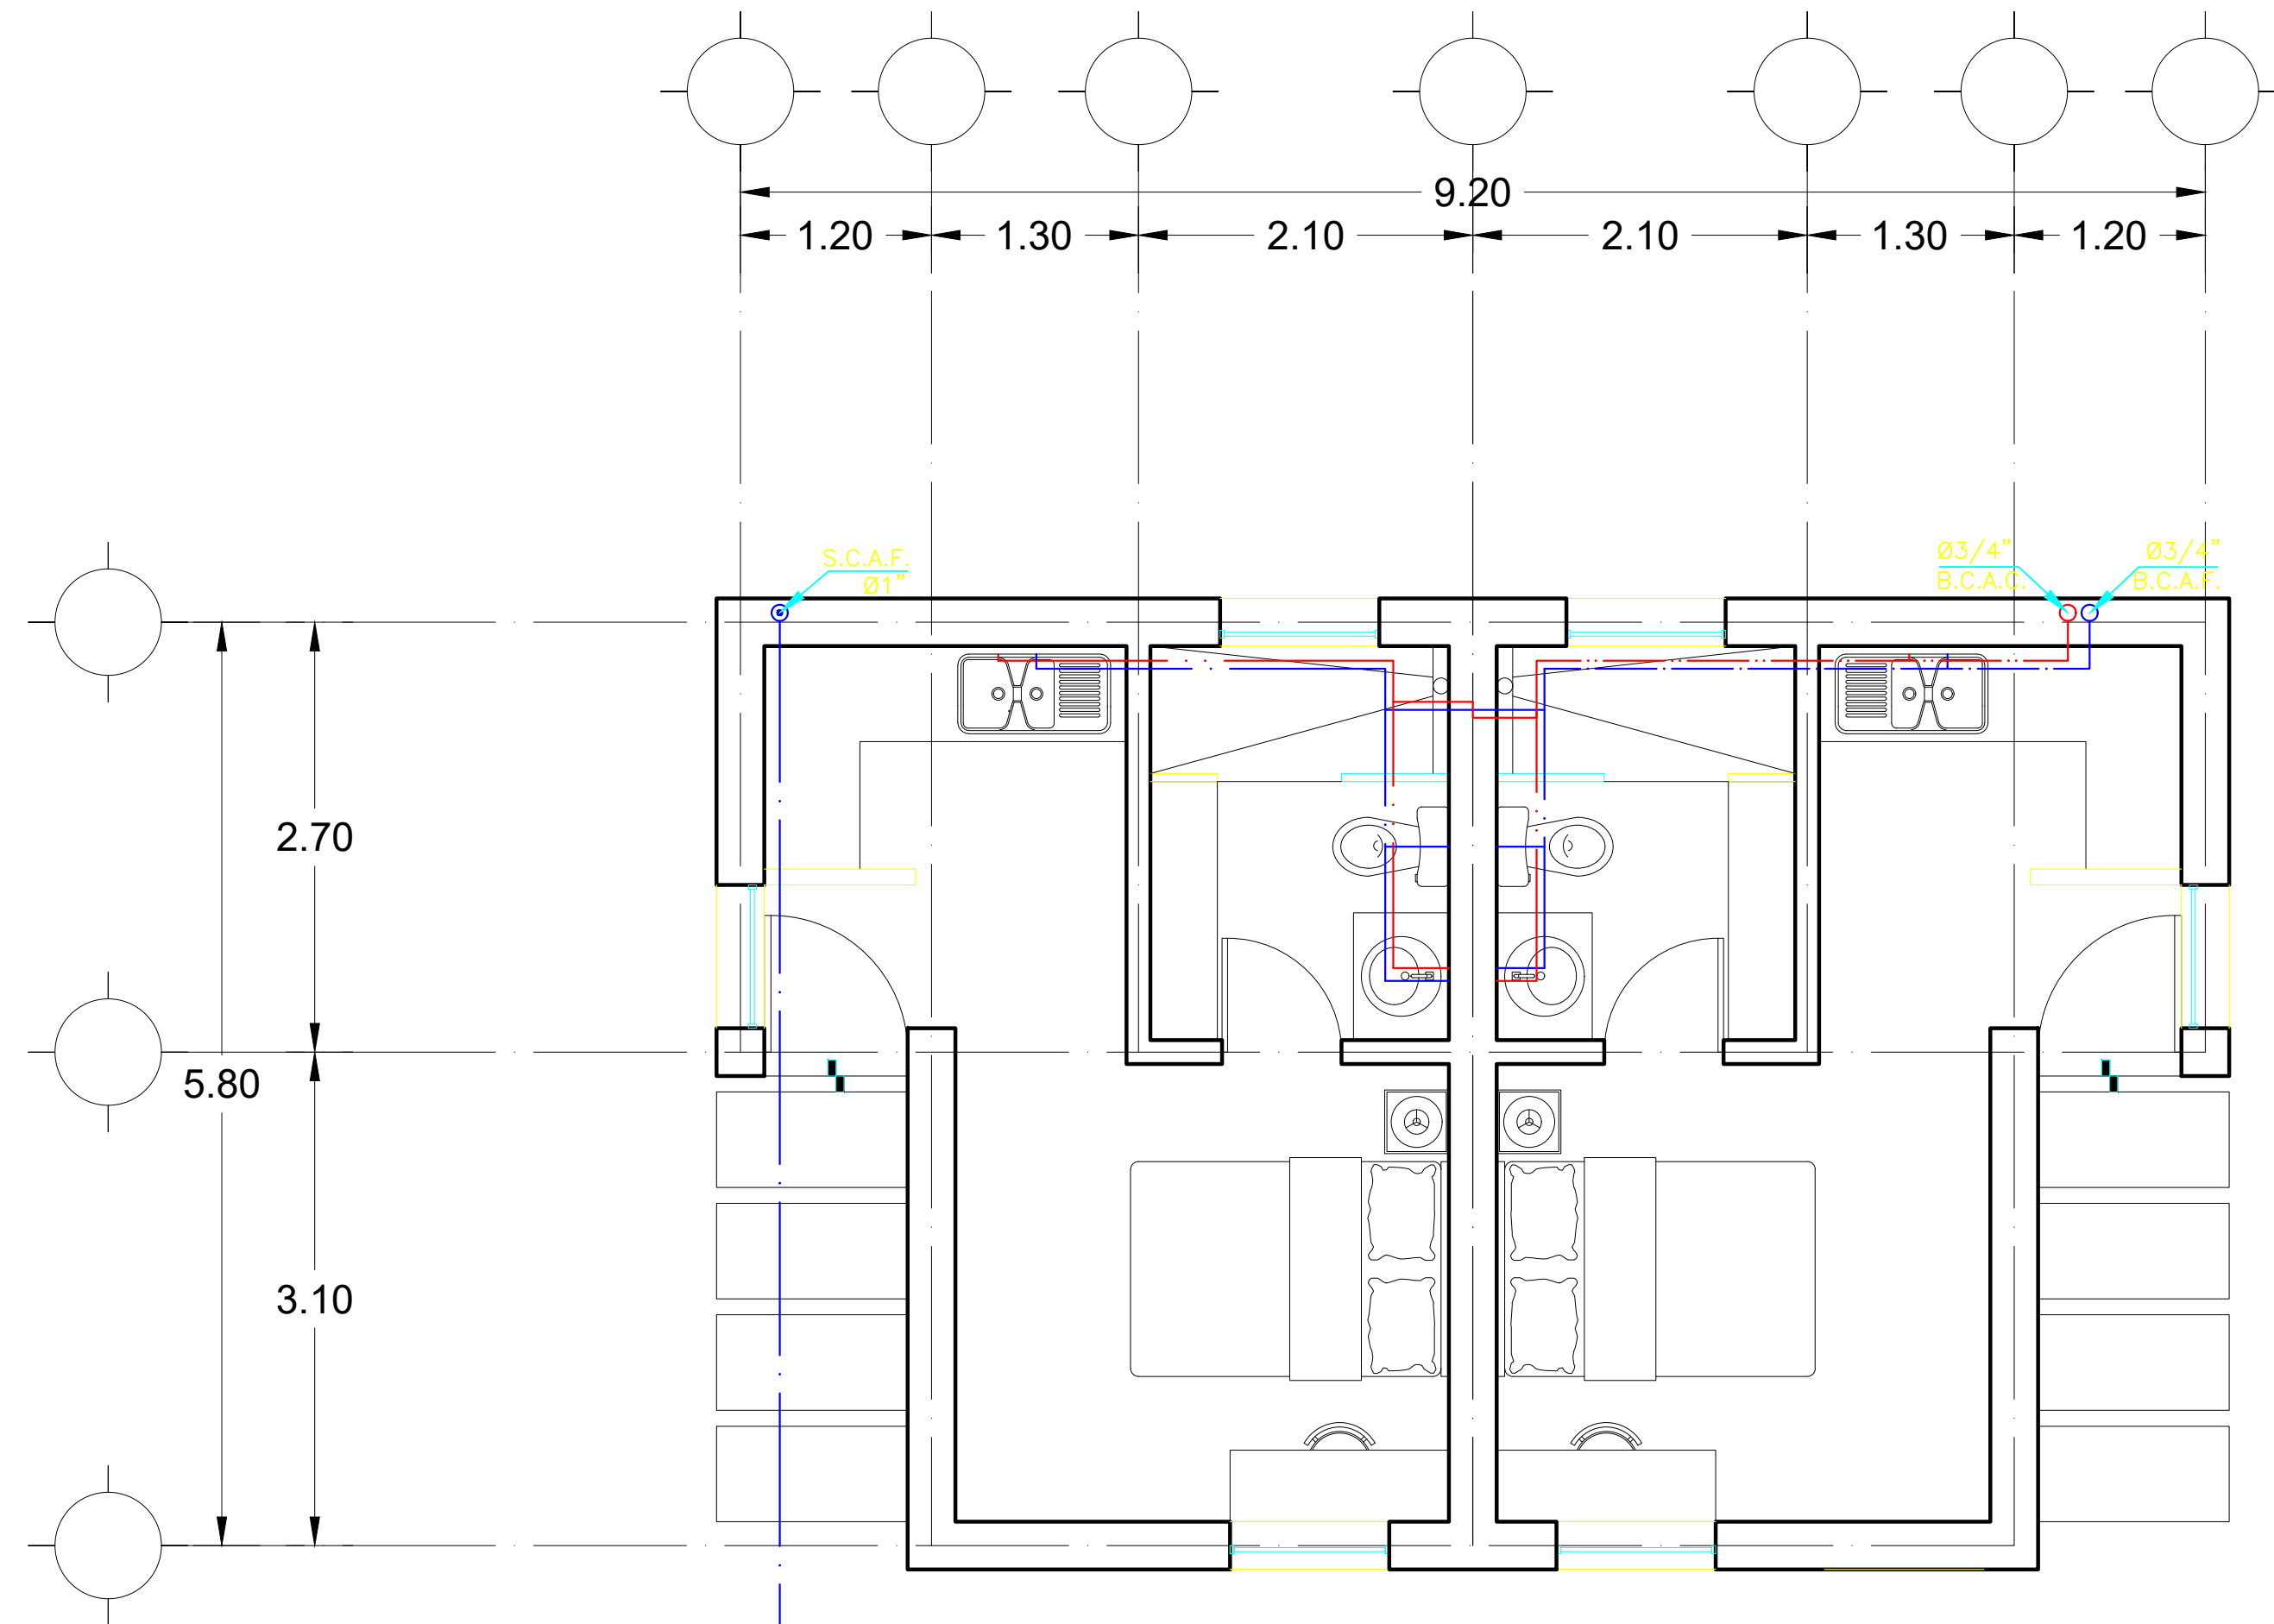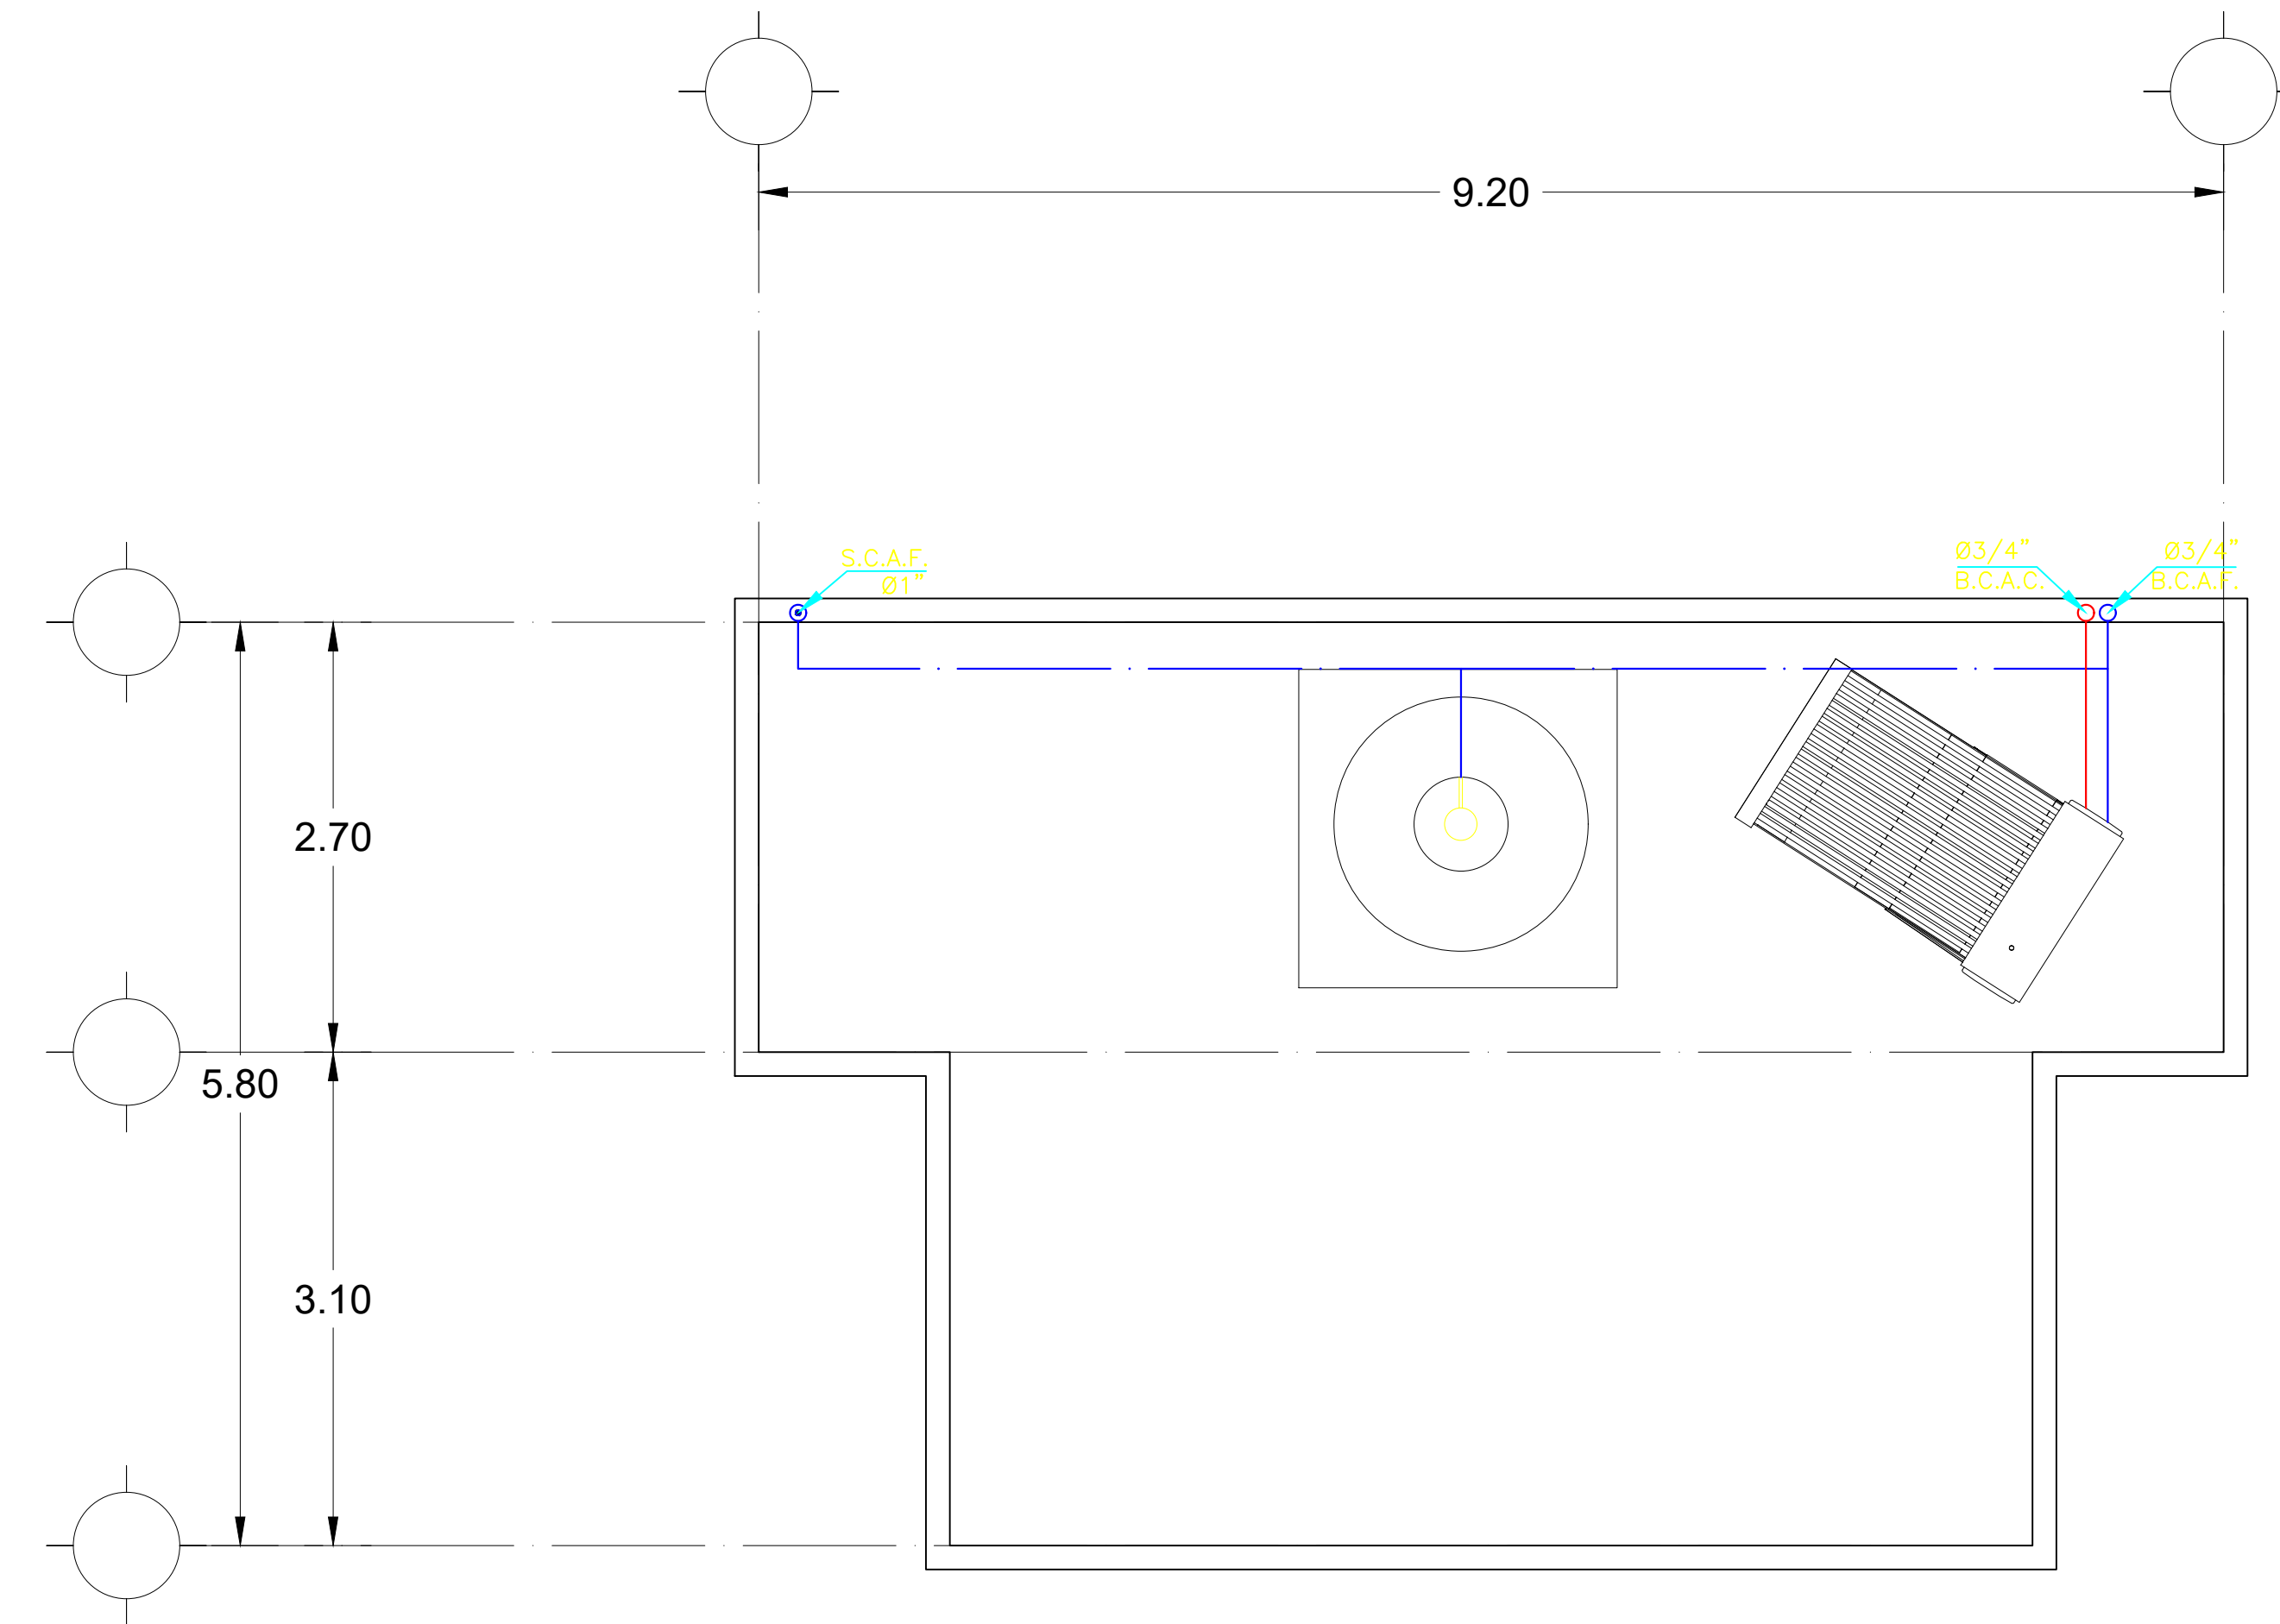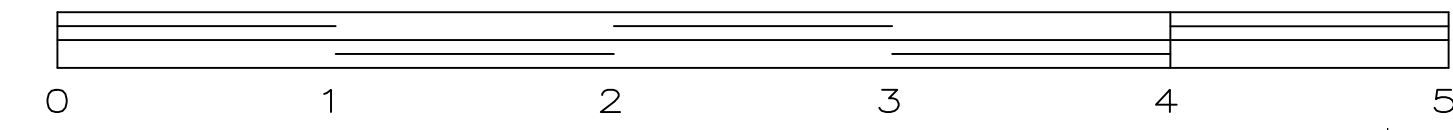

UNIVERSIDAD
DEL
SURESTE

LOCALIZACIÓN

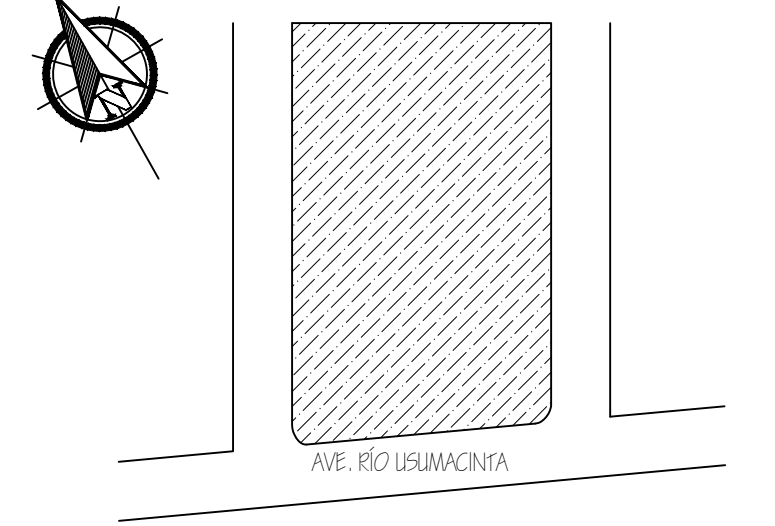

- Flotador
- S.C.A.F. Sube columna de agua fría
- S.C.A.C. Sube columna de agua caliente
- B.C.A.F. Baja columna de agua fría
- B.C.A.C. Baja columna de agua caliente

PROYECTO:
EST-01_2021

DIRECCIÓN:
AVE. RÍO USUMACINTA

PROPIETARIO:
YESSICA HDEZ. ZUÑIGA

PROYECTÓ:
INSTALACIONES HIDRÁULICAS

PLANO: PLANTA BAJA
PLANTA ALTA
ISOMÉTRICO




ESCALA:
1:50

CLAVE: ACOT,;
METROS
PLANOS:
01/02

05/ JULIO/ 24



Planta Baja

Esc. _____ 1:50
ESCALA GRAFICA

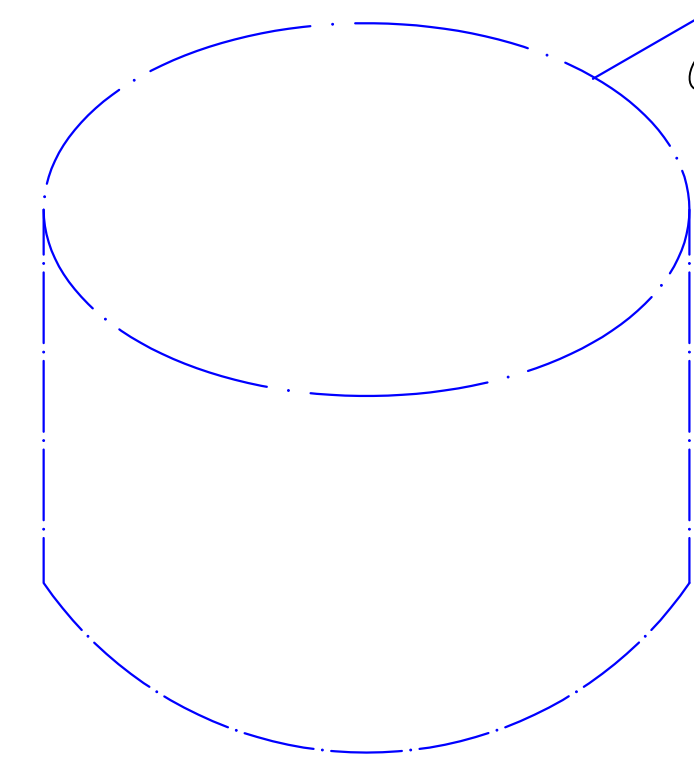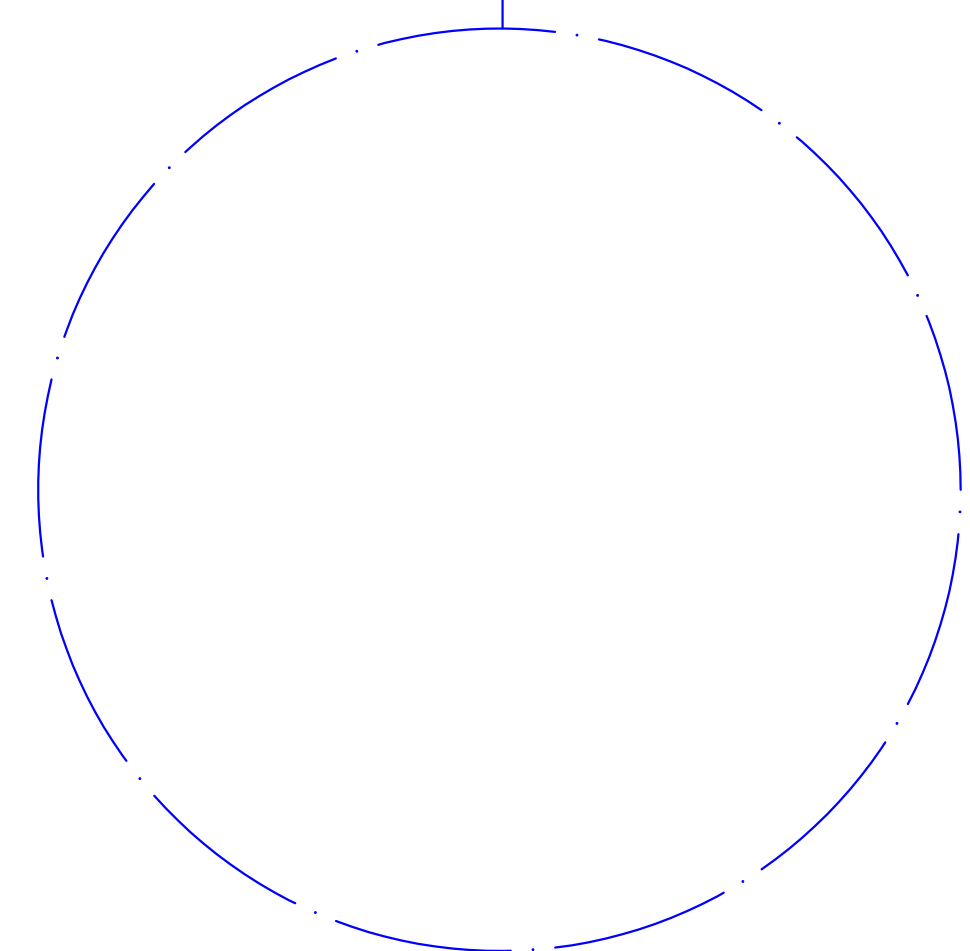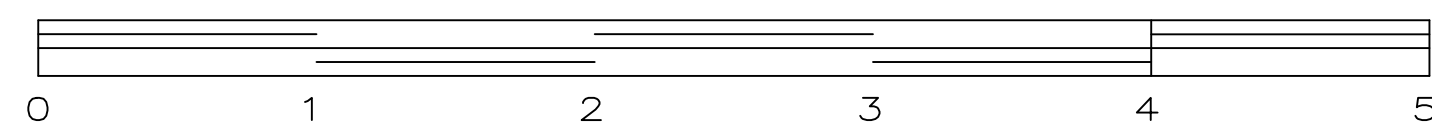


Isométrico

Esc. _____ 1:50
ESCALA GRAFICA

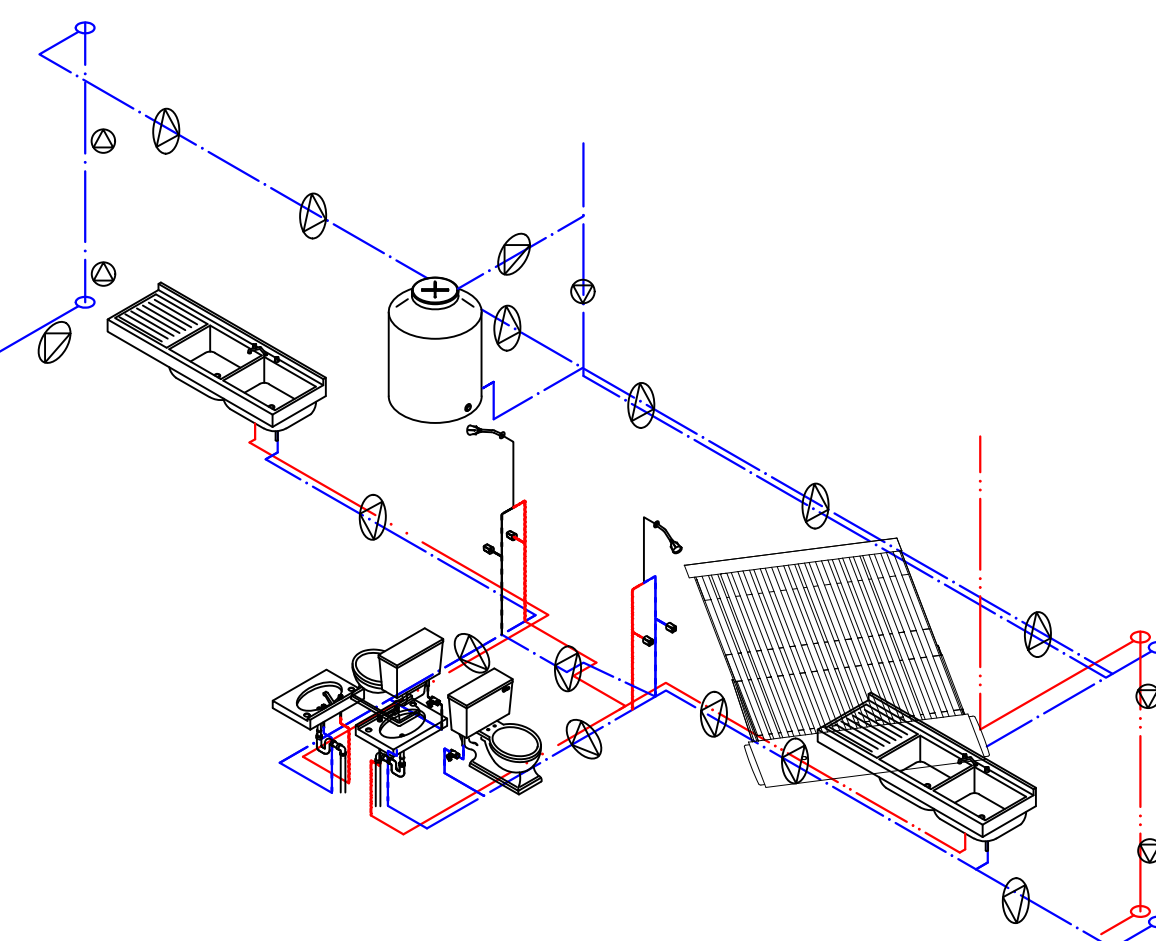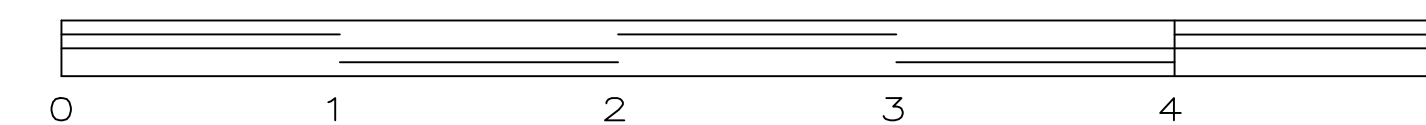

LOCALIZACIÓN

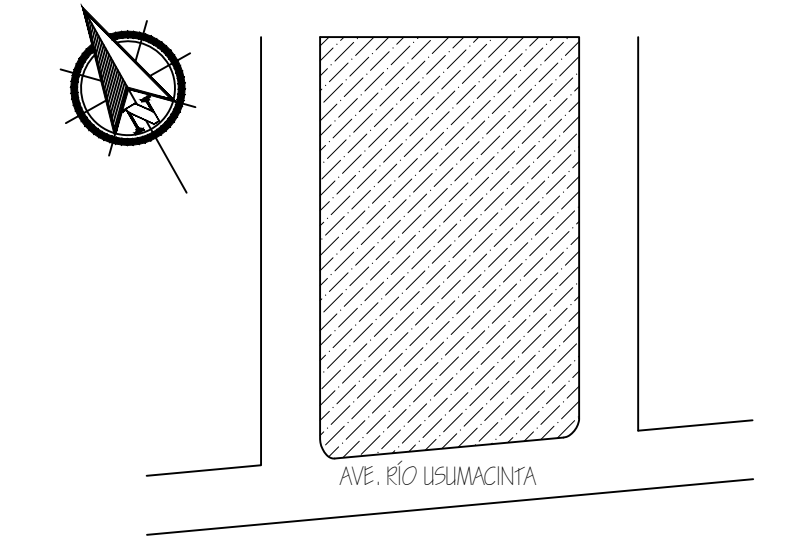

- BAN Bajada de aguas negras
- BAP Bajada de aguas pluviales
- Conexión Yee sencilla de P.V.C. tipo Anger.
- Conexión Codo de 45° de P.V.C. tipo Anger.
- Conexión Codo de 90° con salida baja de P.V.C.

PROYECTO:
EST-01_2021

DIRECCIÓN:
AVE. RÍO USUMACINTA

PROPIETARIO:
YESSICA HDEZ. ZUÑIGA


PROYECTÓ:
INSTALACIONES SANITARIAS

PLANO:
PLANTA BAJA
PANLTA ALTA



ESCALA:
1:50

CLAVE:	ACOT,;
H Z	METROS
	PLANO: 02/02

05/ JULIO/ 24

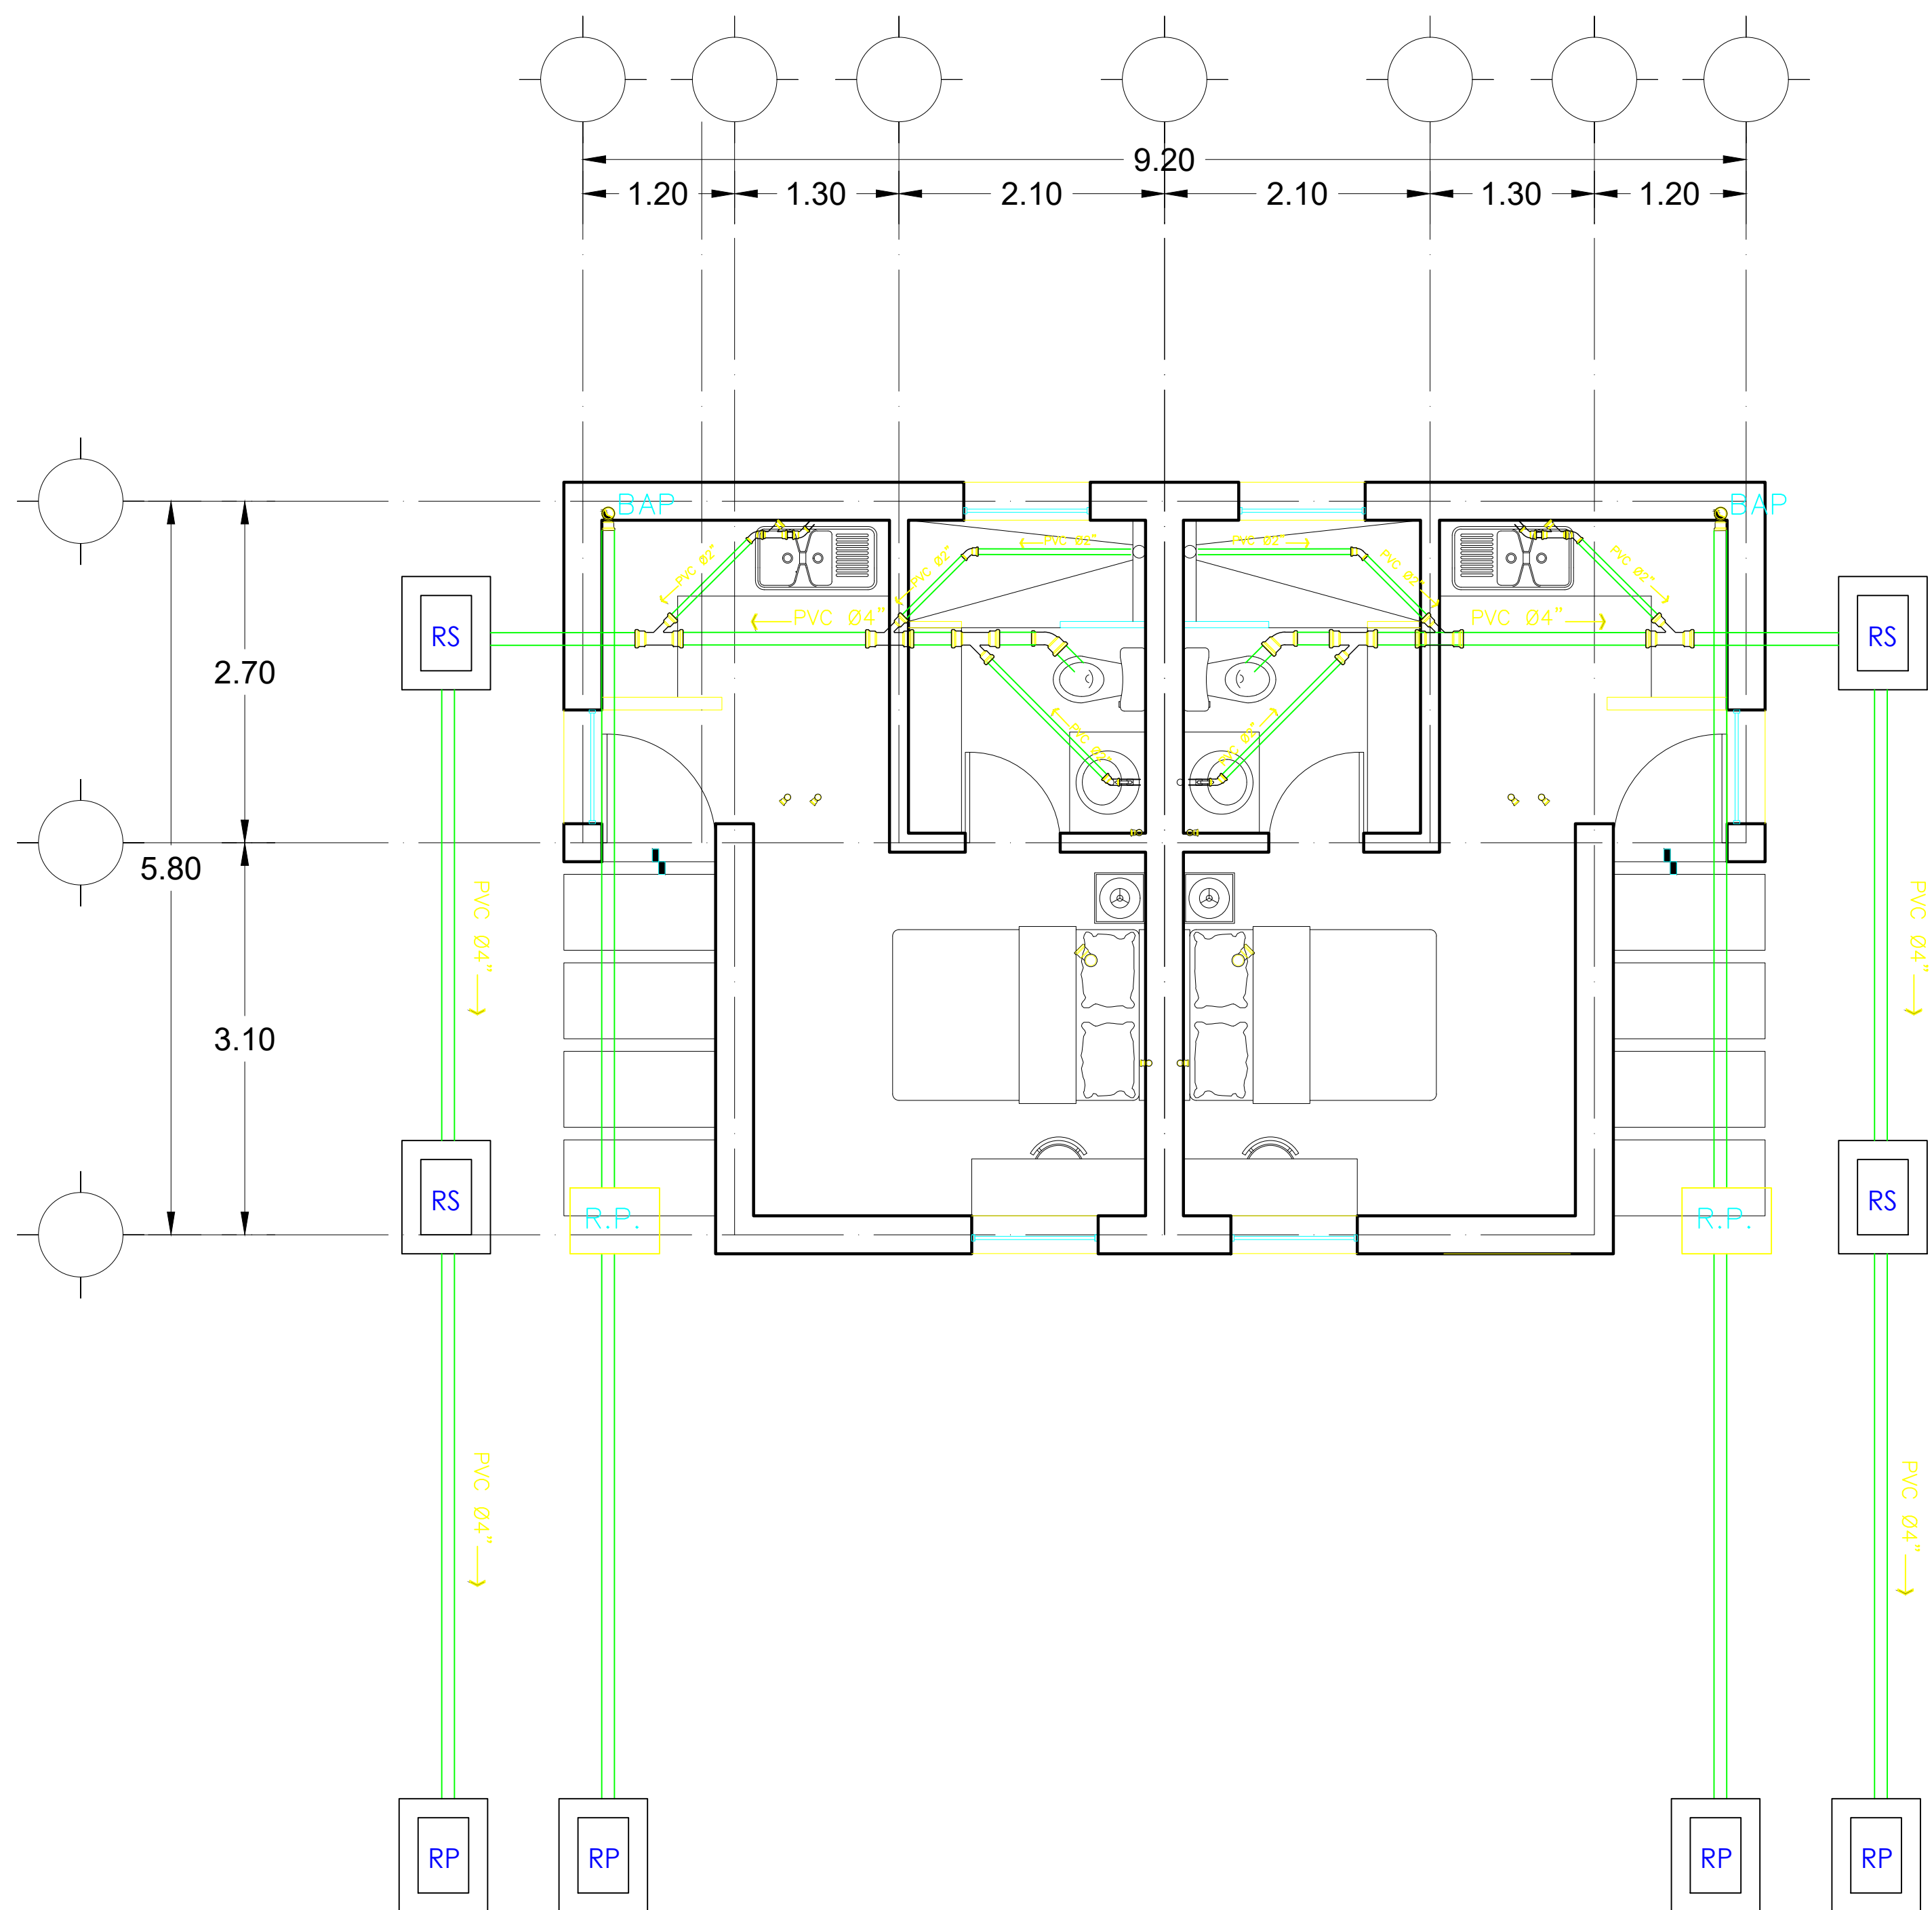

Planta Baja
Esc. 1:50
ESCALA GRAFICA

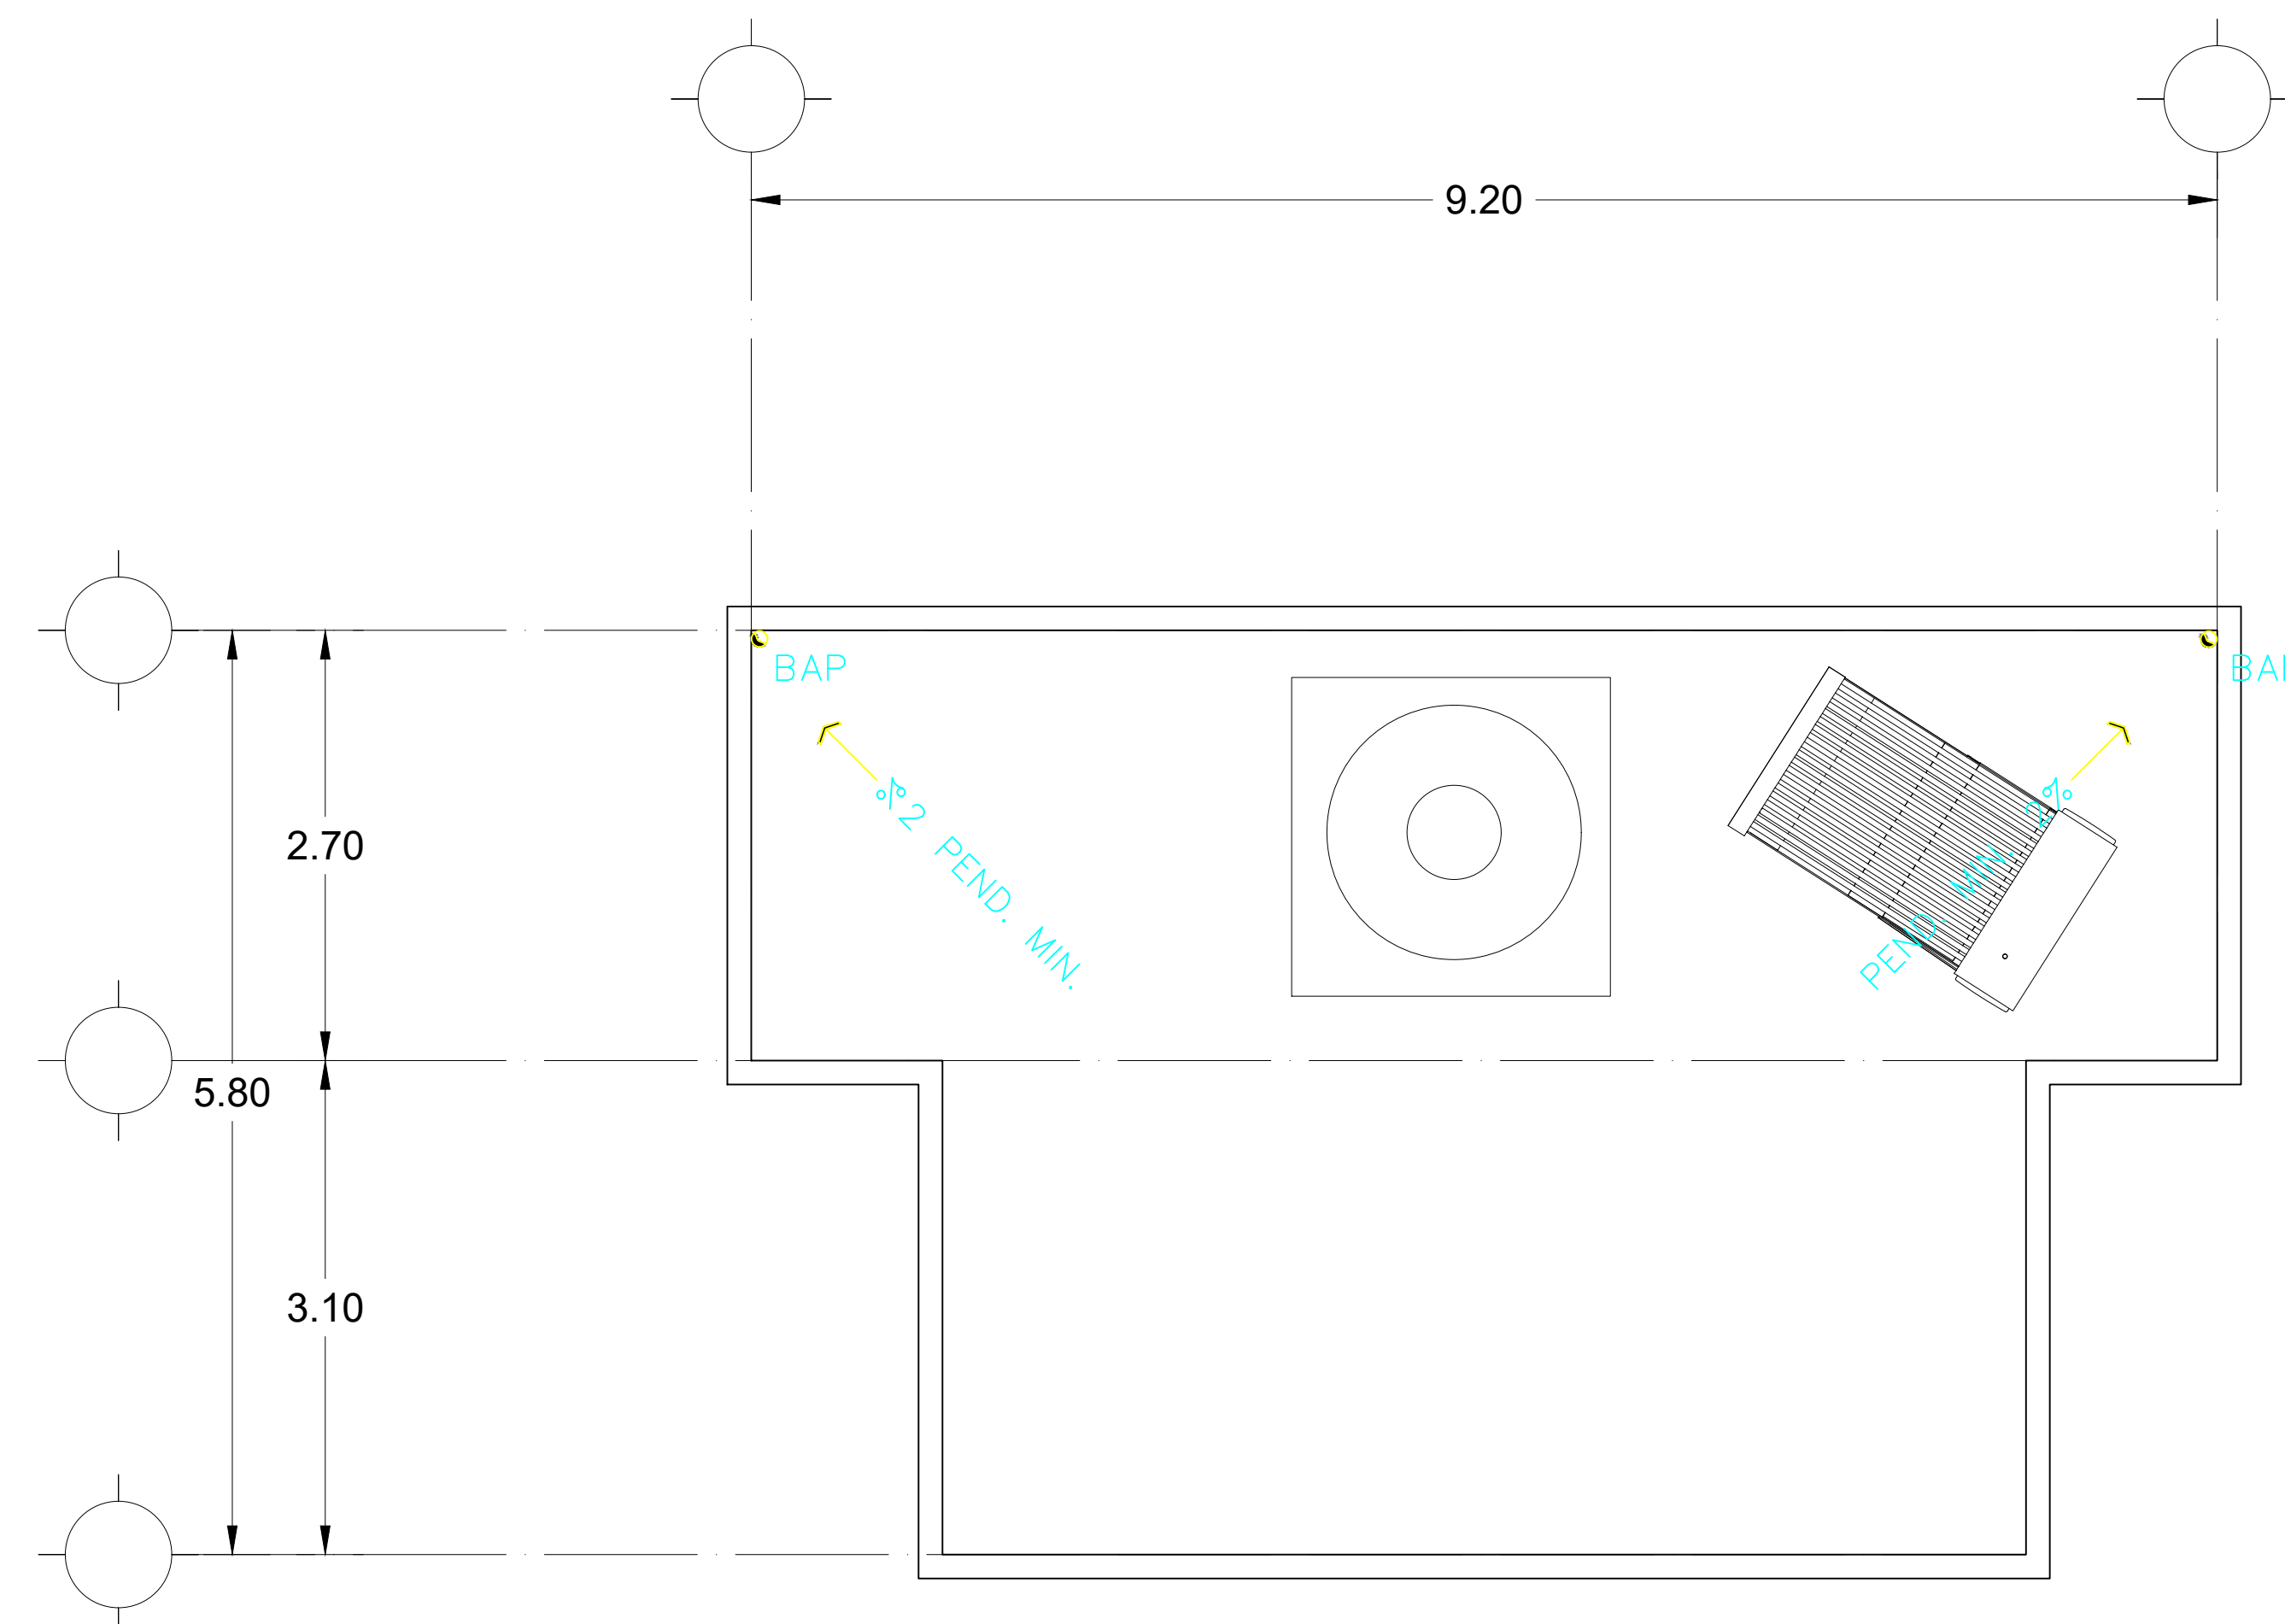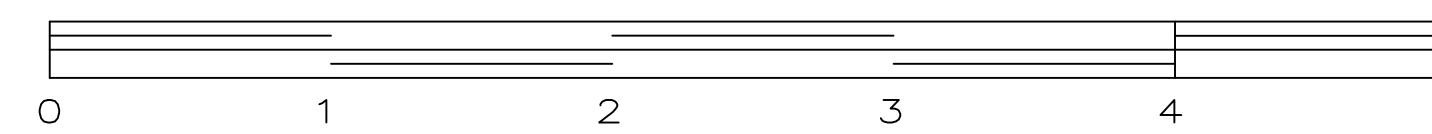

Planta Alta
Esc. 1:50
ESCALA GRAFICA

