

# UDS

INSTALACIONES HIDROSANITARIAS  
Y ELECTRICAS

NOMBRE DEL ALUMNO:

ALEJANDRA MONSERRATH AGUILAR GOMEZ

NOMBRE DEL PROFESOR:

ARQ.PEDRO ALBERTO GARCIA LOPEZ

CUATRIMESTRE:




SEXTO

NOMBRE DE LA ACT:

UNIDAD II: HISTALACIONES SANITARIAS Y  
PLUVIALES

FECHA:

SABADO, 15/JUNIO/2024

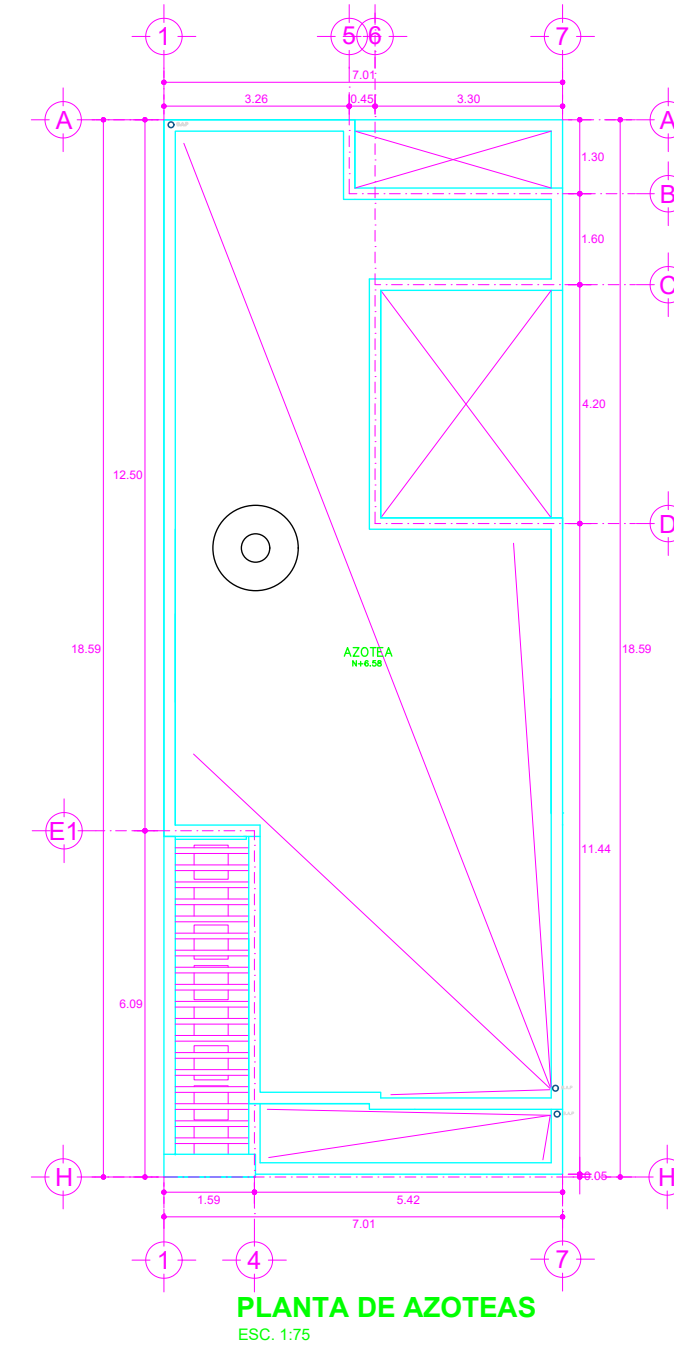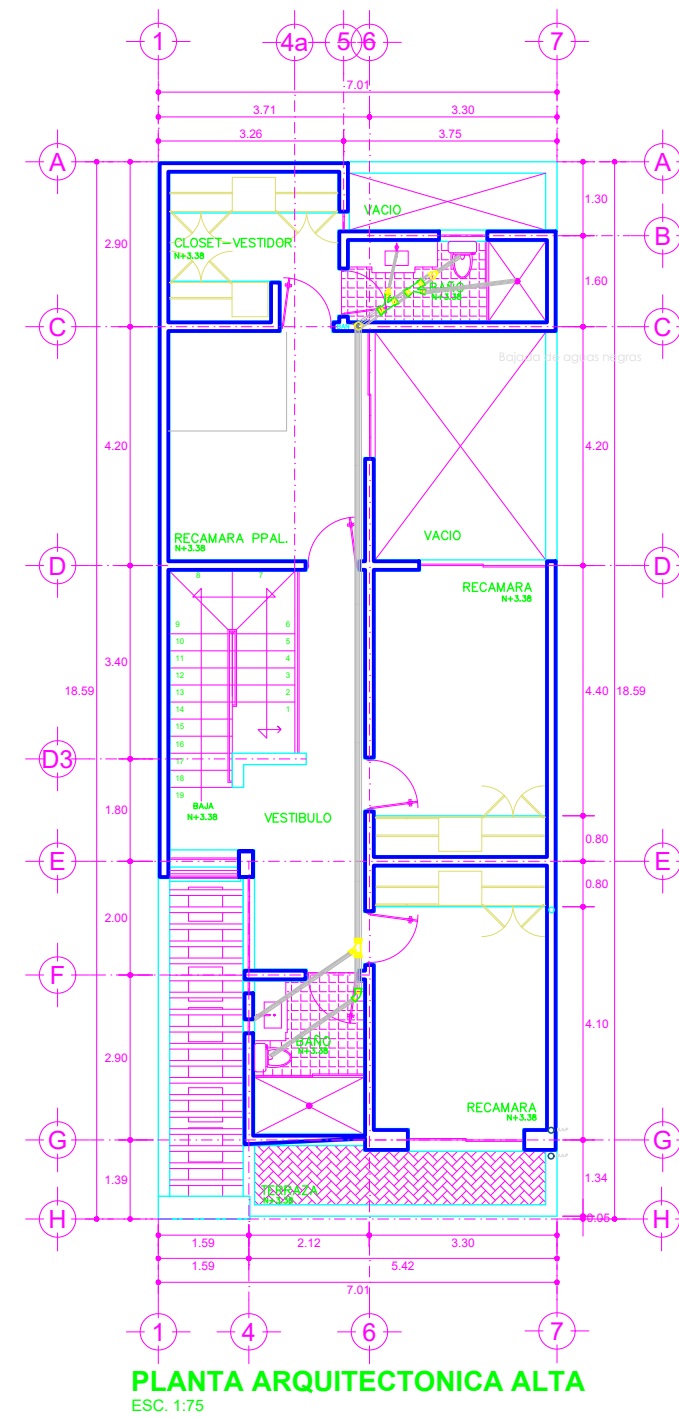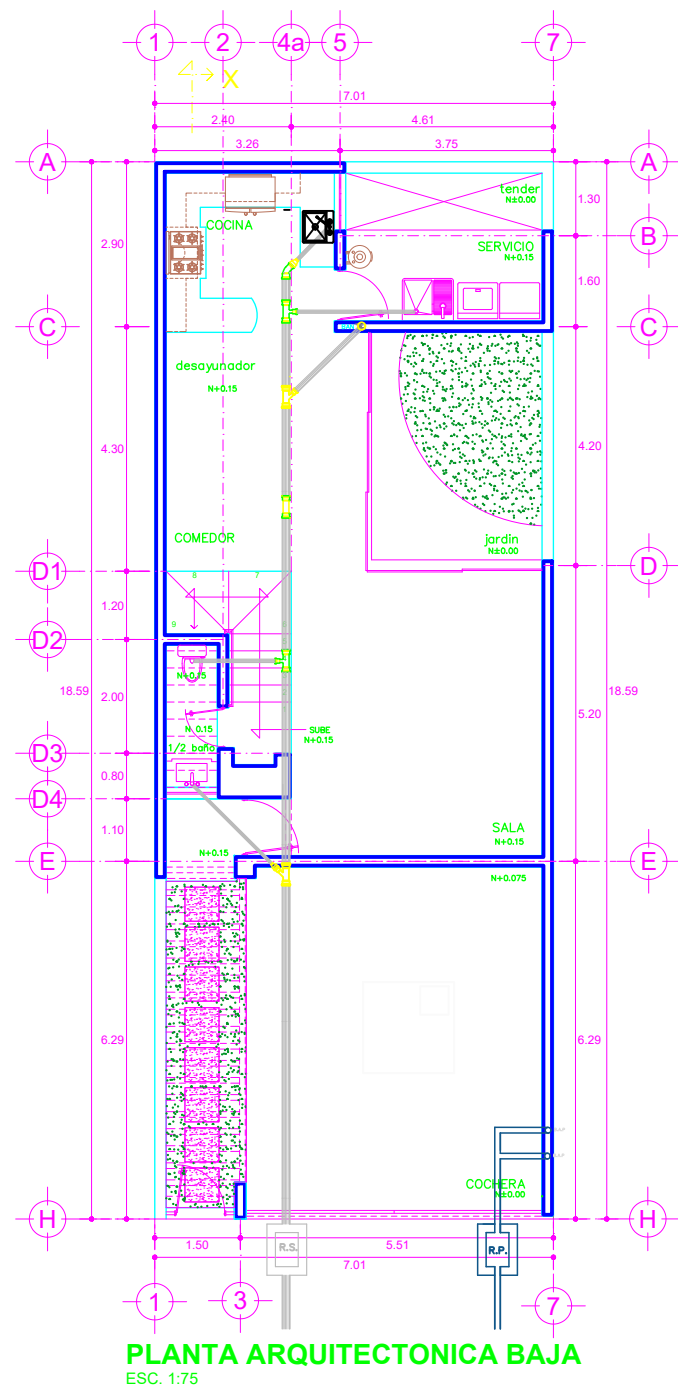

**UDS**

Alumno: Alejandra Monserrath Aquilar Gomez

Plano: Plano de Instalación Sanitaria y Pluveal

Arquitecto: Pedro Alberto García López

Fecha: 12/ Junio / 2024

Escala:

1:125

Acotación:

Metros

2/2