



Nombre del Alumno: Yessica Hernandez Zuñiga

Nombre del tema: Instalaciones Sanitarias

Parcial: 3

Nombre de la Materia: Costos y Presupuestos II


Nombre del profesor: José Álvaro Romero Peláez

Nombre de la Licenciatura: Arquitectura

Cuatrimestre: Sexto Cuatrimestre

Comitán de Domínguez a 05 de julio del 2024.

LOCALIZACIÓN

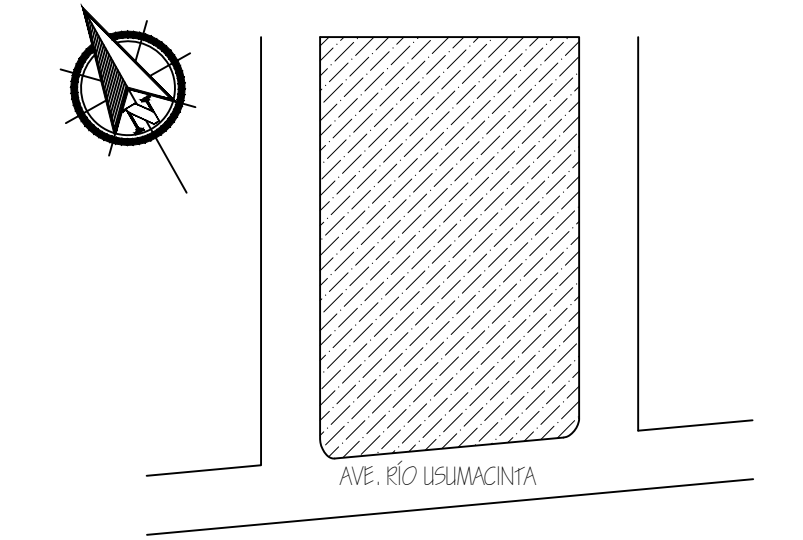

- BAN Bajada de aguas negras
- BAP Bajada de aguas pluviales
- Conexión Yee sencilla de P.V.C. tipo Anger.
- Conexión Codo de 45° de P.V.C. tipo Anger.
- Conexión Codo de 90° con salida baja de P.V.C.

PROYECTO:
EST-01_2021

DIRECCIÓN:
AVE. RÍO USUMACINTA

PROPIETARIO:
YESSICA HDEZ. ZUÑIGA


PROYECTÓ:
INSTALACIONES SANITARIAS

PLANO:
PLANTA BAJA
PANLTA ALTA


ESCALA:
1:50

CLAVE:	ACOT,;
H Z	METROS
	PLANO: 02/02

05/ JULIO/ 24

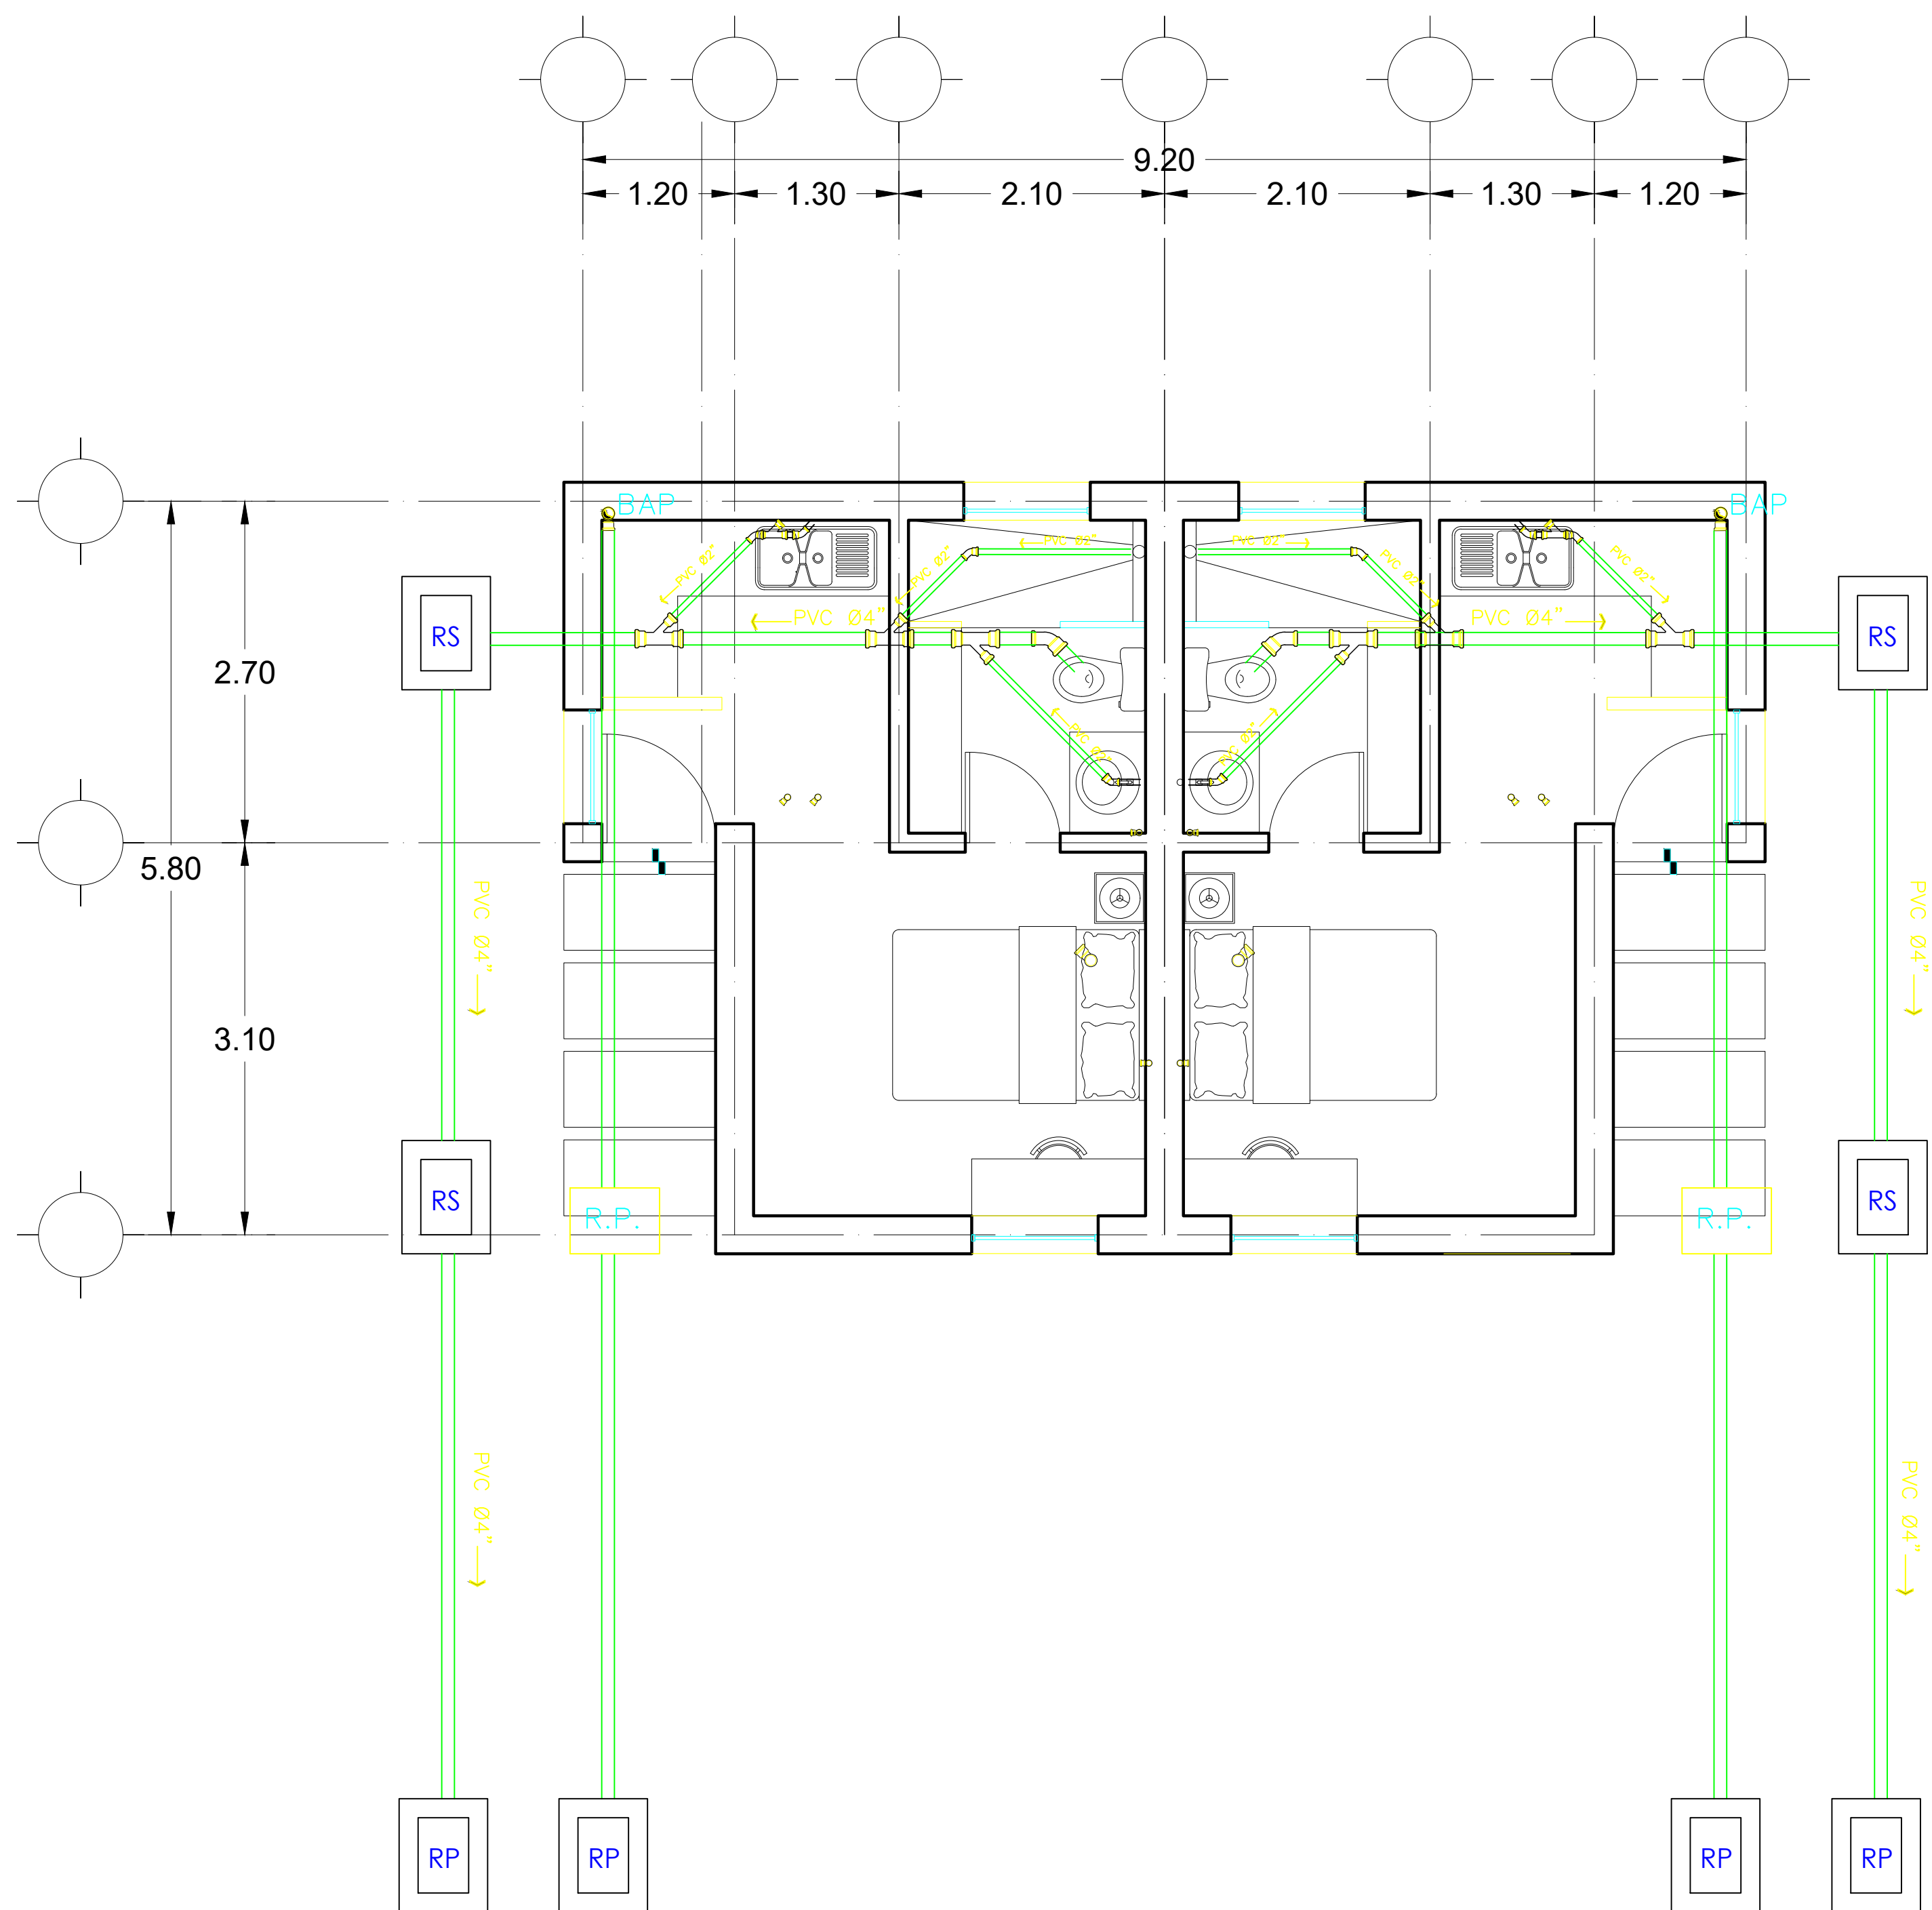

Planta Baja
Esc. 1:50
ESCALA GRAFICA

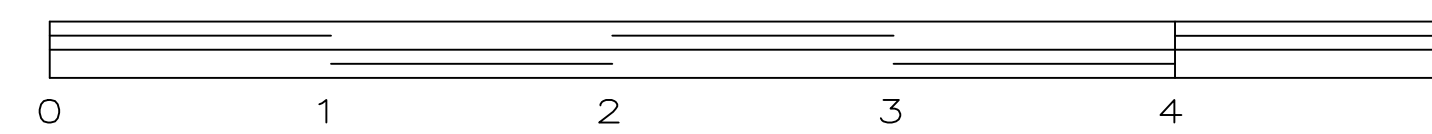

Planta Alta
Esc. 1:50
ESCALA GRAFICA

