



Mi Universidad

PLANO

Nombre del Alumno: Pablo Daniel Castro Herrera

Nombre del tema: Instalaciones sanitarias

Parcial: III


Nombre de la Materia: Diseño Arquitectónico

Nombre del profesor: Arq. Victor Manuel Santiago Guillen

Nombre de la Licenciatura: Arquitectura

Cuatrimestre: 7

Fecha: 17 de sep de 2024

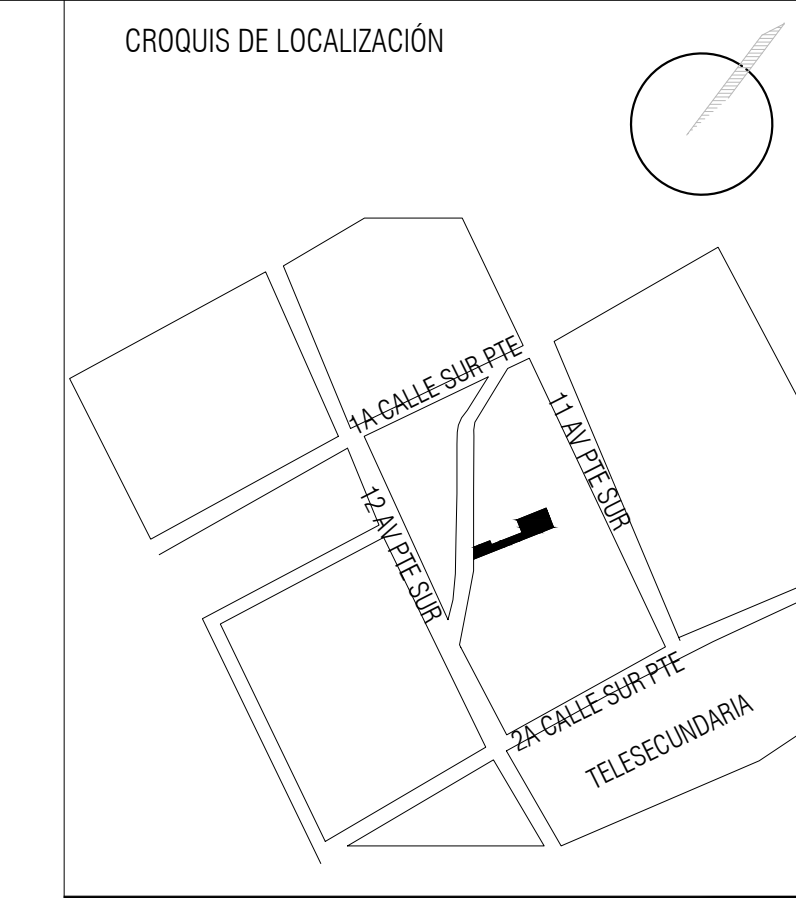

SIMBOLOGIA

	TUBERIA DE P.V.C SANITARIO
	INDICA SENTIDO DE LA PENDIENTE
\varnothing 100 MM	INDICA DIAMETRO DE LA TUBERIA
	REGISTRO SANITARIO DE 60 X 40 CM
	PAÑOS INTERIORES
	REGISTRO PLUVIAL DE 40 X 40 CM
	PAÑOS INTERIORES
	BAJADA DE AGUAS NEGRAS
	BAJADA DE AGUAS PLUVIALES
	TUBO VENTILADOR
	COLADERA DE PISO
	CODO DE P.V.C SANITARIO DE 90° HACIA ABAJO
	CODO DE P.V.C SANITARIO DE 90° HACIA ARRIBA
	CODO DE P.V.C SANITARIO DE 45°
	YEE DE P.V.C SANITARIO
	DOBLE YEE DE P.V.C SANITARIO
	REDUCCION DE P.V.C SANITARIO DE 4 X 2"
	CODO DE 90 GRADOS CON RADIO LARGO

SELLO DEL COLEGIO



**CASA HABITACIÓN.
CASA CIELO**
OBRA NUEVA

CALLE SIN NOMBRE, LA CUEVA 2A. SECCION.
COMITAN DE DOMINGUEZ, CHIS.

SUPERFICIE DE TERRENO: 200.00 M²
SUPERFICIE DE PLANTA BAJA: 71.81 M²
SUPERFICIE DE PLANTA ALTA: 85.20 M²

SUPERFICIE TOTAL
DE CONSTRUCCION: 157.01 M²

DIRECTOR RESPONSABLE DE OBRA:

PABLO DANIEL
CASTRO HERREA

PLANO:
**INSTALACIÓN HIDRÁULICA
JUNIO/2024**

ESCALA: 1:75	METROS
PLANO: 03 03	CLAVE: IS-03

