


ARQUITECTURA.

SIMBOLOGIA ELECTRICA

	Salida de centro
	Salida arbotante
	Salida spot LED de centro
	Salida spot LED de piso
	Salida spot LED
	Salida reflector LED
	Salida equipo de bombeo
	Salida equipo hidroneumatico
	Contacto polarizado suplex
	Contacto polarizado duplex por piso
	Contacto polarizado suplex trifasico
	Apagador sencilla
	Apagador de escaleras
	Cableado por piso
	Tubería galvanizada
	Tablero de carga
	Medidor
	Interruptor de alarma
	Acometida
	Mufa/varilla de tierra
	Salida de TV.
	Salida de telefono
	Salida de interfon

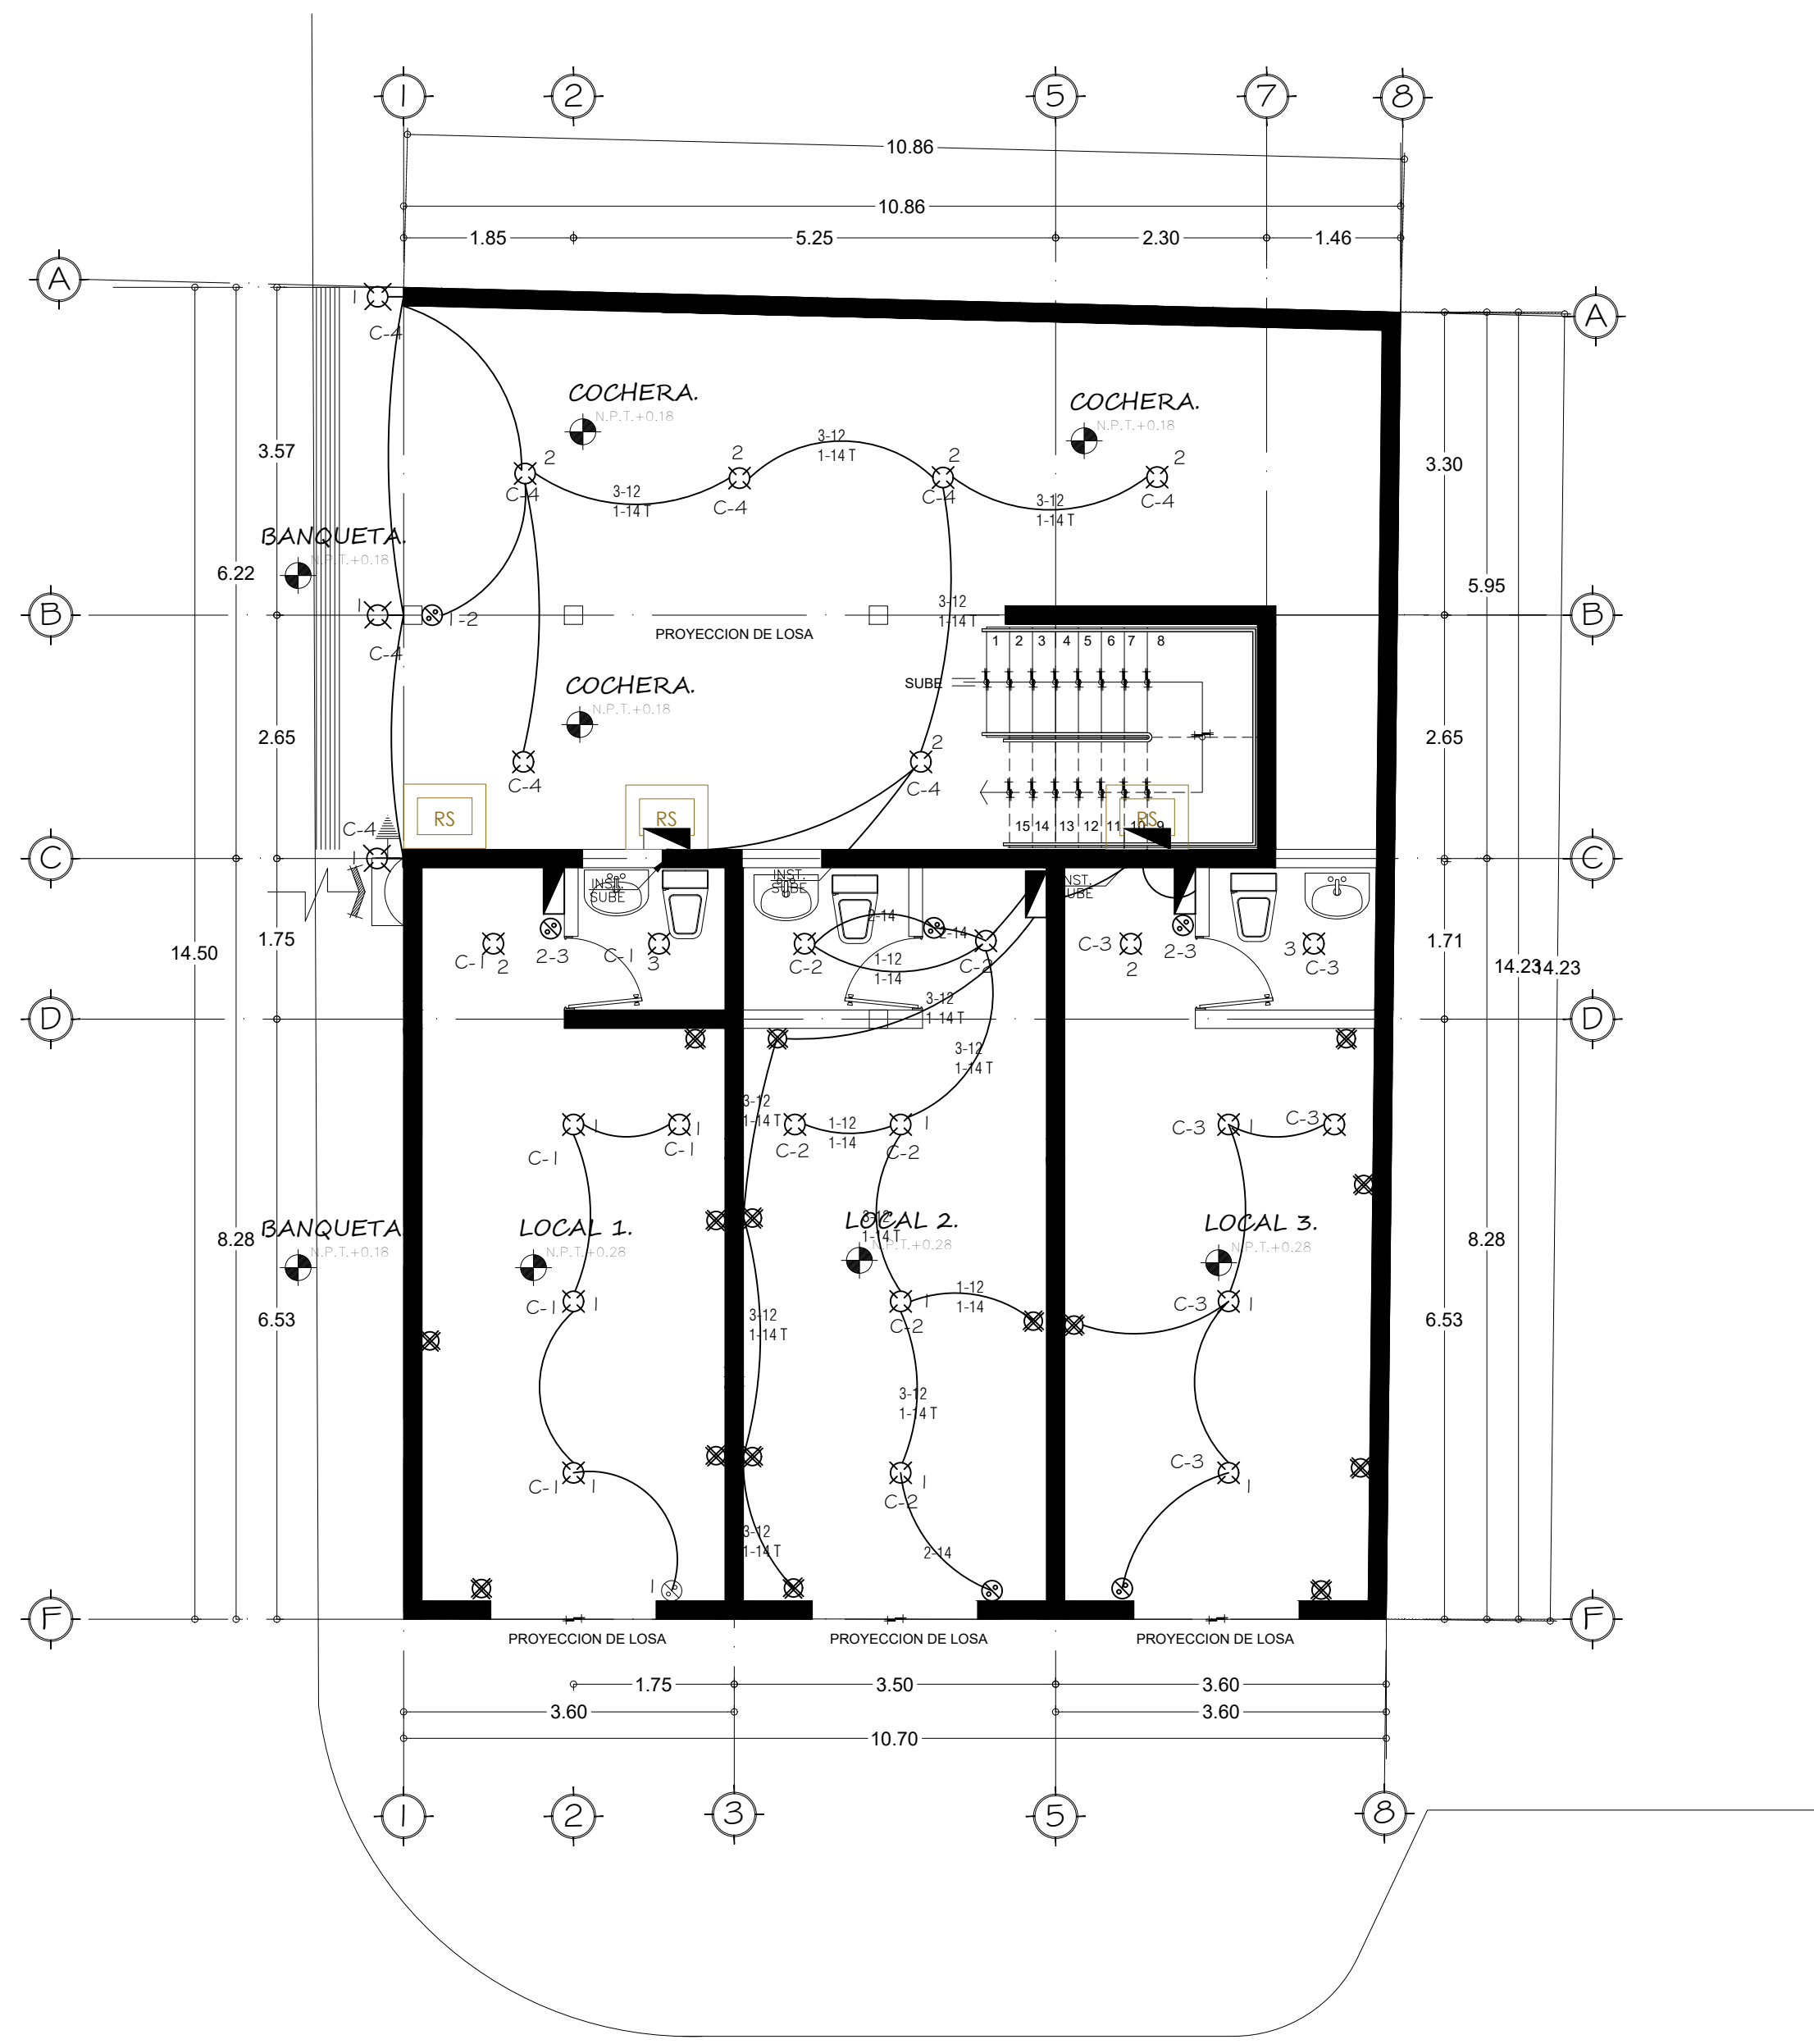


1 PLANTA BAJA

ESCALA 1:50



ESCALA GRAFICA

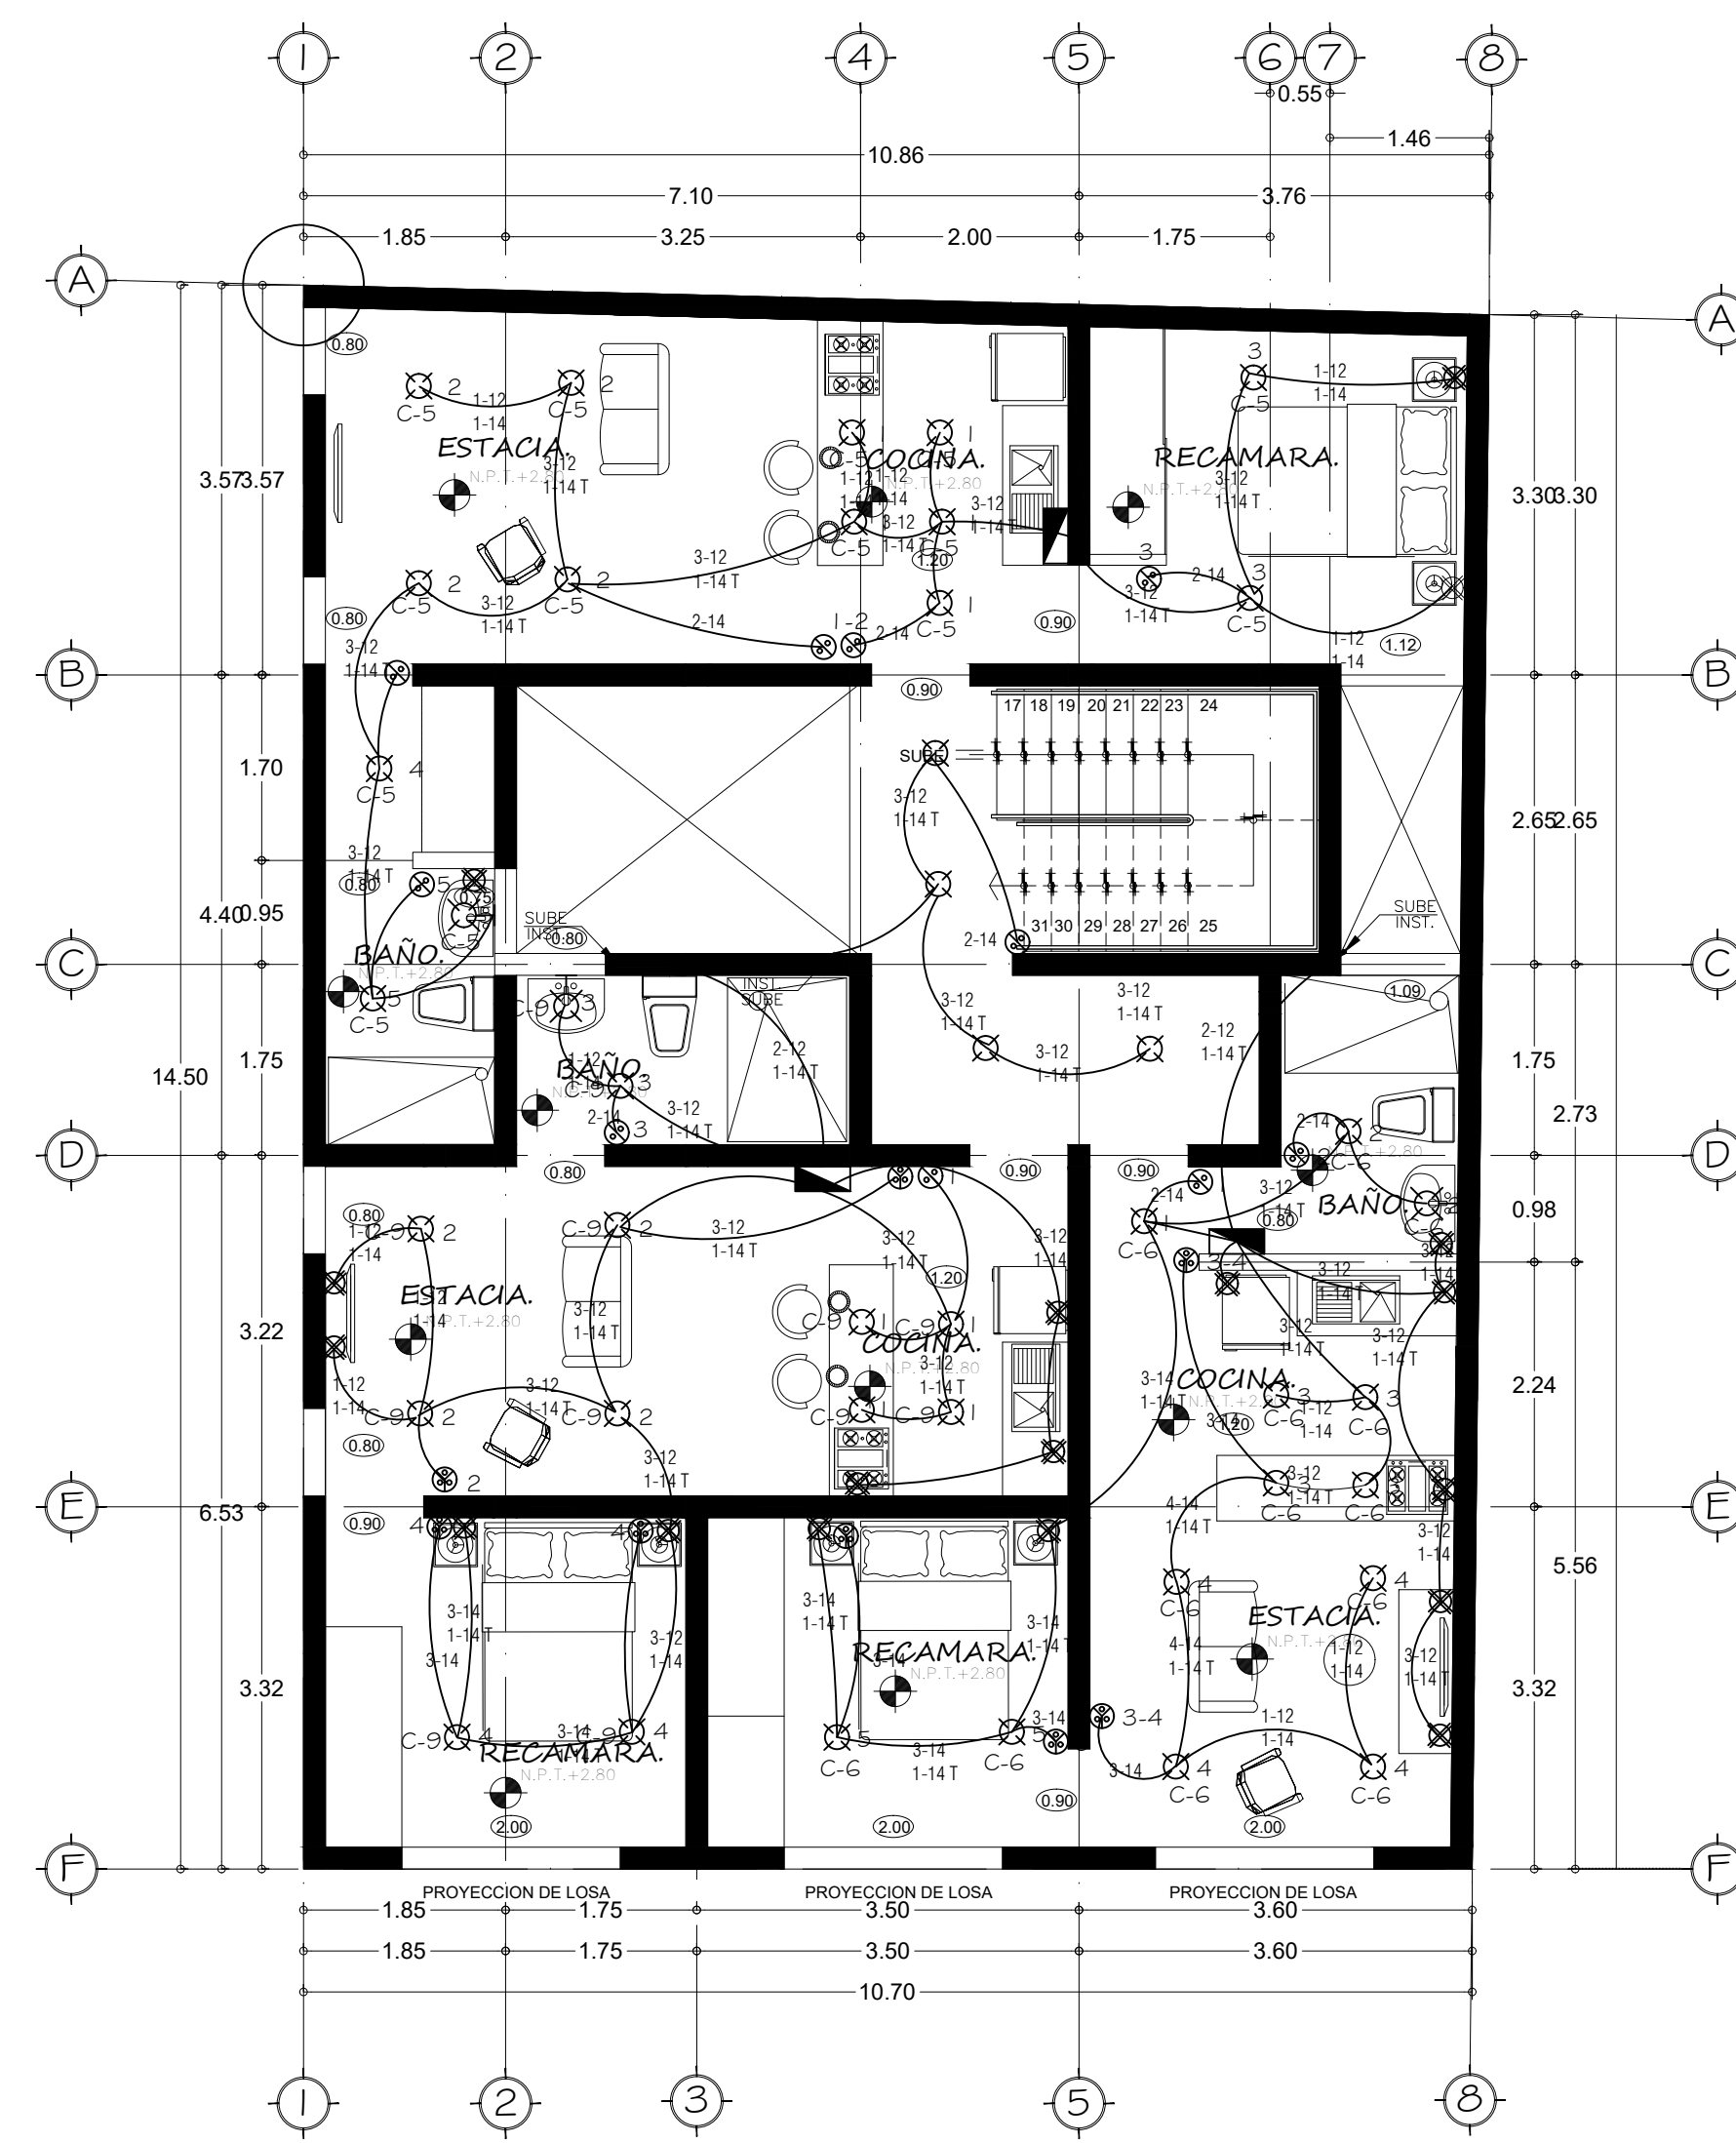


1 PLANTA NIVEL 1

ESCALA 1:50



ESCALA GRAFICA

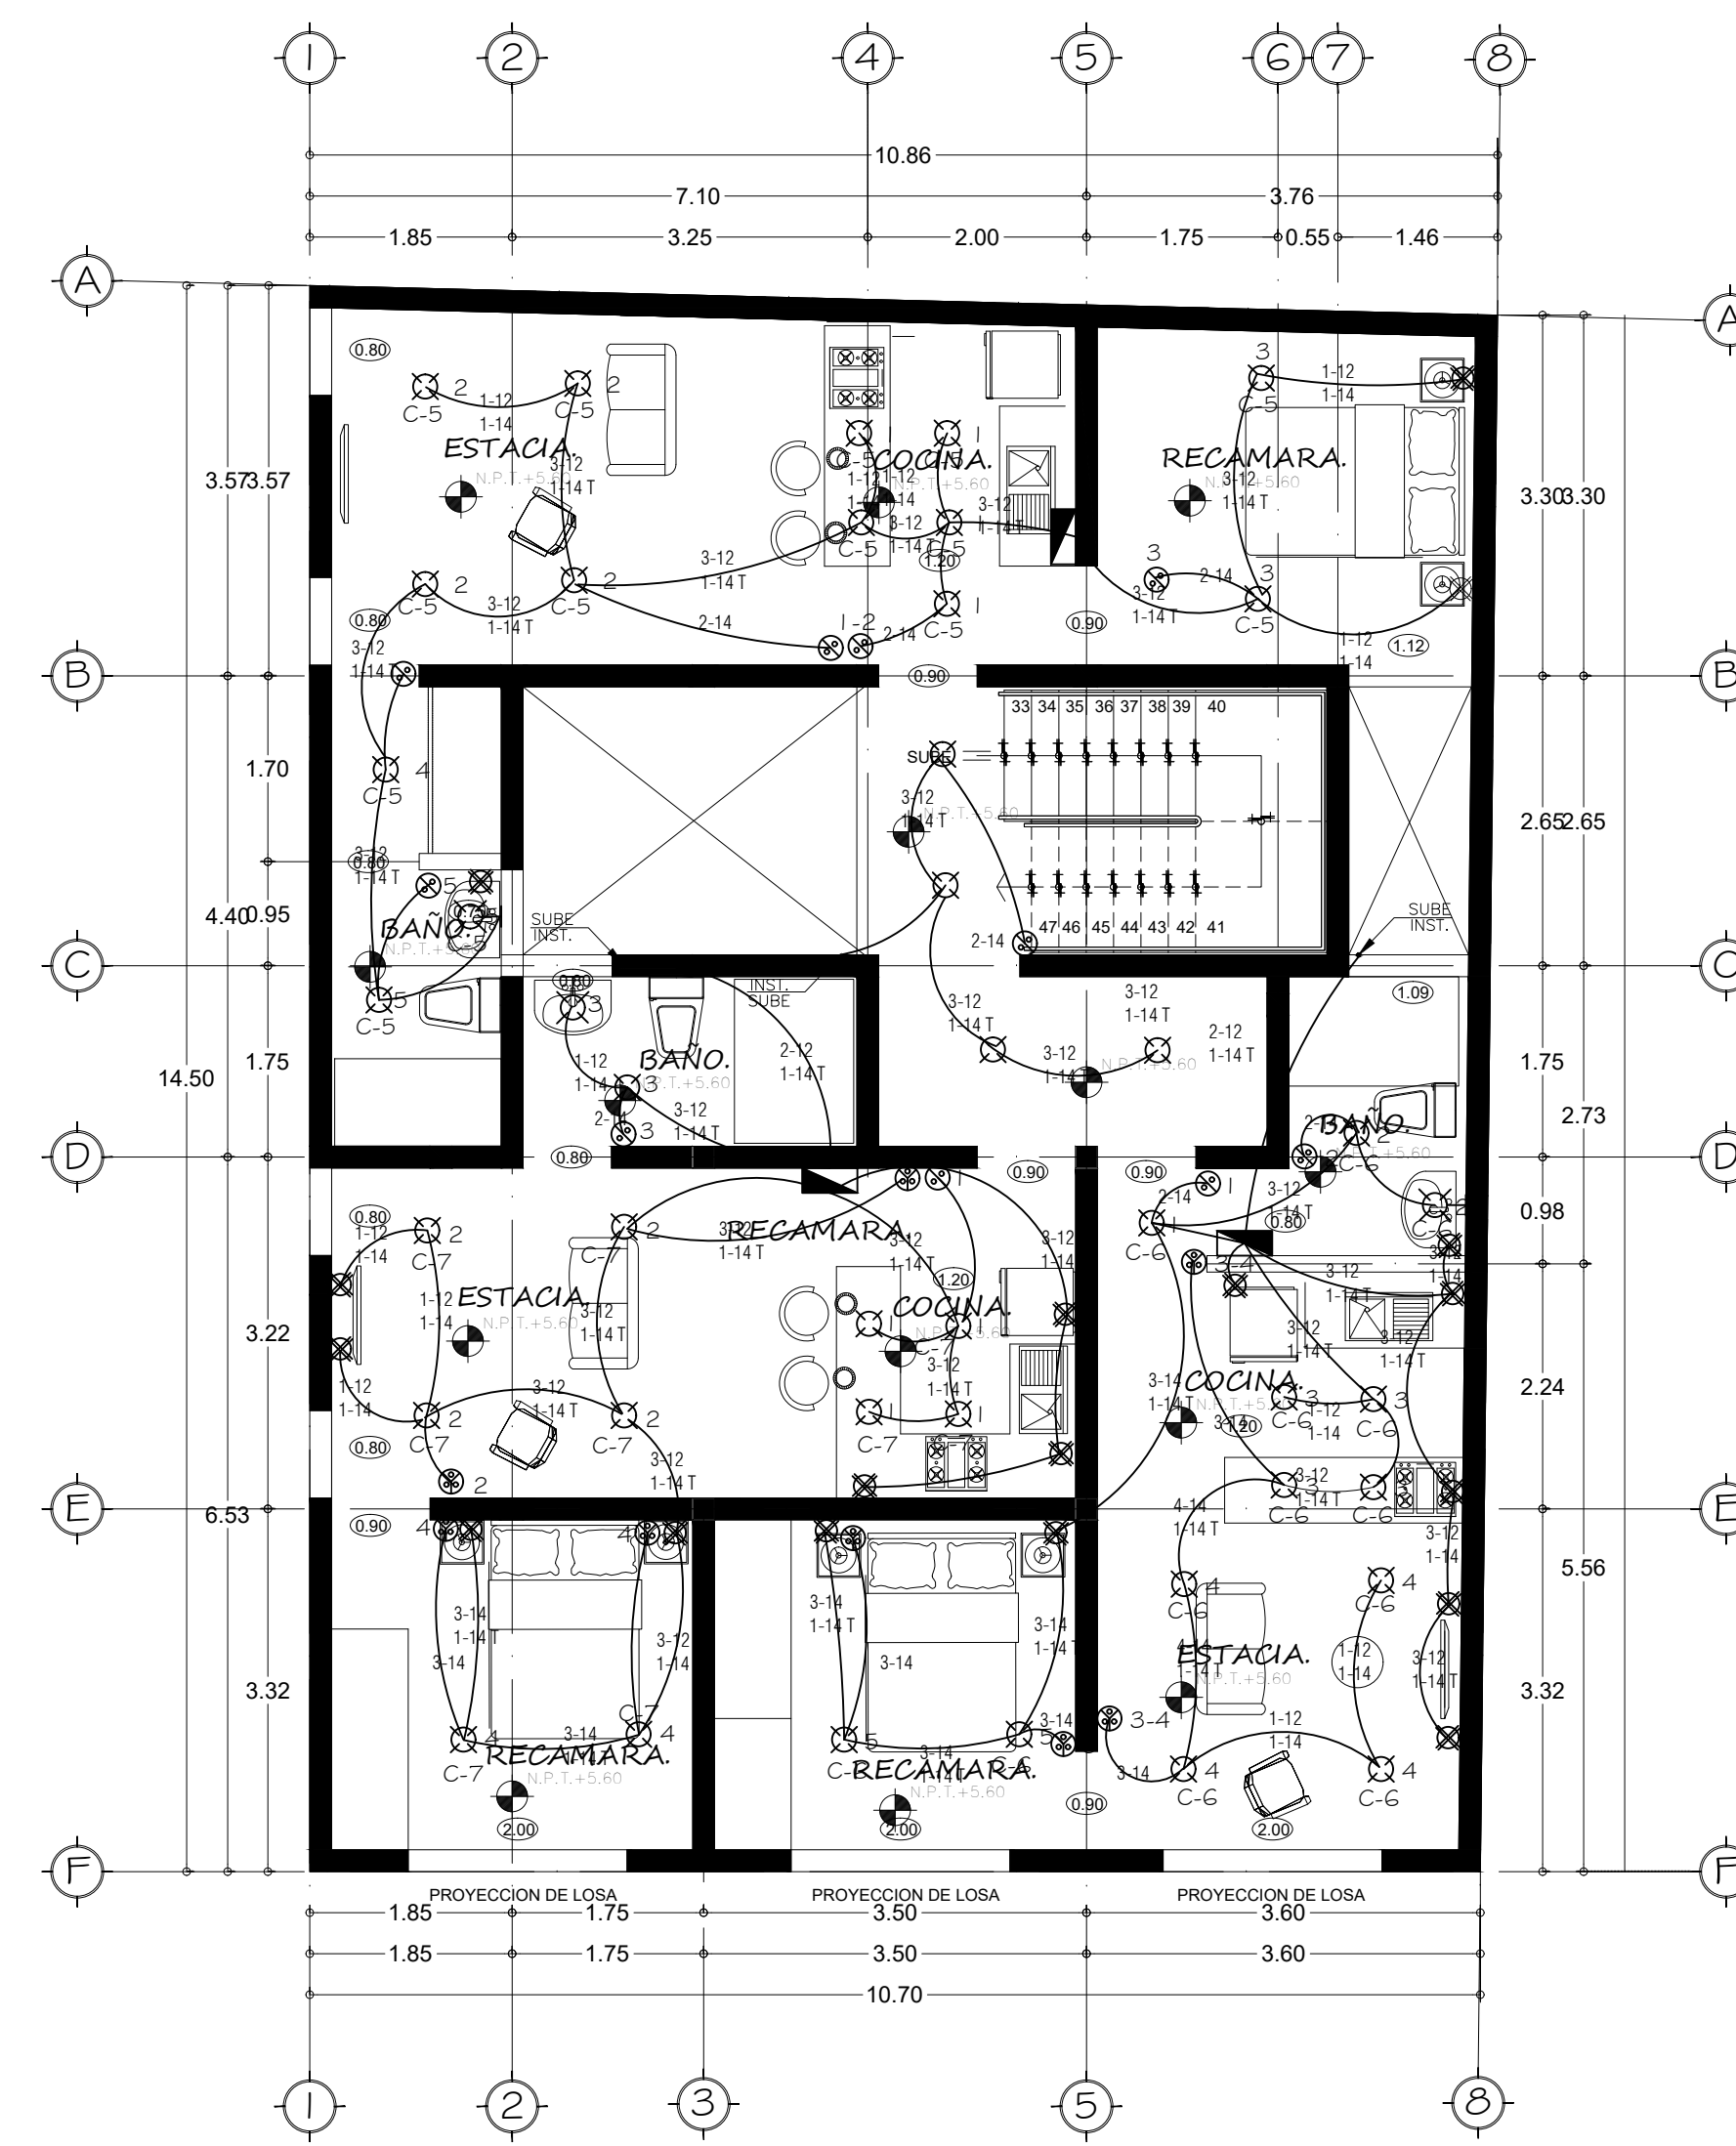


1 PLANTA NIVEL 2

ESCALA 1:50

 


ESCALA GRAFICA

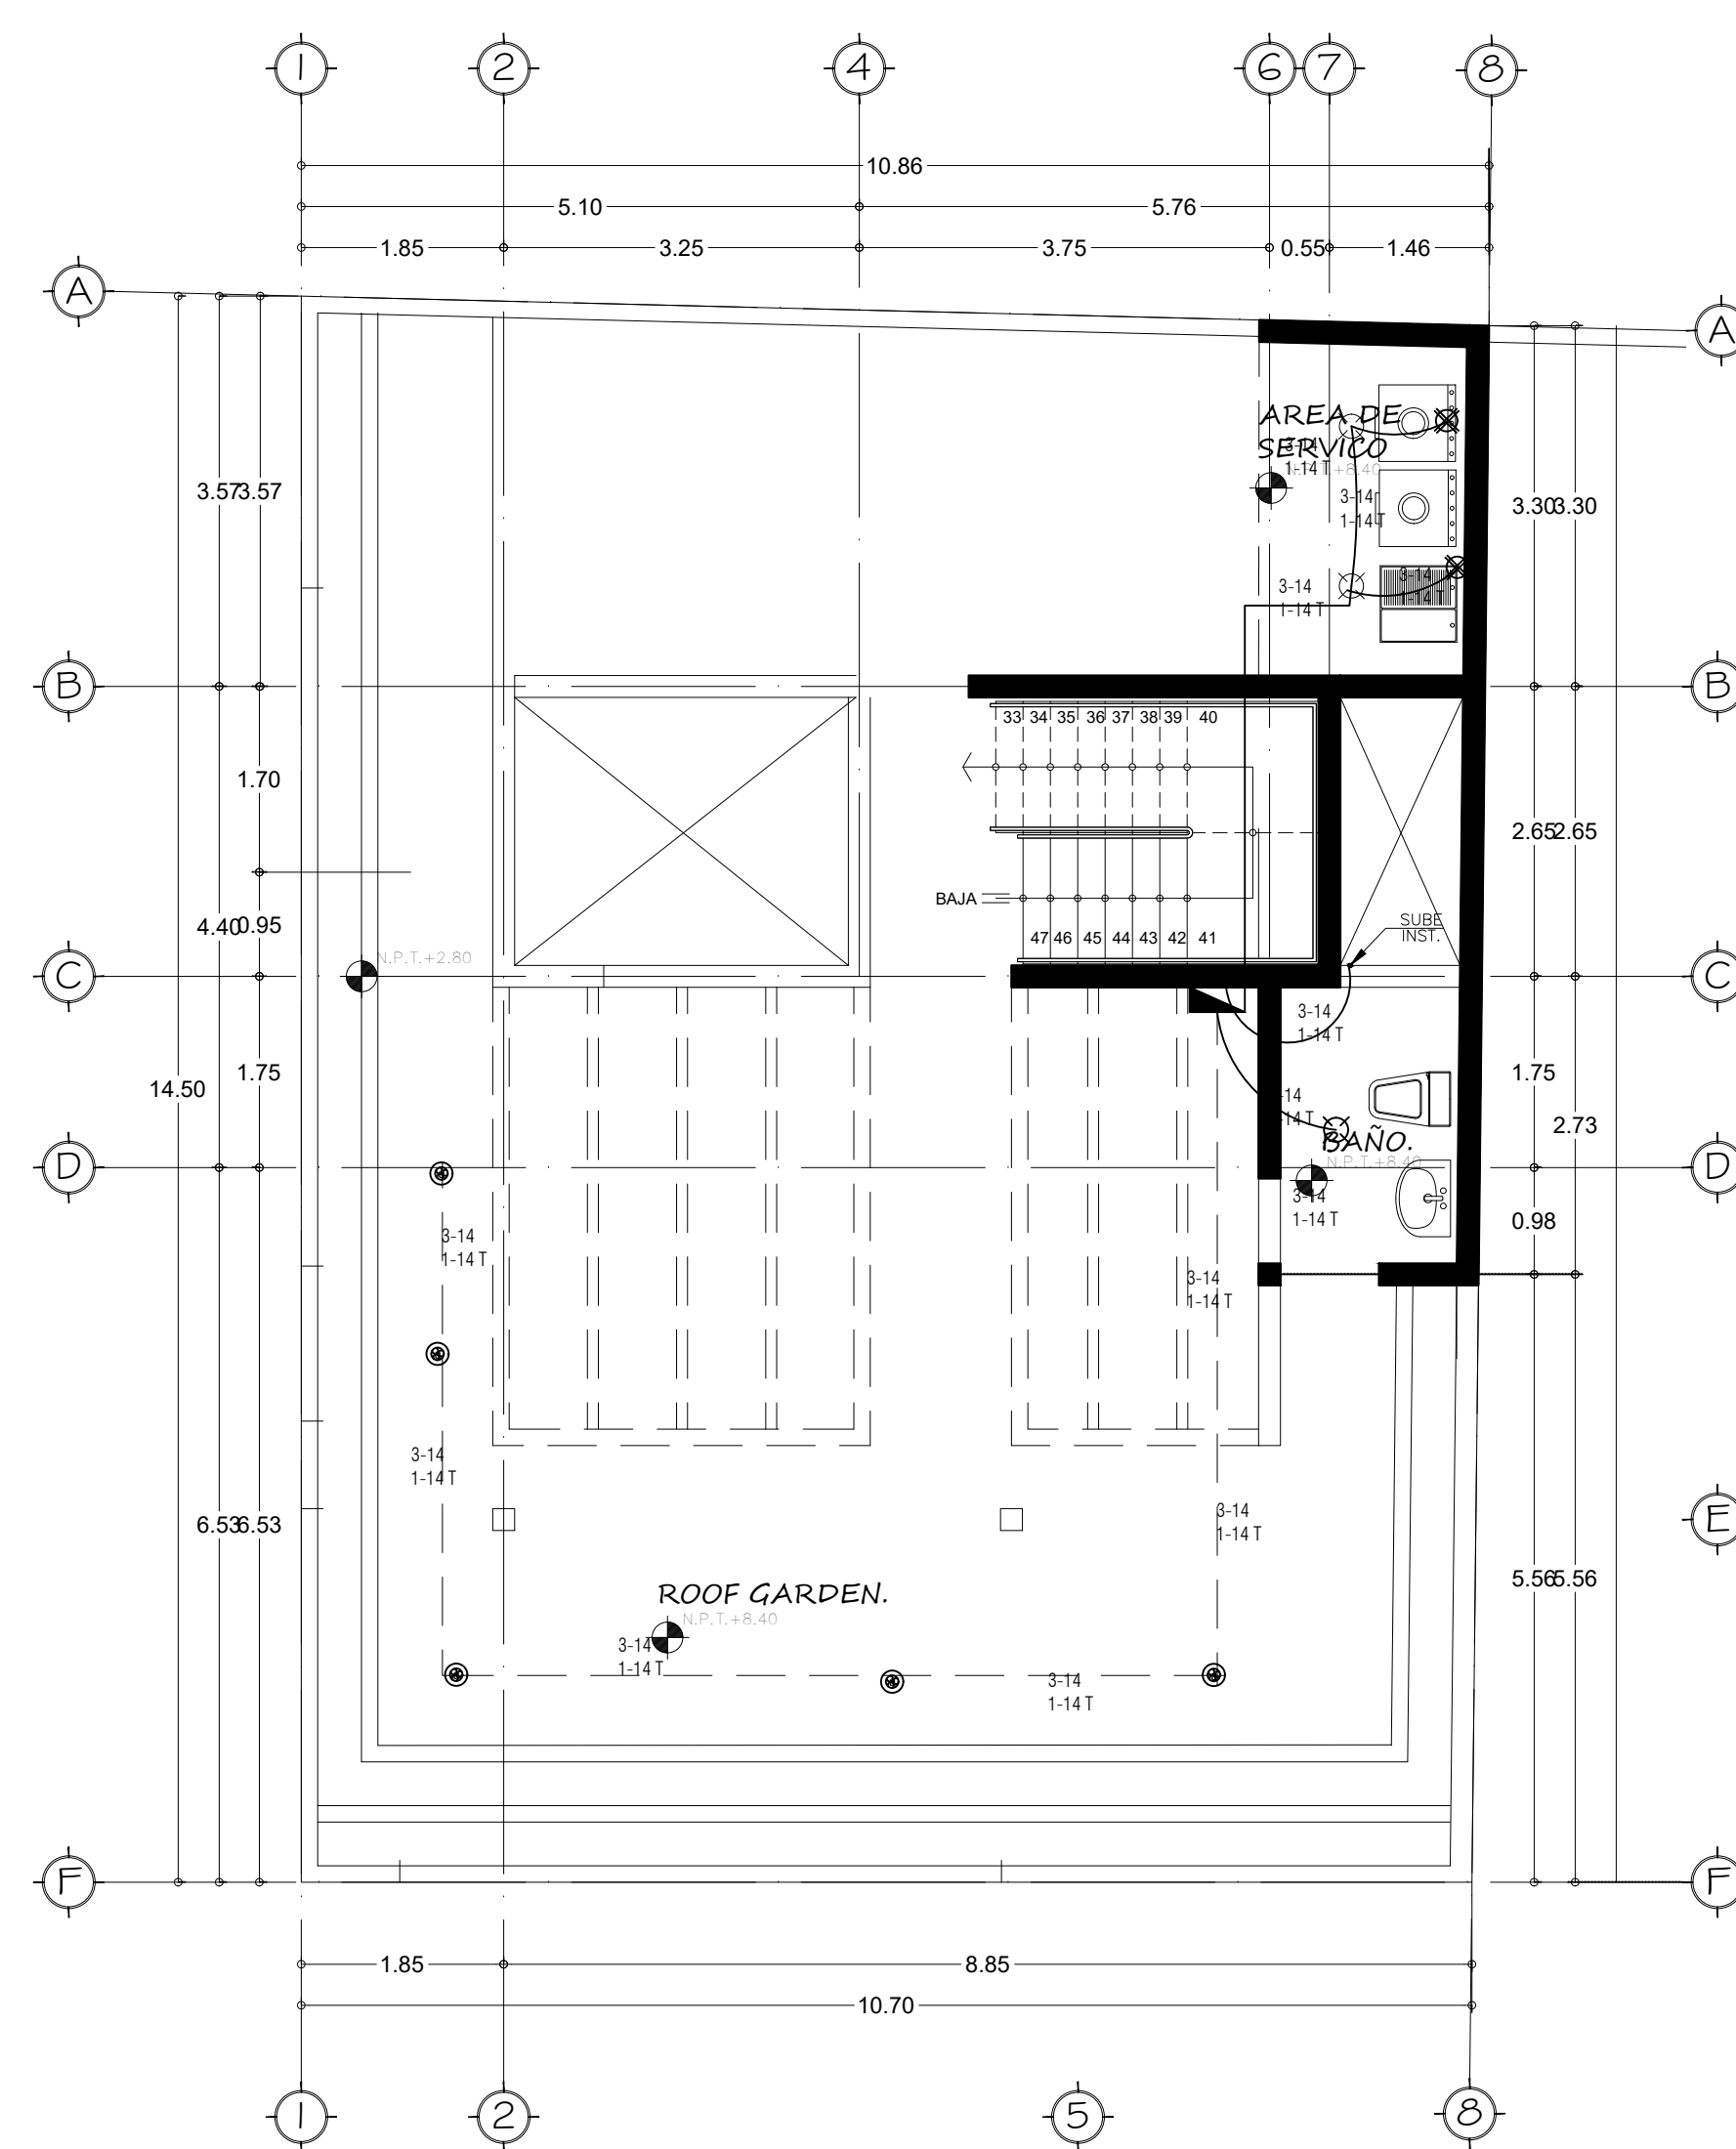

1 PLANTA DE AZOTEA

ESCALA 1:50



ESCALA GRAFICA

PROYECTO:
DEPARTAMENTOS

diseño arquitectónico V

MATERIA.

JOAQUIN BETONY ZAPETE MORALES.

NOMBRE DEL PLANO:
PLANTAS ARQUITECTONICAS

ESCALA:
1:100

ACOTACIÓN:
METROS

PLANO:
01 / 03

FECHA: 22 / 09 / 2024