

# UDS

## DISEÑO ARQUITECTONICO V

**NOMBRE DEL ALUMNO:**

ALEJANDRA MONSERRATH AGUILAR GOMEZ

**NOMBRE DEL PROFESOR:**

ARQ.VICTOR MANUEL SANTIAGO GUILLEN

**CUATRIMESTRE:**

7° SEGUNDA UNIDAD

INSTALACIONES

SANITARIAS, PLUVIAL, HIDRAULICA

**CARRERA:**


ARQUITECTURA

**NOMBRE DE LA ACTIVIDAD:**

INSTALACIONES



**FECHA:**

JUEVES, 31 DE OCTUBRE, 2024

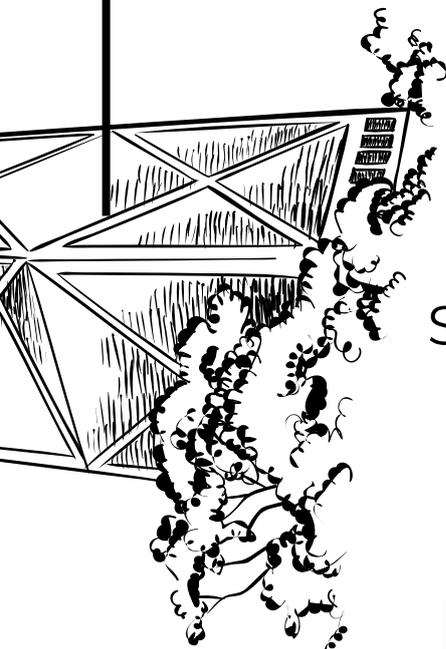

# UNIVERSIDAD DEL SURESTE
 
## LOCALIZACIÓN

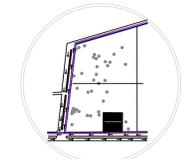

CROQUIS DE LOCALIZACIÓN:

## SIMBOLOGIA:

- TUBERÍA DE P.V.C. SANITARIO
- INDICA SENTIDO DE LA PENDIENTE
- RS REGISTRO SANITARIO DE 60 X 40 CM PAÑOS INTERIORES
- RP REGISTRO PLUVIAL DE 40 X 40 CM PAÑOS INTERIORES
- BAN BAJADA DE AGUAS NEGRAS
- BAP BAJADA DE AGUAS PLUVIALES
- COLADERA DE PISO
- ◻ CODO DE P.V.C. SANITARIO DE 90° HACIA ARRIBA
- ◻ CODO DE P.V.C. SANITARIO DE 45°
- ◻ CODO DE P.V.C. PLUVIAL DE 90°
- ◻ YEE DE P.V.C. SANITARIO
- ⊖ REDUCCION DE P.V.C. SANITARIO DE 4 X 2"
- ☀ CALENTADOR

## PROYECTO:

DEPARTAMENTOS

## MATERIA:

DISEÑO ARQUITECTÓNICO V

## ARQUITECTO:

VICTOR MANUEL SANTIAGO GUILLEN

## ALUMNO:

ALEJANDRA MONSERRATH AGUILAR GOMEZ

## PLANO:

INSTALACION SANITARIA Y PLUVIAL

## ESCALA:

1:75


## ACOT.:

METROS

## PLANO:

02 / 01

31 / 10 / 2024

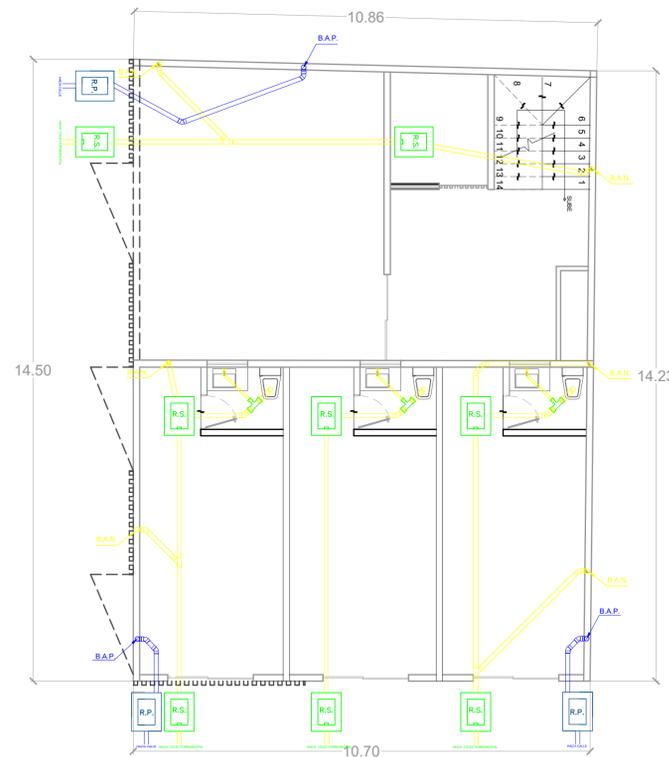


PLANTA ARQUITECTONICA

ESC: 1:75



PLANTA BAJA

ESC: 1:75


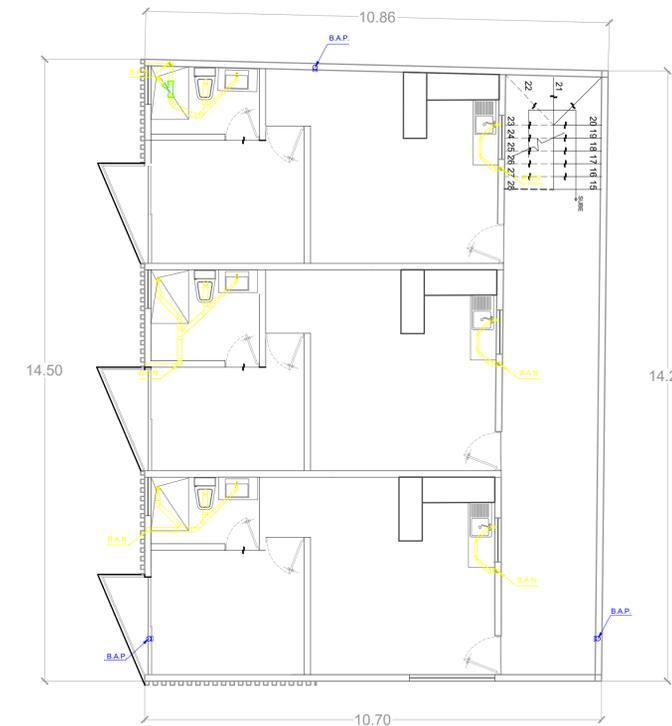


PLANTA ALTA

ESC: 1:75

# UNIVERSIDAD DEL SURESTE
 
## LOCALIZACIÓN

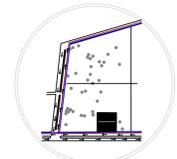

CROQUIS DE LOCALIZACIÓN:

## SIMBOLOGIA:

- TUBERÍA DE P.V.C. SANITARIO
- INDICA SENTIDO DE LA PENDIENTE
- RS REGISTRO SANITARIO DE 60 X 40 CM PAÑOS INTERIORES
- RP REGISTRO PLUVIAL DE 40 X 40 CM PAÑOS INTERIORES
- BAN BAJADA DE AGUAS NEGRAS
- BAP BAJADA DE AGUAS PLUVIALES
- COLADERA DE PISO
- ◻ CODO DE P.V.C. SANITARIO DE 90° HACIA ARRIBA
- ◻ CODO DE P.V.C. SANITARIO DE 45°
- ◻ CODO DE P.V.C. PLUVIAL DE 90°
- ◻ YEE DE P.V.C. SANITARIO
- ⊗ REDUCCION DE P.V.C. SANITARIO DE 4 X 2"
- ⊗ CALENTADOR

## PROYECTO:

DEPARTAMENTOS

## MATERIA:

DISEÑO ARQUITECTÓNICO V

## ARQUITECTO:

VICTOR MANUEL SANTIAGO GUILLEN

## ALUMNO:

ALEJANDRA MONSERRATH AGUILAR GOMEZ

## PLANO:

INSTALACION SANITARIA Y PLUVIAL

## ESCALA:

1:75


## ACOT.:

METROS

## PLANO:

02 / 01

31 / 10 / 2024

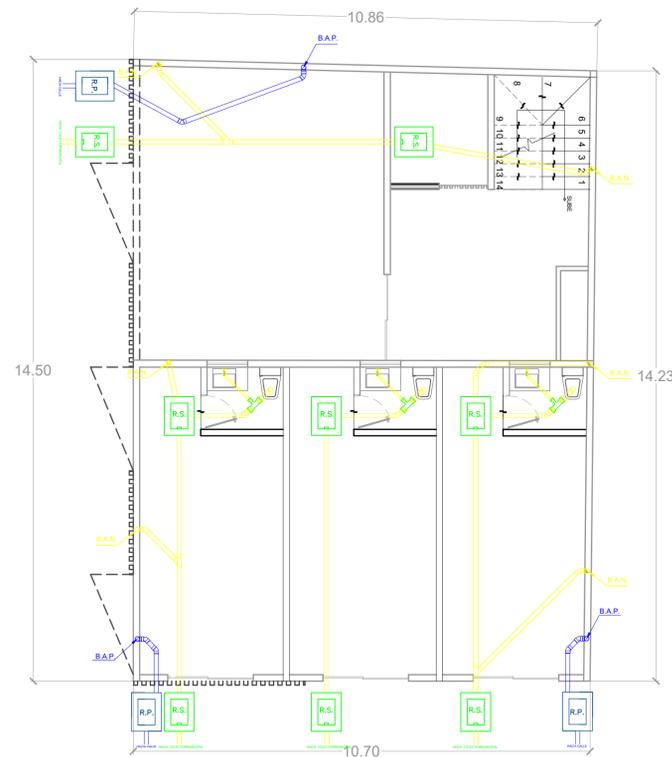


PLANTA ARQUITECTONICA

ESC: 1:75



PLANTA BAJA

ESC: 1:75


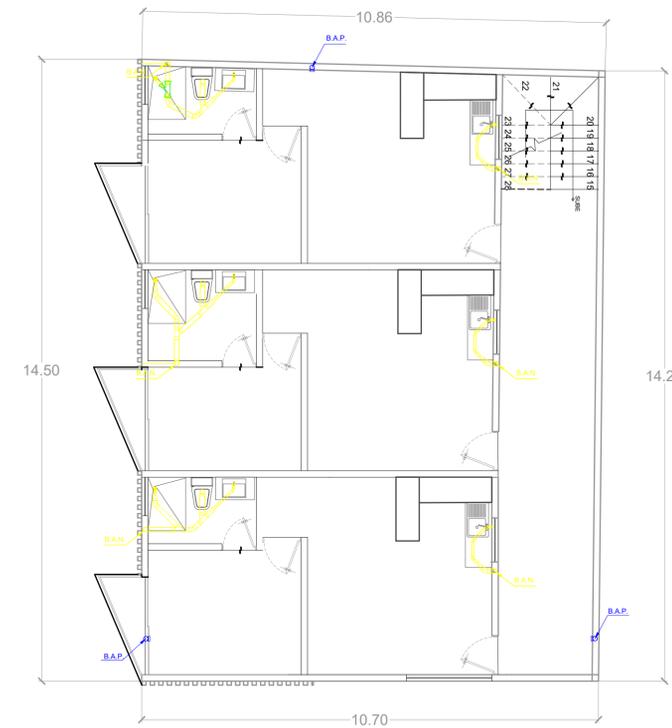


PLANTA ALTA

ESC: 1:75

# UNIVERSIDAD DEL SURESTE
 
## LOCALIZACIÓN

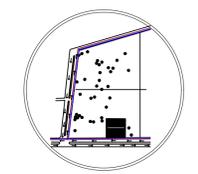

CROQUIS DE LOCALIZACIÓN:

## SIMBOLOGIA:

- TUBERÍA DE AGUA FRÍA DE P.V.C.
- HIDRAÚLICO
- S.A.T. SUBE AGUA A TINACO
- B.A.F. BAJA AGUA FRÍA
- S.A.C. SUBE AGUA CALIENTE
- ACOMETIDA
- VÁLVULA DE COMPUERTA
- CODO DE 90° HACIA ARRIBA
- CODO DE 90° HACIA ABAJO
- TEE DE 90°
- TEE CON SALIDA HACIA ARRIBA
- CODO DE 90°
- FLOTADOR
- CALENTADOR

## PROYECTO:

DEPARTAMENTOS

## MATERIA:

DISEÑO ARQUITECTÓNICO V

## ARQUITECTO:

VICTOR MANUEL SANTIAGO GUILLEN

## ALUMNO:

ALEJANDRA MONSERRATH AGUILAR GOMEZ

## PLANO:


INSTALACIONES HIDRAULICAS

## ESCALA:

1:75


ACOT.:  
METROS

PLANO:  
03 / 01

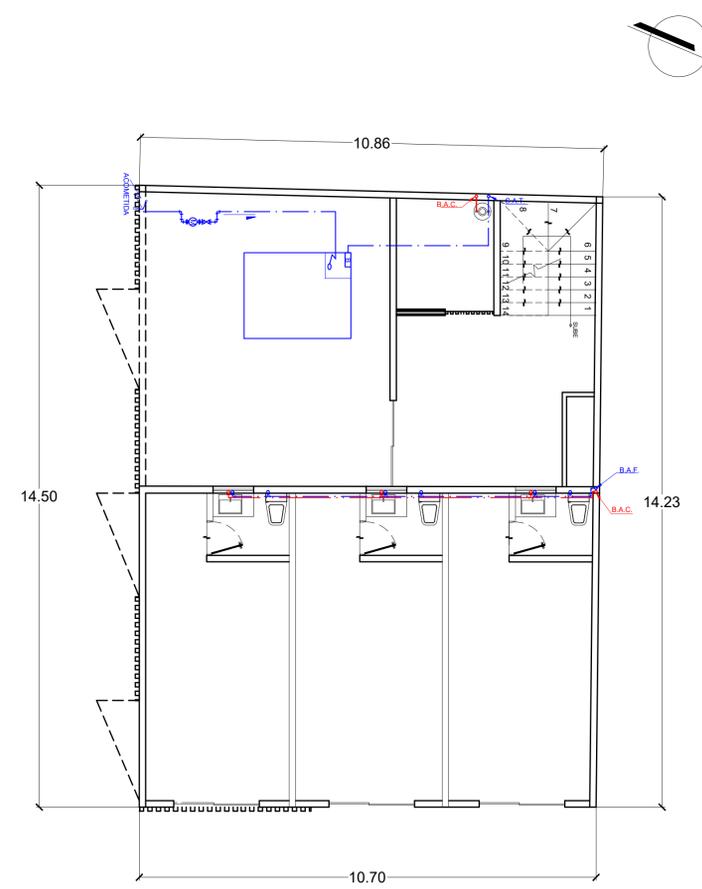


PLANTA ARQUITECTONICA

ESC: 1:75

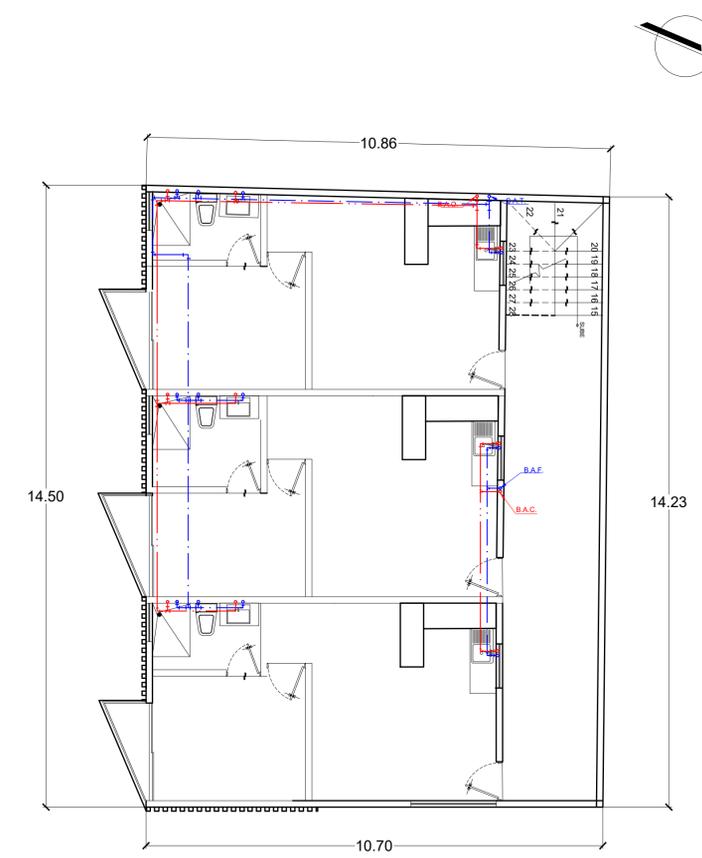

PLANTA BAJA

ESC: 1:75

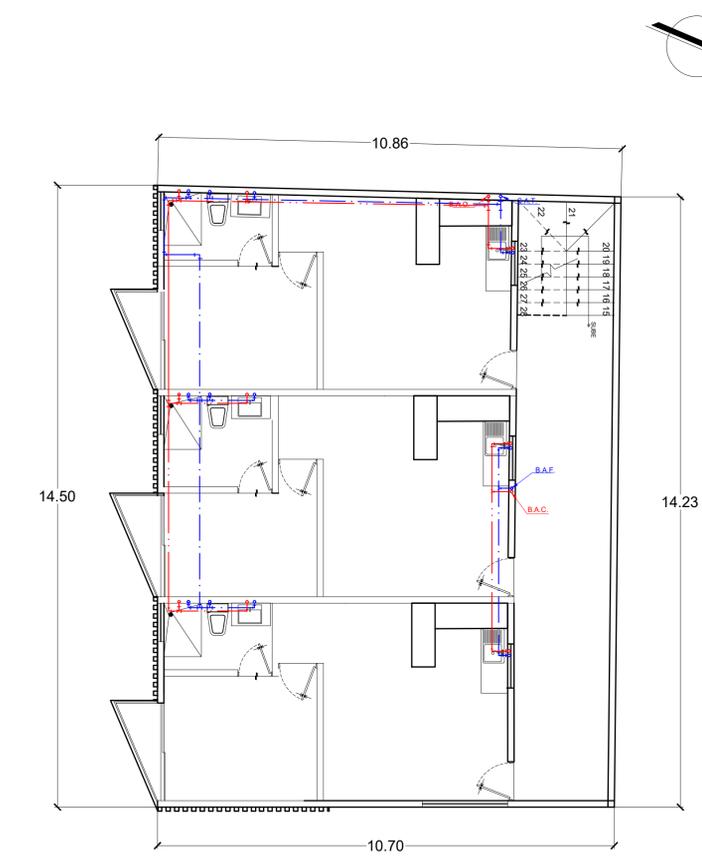



PLANTA ALTA

ESC: 1:75

31/10/2024

# UNIVERSIDAD DEL SURESTE
 
## LOCALIZACIÓN

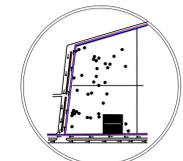

CROQUIS DE LOCALIZACIÓN:

## SIMBOLOGIA:

- TUBERÍA DE AGUA FRÍA DE P.V.C. HIDRÁULICO
- SUBE AGUA A TINACO
- S.A.T. BAJA AGUA FRÍA
- B.A.F. BAJA AGUA FRÍA
- S.A.C. SUBE AGUA CALIENTE
- ACOMETIDA
- VÁLVULA DE COMPUERTA CODO DE 90° HACIA ARRIBA
- CODO DE 90° HACIA ABAJO
- TEE DE 90° TEE CON SALIDA HACIA ARRIBA
- CODO DE 90°
- FLOTADOR
- CALENTADOR

## PROYECTO:

DEPARTAMENTOS

## MATERIA:

DISEÑO ARQUITECTÓNICO V

## ARQUITECTO:

VICTOR MANUEL SANTIAGO GUILLEN

## ALUMNO:

ALEJANDRA MONSERRATH AGUILAR GOMEZ

## PLANO:

INSTALACIONES HIDRAULICAS

## ESCALA:

1:75

## CLAVE:


## ACOT.:

METROS

## PLANO:


03 / 02

31 / 10 / 2024

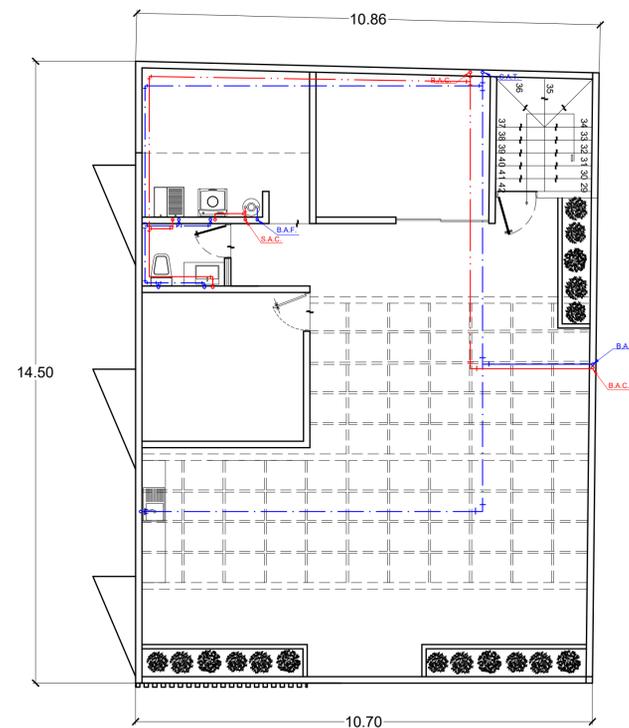

PLANTA DE ROOF GARDEN

ESC: 1:75

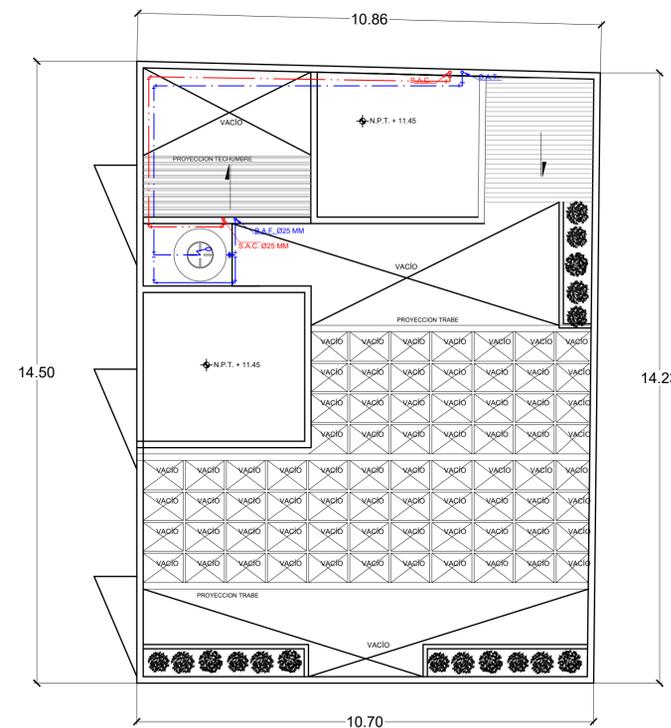

PLANTA DE CONJUNTO

ESC: 1:75