



Nombre del Alumno: Frida Lizbeth Reséndiz Salazar

Nombre del tema : INSTALACIONES


Parcial : 3

Nombre de la Materia: Diseño arquitectónico


Nombre del profesor: Victor Manuel Santiago guillen

Nombre de la Licenciatura: Arquitectura


Cuatrimestre: 7to

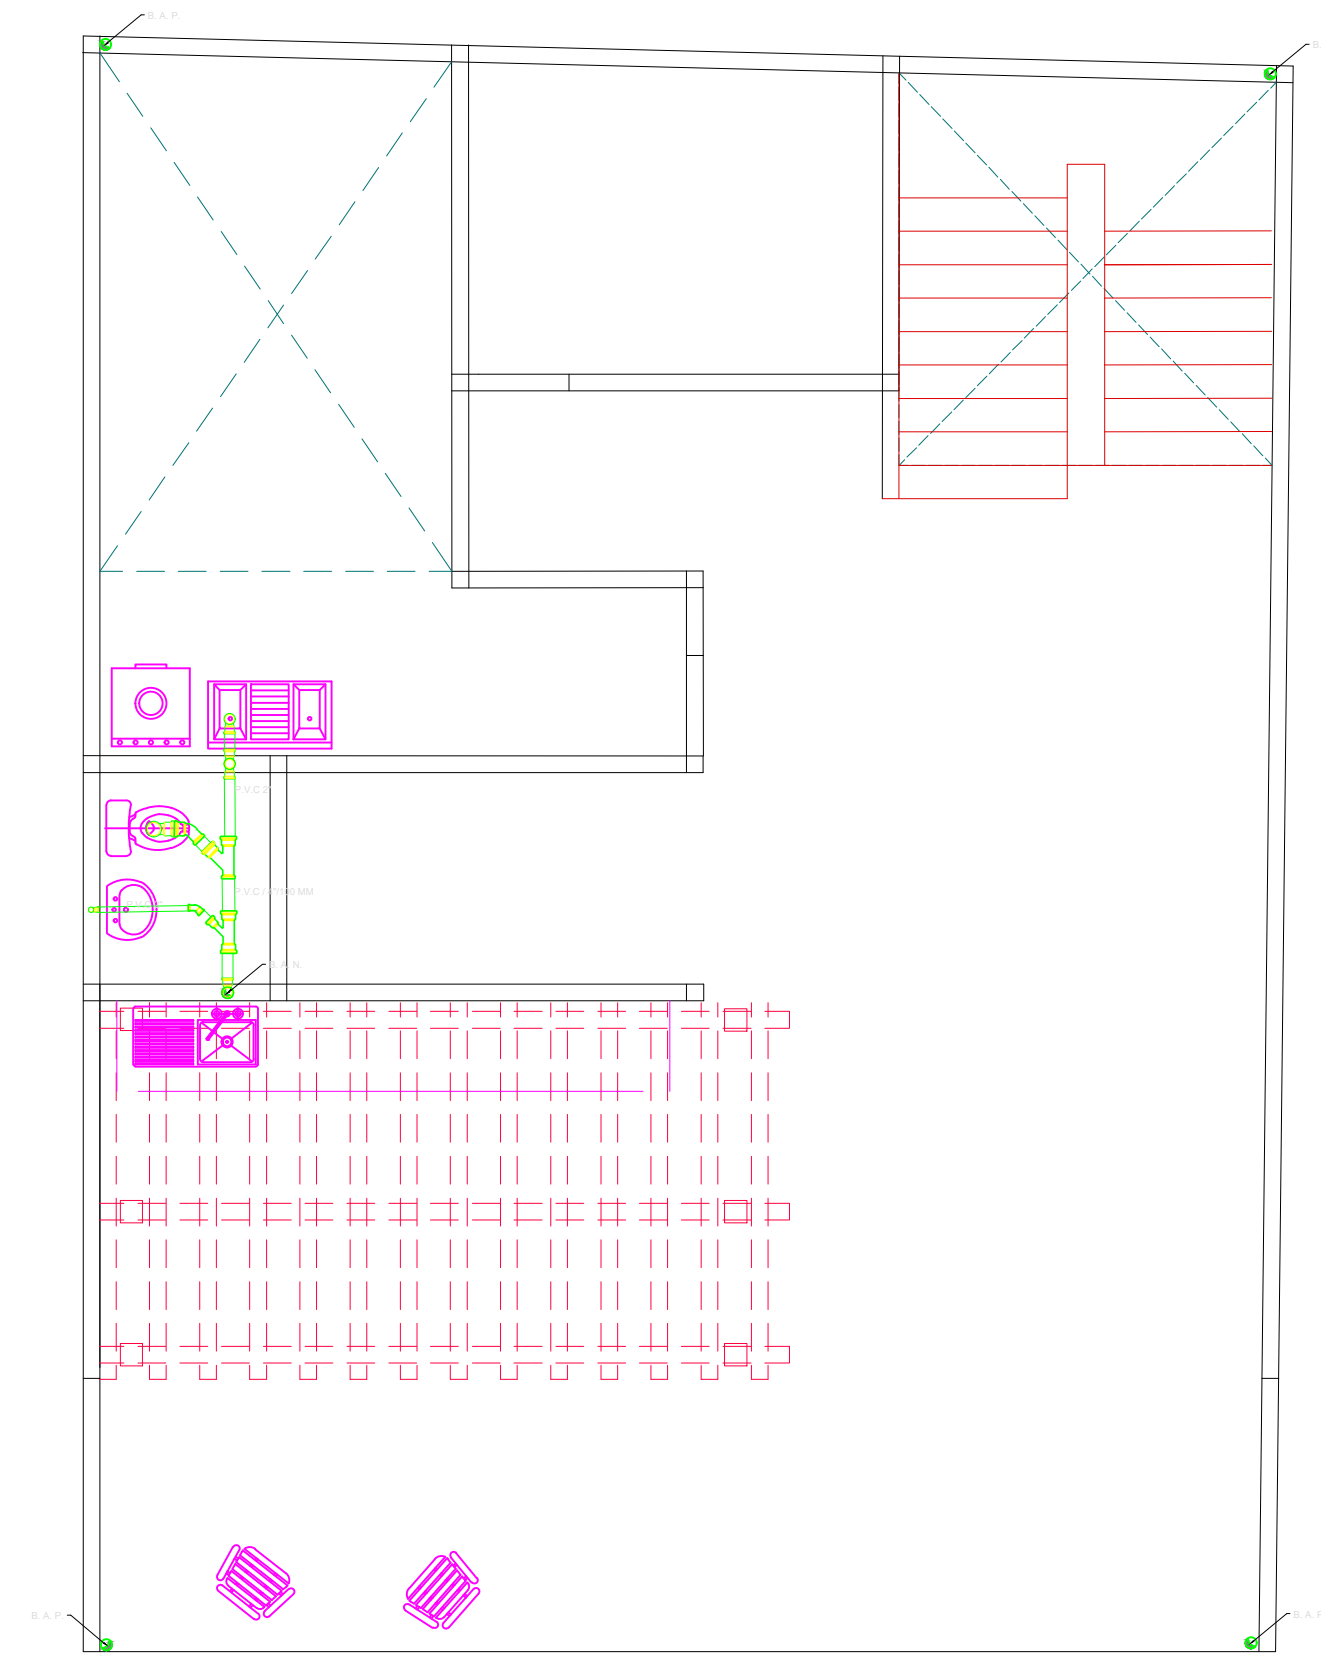


CUARTA PLANTA

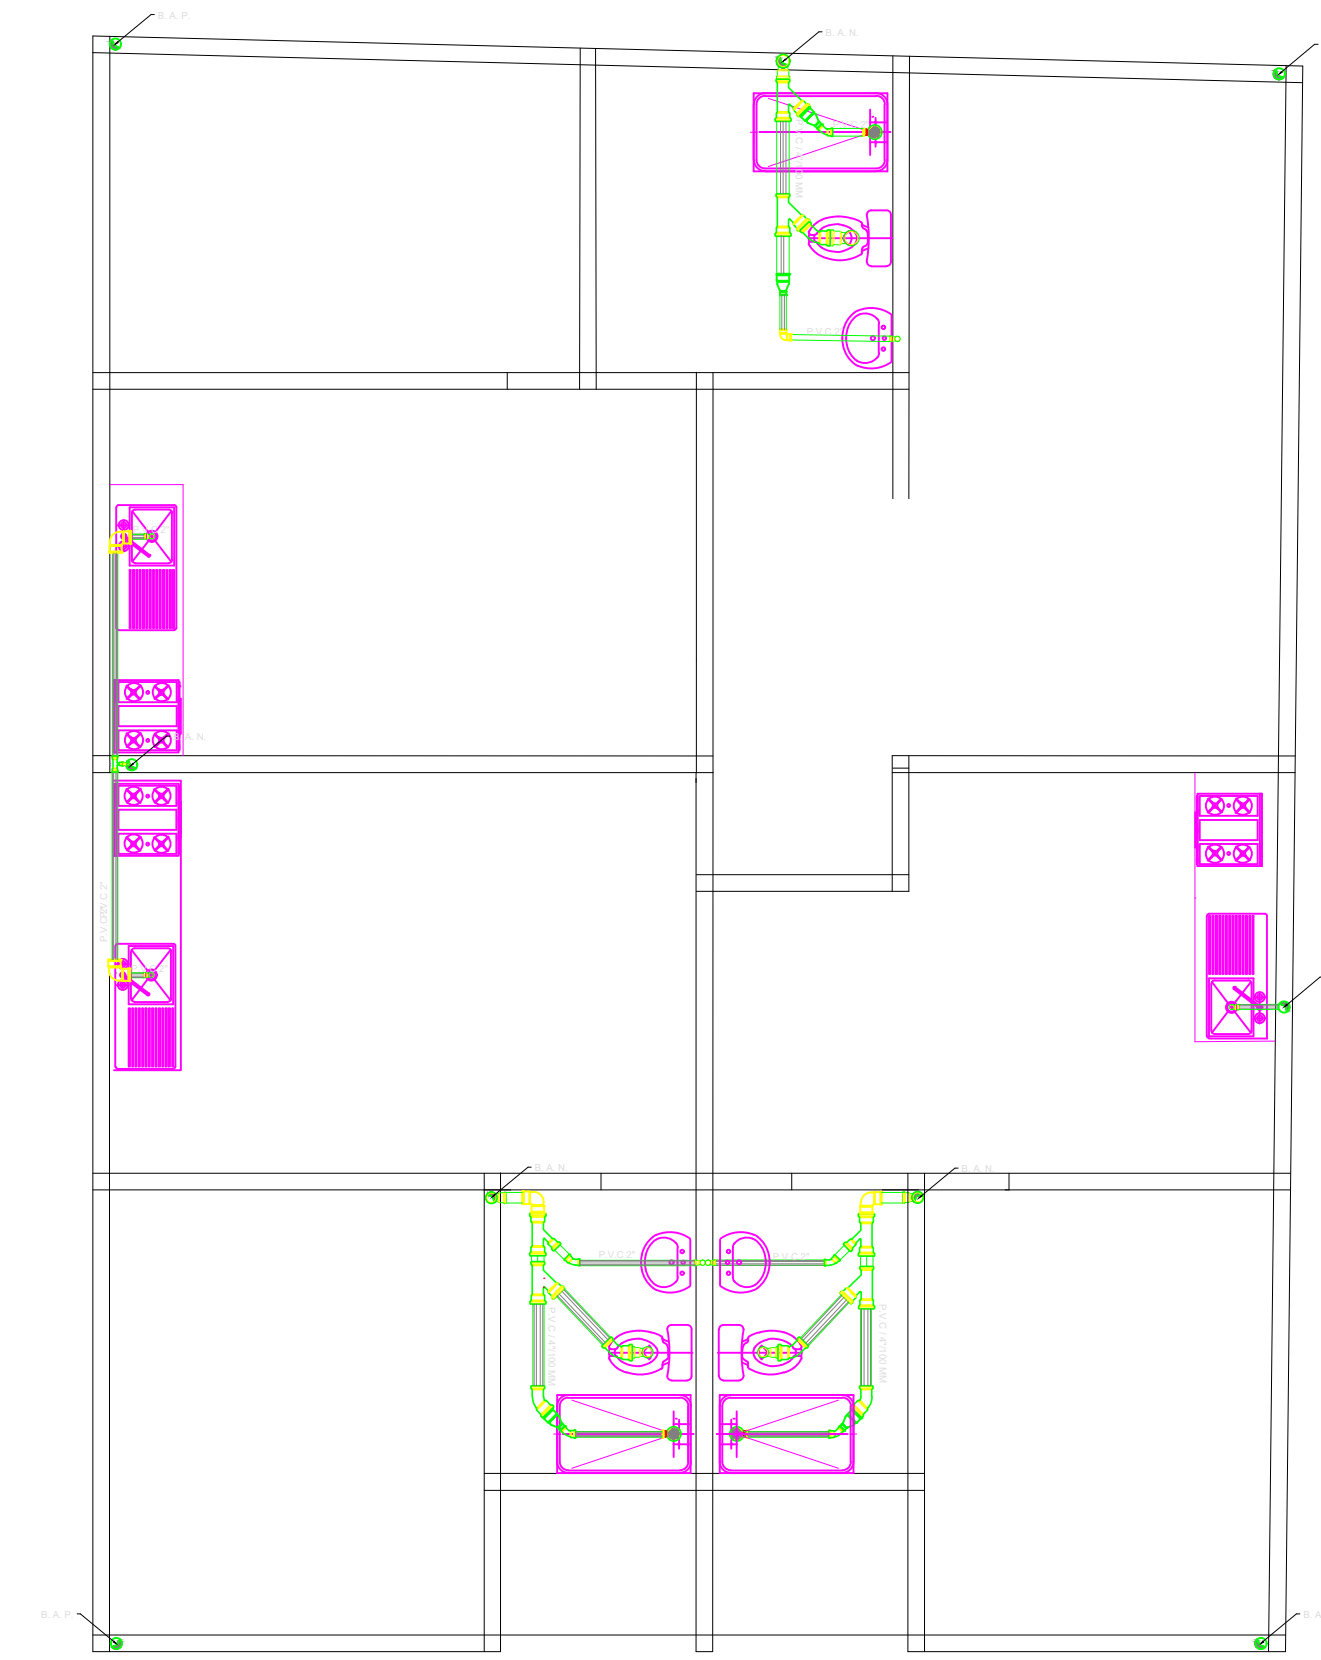

TERCERA PLANTA

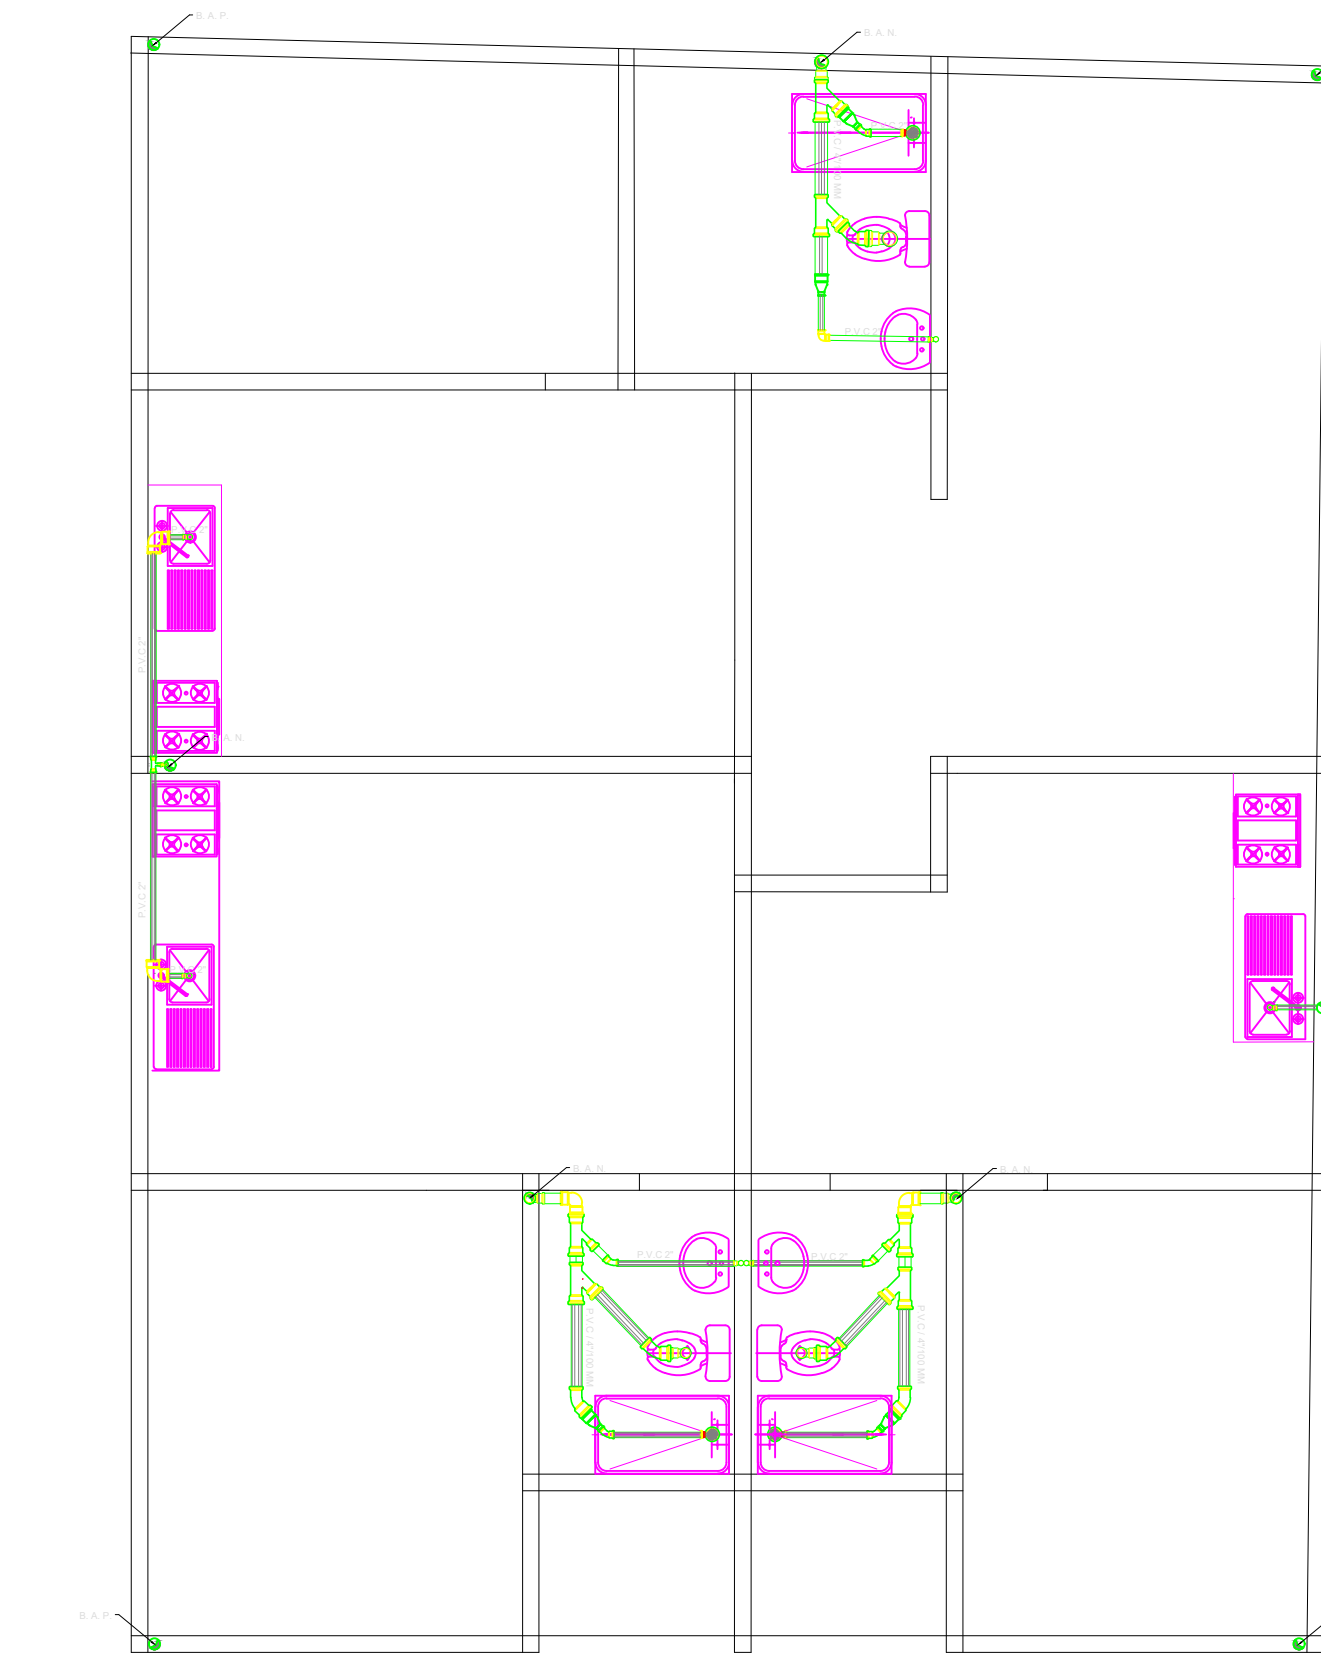

SEGUNDA PLANTA

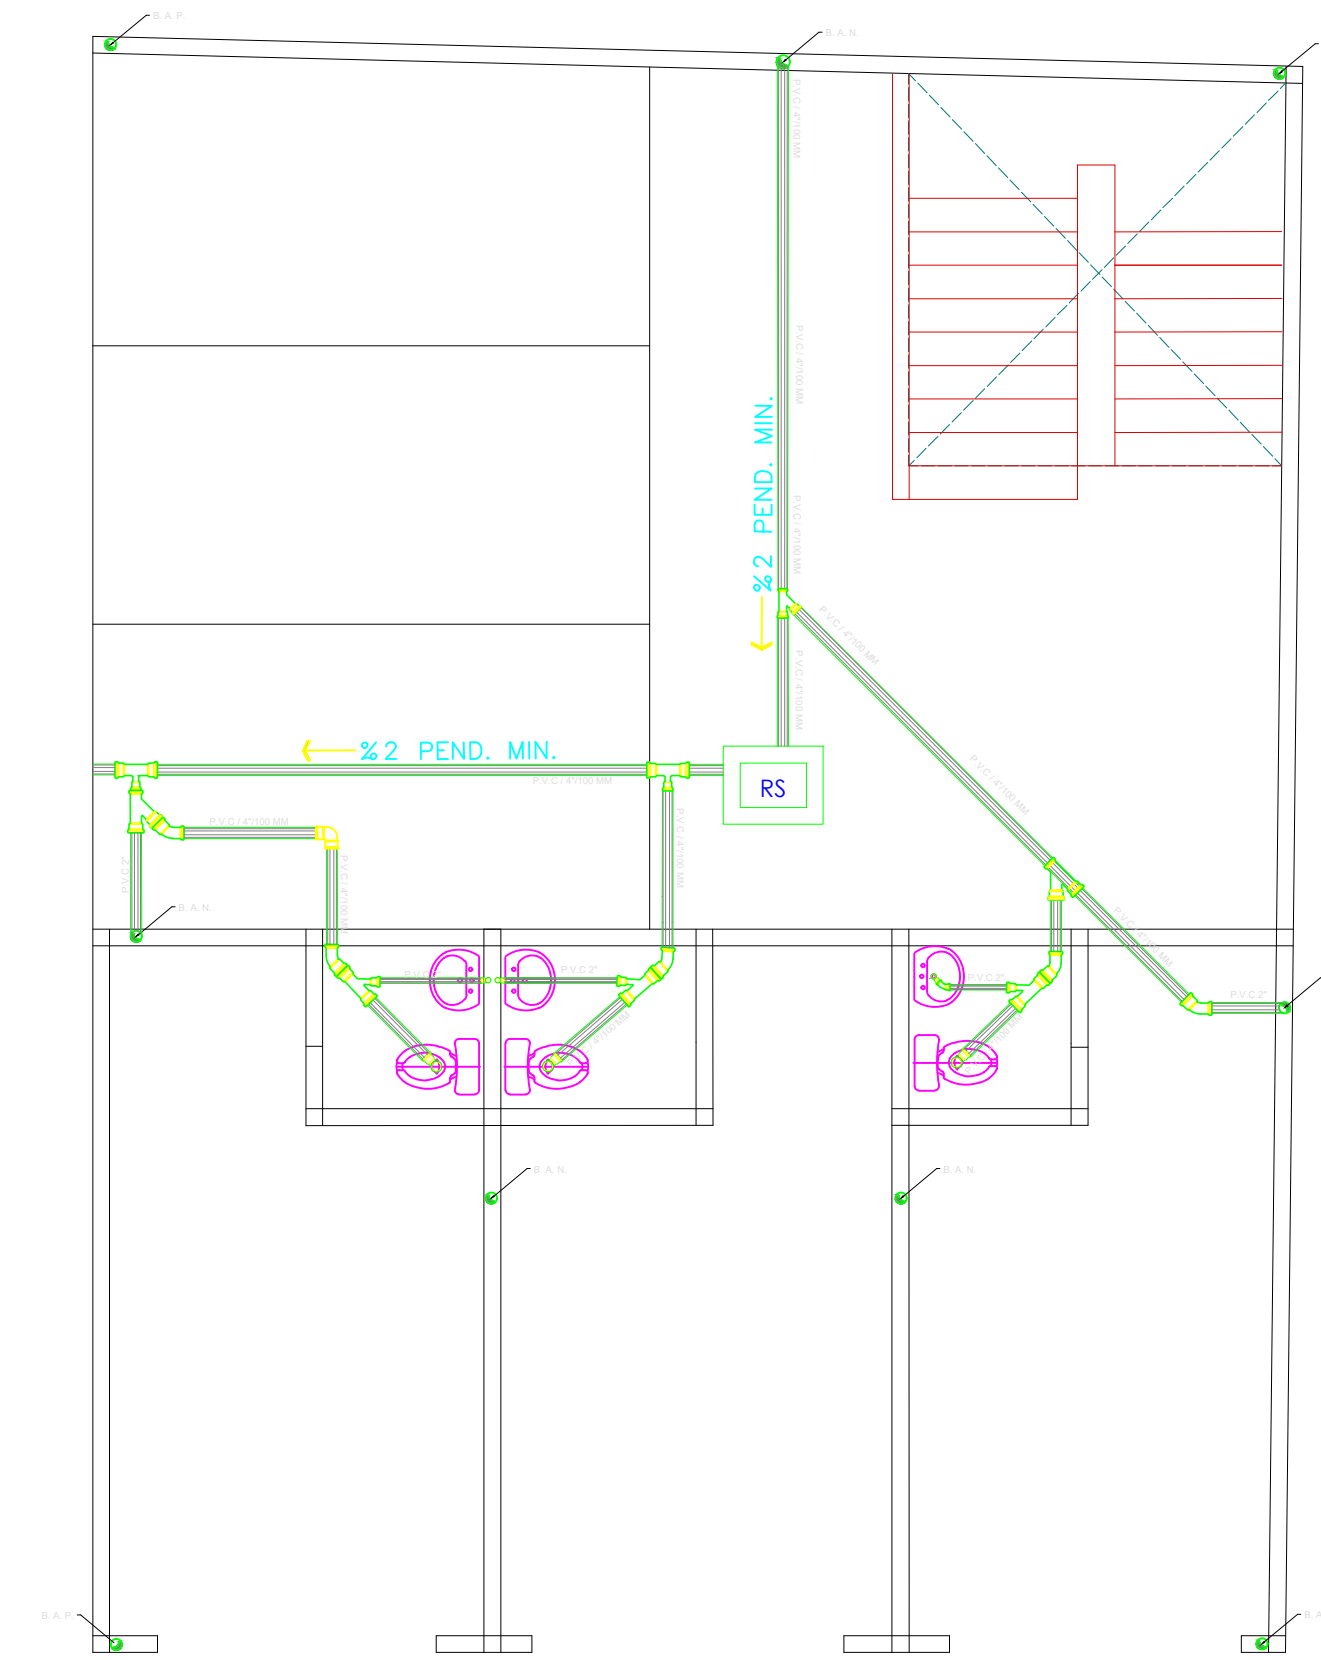

PLANTA BAJA

UDS

SIMBOLOGÍA

- R.S. Registro Sanitario de 40 x 60 cm prof. variable
- BAN Bajada de aguas negras
- BAP Bajada de aguas pluviales
- └─┘ Conexión Yee sencilla de P.V.C. tipo Anger.
- └─┘ Conexión Codo de 45° de P.V.C. tipo Anger.
- └─┘ Conexión Codo de 90° con salida baja, de P.V.C.
- Coladera de bote de PVC
- + Tub. Vent. Tubo ventila PVC 38 mm

PROYECTO:

CASA-HABITACIÓN

PROPIETARIO:

FRIDA RESENDIZ

PROYECTO

NOMBRE DEL PLANO:

PLANO SANITARIO

D.R.O.:

AVE. CENTRAL No. 24

FIRMA:

ESCALA:

1:50

ACOTACIÓN:

PLANO:

01/03

CLAVE

UDS

SIMBOLOGÍA

PROYECTO:
CASA-HABITACIÓN

PROPIETARIO:
FRIDA RESENDIZ

NOMBRE DEL PLANO:
PLANO HIDRÁULICO


D.R.O.:
AVE. CENTRAL No. 24

FIRMA:
ESCALA:
1:50
ACOTACIÓN:


PLANO:
01/03

PROYECTÓ


CLAVE

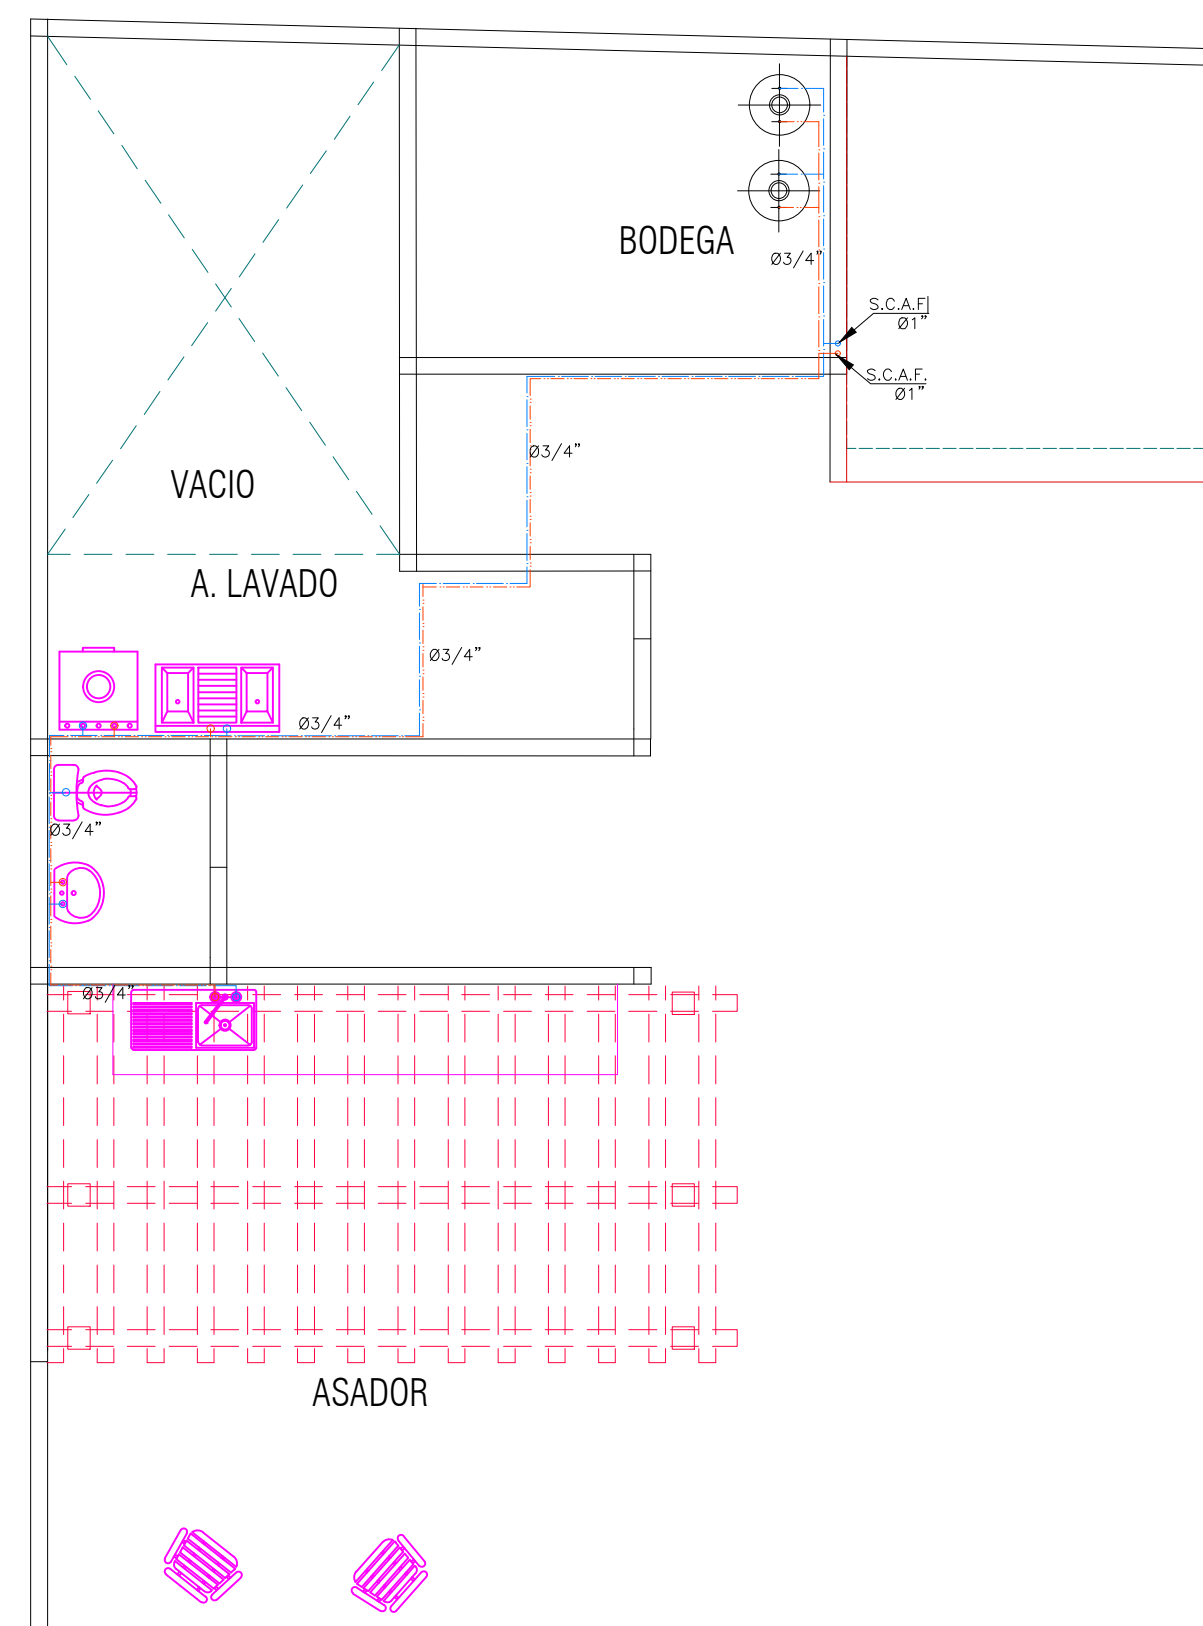


CUARTA PLANTA

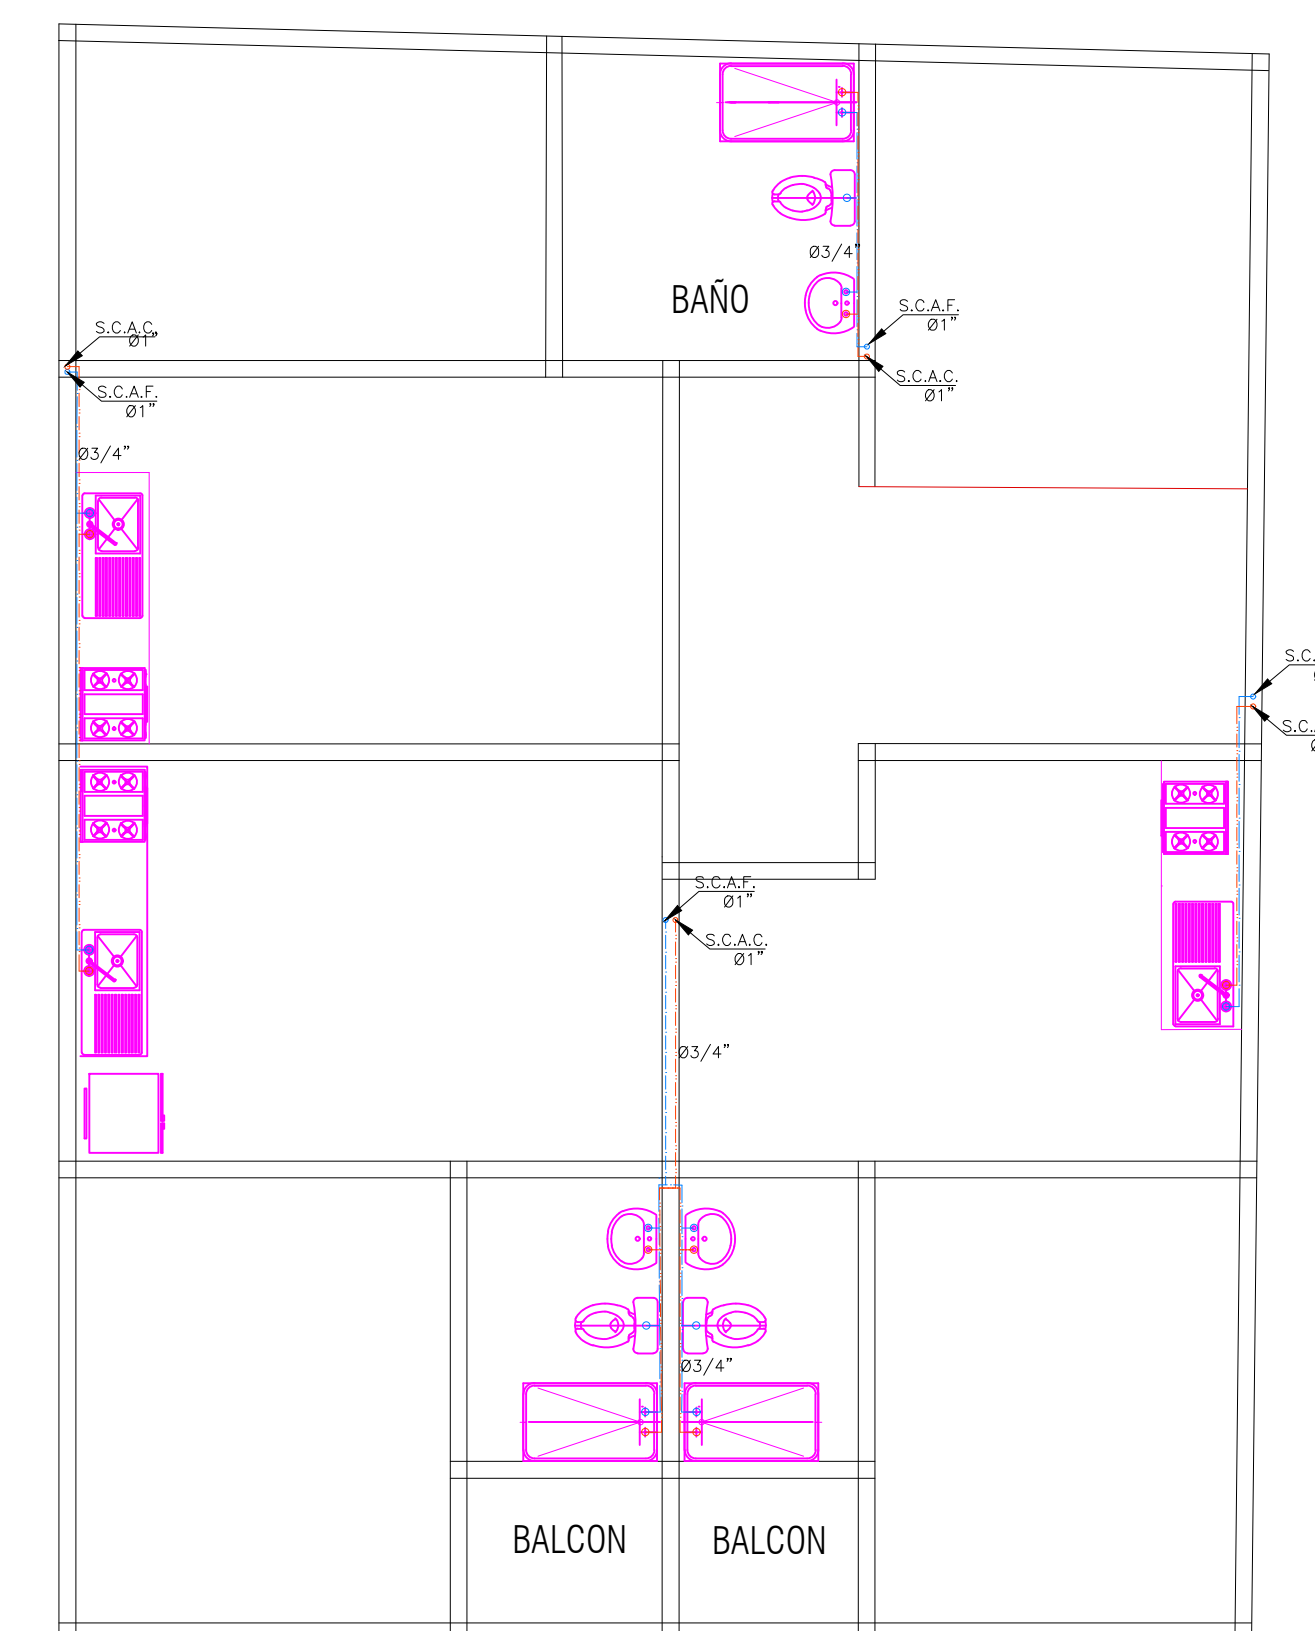


TERCERA PLANTA

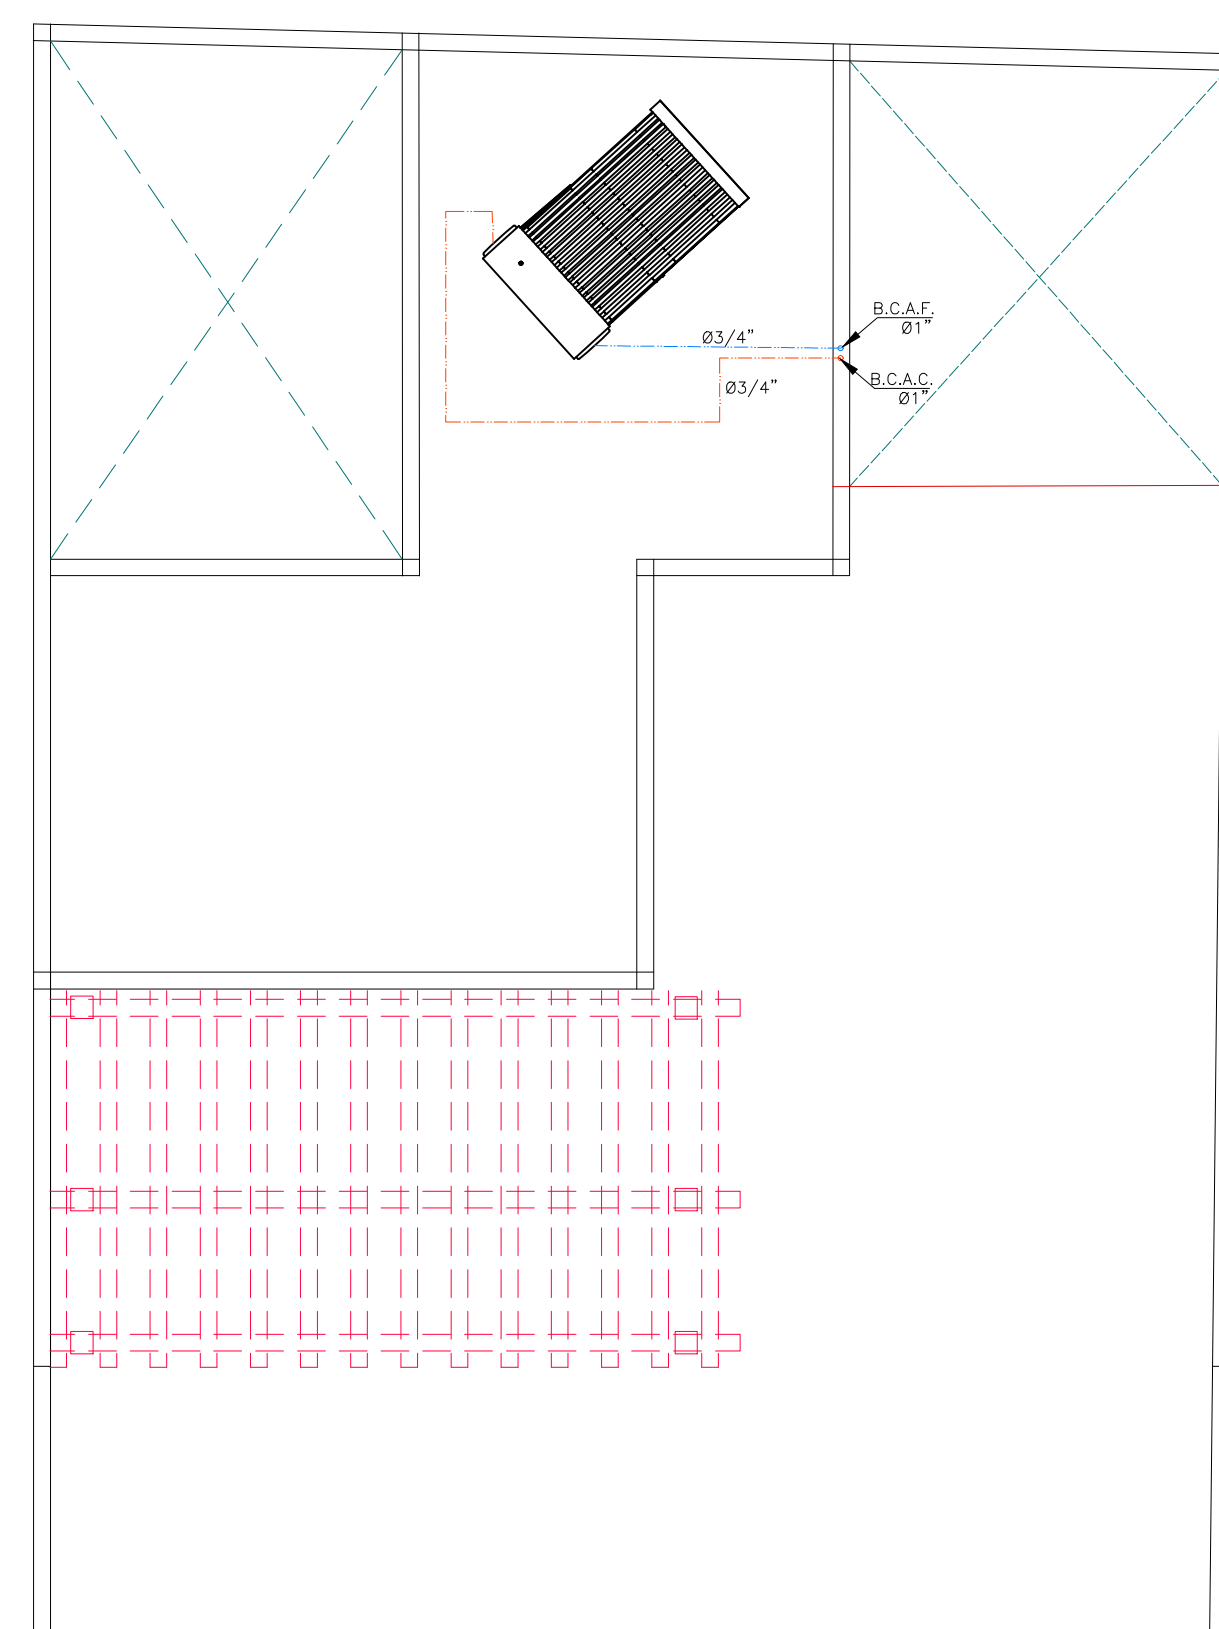

AZOTEA

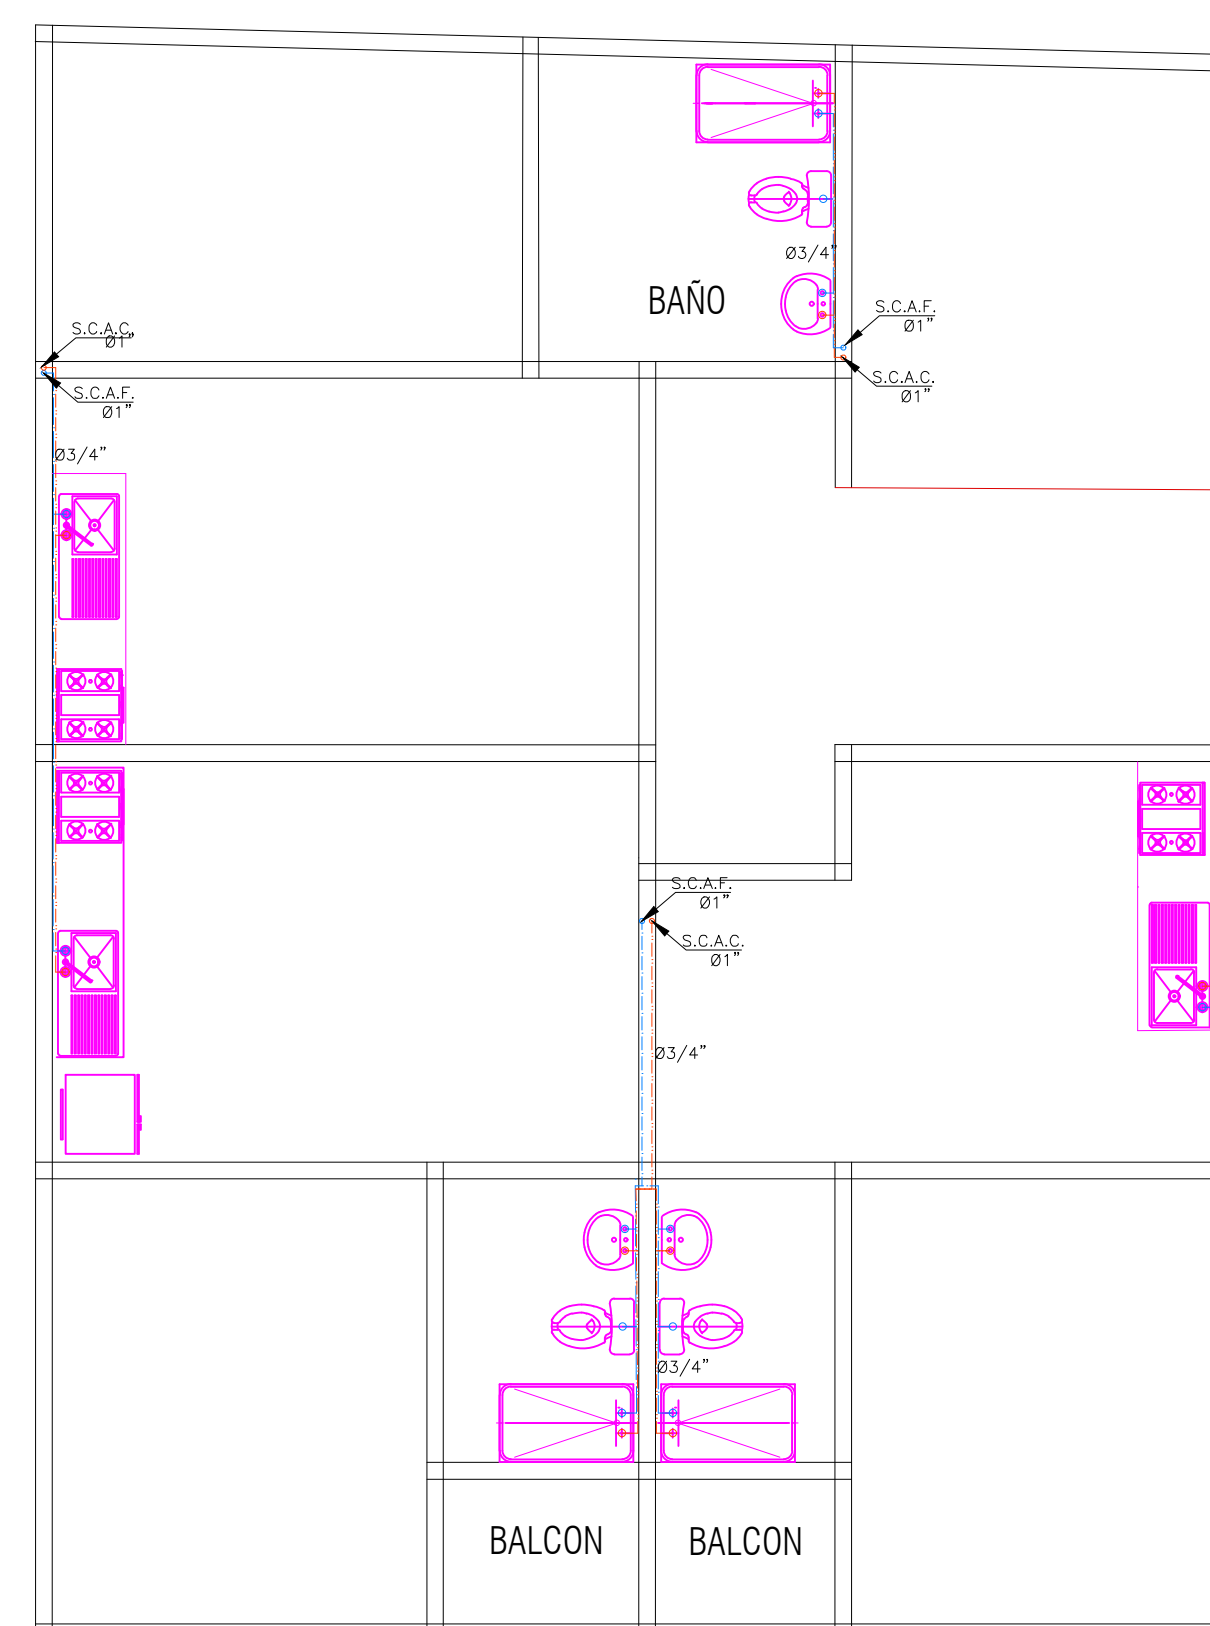

SEGUNDA BAJA

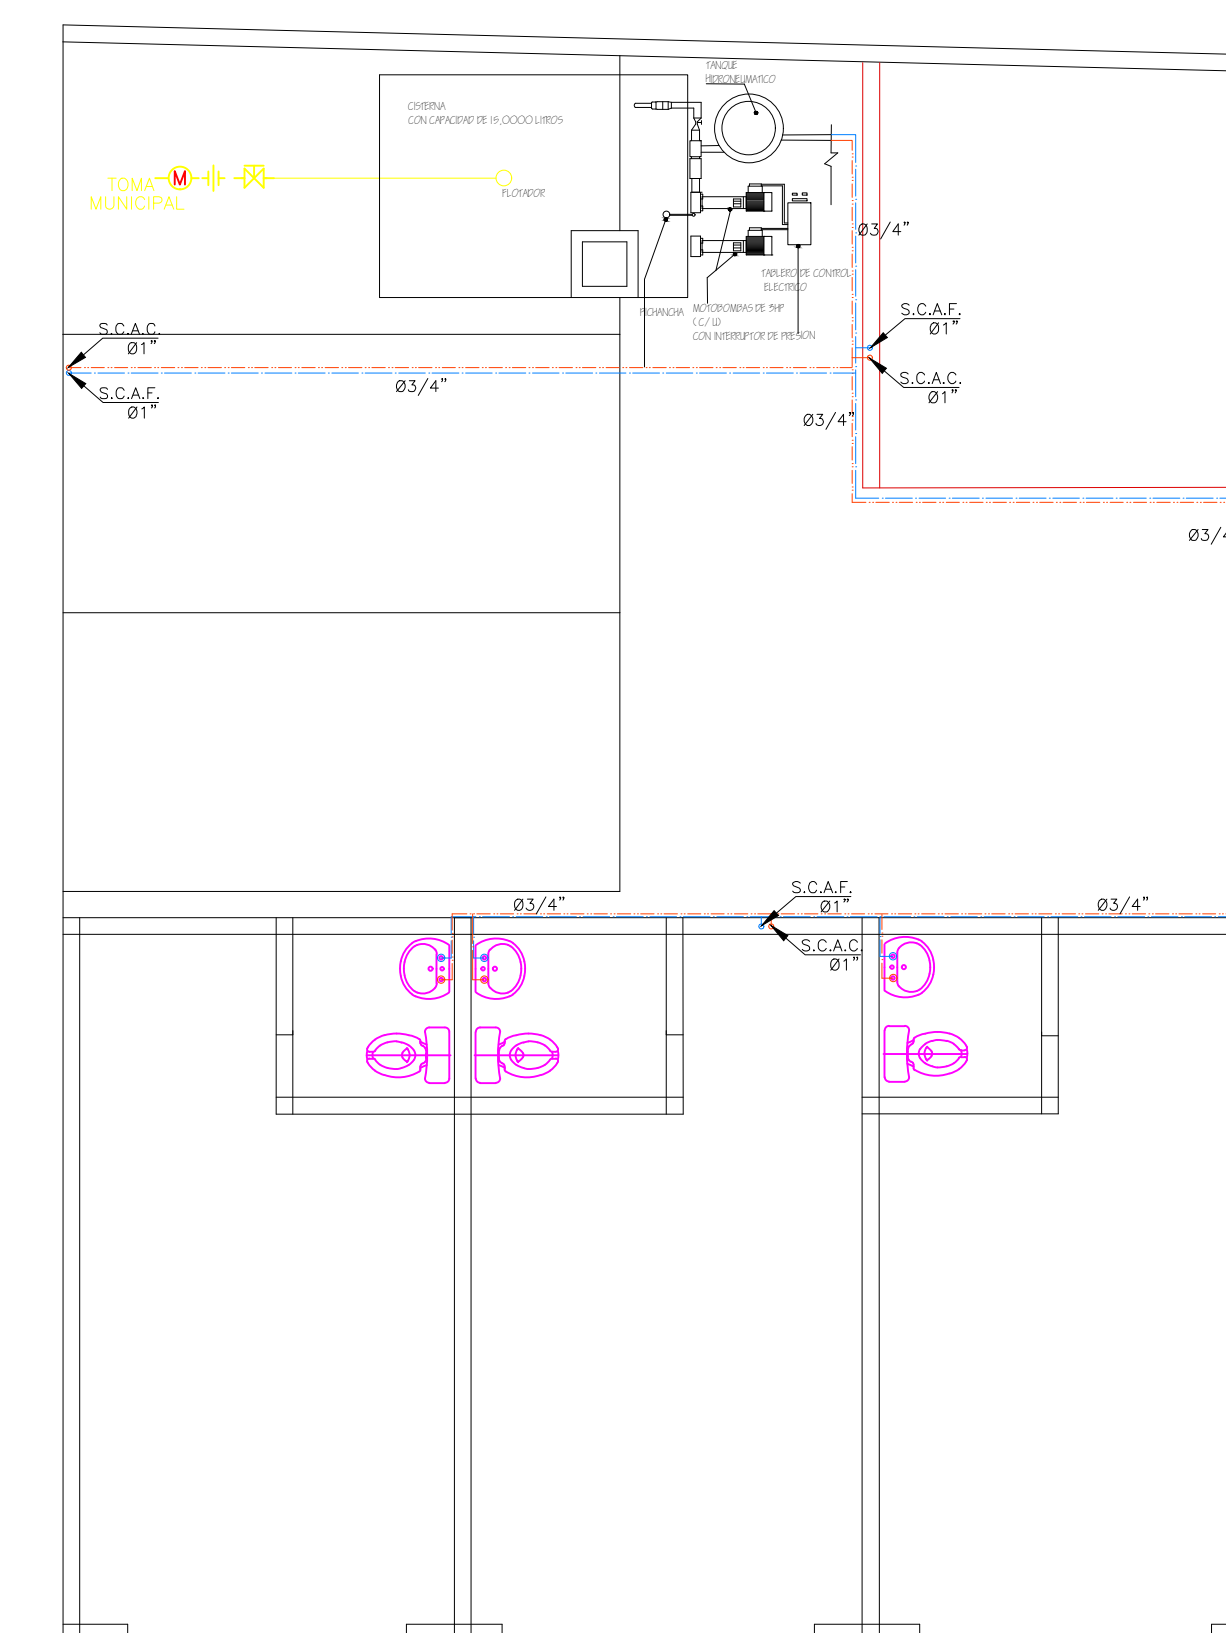

PLANTA BAJA