




UDS

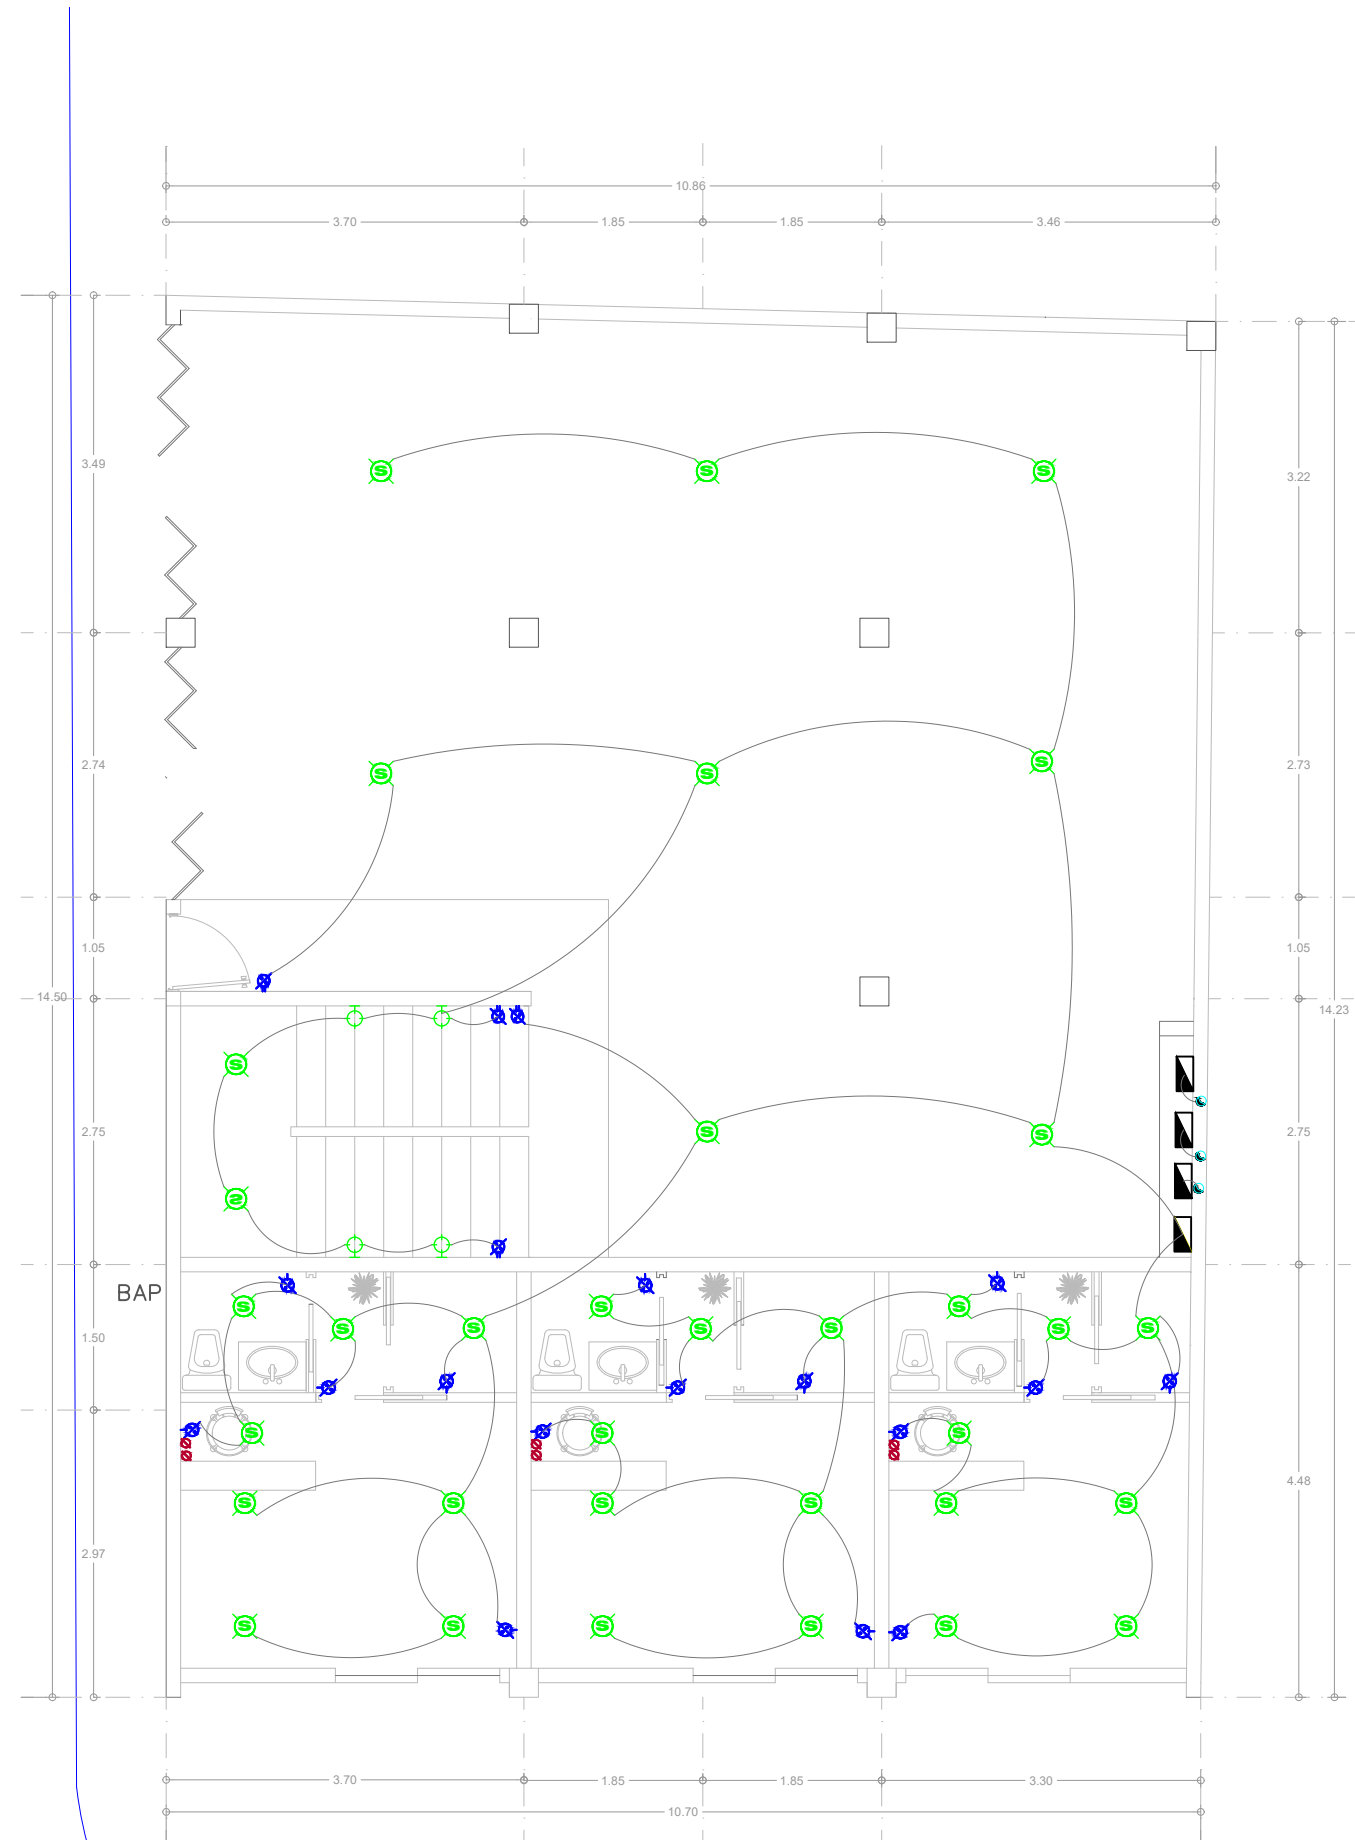


PLANTA BAJA

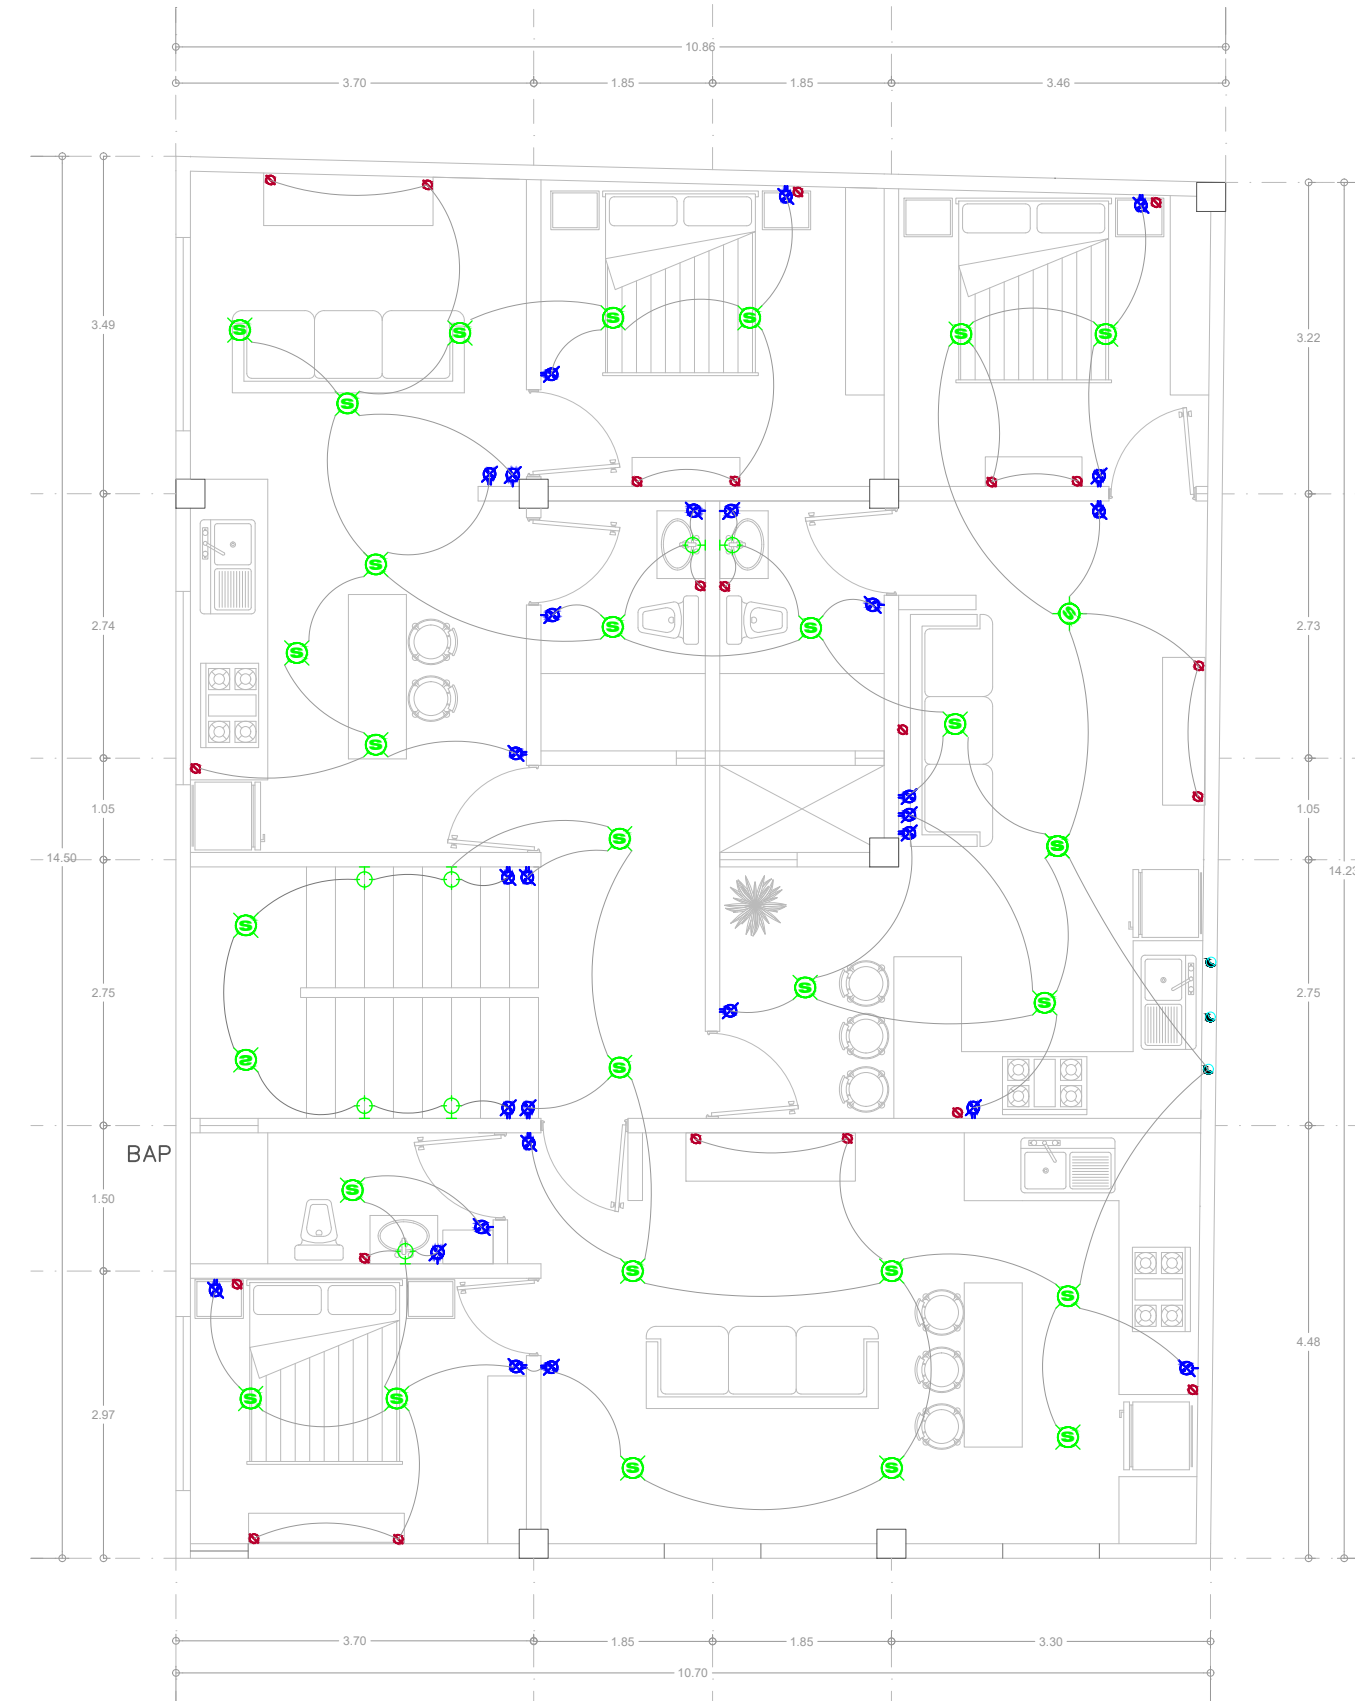

SEGUNDA PLANTA

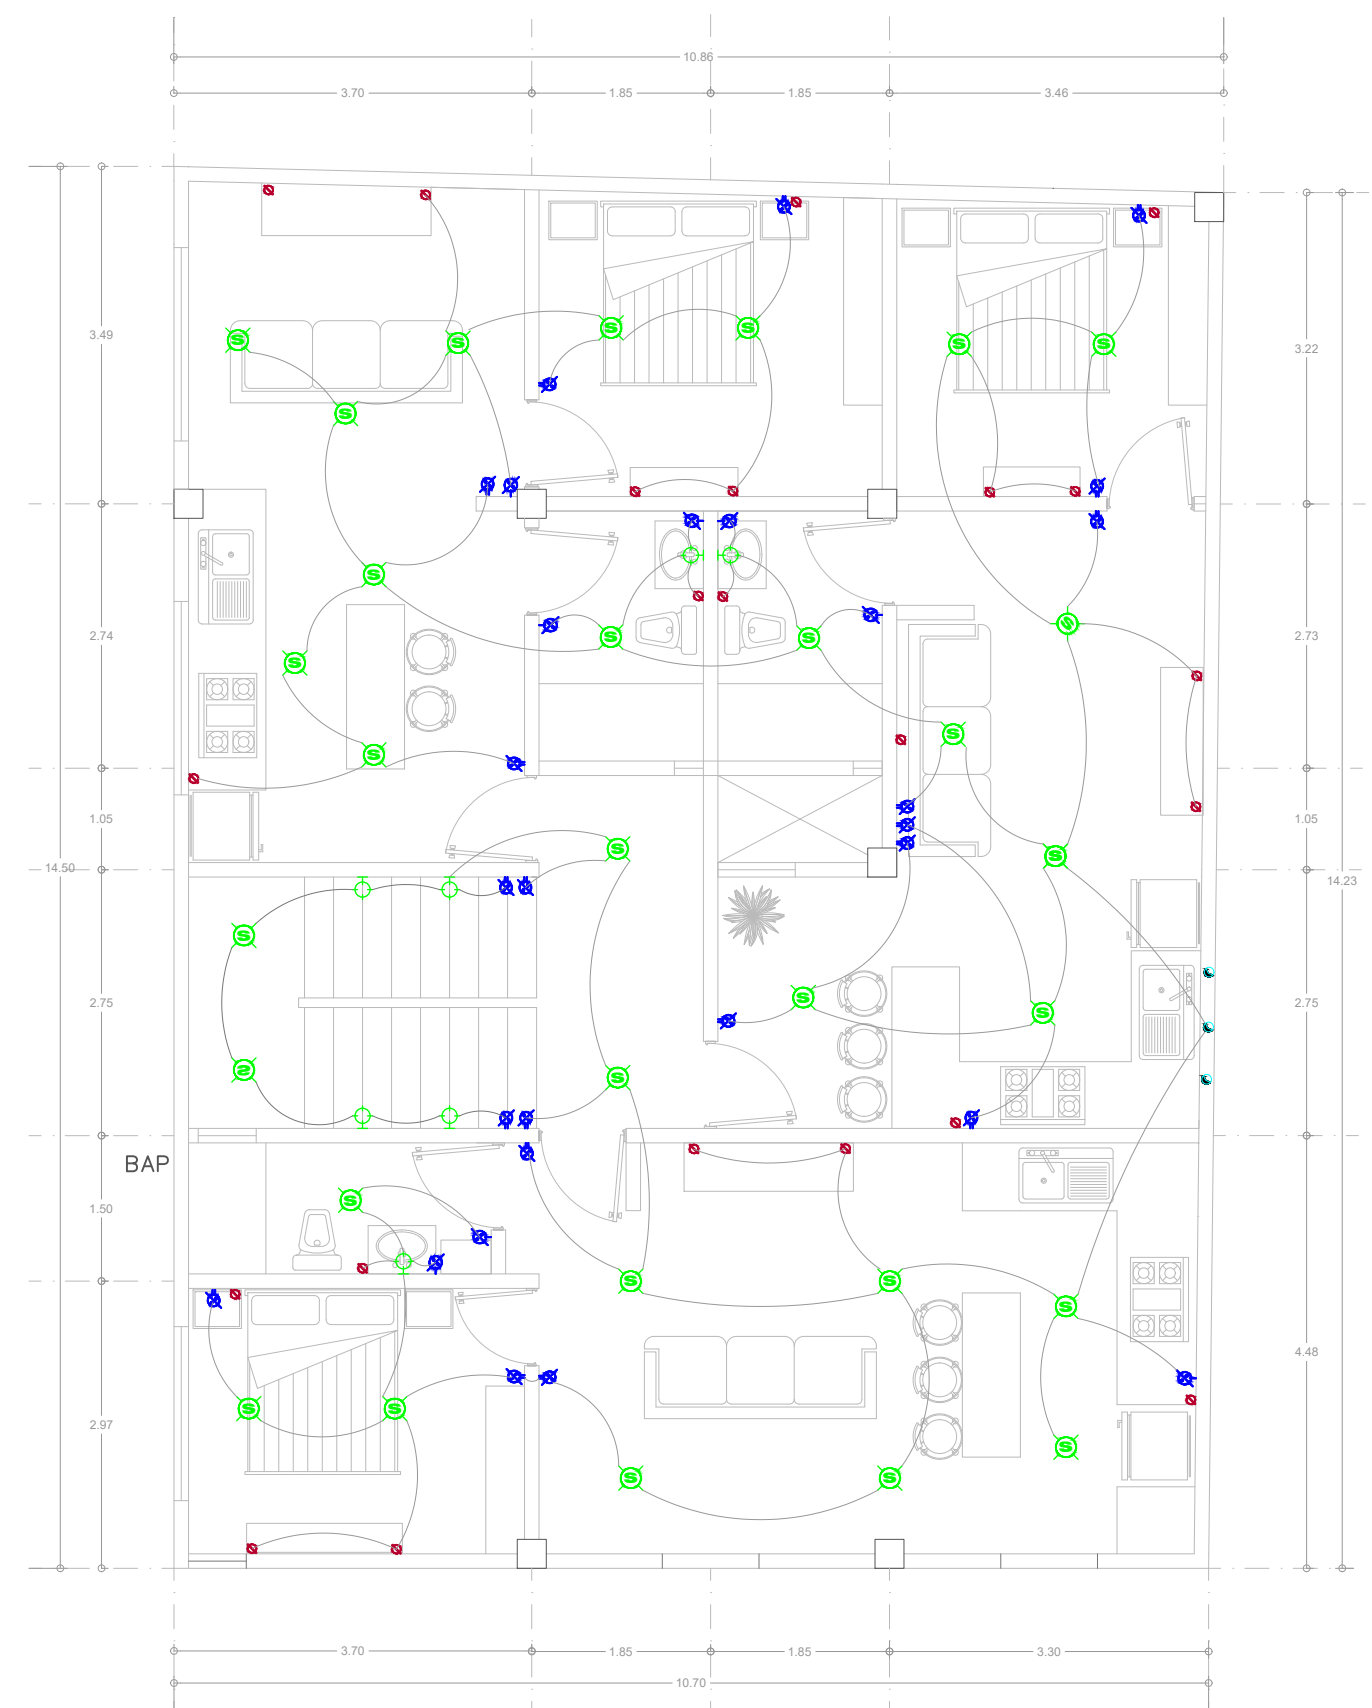

TERCERA PLANTA

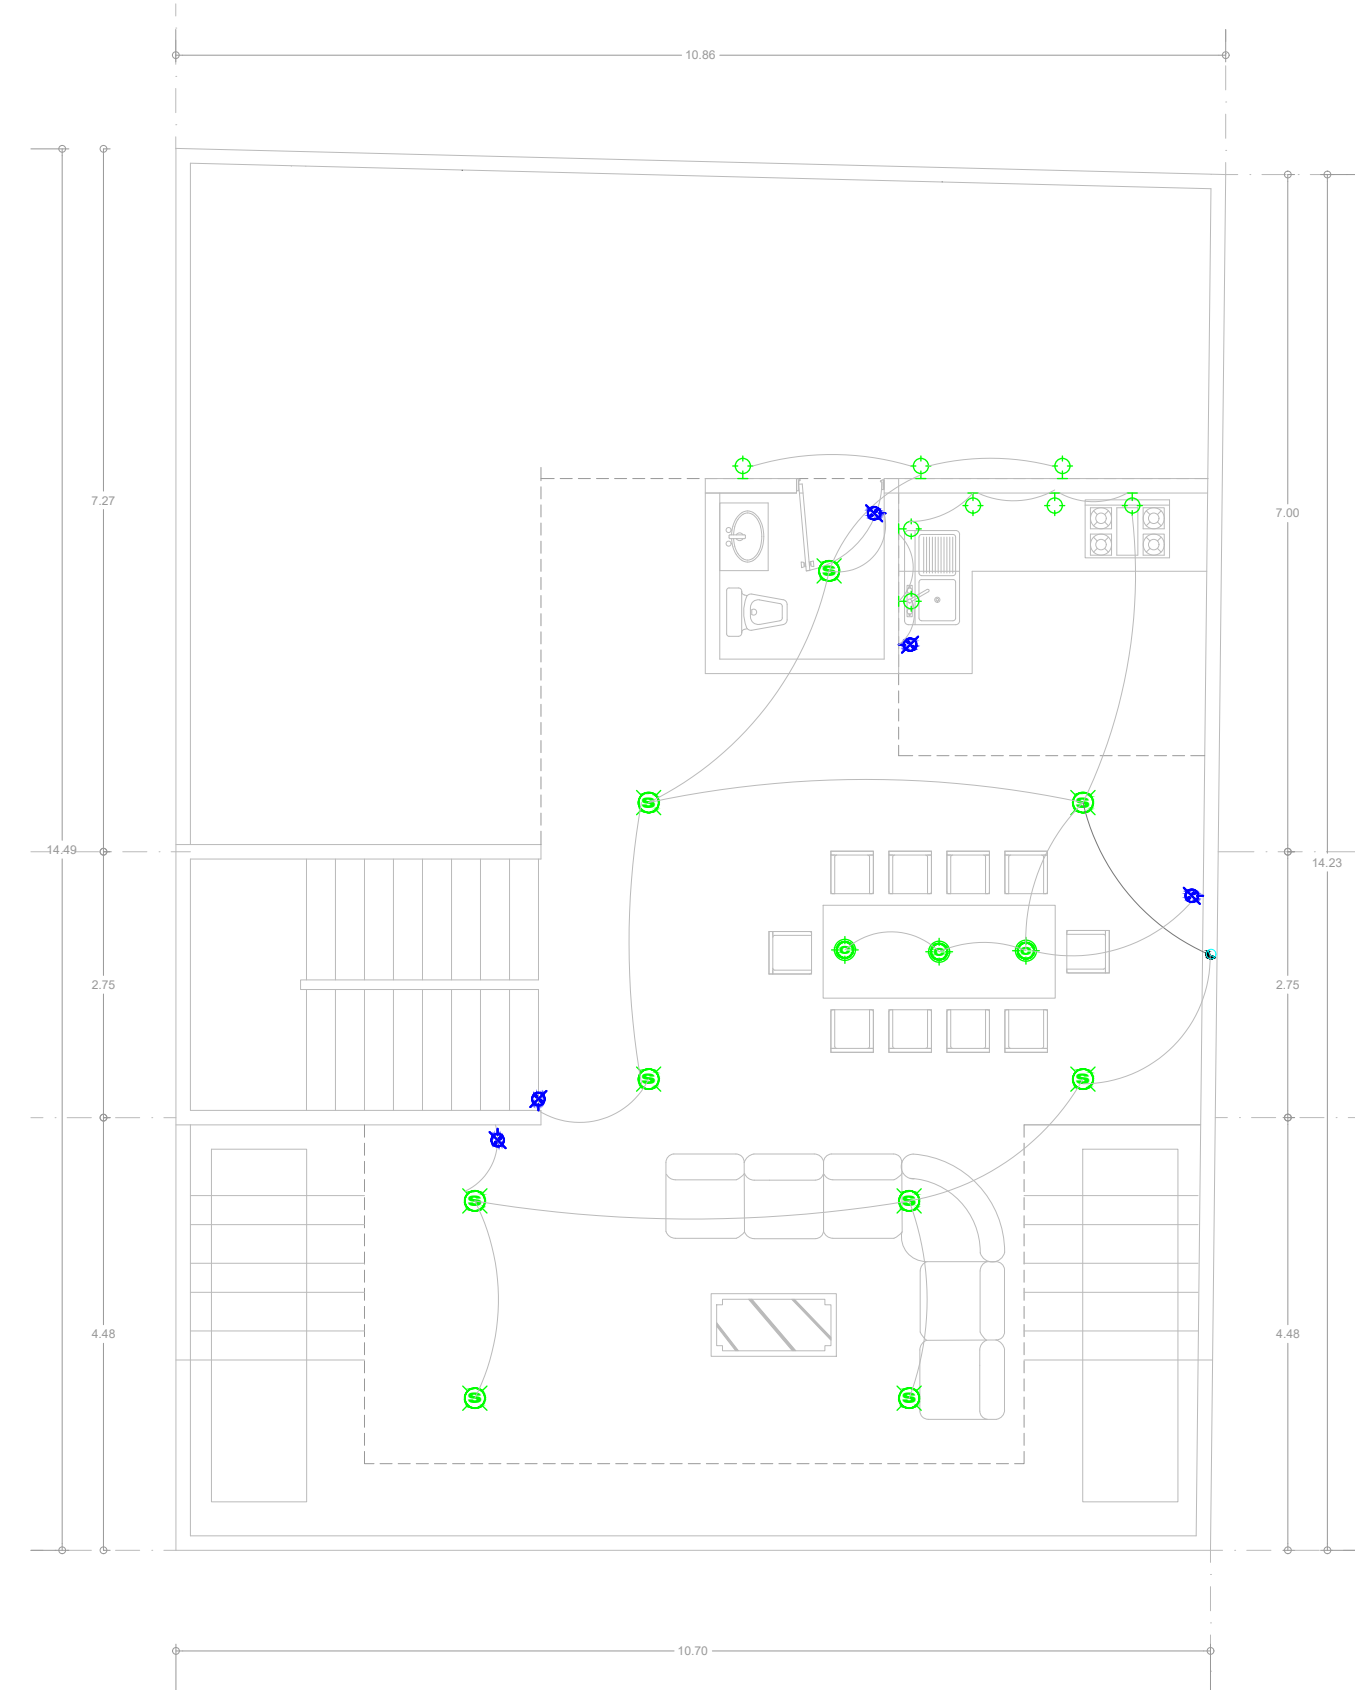

PLANTA AZOTEA

LOCALIZACIÓN

PROYECTO:
INSTALACION ELECTRICA

ARQUITECTO:
VICTOR MANUEL SANTIAGO

ALUMNO:
URIEL FERNANDO RUIZ

MATERIA:
DISEÑO ARQUITECTONICO V

SIMBOLOGIA			
CONDICION		CONDICION DE INSTALACION	
CONDICION		CONDICION DE INSTALACION	
PROYECTO

NOMBRE DEL PLANO:
PLANTA ARQUITECTÓNICA

FIRMA:

ESCALA:
1:100

ACOTACIÓN:
METROS

PLANO:
01 / 03

CLAVE

FECHA:
11 / JUNIO / 2019