 


LOCALIZACIÓN



PROYECTO:

DEPARTAMENTOS

DIRECCIÓN:

7A AVENIDA

PROPIETARIO:

DEPARTAMENTOS

PLANTAS ELECTRICAS

ALUMNO

ANGEL GABRIEL
GRANADOS PEREZ

PROFESOR

VICTOR MANUEL
SANTIAGO
GUILLEN

DISEÑO ARQUITECTONICO
IV

ARQUITECTURA

FIRMA:

ESCALA:

1:75

ACOTACIÓN:

METROS


PLANO:

02/02

CLAVE


ARQ-1

FECHA: 07/NOVIEMBRE/2024

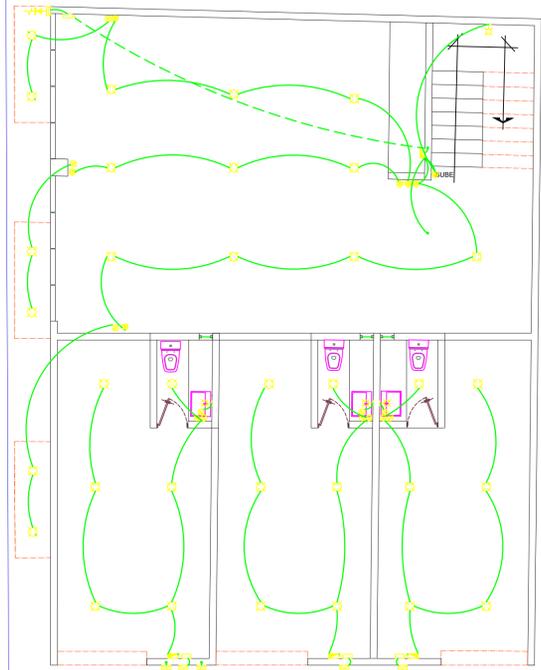

PLANTA BAJA ELECTRICO

ESC.....1:75

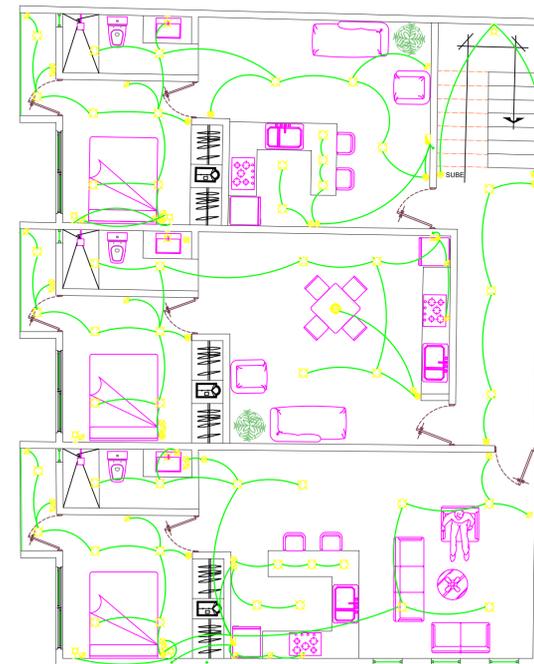


PLANTA ALTA 1 ELECTRICO

ESC.....1:75



PLANTA ALTA 2 ELECTRICO

ESC.....1:75

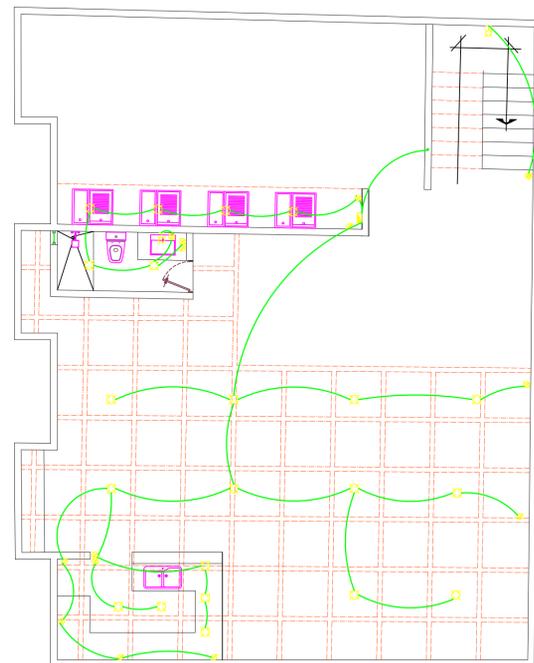

PLANTA ALTA 3 ELECTRICO

ESC.....1:75