



Mi Universidad

Nombre del Alumno Ervin Altamirano Jimenez

Nombre del tema: INSTALACION HIDRAULICA



Parcial: 6to

Nombre de la Materia: Instalación hidrosanitariasy electricas

Nombre del profesor: Arq.Perla Marisol


Nombre de la Licenciatura: Arquitectura

LOCALIZACIÓN

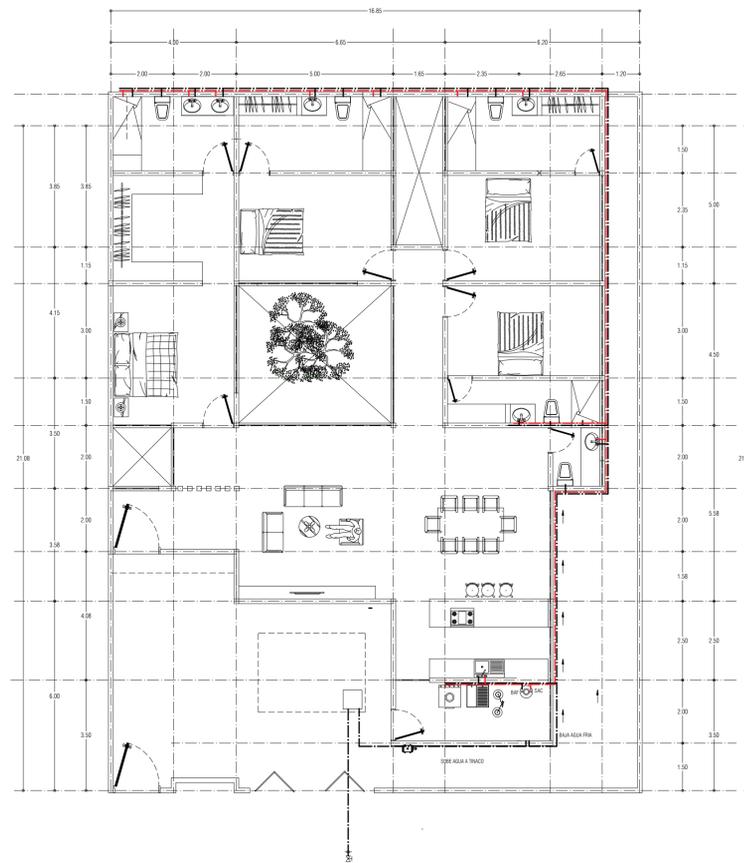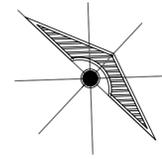

PLANTA BAJA

ESC: 1:150

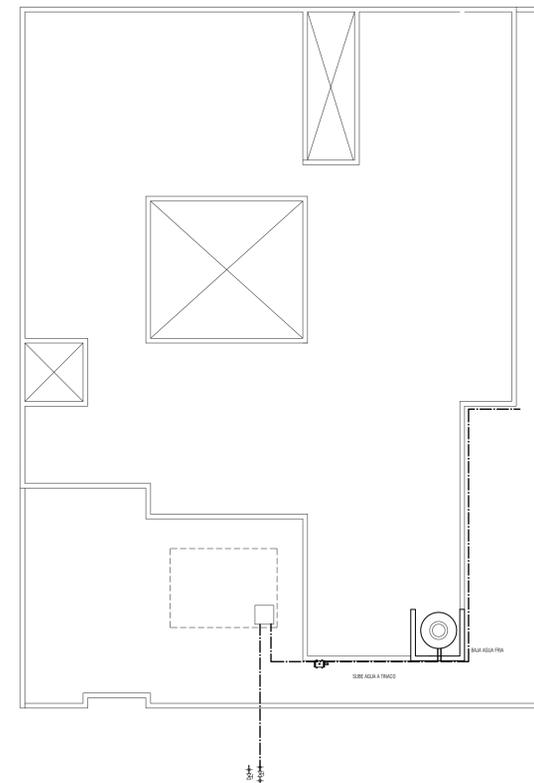

PLANTA DE TECHO

ESC: 1:150

- BAF** BAJA AGUA FRIA
- BAC** BAJA AGUA CALIENTE
- CALENTADOR
- BOMBA
- TUBERIA CPVC AGUA FRIA
- TUBERIA CPVC AGUA CALIENTE
- SENTIDO DE TUBERIA

DATOS DE LA OBRA

PROYECTO:

DIRECCIÓN:

PROYECTÓ

ERVIN ALTAMIRANO JIMENEZ

NOMBRE DEL PLANO:

INSTALACION HIDRAULICA

FIRMA:

ESCALA:

1:100

ACOTACIÓN:

METROS

CLAVE

A-1

PLANO:

01/01

FECHA:

25 / MAYO / 2025