



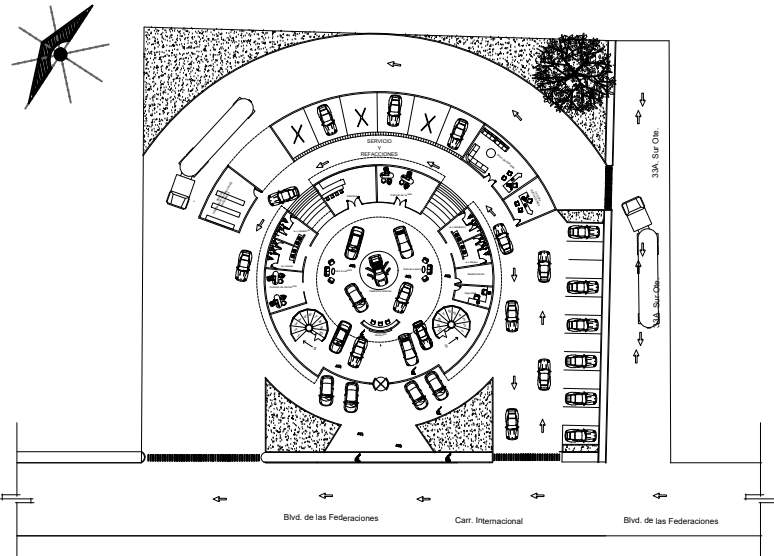

PLANTA DE ARQUITECTÓNICA
ESC: 1:300

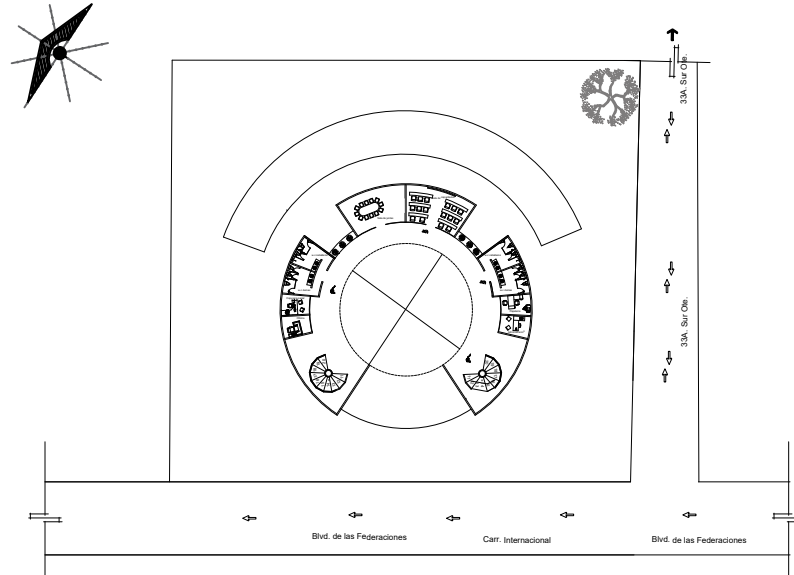

PLANTA ALTA
ESC: 1:300

**UNIVERSIDAD
UDS**

LOCALIZACIÓN



DATOS DE LA OBRA

PROYECTO:

DIRECCIÓN:

AGENCIA DE ALITOS

PROYECTÓ

ANA CRISTELL GOMEZ

ERVIN ALTAMIRANO JIMENEZ

NOMBRE DEL PLANO:

PLANTAS ARQUITECTONICAS

FIRMA:

ESCALA:

1:100

ACOTACIÓN:

METROS

CLAVE

A-1

PLANO:
01/01

FECHA:

21/ JULIO/ 2025