


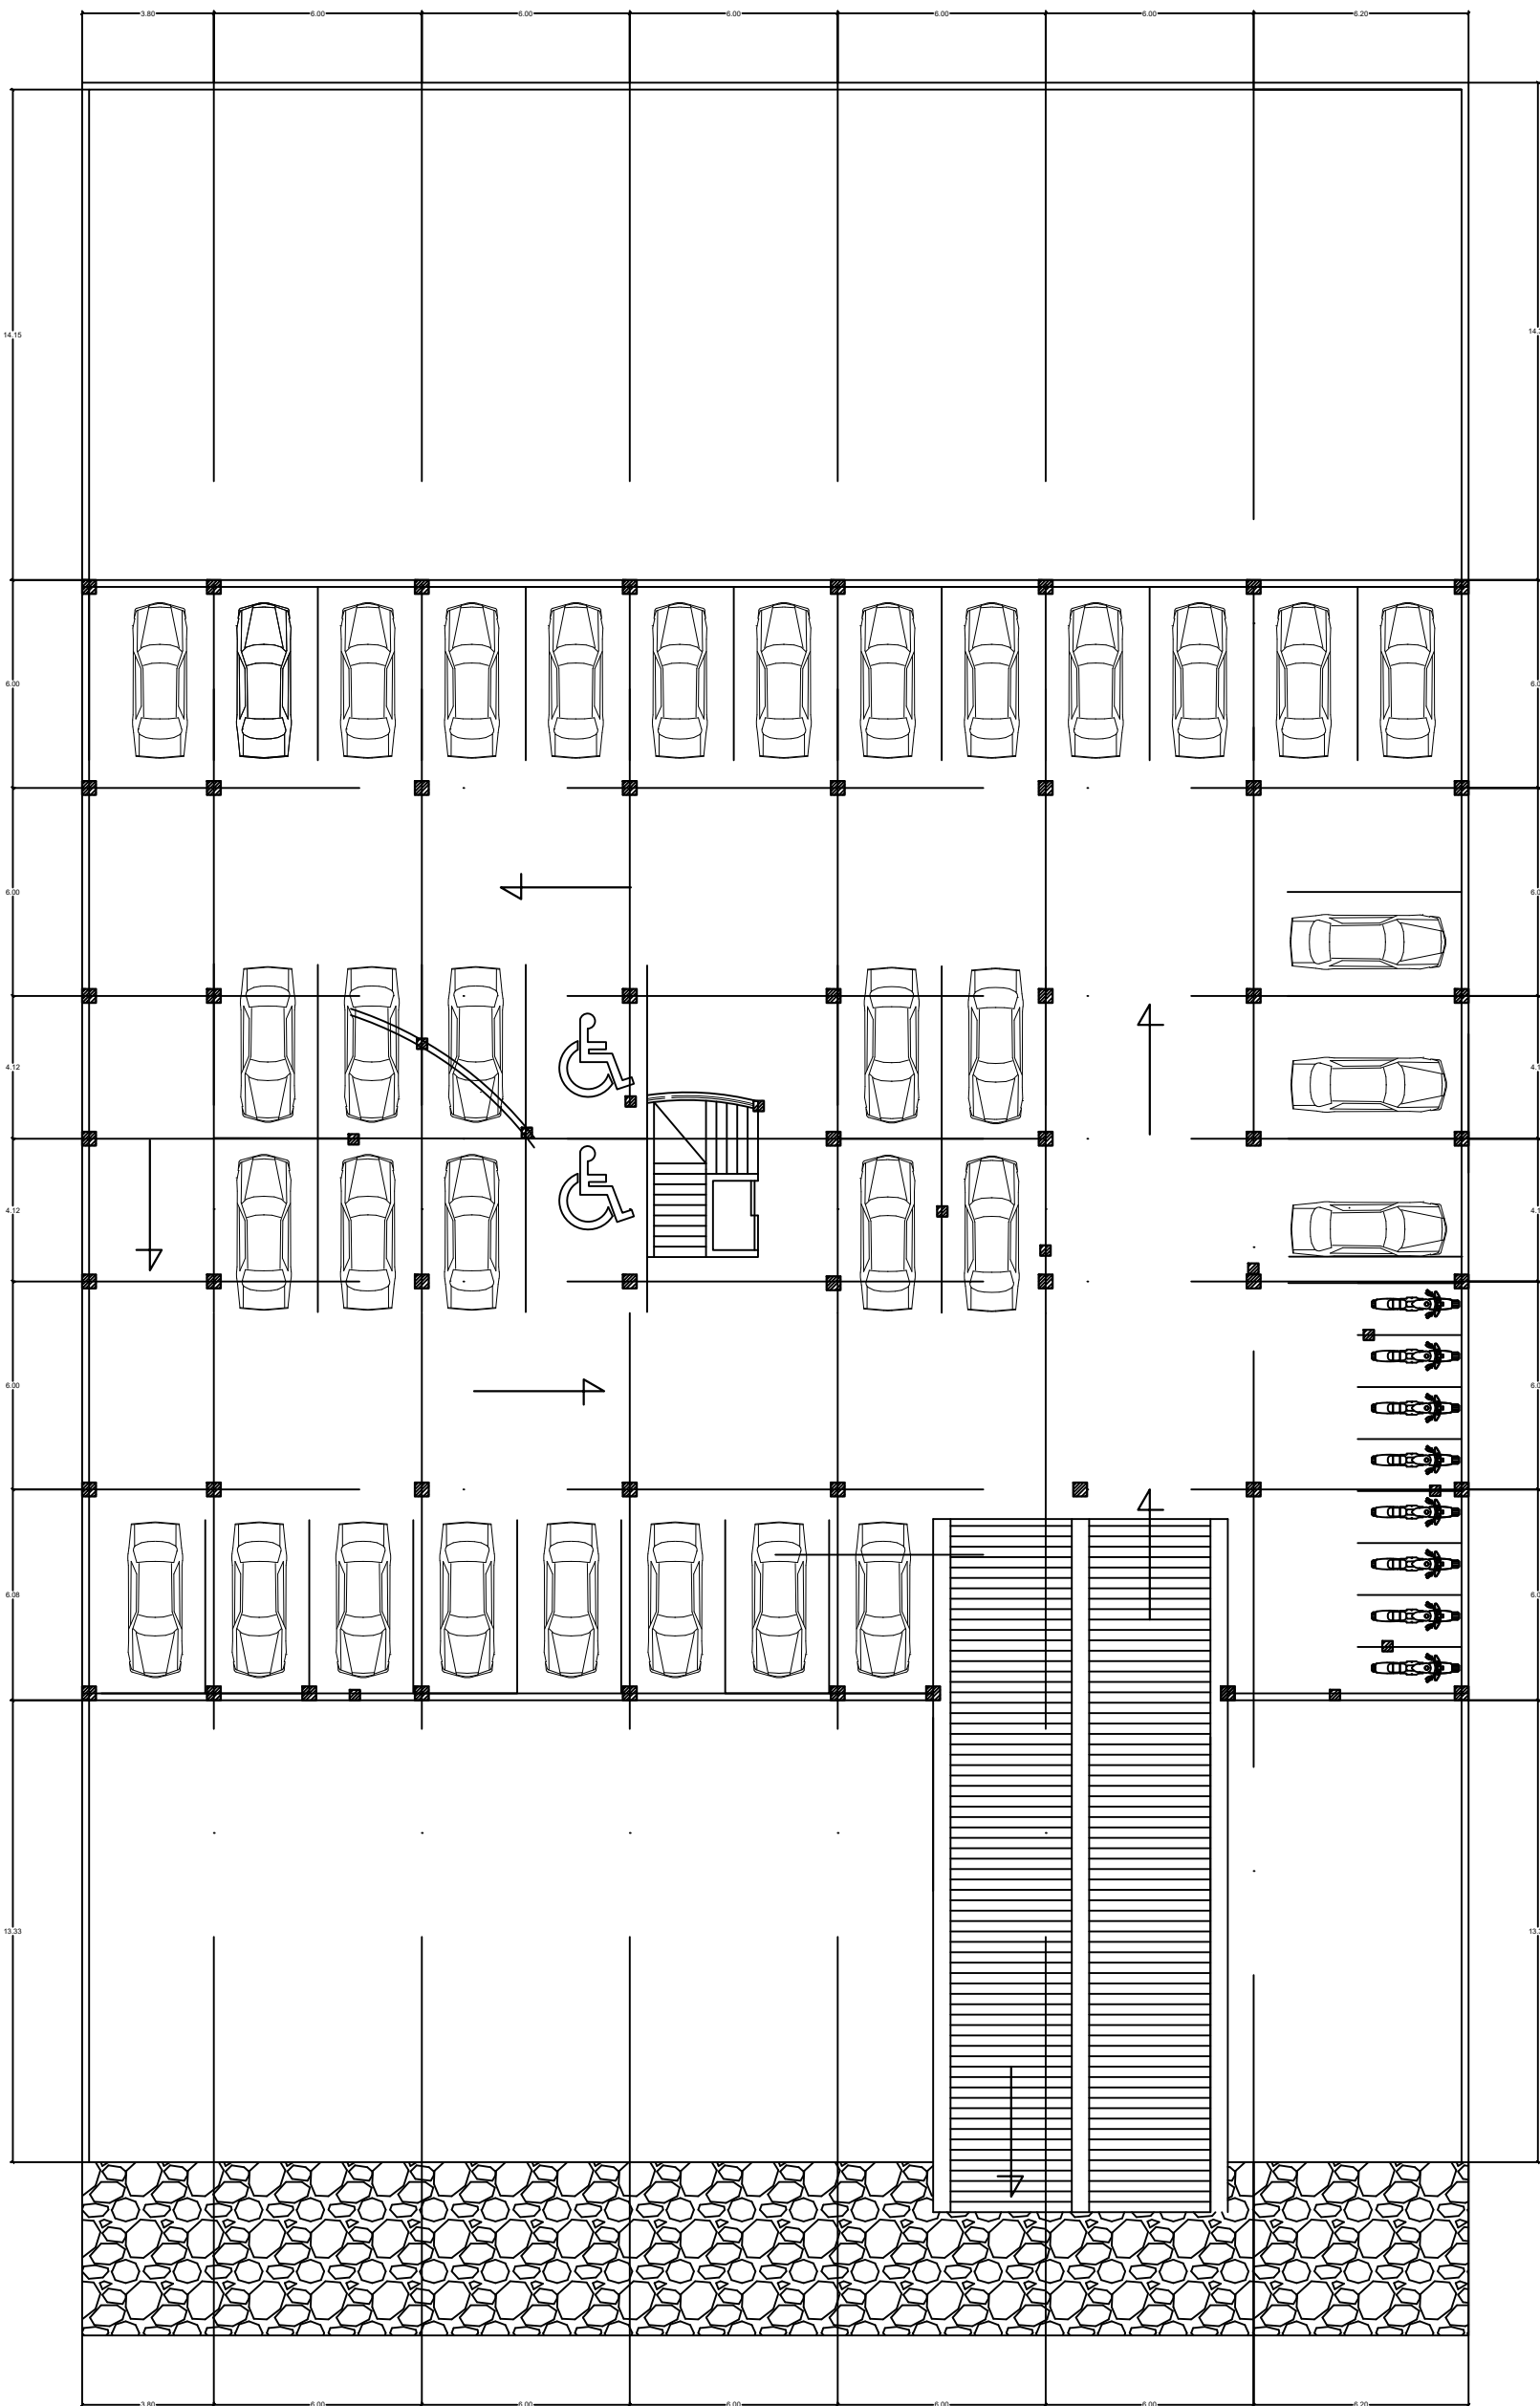
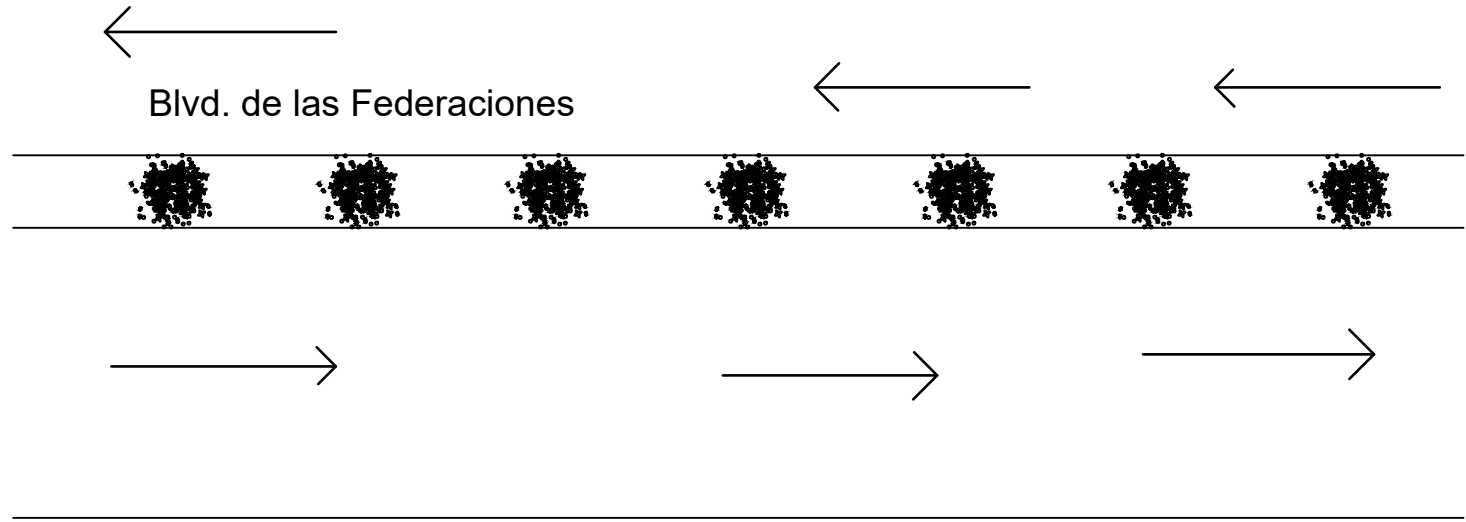


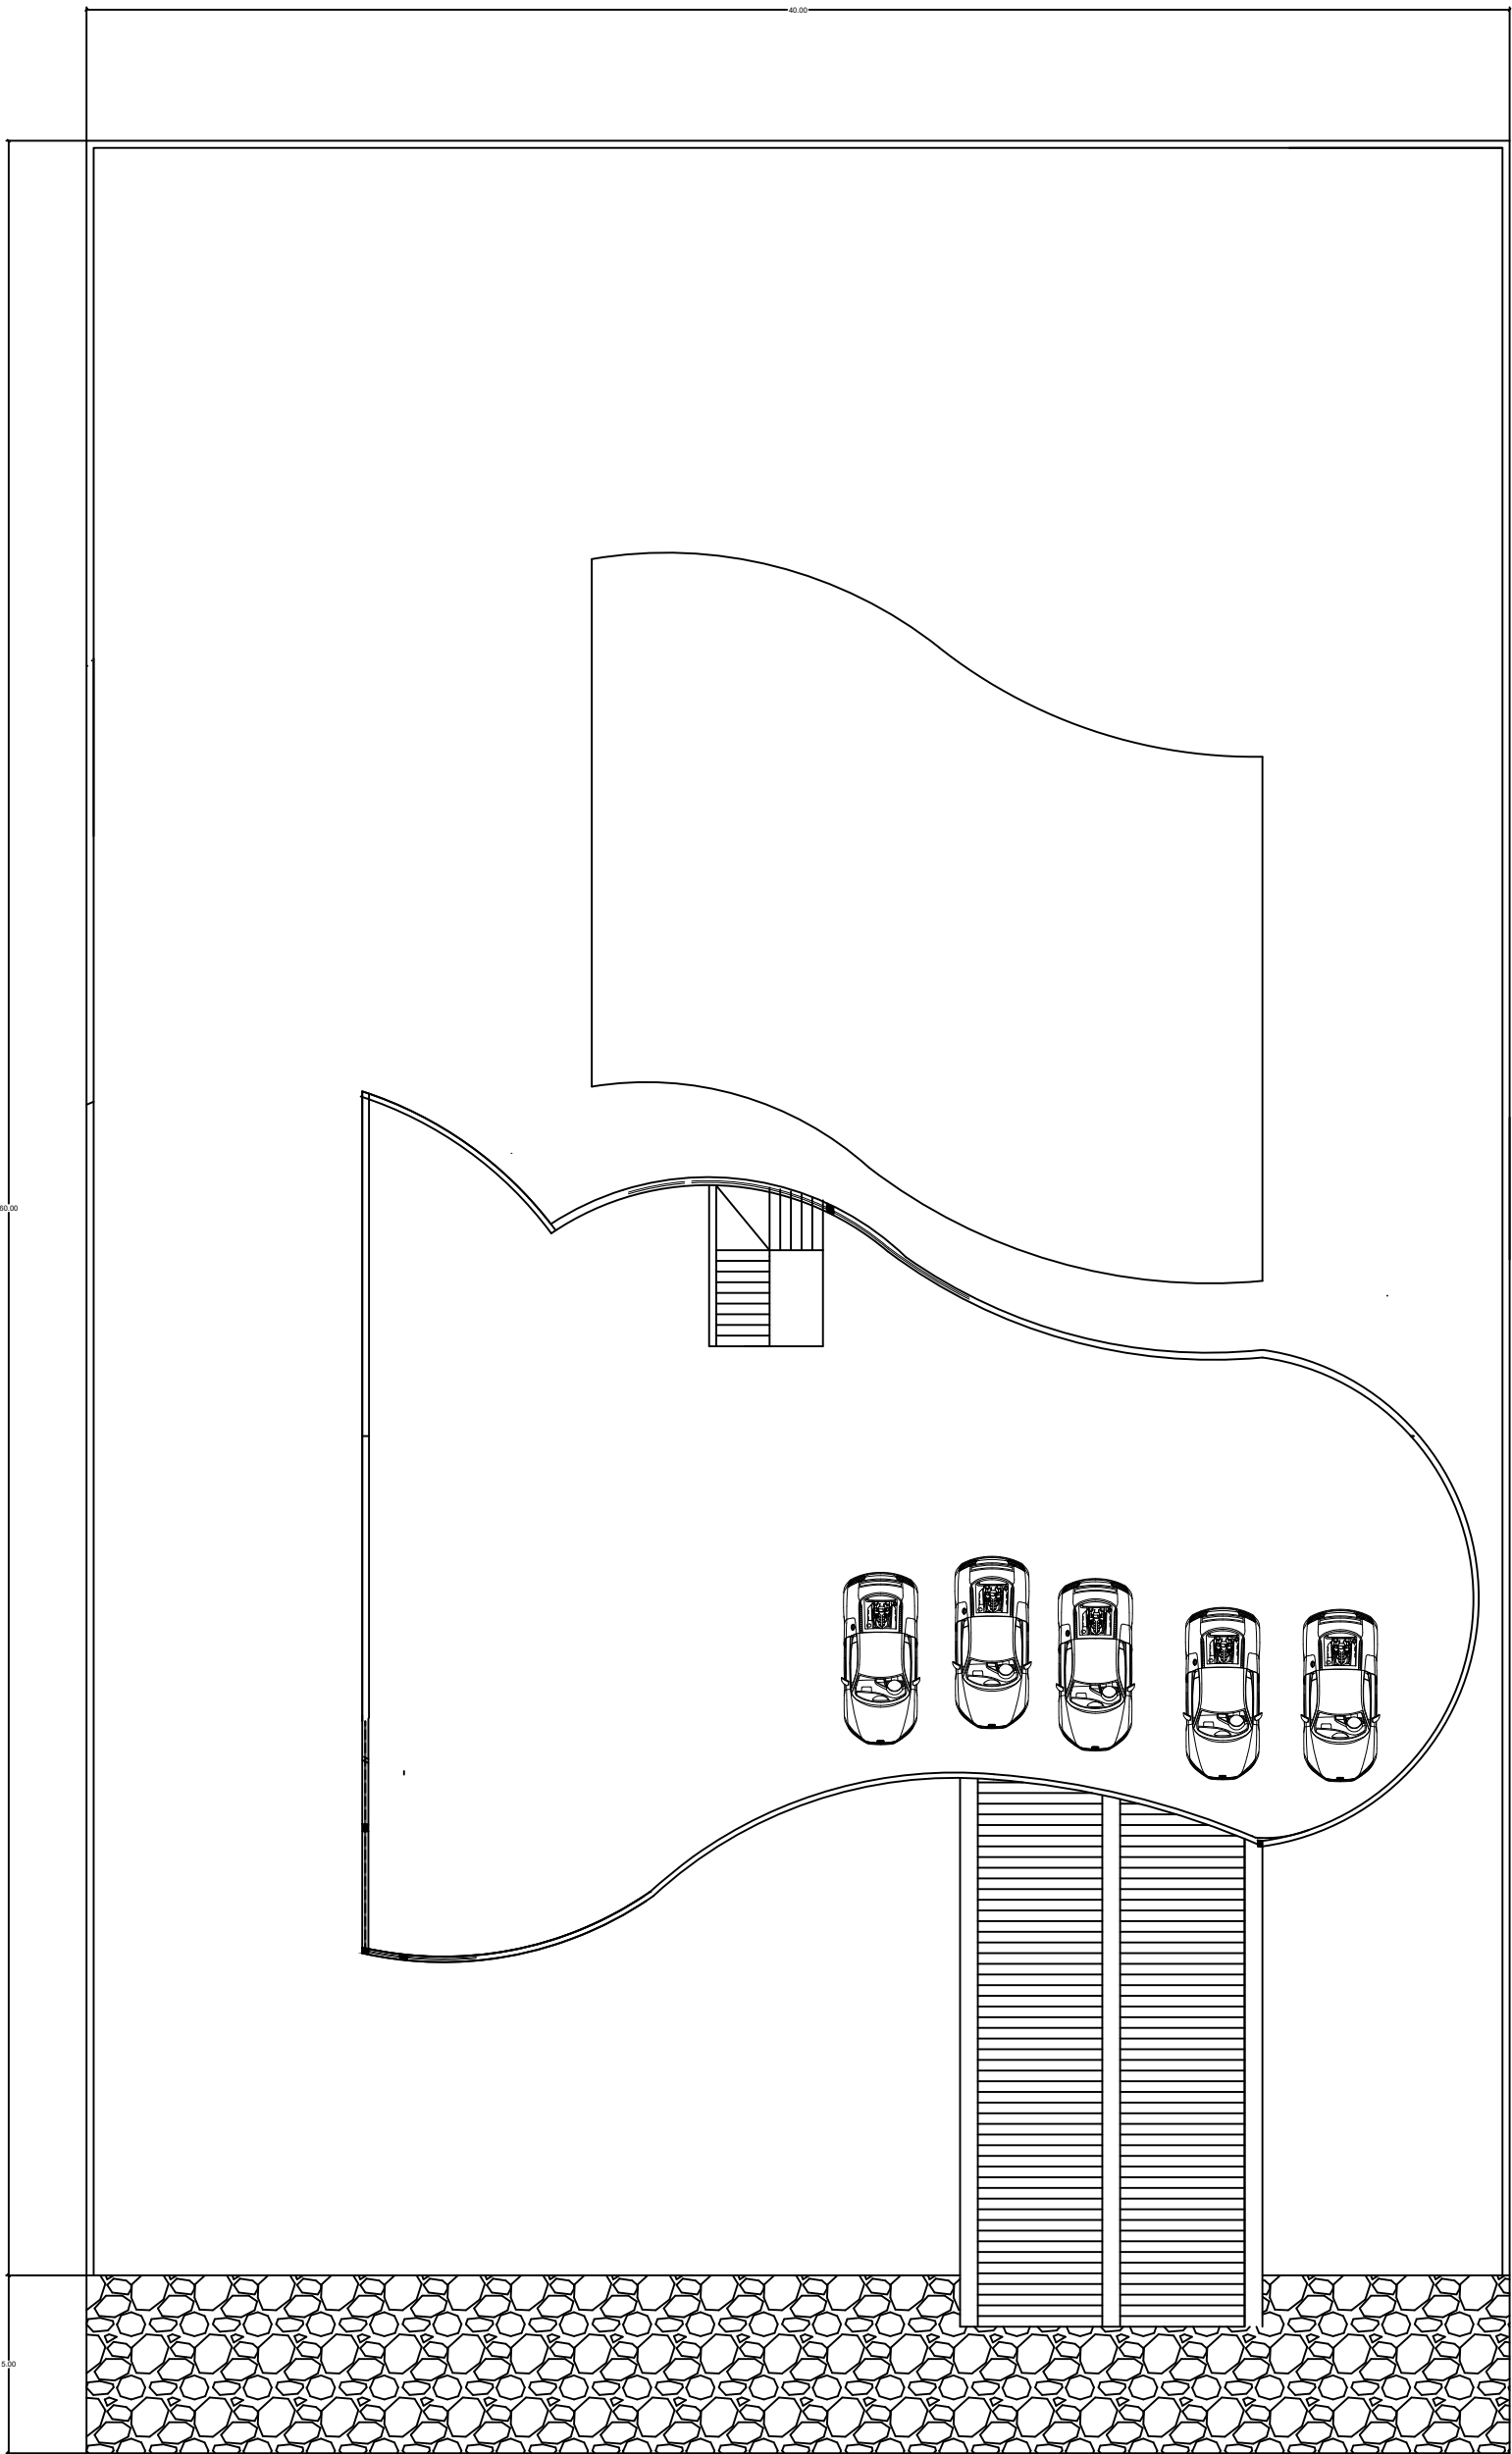

PLANTA DE ESTACIONAMIENTO SUBTERRANEO  
Esc. 1:200

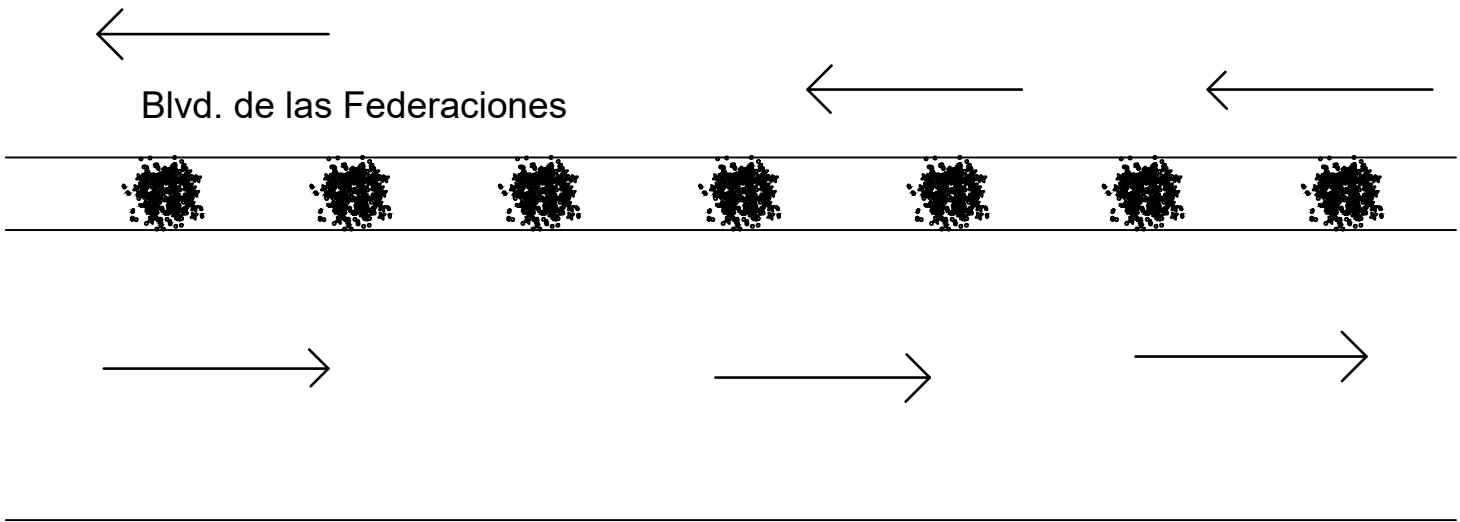


PLANTA BAJA  
Esc. 1:200

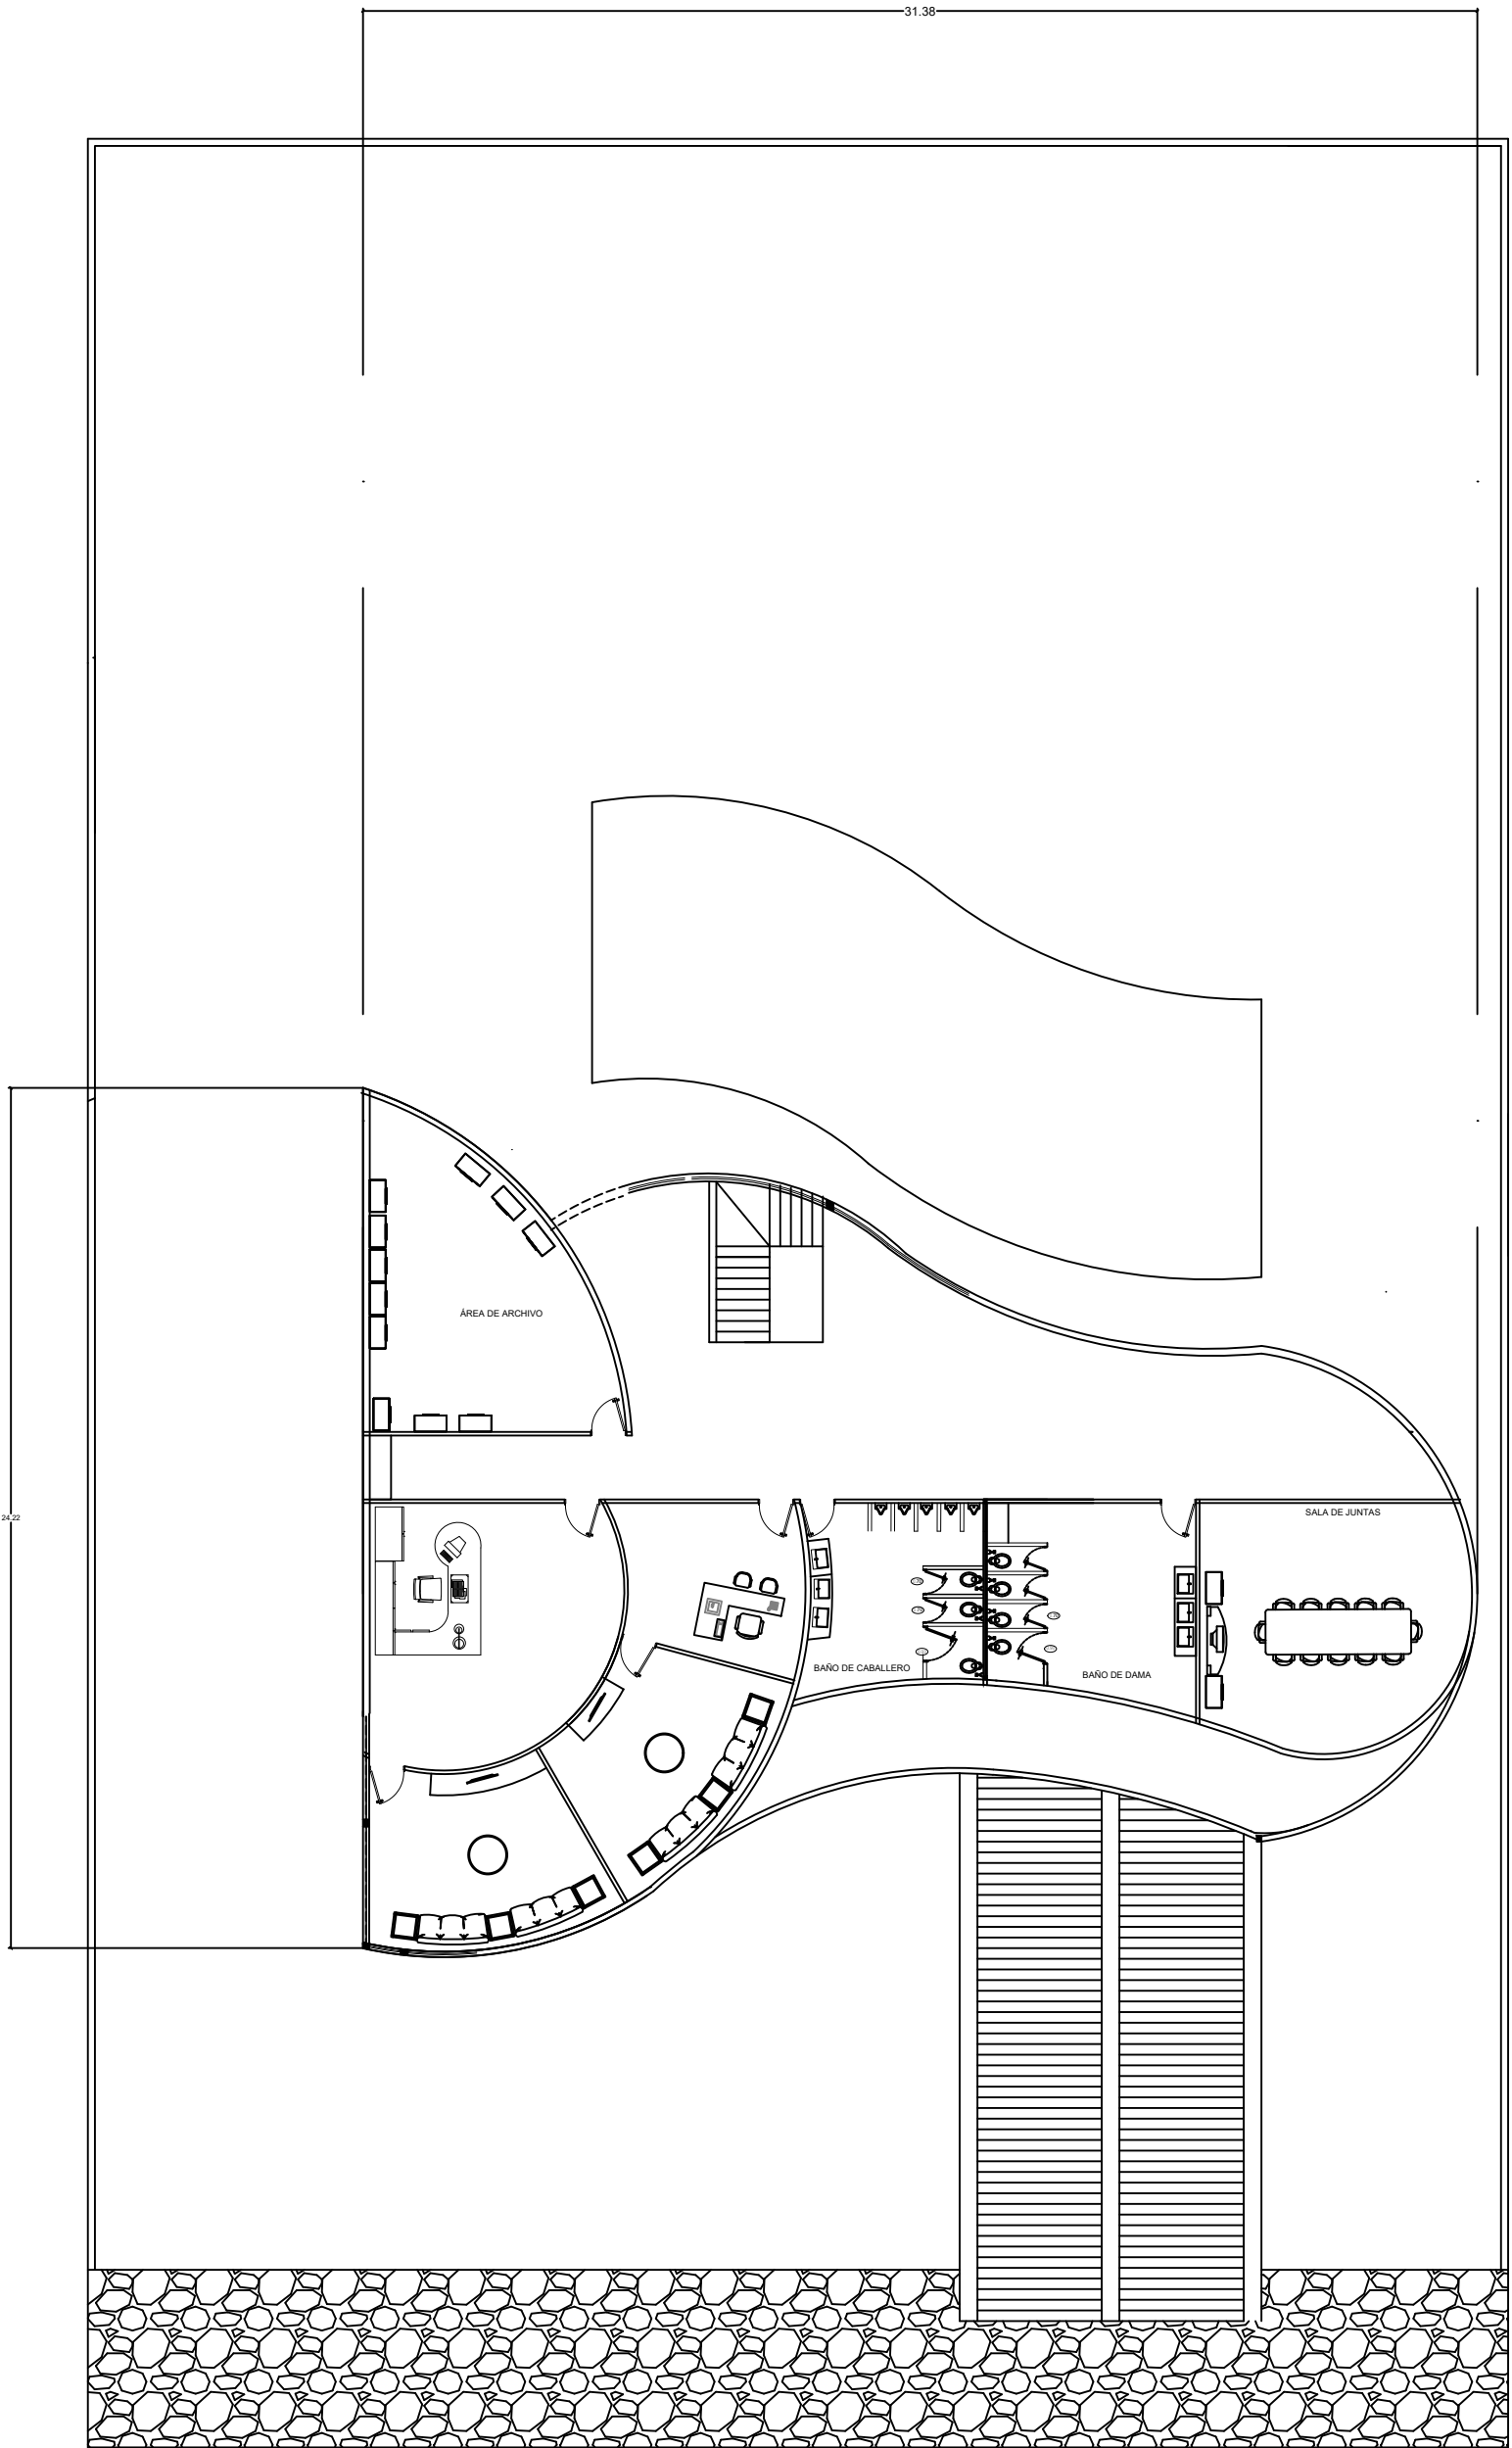

PLANTA ALTA  
Esc. 1:200


UNIVERSIDAD  
DEL  
SURESTE

.....

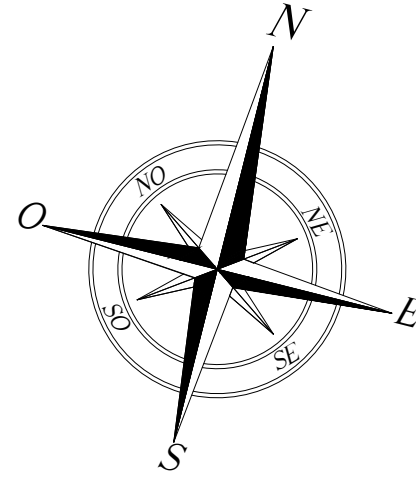

CROQUIS

SIMBOLOGÍA

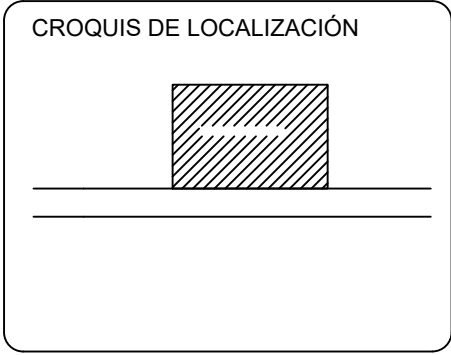

PROYECCIÓN DE LOSA  
RUP1 = NIVEL DE PISO TERMINADO  
RUP2 = NIVEL PIRETA  
ESES

ALUMNO:

JOSÉ TRINIDAD LÓPEZ DOMÍNGUEZ  
BLANCA YOSELINE CANO VAZQUEZ  
DATOS DEL PROYECTO

UBICACION :


SUPERFICIE DEL TERRENO: ..... 575 M²

SUPERFICIE CONSTRUIDA

PRIMER NIVEL: ..... 575 M²

SEGUNDO NIVEL: ..... 0 M²

SUPERFICIE TOTAL CONSTRUIDA: ..... 575 M²

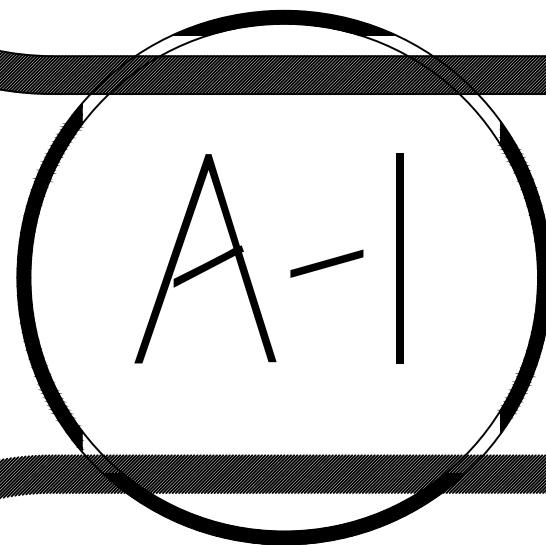

FIRMA:

ESCALA:

1:200

ACOTACIÓN:  
METROS

PLANO: 01/ 03

FECHA: 27/ JULIO/ 2025