



UDS

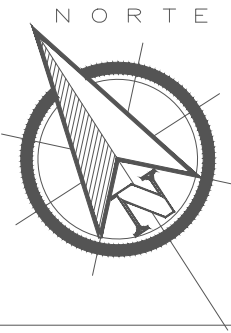

SIMBOLOGÍA

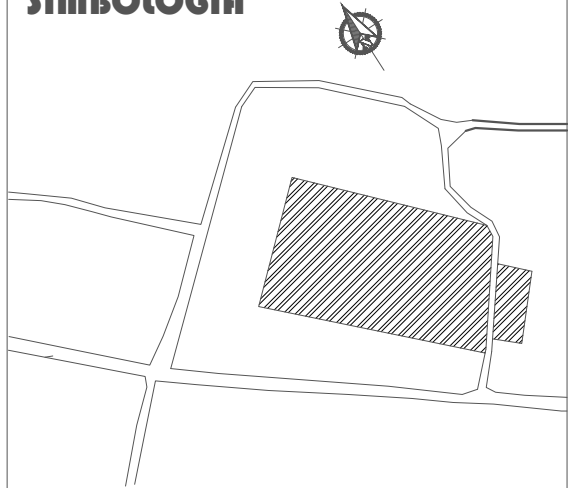

DATOS DE LA OBRA

ALUMNO: URIEL FERNANDO RUIZ
UBICACION: GUADALUPE MUNICIPIO DE COMITAN
PRIMER NIVEL: 1,000 M²
SEGUNDO NIVEL: 1,000 M²
SUPERFICIE TOTAL CONSTRUIDA: 1,000 M²

TIPO DE OBRA:
REMODELACION DE UNIDAD DEPORTIVA

DIRECCIÓN:
GUADALUPE MUNICIPIO DE COMITAN

PROPIETARIO:
COMUNIDAD DE GUADALUPE

SIMBOLOGIA SANITARIA

	MEDIDOR
	VALVULA DE PASO
	LLAVE DE NARIZ
	FLOTADOR
	BOMBA HIDRONEUMATICA 1 HP
	BOILER 40 LTS
	TUBERIA DE AGUA FRIA
	TUBERIA DE AGUA CALIENTE
	REGISTRO AGUAS GRIS DE LADRILLO 0.40x0.60 Ms
	REGISTRO AGUAS PLUVIALES DE LADRILLO 0.40x0.60 Ms
	TUBERIA DE P.V.C. DIAMETRO ESPECIFICADO PARA AGUA NEGRA
	BAJAN AGUA NEGRA
	BAJAN AGUAS PLUVIALES
	REGISTRO AGUA PLUVIAL DE LADRILLO 0.40x0.60 Ms
	SUBE AGUA CALIENTE
	SUBE AGUA FRIA
	BAJA AGUA FRIA

NOMBRE DEL PLANO:
PLANO DE INSTALACION HIDRAULICA

D.R.O.:
AVE. CENTRAL No. 24

FIRMA:
ESCALA:
1:100
ACOTACIÓN:
METROS


PLANO:
01 / 01

FECHA:
02 / JULIO / 2025


LOCALIZACIÓN

PROYECTÓ


CLAVE

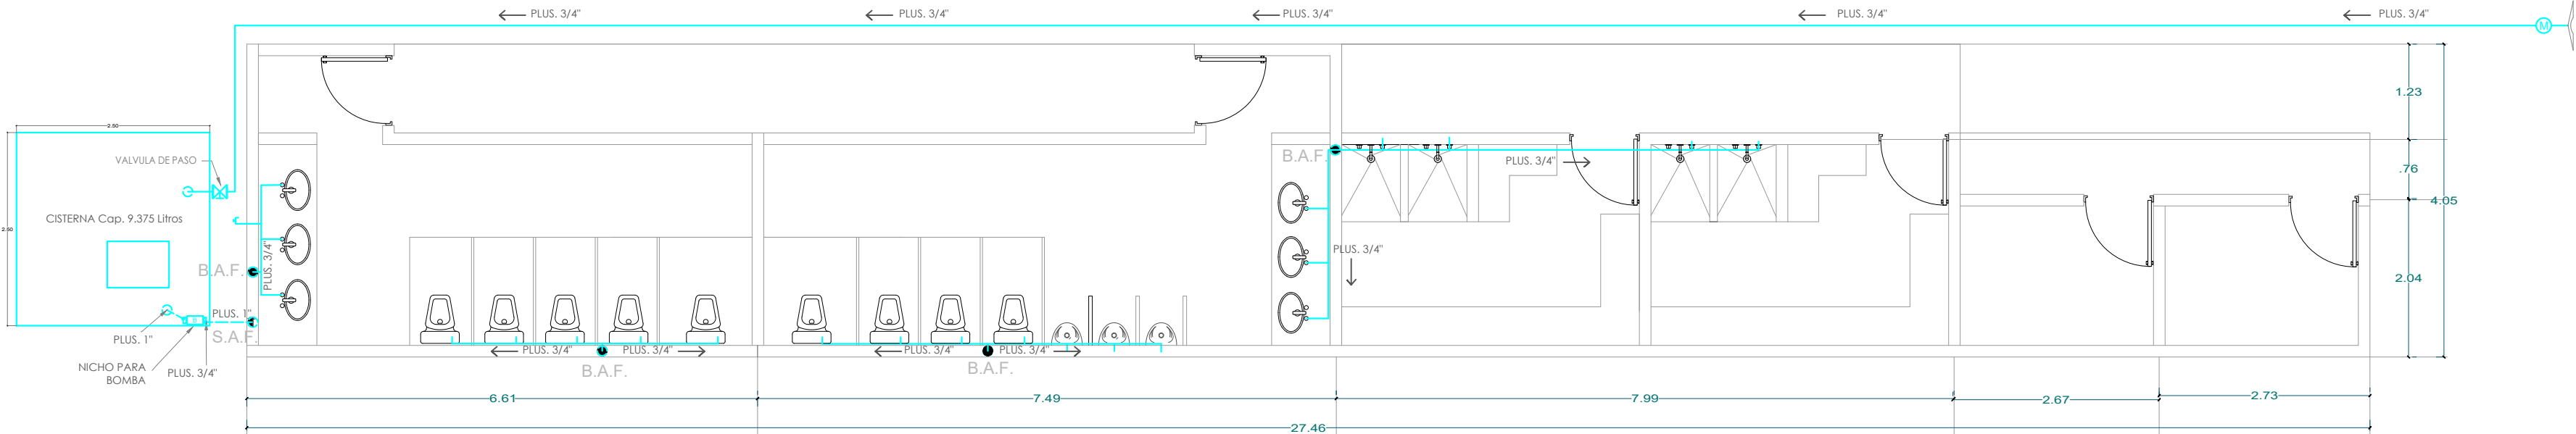

PLANO DE INSTALACION HIDRAULICA PLANTA BAJA
Esc. 1/150

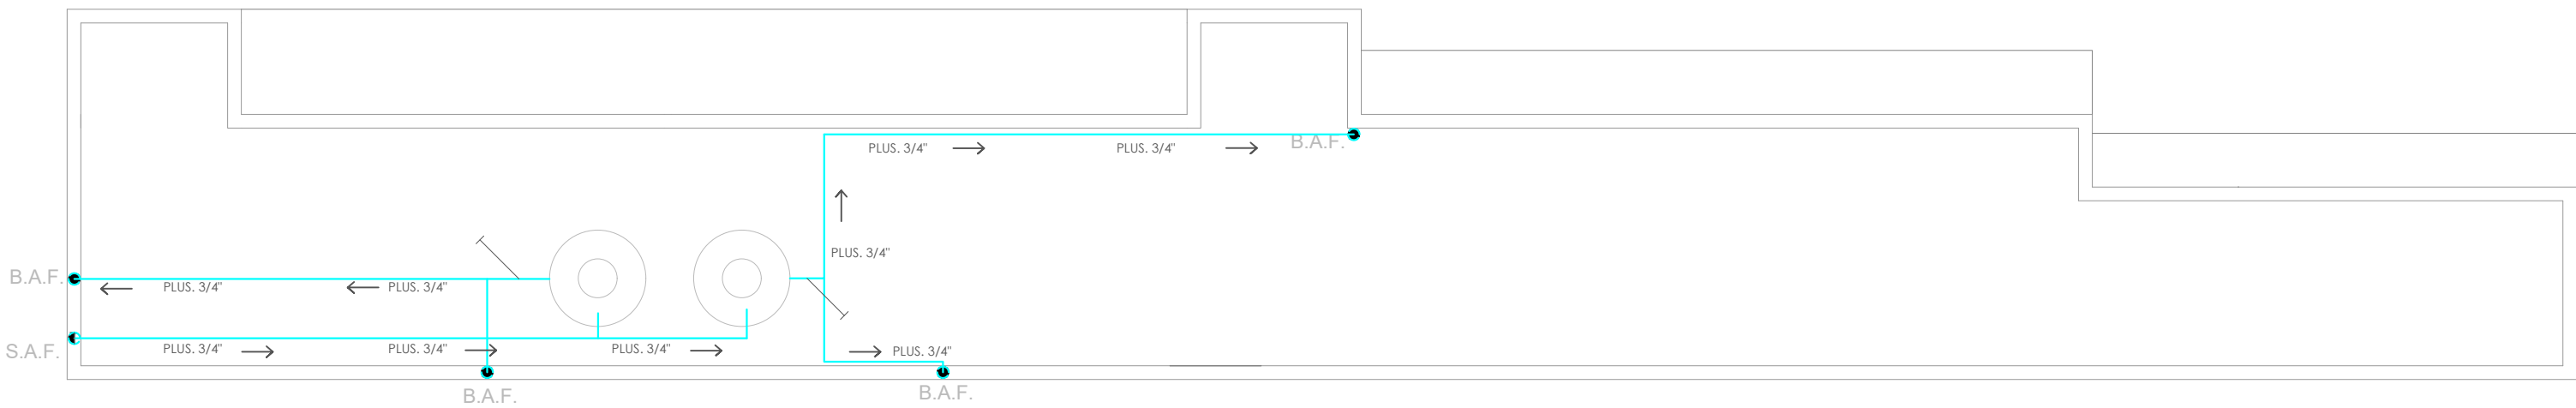

PLANO DE INSTALACION HIDRAULICA AZOTEA
Esc. 1/150

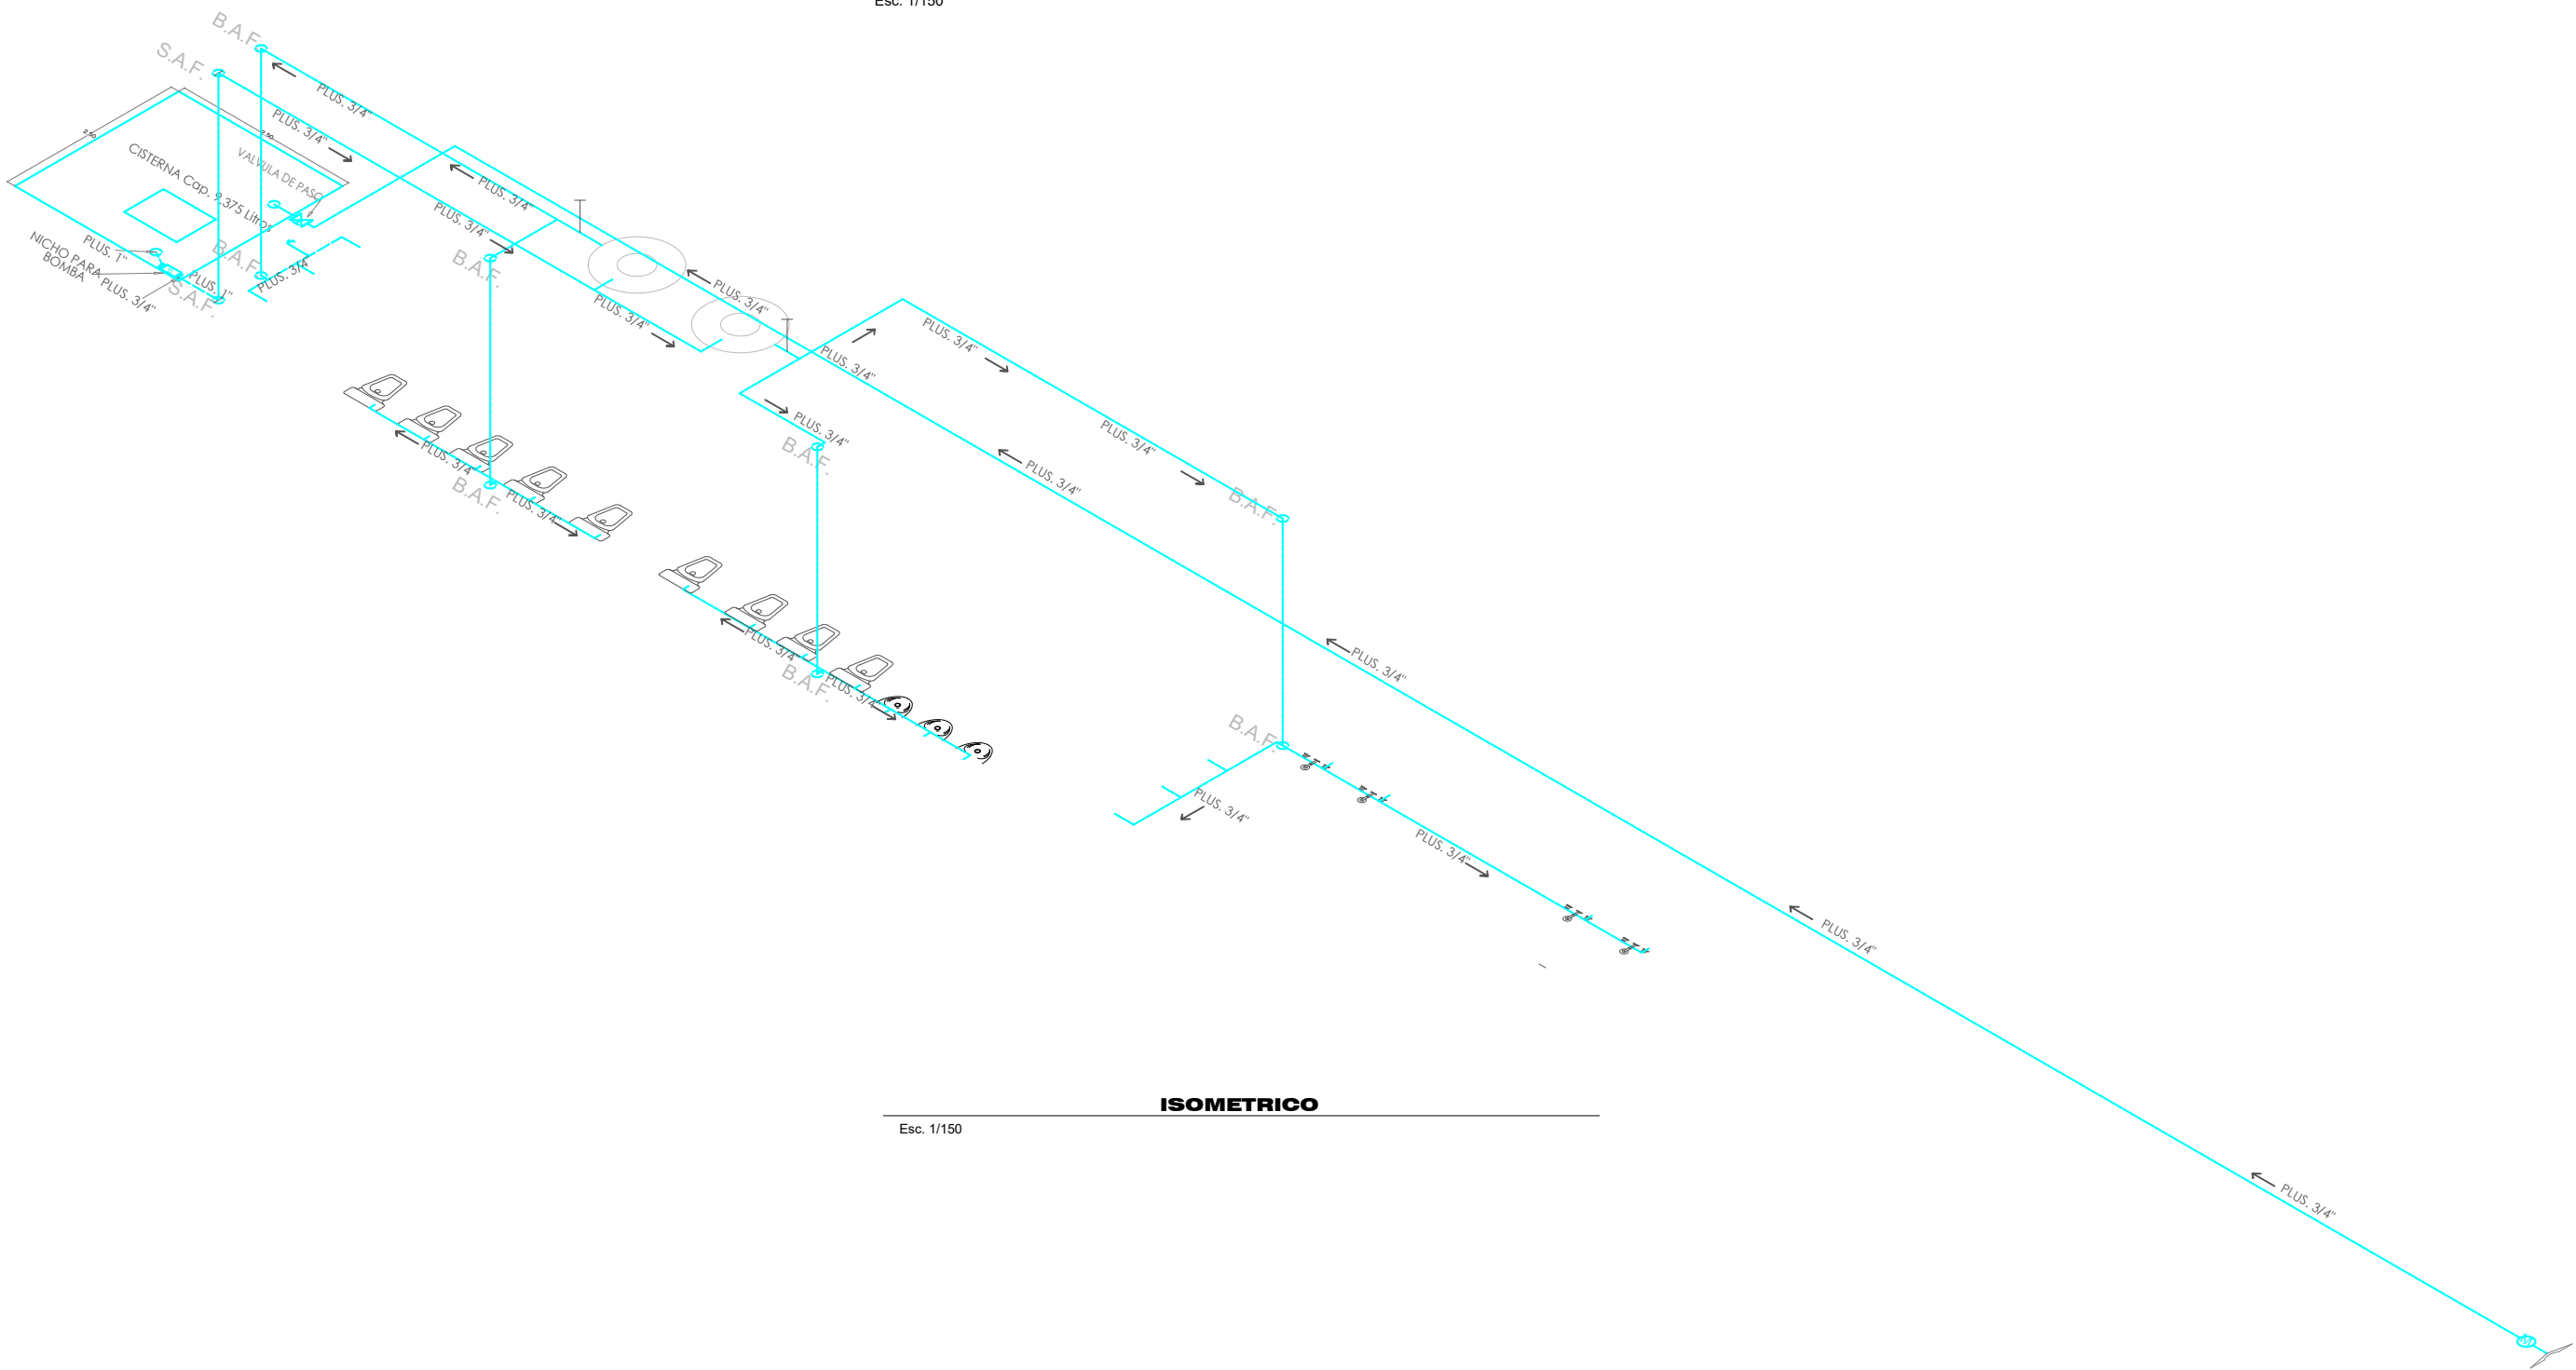

ISOMETRICO
Esc. 1/150